


STUDNIA KANALIZACYJNA POŁĄCZENIOWA DN 1000mm
studnia z kręgów betonowych C35/45

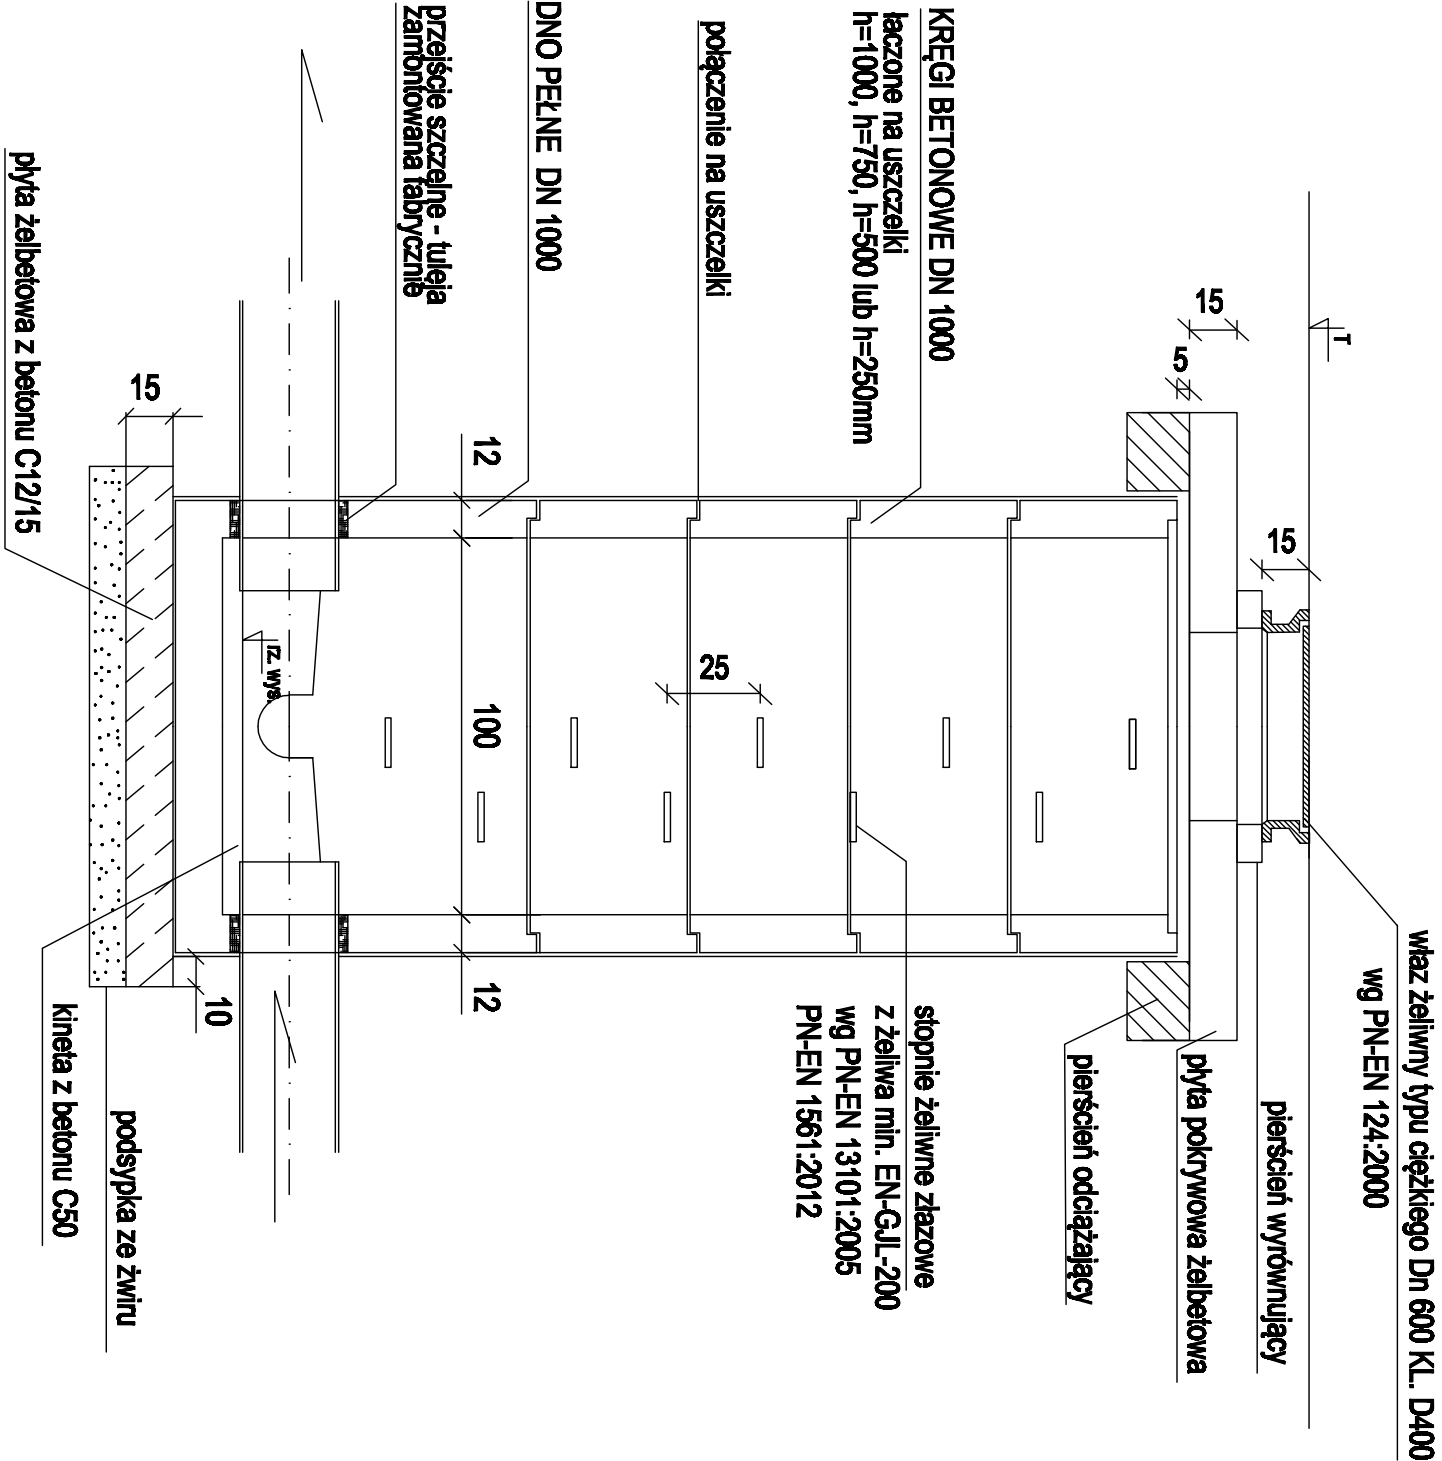

OBIEKT : Przebudowa ulicy Leśna Polana w Skarżysku - Kamienniej		STADIUM : PB	
INWESTOR : Gmina Skarżysko - Kamienna ul. Sikorskiego 18 26-110 Skarżysko - Kamienna		BRANŻA: WOD-KAN	
Nazwa rysunku:		SKALA 1 :20	
Schemat studni kontrolnych		RYS. NR 6	
Projektant, branża wod-kan: inż. Tomasz Gałazin		WARSZAWA, 06.2023r.	
Sprawdzający, branża wod-kan: mgr inż. Ireneusz Onopiuk			
UPR. PROJ. NR MAZ/0199/POOS/08			
UPR. PROJ. NR MAZ/0209/POOS/08			