


Istniejące Jaka. Rozdzielnica TRP4/1 Rozbudowa

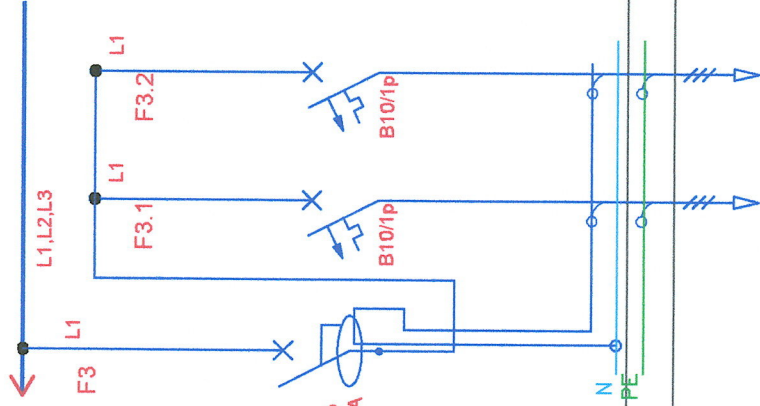

Owład	Obład	Obład
Obład	Obład	Obład
Obład	Obład	Obład
Wykaz elementów instalacji elektrycznej

Rysunek	Nazwa	Dołączenie	Ilość
1	Główna wtyczka, matynkowe, hermetyczne, uzienione, IP44, 1 wtyk, 16A, Jednofazowa	G9	1 szt.
2	Główna wtyczka, matynkowe, hermetyczne, uzienione, IP44, 1 wtyk, 16A, Jednofazowa	G1-G8	8 szt.
3	Łącznik pojedynczy, 1-biegowy, hermetyczny, IP44	V1-A V2-B V3-E V3-C-D	3 szt.
4	Łącznik dwukrotny, 1-biegowy, hermetyczny, IP44	G10	1 szt.
5	Wypust elektryczny, 16A, Jednofazowa		1 szt.

Przewody  
YDY-żo 3x2,5mm2 dł.70 m  
YDY-żo 3x1,5mm2 dł.55 m

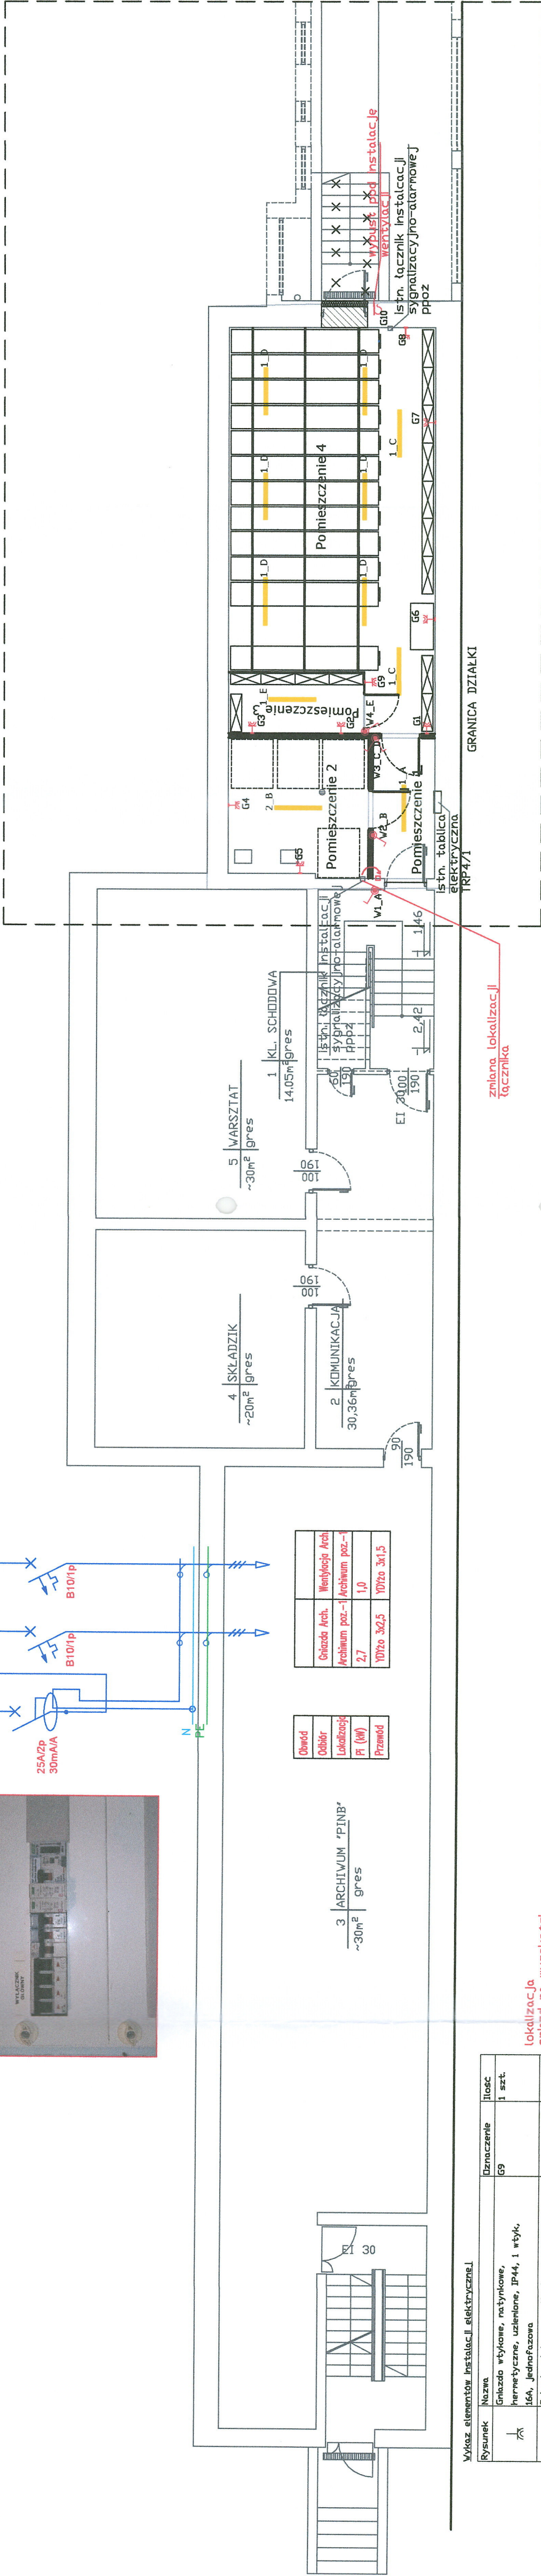

Firma "Pasja" Sp. z o.o.

Firma "Pasja" Sp. z o.o.  
ul. Koszykowa 3; 97-200 Tomaszów Maz.  
tel: 601 302 902

PRZEBUDOWA BUDYNKU USŁUGOWEGO WRAZ ZE ZMIANĄ SPOSOBU UŻYTKOWANIA  
POMIESZCZENIA POMOCNICZEGO NA POMIESZCZENIE ARCHIWUM I POMIESZCZENIE  
TECHNICZNE W RAMACH ZADANIA pn. "Adaptacja pomieszczenia na funkcję archiwum  
zakładowego w budynku Starego Powiatowego w Tomaszowie Mazowieckim."

PROJEKT: PŁW/AT TOMASZÓW

INWESTOR: ul. Św. Antoniego 41, 97-200 Tomaszów Mazowiecki

dz. nr ewid. 25/2, obręb 0013, jedn. ewid. Tomaszów Mazowiecki,  
woj. łódzkie, ul. Św. Antoniego 41, 97-200 Tomaszów Mazowiecki

ABES INWESTYCJE

TYTUŁ RYSUNKU: Instalacje Elektryczne poziom -1 Archiwum

IMI, NAZWIŚCIE, TYTUŁ, ZAWÓD, ZAKR. UPRAWN.: PDP/JS

PROJEKTANT INST. ELEKTROENERGETYCZNE: mgr inż. Mateusz Staszewski

PROJEKTANT SPEC. INST. ELEKTROENERGETYCZNE: mgr inż. Mateusz Chmielewski

NR UPRAWNIEŃ BUD/BRANŻA: PDP/JS

LOD/4949/PBE/22

LOD/4156/PWBE/21

SKALA: 1:100

DATA: 08.2025

Lista opraw (Budynki 1, Piętro 1)

Indeks	Producent	Nazwa artykułu	Wypisanie	Strumień świetlny	Współczynnik konserwacji	Moc przyłączowa	Liczba
1	LUG Light Factory	ATLANTYK 2.0 BASIC LED 1245 STANDARD 31W 4450lm 4000K polycarbonate IP65 light gray	090380.SL02.011	1x LED STANDARD 31W 4450lm 4000K IP65 opal I class light gray	0.80	31 W	10
2	LUG Light Factory	ATLANTYK 2.0 BASIC LED 1245 STANDARD 44W 5900lm 4000K polycarbonate IP65 light gray	090380.SL04B.011	1x LED EM 3h 44W 5900lm 4000K IP65 opal I class light gray	0.80	44 W	1

#	Nazwa	Parametry	Min.	Maks.	Srednia	Min/średnia	Min/maks
1	Płaski praca (Pomieszczenie 1)	Prostopadłe natężenie (Adaptacyjny)	125 lx	181 lx	156 lx	0.80	0.69
2	Płaski praca (Pomieszczenie 2)	Prostopadłe natężenie (Adaptacyjny)	117 lx	325 lx	215 lx	0.54	0.36
3	Płaski praca (Pomieszczenie 3)	Prostopadłe natężenie (Adaptacyjny)	165 lx	300 lx	240 lx	0.69	0.55
4	Płaski praca (Pomieszczenie 4)	Prostopadłe natężenie (Adaptacyjny)	184 lx	434 lx	339 lx	0.54	0.42