

Mapa do celów projektowych

skala 1 : 500

1. Układ współrzędnych prostokątnych płaszczyzny – PL-2000
2. Układ wysokościowy – PL-EVRF2007-NH

GK.6640.456.2025

(Identyfikator zgłoszenia pracy)

Sporzaqdzit:

GEODEZJA

57-313 STARY WIELISŁAW 97

NIP 8831760858 REGON 386976294

tel. 791 517 037

inż. Stanisław Wiśniewski

GEODETA UPRAWNIONY

Zaświadczenie nr 2551 z dnia: 1985-10-23

Głównego Urzędu Geodezji

1. Inne nazwisko lub nazwa podmiotu, który zgłosił pracę geodetyczną dotyczącą mapy, oraz podpis osoby odpowiedzialnej za mapę.

2. Inne nazwisko oraz numer strukturalny nadany urzędem geodetycznym, który sporządził mapę, oraz jego podpis

inż. Stanisław Wilczyński
GEODETA UPRAWNIENY
Zaświadczenie nr 2537/14 dla
wydane przez Komisję Kwalifikacyjną
Głównego Urzędu Geodezji

Nie wyklucza się istnienia w terenie innych nie wykazanych na niniejszej mapie urządzeń podziemnych, które nie były zgłoszone do inwentaryzacji, lub o których brak jest informacji w instytucjach branżowych.

Mapa aktualna na dzień 20.03.2025

Zasieg aktualizacji

Powiat Kłodzki

Jedn. ewiden. (identyfikator): ~~Miasto Szczyna (020814_4)~~

Obręb (identyfikator) : Szczytna (020814_4.0002)


Nr dziatki: 1564/5, 2748/11

Numer arkusza

Oznaczenie i informację o służebnościach gruntowych mających wpływ na zagospodarowanie gruntów, zbliżizowanych w granicach projektowanej inwestycji	nie ustalono
Oznaczenie i symbol konturu użytku gruntowego, który nie jest uciążliwy w bazie danych ewidencyjnych budynków	brak

LEGENDA

- IST. SIĘĆ WODOCIĄGOWA WD160
- PPOL. PRZEWIĄZCE WODOCIĄGOWE WRAZ Z DOZIEMIĄ INSTALACJĄ Ø2x3,0, RG PE100 SDR11
- INSTALUJĄCA SIĘĆ KANALIZACJI SANITARNEJ
- PROJEKTOWANA KANALIZACJA SANITARNIA Ø160x4,0mm SDR41 SN4
- PROJEKTOWANA KANALIZACJA DESzczOWA Ø160x4,0mm SDR41 SN4 WRAZ Z ZBIORNIKIEM NA WODĘ
- PRZEWODY ZASILANIA I POMIOTU DLA INSTALACJI C.O. POŁĄCZONE Z INSTALACJĄ KOTŁOWNIĄ GAZOWĄ
- PRZEWODY PRZELIWOWE 2x20x3,7

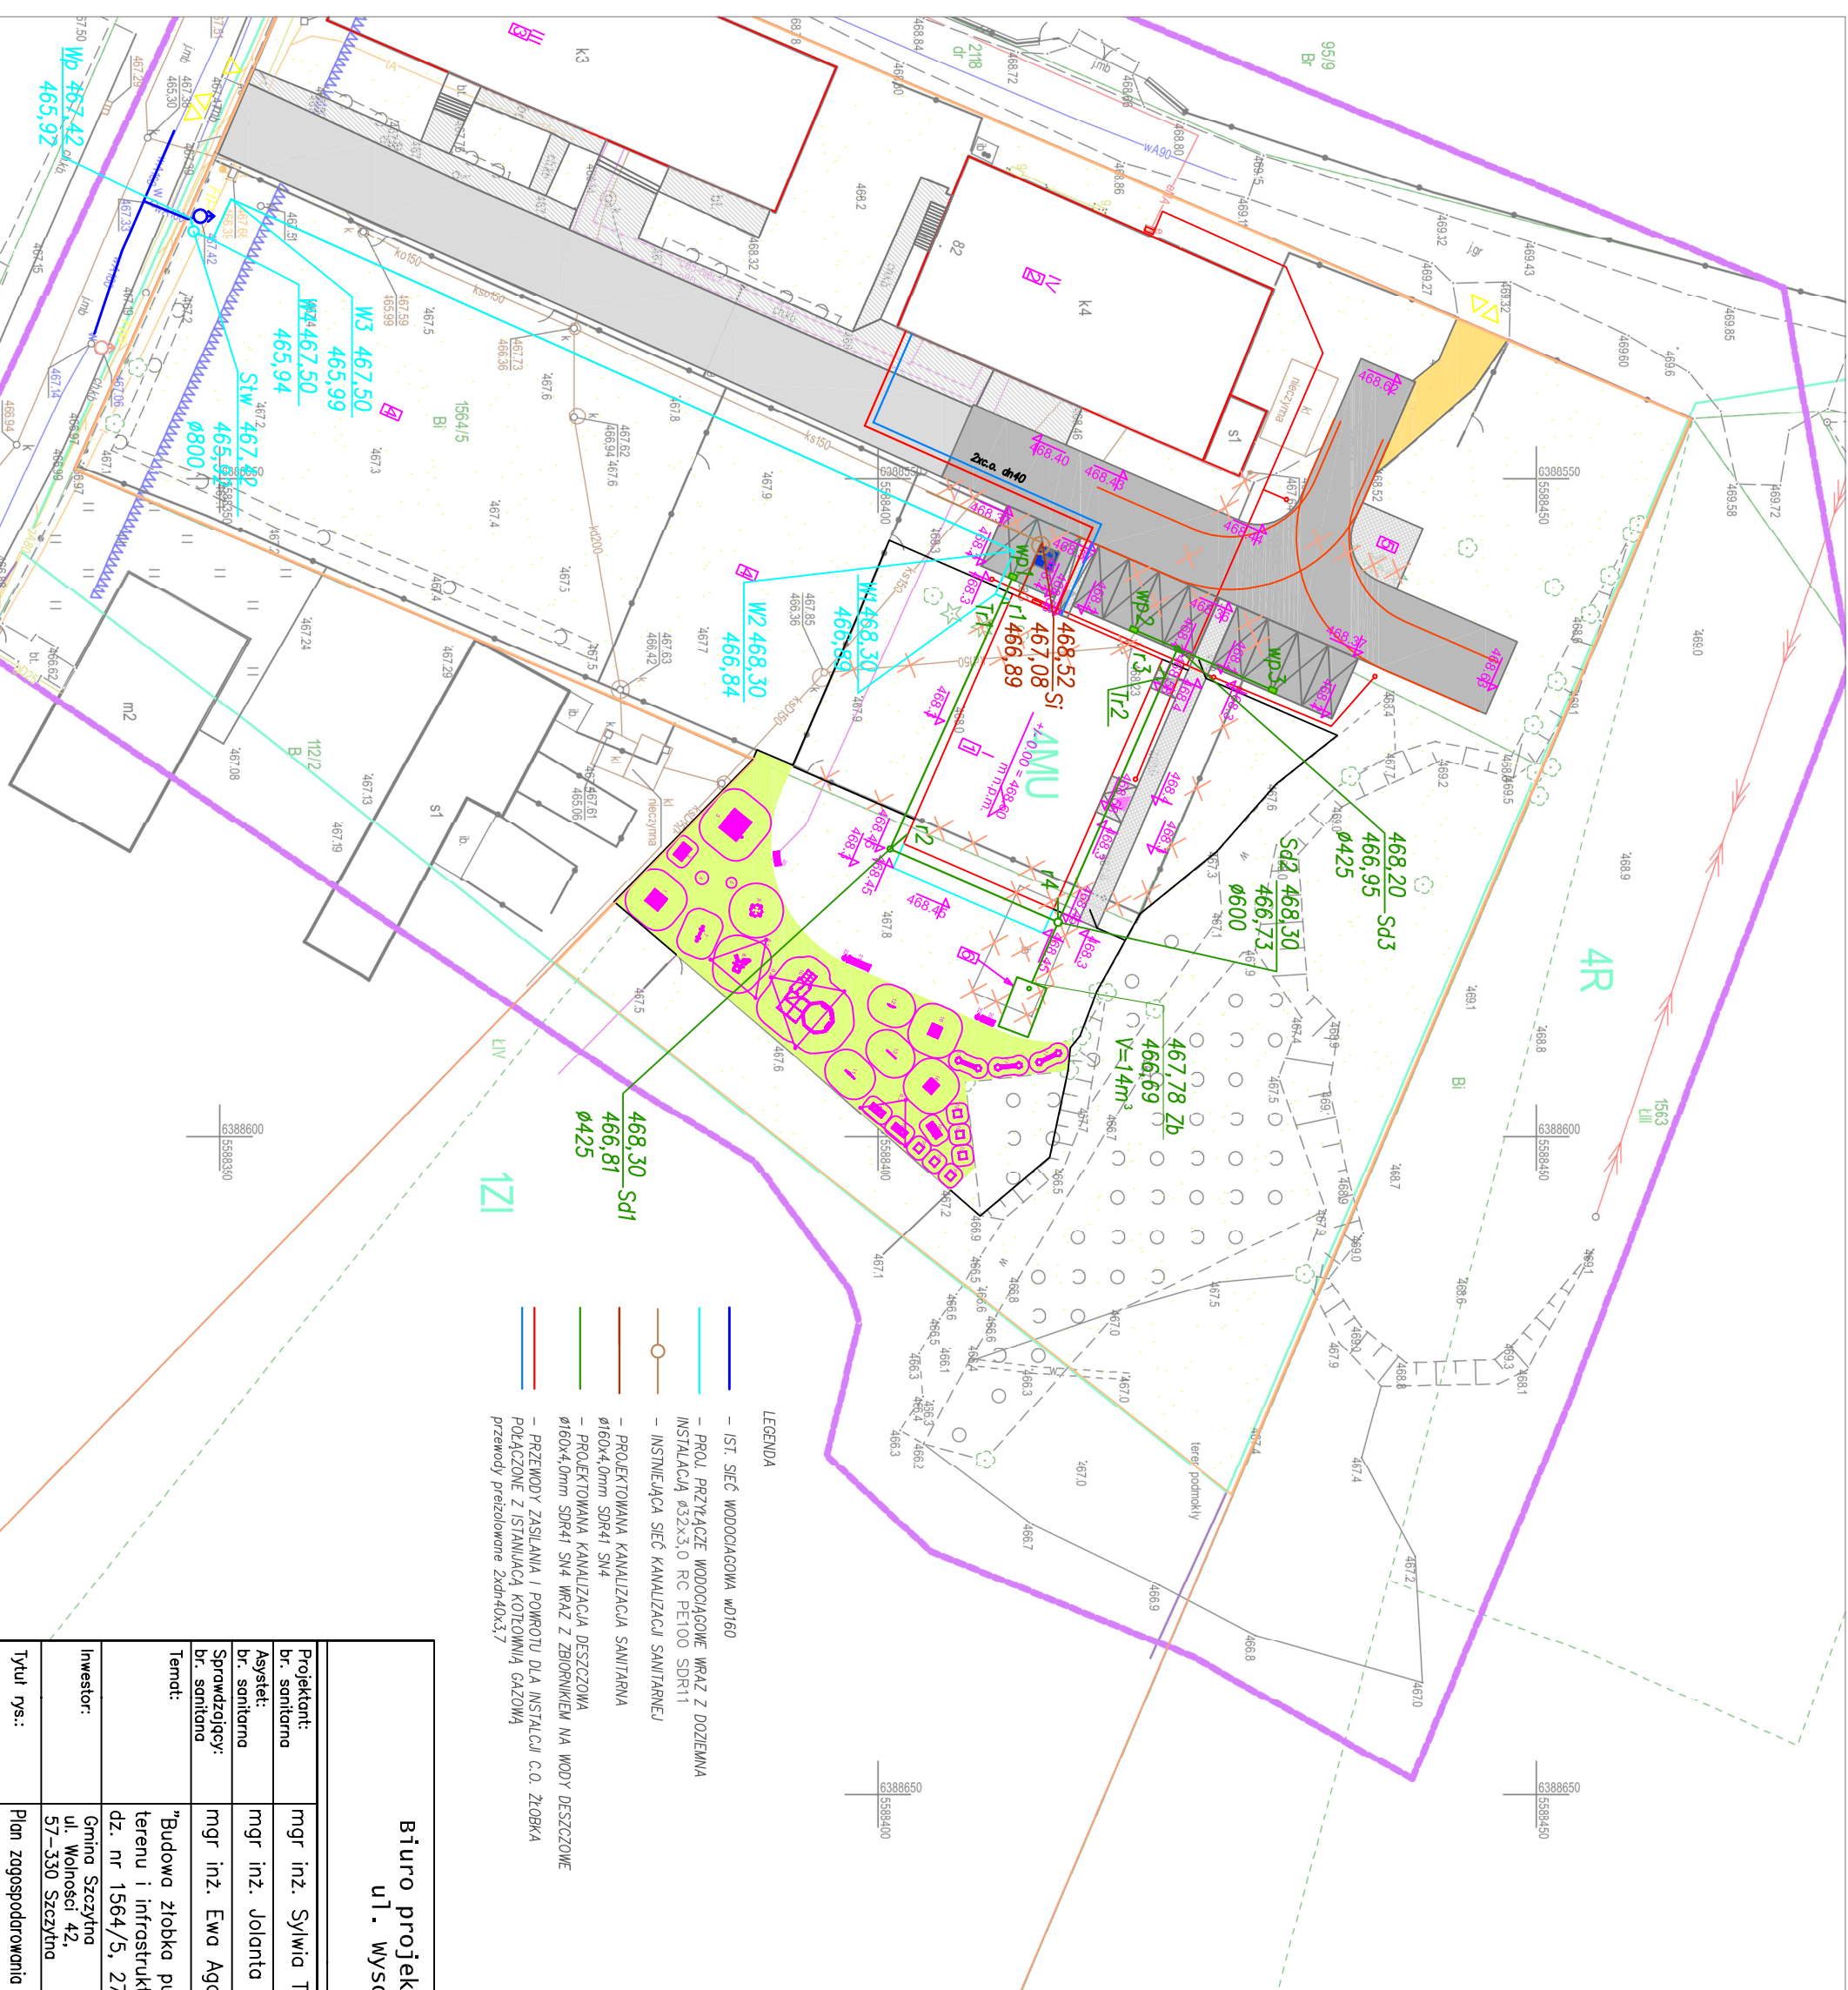

<p style="text-align: center;"> Biuro projektów i usług inwestycyjnych INSTAL STD ul. Wysockiego 28 p.23; 58-304 Wałbrzych tel.501 292 469 </p>			
Projektant: br. sanitarna	mgr inż. Sylwia Tchorewska	124/D05/06	Data: 15.04.2025r.
Asystent: br. sanitarna	mgr inż. Jolanta Jęczkowska		
Sprawdzający: br. sanitarna	mgr inż. Ewa Agata Nowak	135/02/DUW	
Temat:	"Budowa zlołka publicznego w Szczytnej wraz z zagospodarowaniem terenu i infrastrukturę towarzyszącą. "		
Investor:	dz. nr 1564/5, 2748/11 obręb Szczytna.		
Investor:	Gmina Szczytno ul. Wolności 42, 57-330 Szczytno		Skala: 1:500
Tytuł rys.:	Plan zagospodarowania terenu – instalacje sanitarne		PT_JS_01