


SZCZEGÓŁ "1"

ROZDZIAŁ INSTALACJI SPOŁACZNO-BYTOWEJ I P.POŻ.

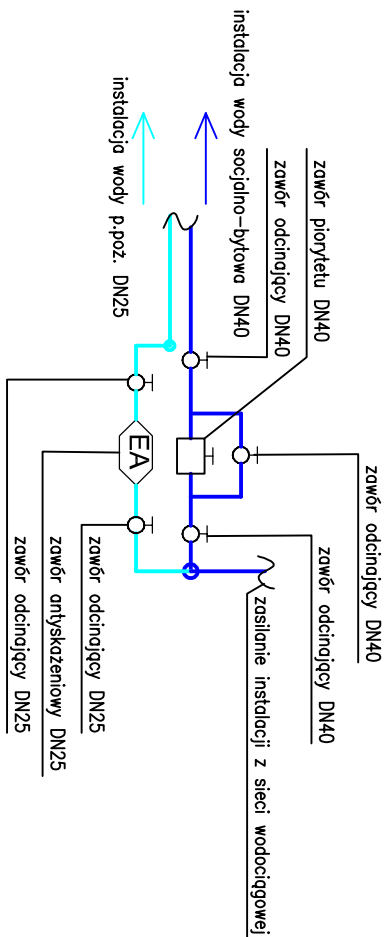

Rysunek	Nazwa	Ilość
	Bateria natynkowa	1 szt.
	Bateria umywalkowa ze stali wykończą	7 szt.
	Bateria żelaznomywalkowa	5 szt.
	Myszki przedpołączony	1 szt.
	Podgrzewacz elektryczny pojemnościowy 90 l	2 szt.
	Punkt włączania instalacji	2 szt.
	Zawór antybakteryjny	1 szt.
	Zawór czepienia do zmywarki	1 szt.
	Zawór odciepły	6 szt.
	Zawór pływający	1 szt.
	Zawór pływający do WC	5 szt.
	Pompa odprowadzająca omykiwajnia	2 szt.

- Uwaga:
- Rury wodne należy prowadzić w brudzie ściemnej lub w posadzce.
- Przewody wody zimnej i ciepłej prowadzić w izolacji termicznej zgodnie z WT (Dz. U. 2022 poz. 1225)
- Instalację wody zimnej i ciepłej oraz p.poz. należy wykonać z rur stalowych nierdzewnych łączonych zaciskowo.
- Rury wody poziome prowadzić ze spadkiem 0,2–0,5% w kierunku zaworu odcinającego, spuszczonego przy pionie.
- Rury prowadzone w brudach należy zoizolować termicznie otulinami do zastosowania podtynkowego.
- Wodociąg dla budynku należy zamontować w studni wodomierzowej zgodnie z projektem zagospodarowania terenu.
- Wszystkie przybory sanitarnie należy wyposażać w zawór odcinający wody zimnej i ciepłej.
- Umysłwki należy wyposażyć w baterie z regulacją temperatury

<p style="text-align: center;">Biuro projektów i usług inwestycyjnych INSTAL STD tel. 501 292 469 58-304 wałbrzych ul. wysockiego 28 pok.23</p>			
Projektant: br. soniarna	mgr inż. Sylwia Tchorowska	124/DOŚ/06	<p style="text-align: center;">Data: 15.04.2025r.</p>
Asystent: br. soniarna	mgr inż. Paula Wołnick-Andruszko		
Sprawdzający: br. soniarna	mgr inż. Ewa Agata Nowak	135/02/DUW DOŚ/IS/0137/03	
Temat:	<p>"Budowa złołka publicznego w Szczytnei wraz z zagospodarowaniem terenu i infrostrukturą towarzysząca. " dz. nr 1564/5, 2748/11 obręb Szczytna.</p>		
Inwestor:	<p>Gmina Szczytno ul. Wolności 42. 57-330 Szczytno</p>		<p style="text-align: center;">Skala: 1:100</p>
Tytuł rys.:	IZOMETRIA INSTALACJI WODY		<p style="text-align: center;">Nr rys.: IS-07</p>