


C:\Projekty\MMP\projekt2020\103 - Szpital Malbork\projekt\PPW_Went_Malbork_Szpital_COVID_28.01.2021.dwg data wydruku: czwartek, 28 stycznia 2021 08:38:49

RZUT II PIĘTRA

ZAKRES ODDZIAŁU DLA PACJENTÓW CHORYCH NA COVID 19

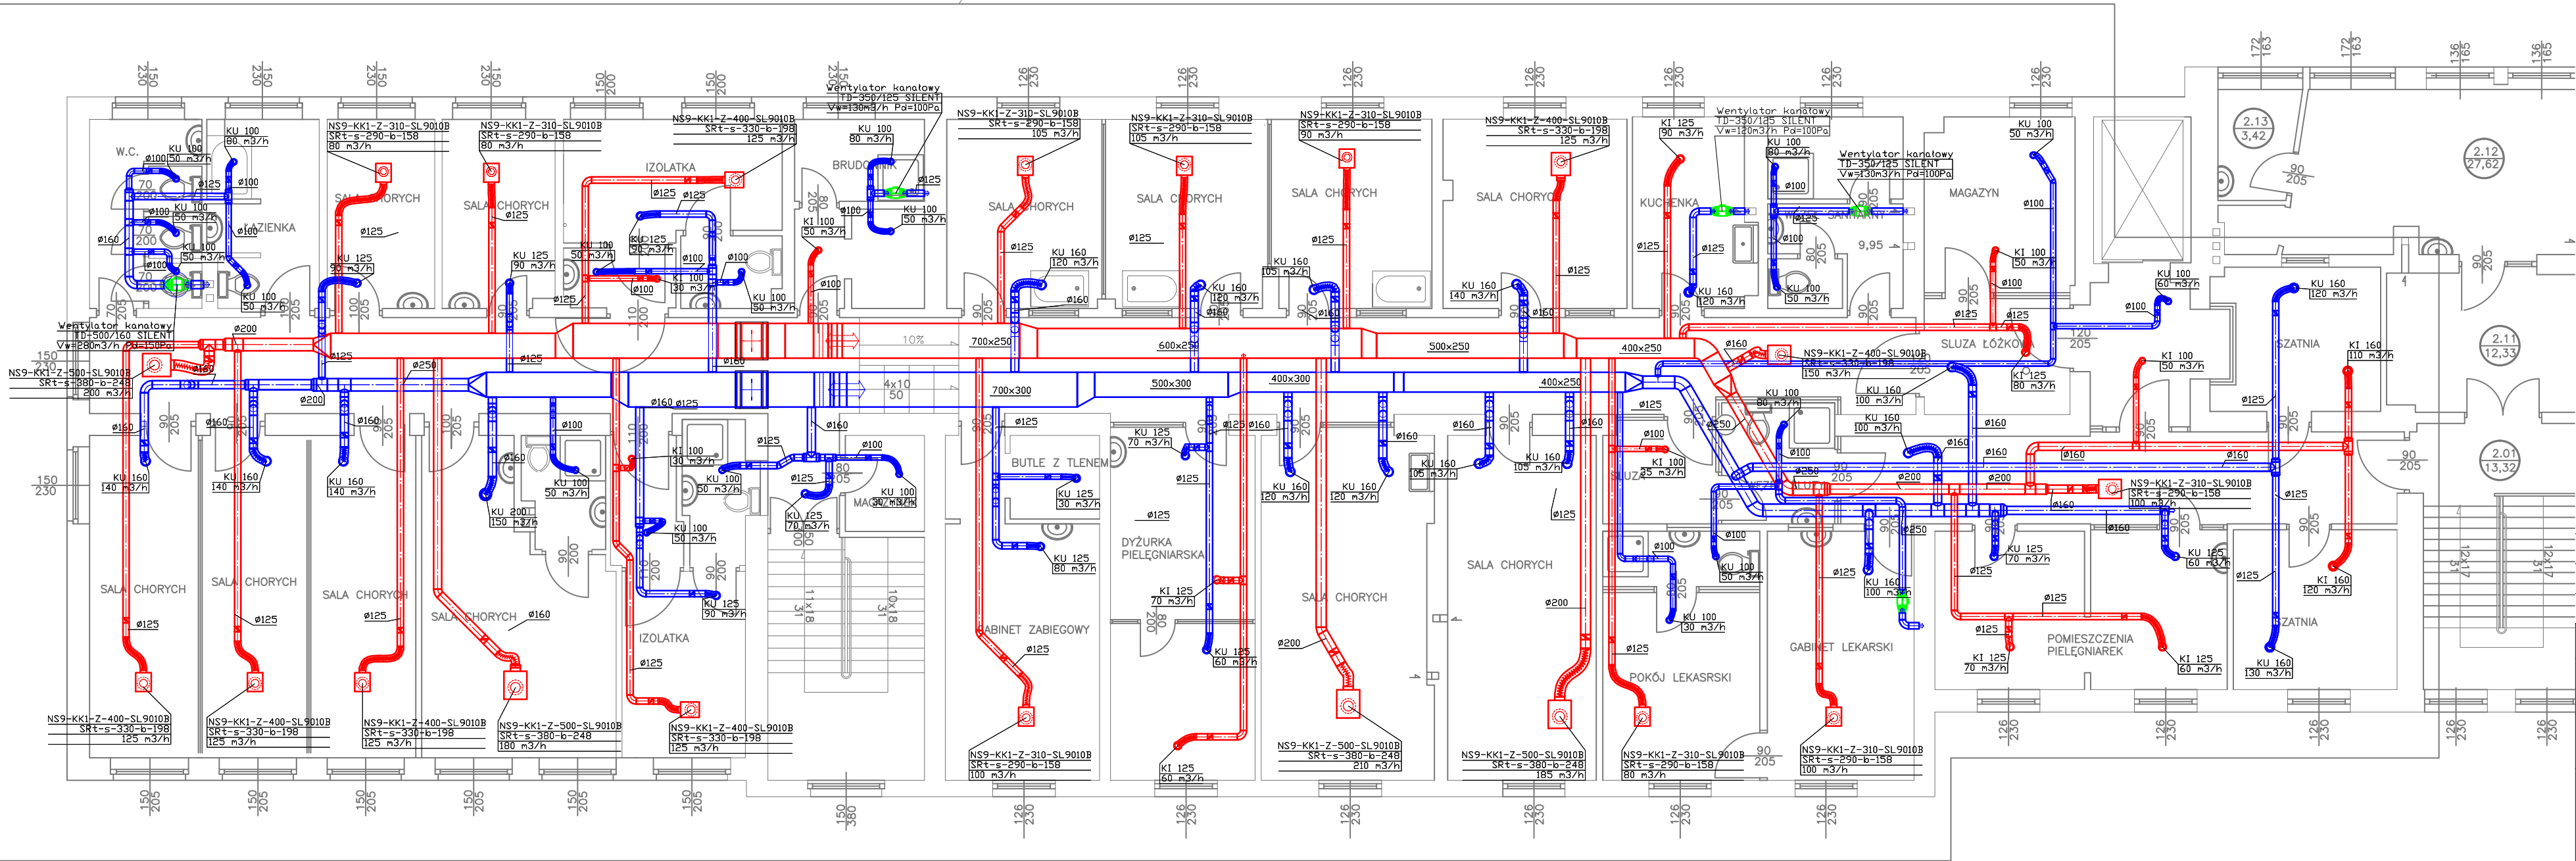




Legenda


Instalacja nawiewna

Instalacja wylawnaZawór wentylacyjny wylawny / nawiewny

UWAGA !!!
NALEŻY POWIĄZAĆ PRACĘ 4 WENTYLATORÓW Z PRACĄ CENTRALI WENTYLACYJNEJ AUTOMATYKA CENTRALI. AUTOAMTYKA CENTRALI RÓWNIEŻ BĘDZIE PILNOWAŁA ABY NIGDY NAWIEW CENTRALI NIE BYŁ WIĘKSZY OD WYWIEWU. ZARÓWNO CENTRALA JAK I WENTYLATORY PRACUJĄ CIĄGŁE, BEZ PRZERW.

Data	Opis	Osoba/Podpis
<div></div> <div>MM PROJEKT Tomasz Makarski Ul. Konrada Gudzkiego 2a/9 80-180 Gdańsk NIP 958-125-59-69</div>		
Powiatowe Centrum Zdrowia Sp. z o.o. 82-200 Malbork ul. Armii Krajowej 105/106		
PRZEBUDOWA I ROZBUDOWA BUDYNKU SZPITALA W MALBORKU O ŁĄCZNIK I WINDĘ SZPITALNĄ - PRZEBUDOWA WENTYLACJI MECHANICZNEJ W ODDZIALE CHORO B WEWNĘTRZNYC POWIATOWE CENTRUM ZDROWIA SP. Z O.O. 82-200 MALBORK UL. ARMII KRAJOWEJ 105/106		
Faza projektu		
PROJEKT POWYKONAWCZY		
BRANŻA:		
WENTYLACJA		
mgr inż. Tomasz Makarski	NR UPRAWNIENI POM/0243/PWOS/12	PODPISE
OPRACOWAŁ:		PODPISE
SPRACOWAŁ:	NR UPRAWNIENI POM/0034/PWOS/09	PODPISE
TEMAT RYSUNKU:	RZUT 2P - INSTALACJA WENTYLACJI	
STYCZEŃ 2021	SKALA: 1:100	REWIZJA: A
		NR RYS. W1
PRAWA AUTORSKIE ZASTRZEŻONE - KOPIOWANIE BEZ ZGODY AUTORA ZABRONIONE		

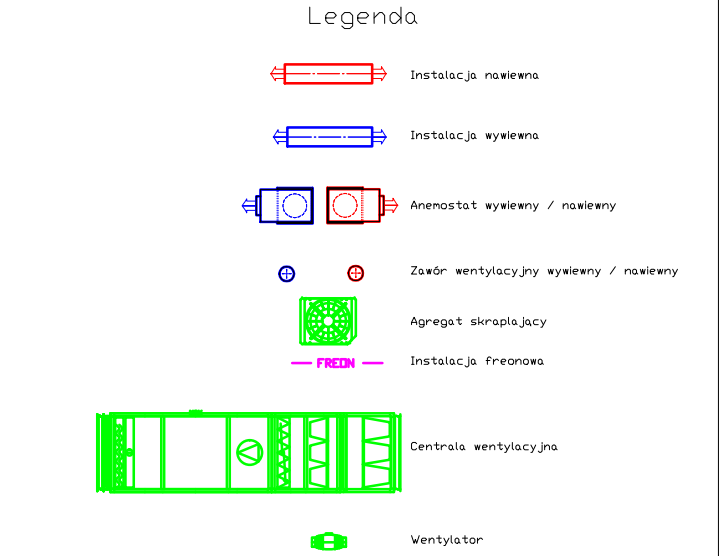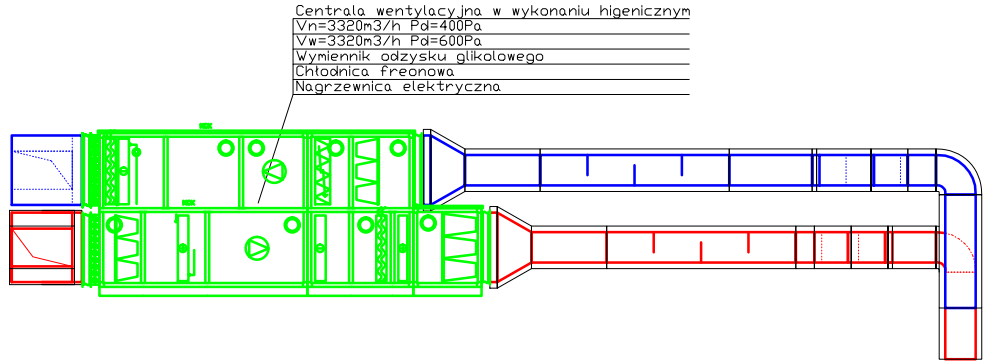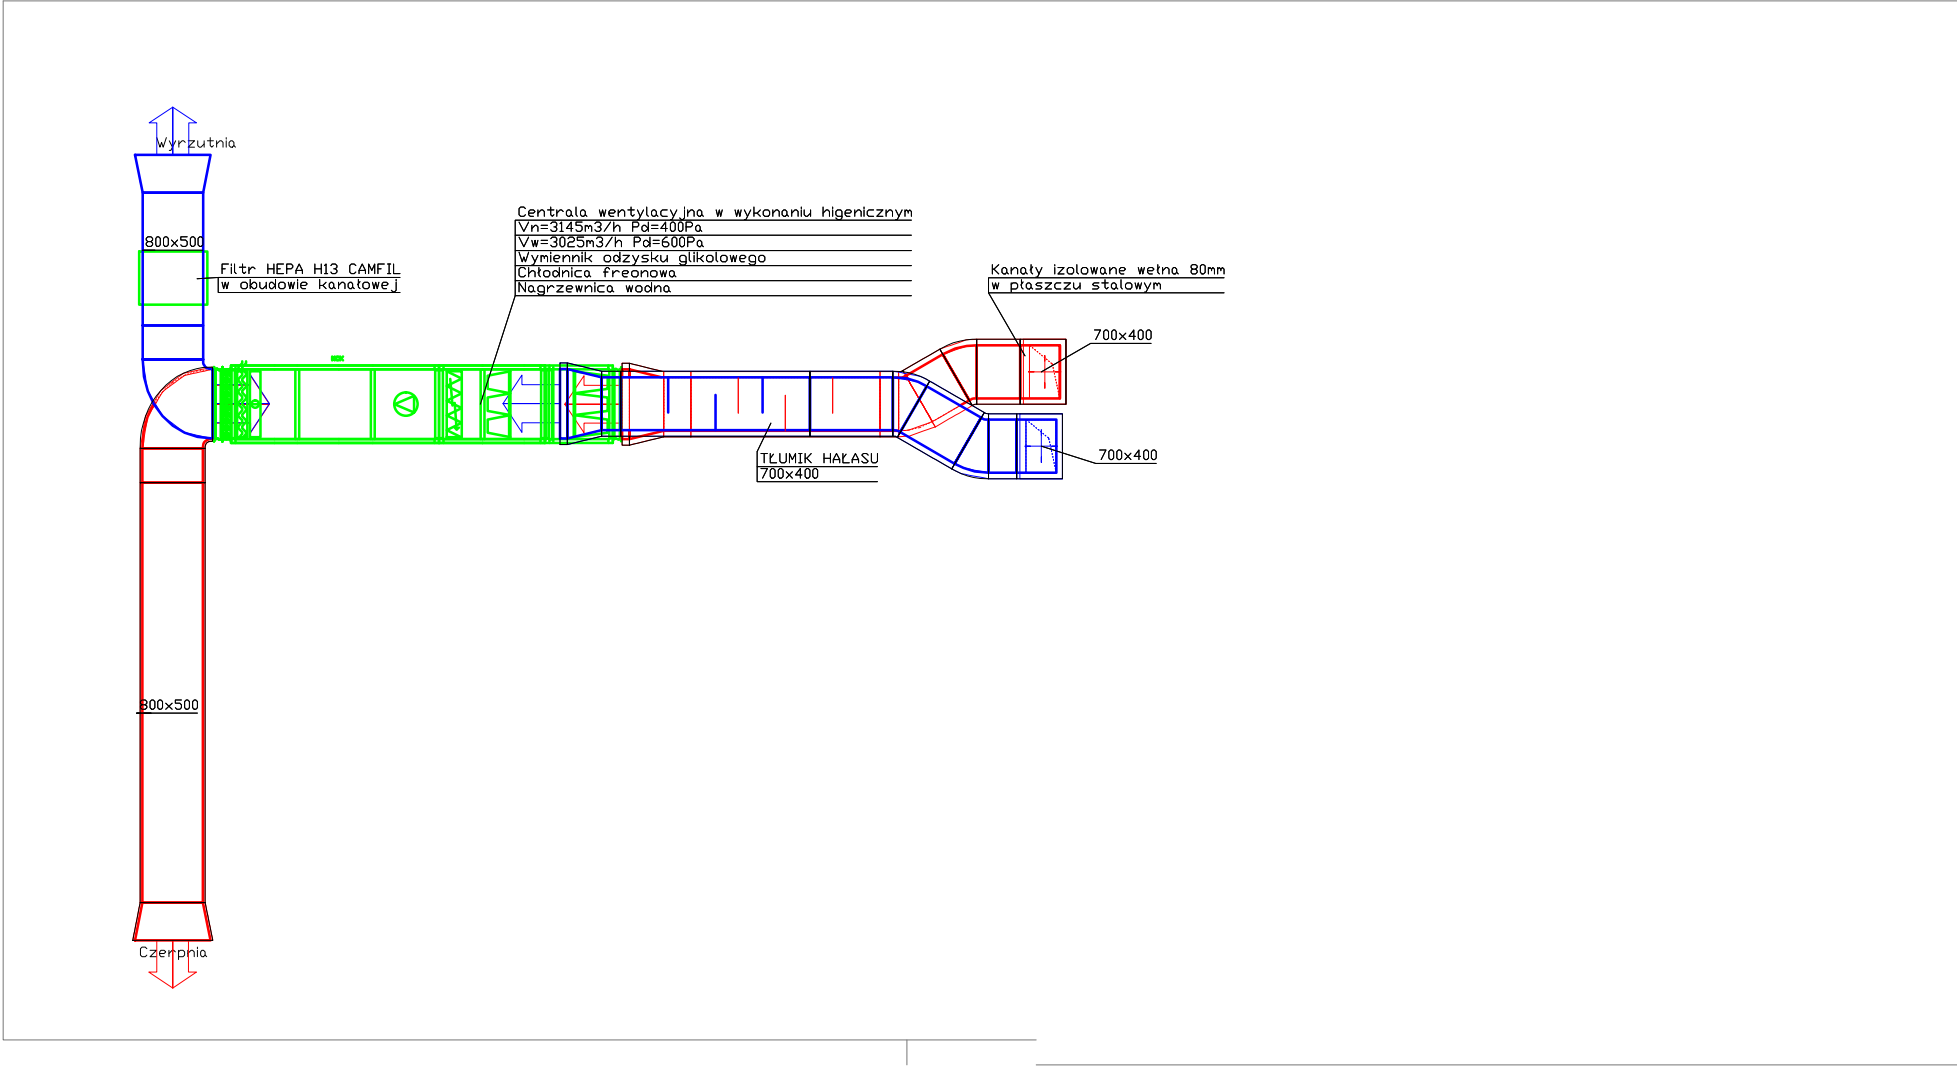

Data	Opis	Osoba/Podpis
	MM PROJEKT Tomasz Makarski Ul. Konrada Guderskiego 2a/9 80-180 Gdańsk NIP 958-125-59-69	
	Powiatowe Centrum Zdrowia Sp. z o.o. 82-200 Malbork ul. Armii Krajowej 105/106	
PRZEBUDOWA I ROZBUDOWA BUDYNKU SZPITALA W MALBORKU O ŁĄCZNIK I WINDE SZPITALNĄ - PRZEBUDOWA WENTYLACJI MECHANICZNEJ W ODDZIALE CHOROÓB WEWNĘTRZNYC POWIATOWE CENTRUM ZDROWIA SP. Z O.O. 82-200 MALBORK UL. ARMII KRAJOWEJ 105/106		
Faza projektu: PROJEKT POWYKONAWCZY		
branża: WENTYLACJA		
mgr inż. Tomasz Makarski	NIP UPRAWNIENI: POM/0243/PWOS/12	PODPIS:
OPRACOWANE:		PODPIS:
SPRAWDZAJĄCY: inż. Sebastian Widomski	NIP UPRAWNIENI: POM/0034/PWOS/09	PODPIS:
temat rysunku: RZUT DACHU - INSTALACJA WENTYLACJI		
STYCZEŃ 2021	SKALA: 1:100	REWIZJA: A
		NIE RYS. W2