



RZUT PATRERU, SKALA 1:100

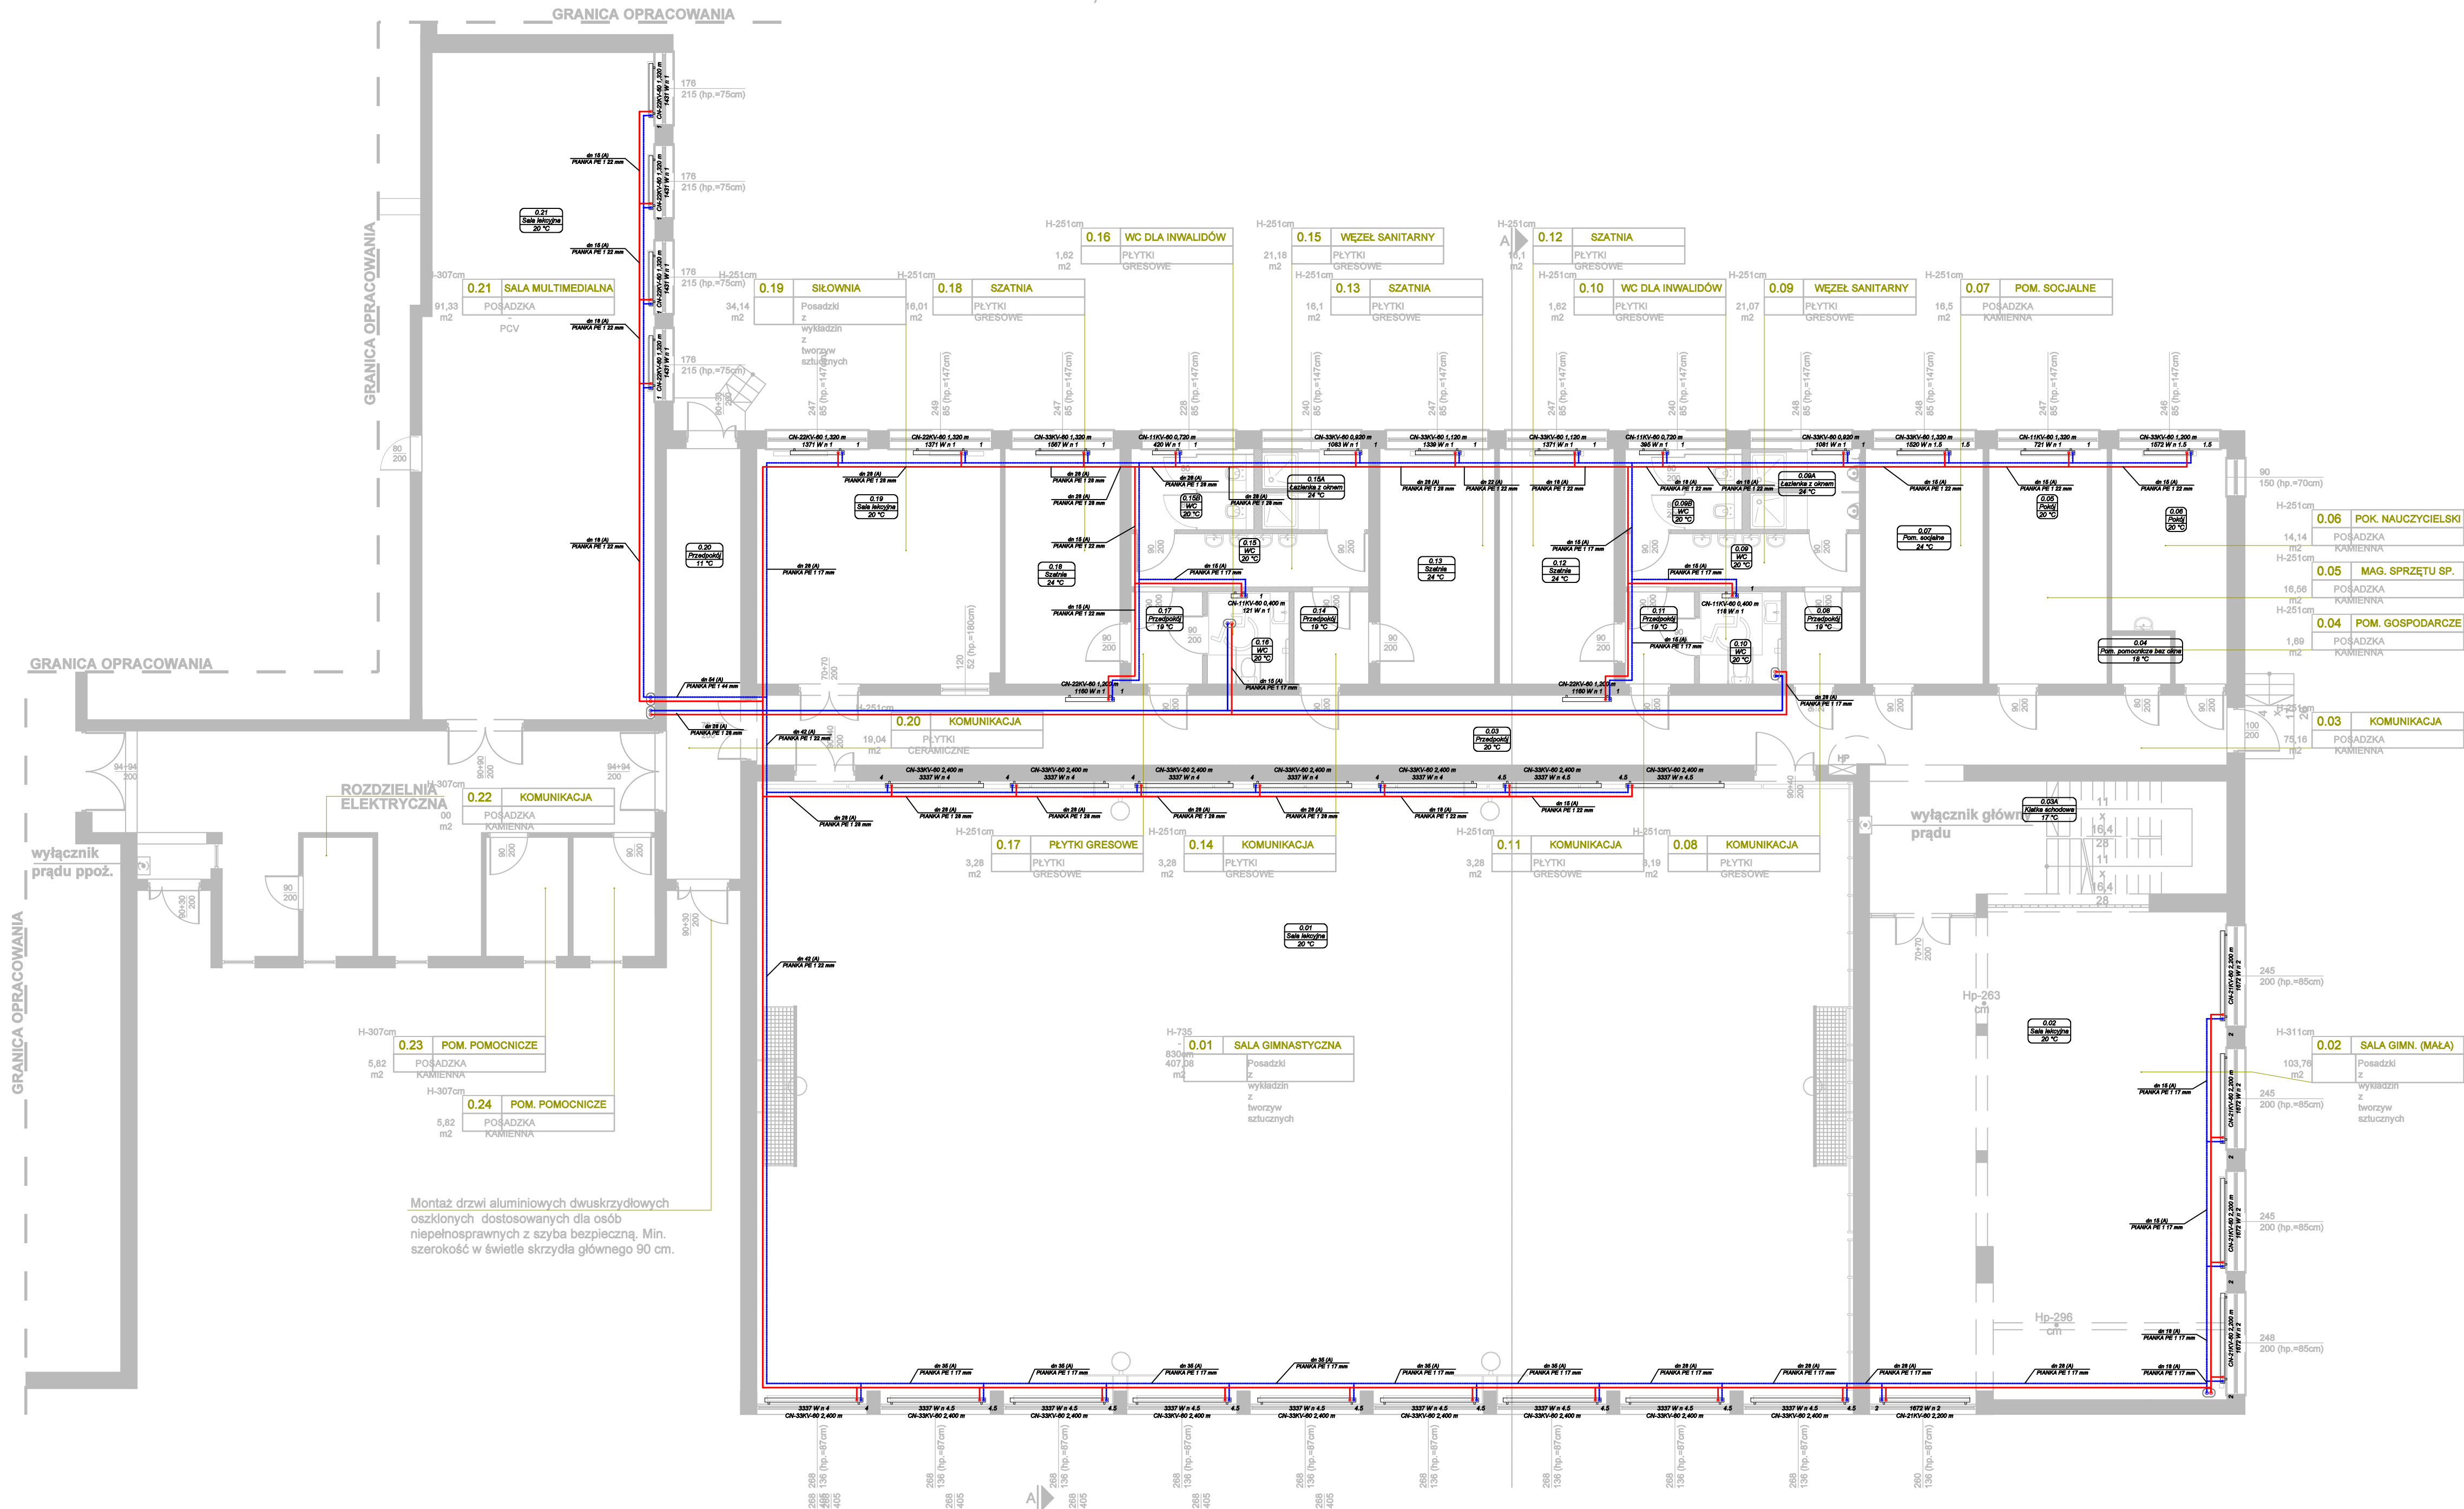

RZUT ANTRESOLI, SKALA 1:100

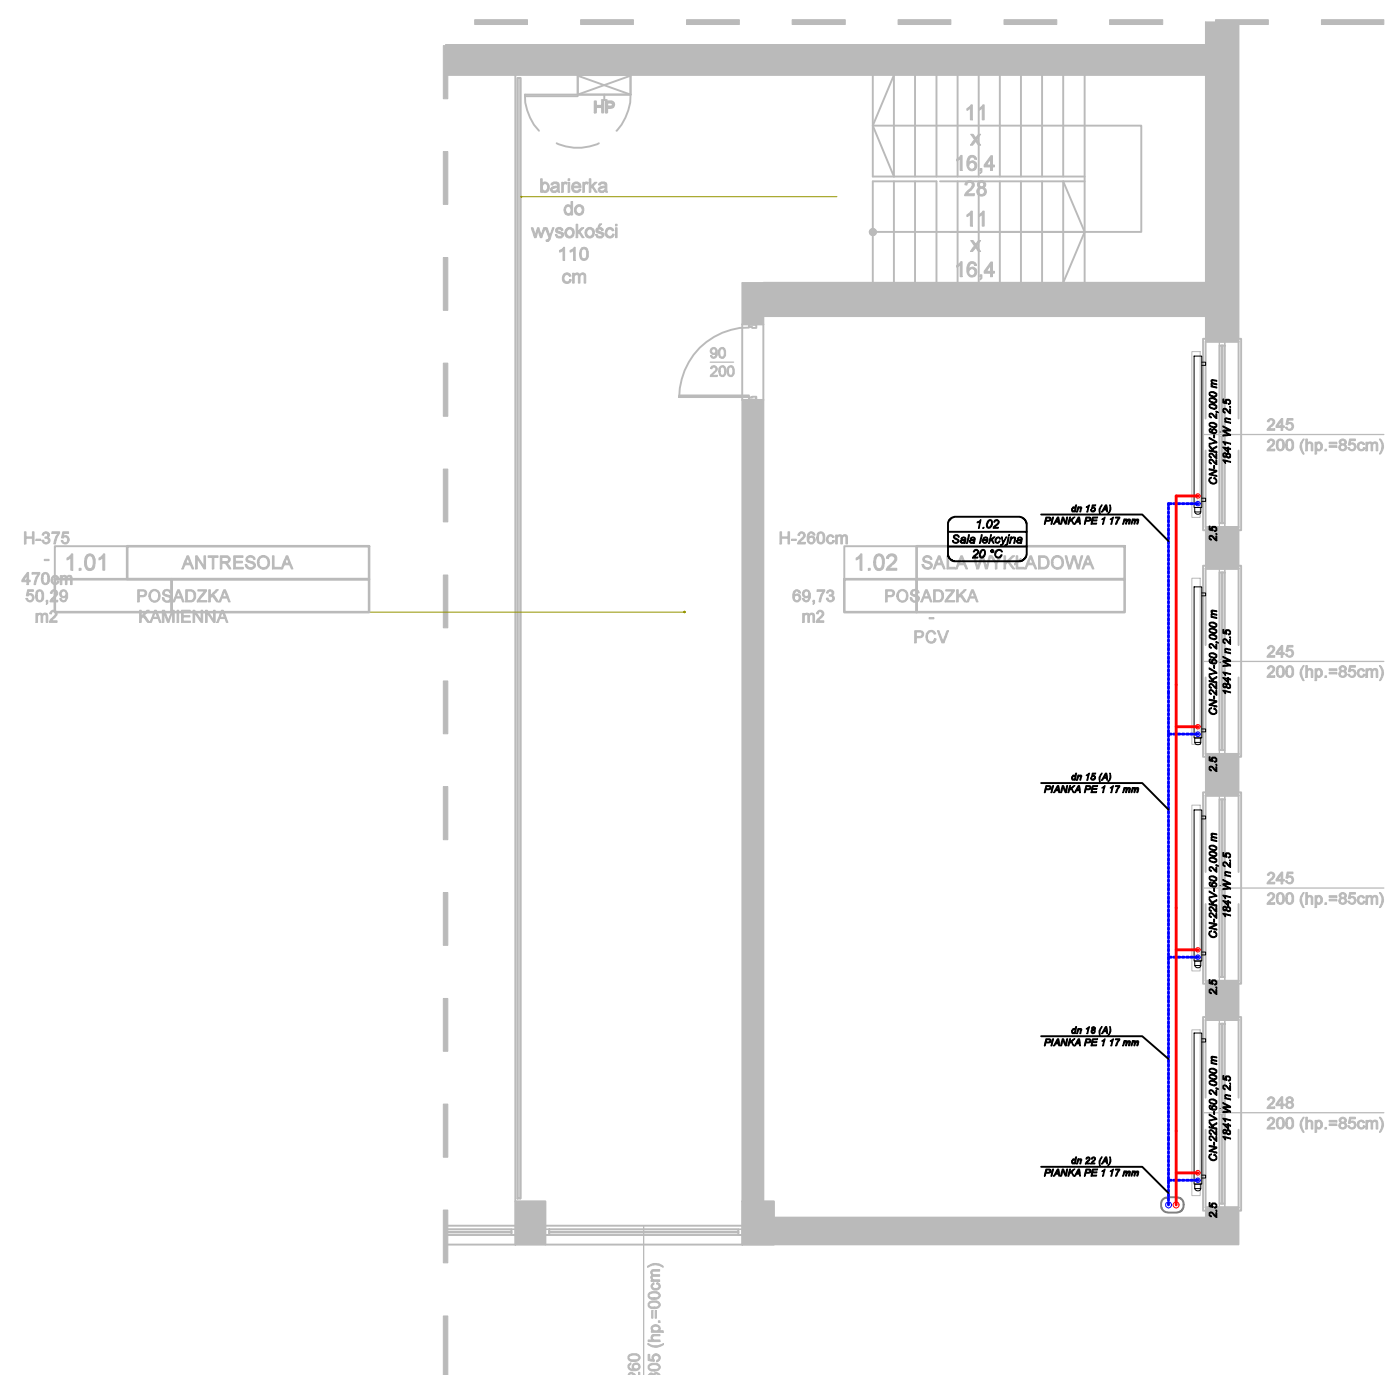

LEGENDA:

- instalacja c.o. – zasilanie
- instalacja c.o. – powrót

PROJEKT TECHNICZNY	Instalacja ogrzewania i wentylacji		
ADRES	Liceum Ogólnokształcące im. T.Kościuszki ul. Kościelna 12 56-500 Syców Dz. nr 57/1, 86, AM 13 obręb Syców 021407_4.0001.AR_13.57/1, 021407_4.0001.AR_13.86		
INWESTOR	Liceum Ogólnokształcące im. T.Kościuszki ul. Kościelna 12 56-500 Syców		
BRANŻA	INSTALACJE SANITARNE		
PROJEKTOWAŁ	mgr inż. Cezary Konwa	PODPIS	
SPRAWOWZŁA	mgr inż. Hanna Witkowska	PODPIS	
ASYSTA	mgr inż. Mateusz Konwa		
	Weronika Golec-Kowalska		
DATA 30.10.2025			

Tytuł rysunku	Rzut instalacji C.O. na parterze i antresoli		
Nr rysunku	2	Wersja	A
Skala	1:100		