


H-375 - 470cm	
1.01	ANTRESOLA
50,29 m2	POSADZKA KAMIENNA

H-260cm	
1.02	SALA WYKŁADOWA
69,73 m2	POSADZKA - PCV

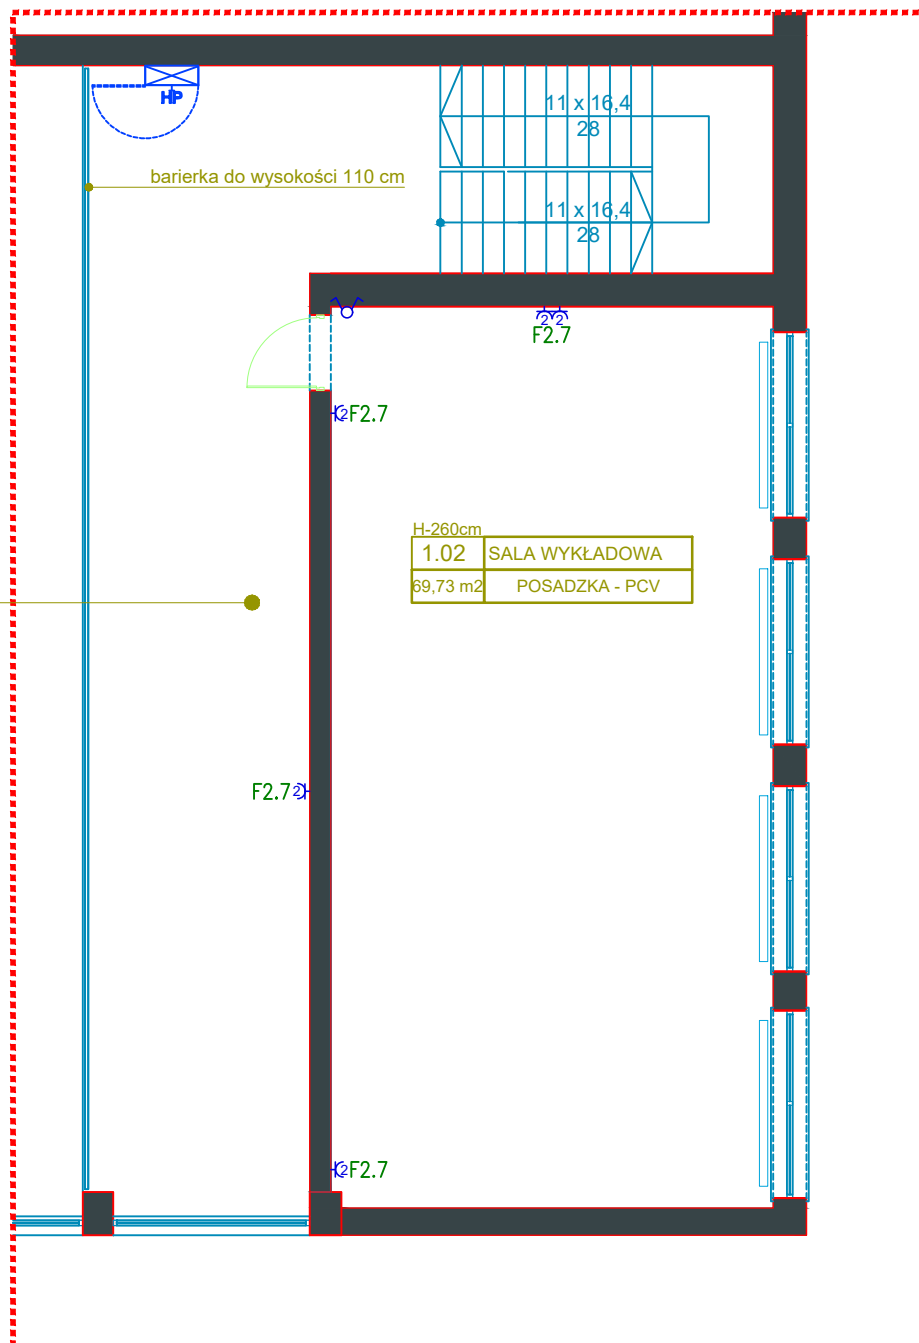

Nazwa zamierzenia budowlanego:	PRZEBUDOWA SALI GIMNASTYCZNEJ W LO SYCÓW, dokumentacja realizowana jest w ramach zadania pn.: "MODERNIZACJA SALI GIMNASTYCZNEJ W LO SYCÓW"		
Adres obiektu:	ul. Kościelna 12, 56-500 Syców; dz. nr 57/1 AM-13, obręb: Syców, gm.: Syców, powiat: oleśnicki		
Inwestor:	Liceum Ogólnokształcące im. Tadeusza Kościuszki		
Adres Inwestora:	ul. Kościelna 12, 56-500 Syców		
Tytuł rysunku:	Rzut piętra +1 - Instalacja elektryczna i teletechniczna		Nr rysunku: IE-05
Projektował:	mgr inż. Krzysztof Ossowski	Upr. nr.: DOŚ/0160/PBE/20	Podpis:
Sprawdził:	mgr inż. Przemysław Stawiski	Upr. nr.: DOŚ/0382/PWBE/16	Podpis:
Branża: Elektryczna	Stadium: Projekt techniczny	Data: 30.10.2025r.	Skala: 1:100