

FIRMA USŁUGOWO-HANDLOWA
URSULA SADOWSKA
23-250 URZĘDÓW
BĘCZYN 13
NIP: 715-111-47-45 R: 432714943
Tel: 501-509-332
Email: geosadowski@op.pl

MAPA DO CELÓW PROJEKTOWYCH

SKALA 1:500

Obręb ewid. Nr 0001 Pólmoc
Jednostka ewid. 060701, 1 Krasnik, Miasto
Powiat 0607 krasnicki
Województwo 06 lubelskie

Dotyczy działki 100/26, 100/27, 100/28
ID: 6640, 1019, 2025

Ministerstwo mapy wykonano na podstawie nakreślonych w obszarze objętych

zamiarów mapy numeracyjnej w skali 1:500

Wszystkie twarde obiekty budowlane podlegają wykreśleniu i geodezyjnej
inwentaryzacji przez jednostkę wykonawstwa geodezyjnego.
Nie wykazuje się istniejących i nieplanowanych na mapie urządzeń podziemnych,
których nie zgłoszono do inwentaryzacji lub dla których brak jest informacji
branżowych.
Ministerstwo mapy wykonano bez ustalenia obciążenia dodatkowych służebności
gruntowych.


Sekcja 7.145 31.06.4.3

Układ współrzędnych 2000/7
Pozycja odniesienia PL-EV/R2007-AM

Mapa wykonana na dzień 27.06.2025 r.

Wykonano: Leszek Sadowski
geodezja upr. 6668
23-250 URZĘDÓW, BĘCZYN 13
nr upr. 17668 zakres 1, 2
tel. 501 509 332

Oświadczam, że niniejszy dokument został opracowany w wyniku prace geodezyjne i kartograficzne, których rezultaty zawiera opracowanie techniczne i techniczne zweryfikowane. Jednocześnie informuję, że jestem świadomy odpowiedzialności karnej za złożenie fałszywego oświadczenia.		Identyfikator zgłoszenia prac geodezyjnych	6640, 1019, 2025
Opracowanie geodezyjne, karty i rysunki zgłoszenie	Sądowa Krasnicka		
Wykonawca prac geodezyjnych	FIRMA USŁUGOWO-HANDLOWA URSULA SADOWSKA Beczyn 13, 23-250 Urzędów R: 432714943, NIP: 715-111-47-45		
Ni oraz data sporządzenia dokumentu zawierającego wyniki pozostawiający weryfikacji	Protokół Weryfikacji 0640, 1019, 2025, 24127 z dnia 04.07.2025 r.		
Imię i nazwisko oraz nr uprawnienia zawodowych kierownika prac	Leszek Sadowski, nr uprawnień 17668 23-250 Urzędów, Bęczyn 13		

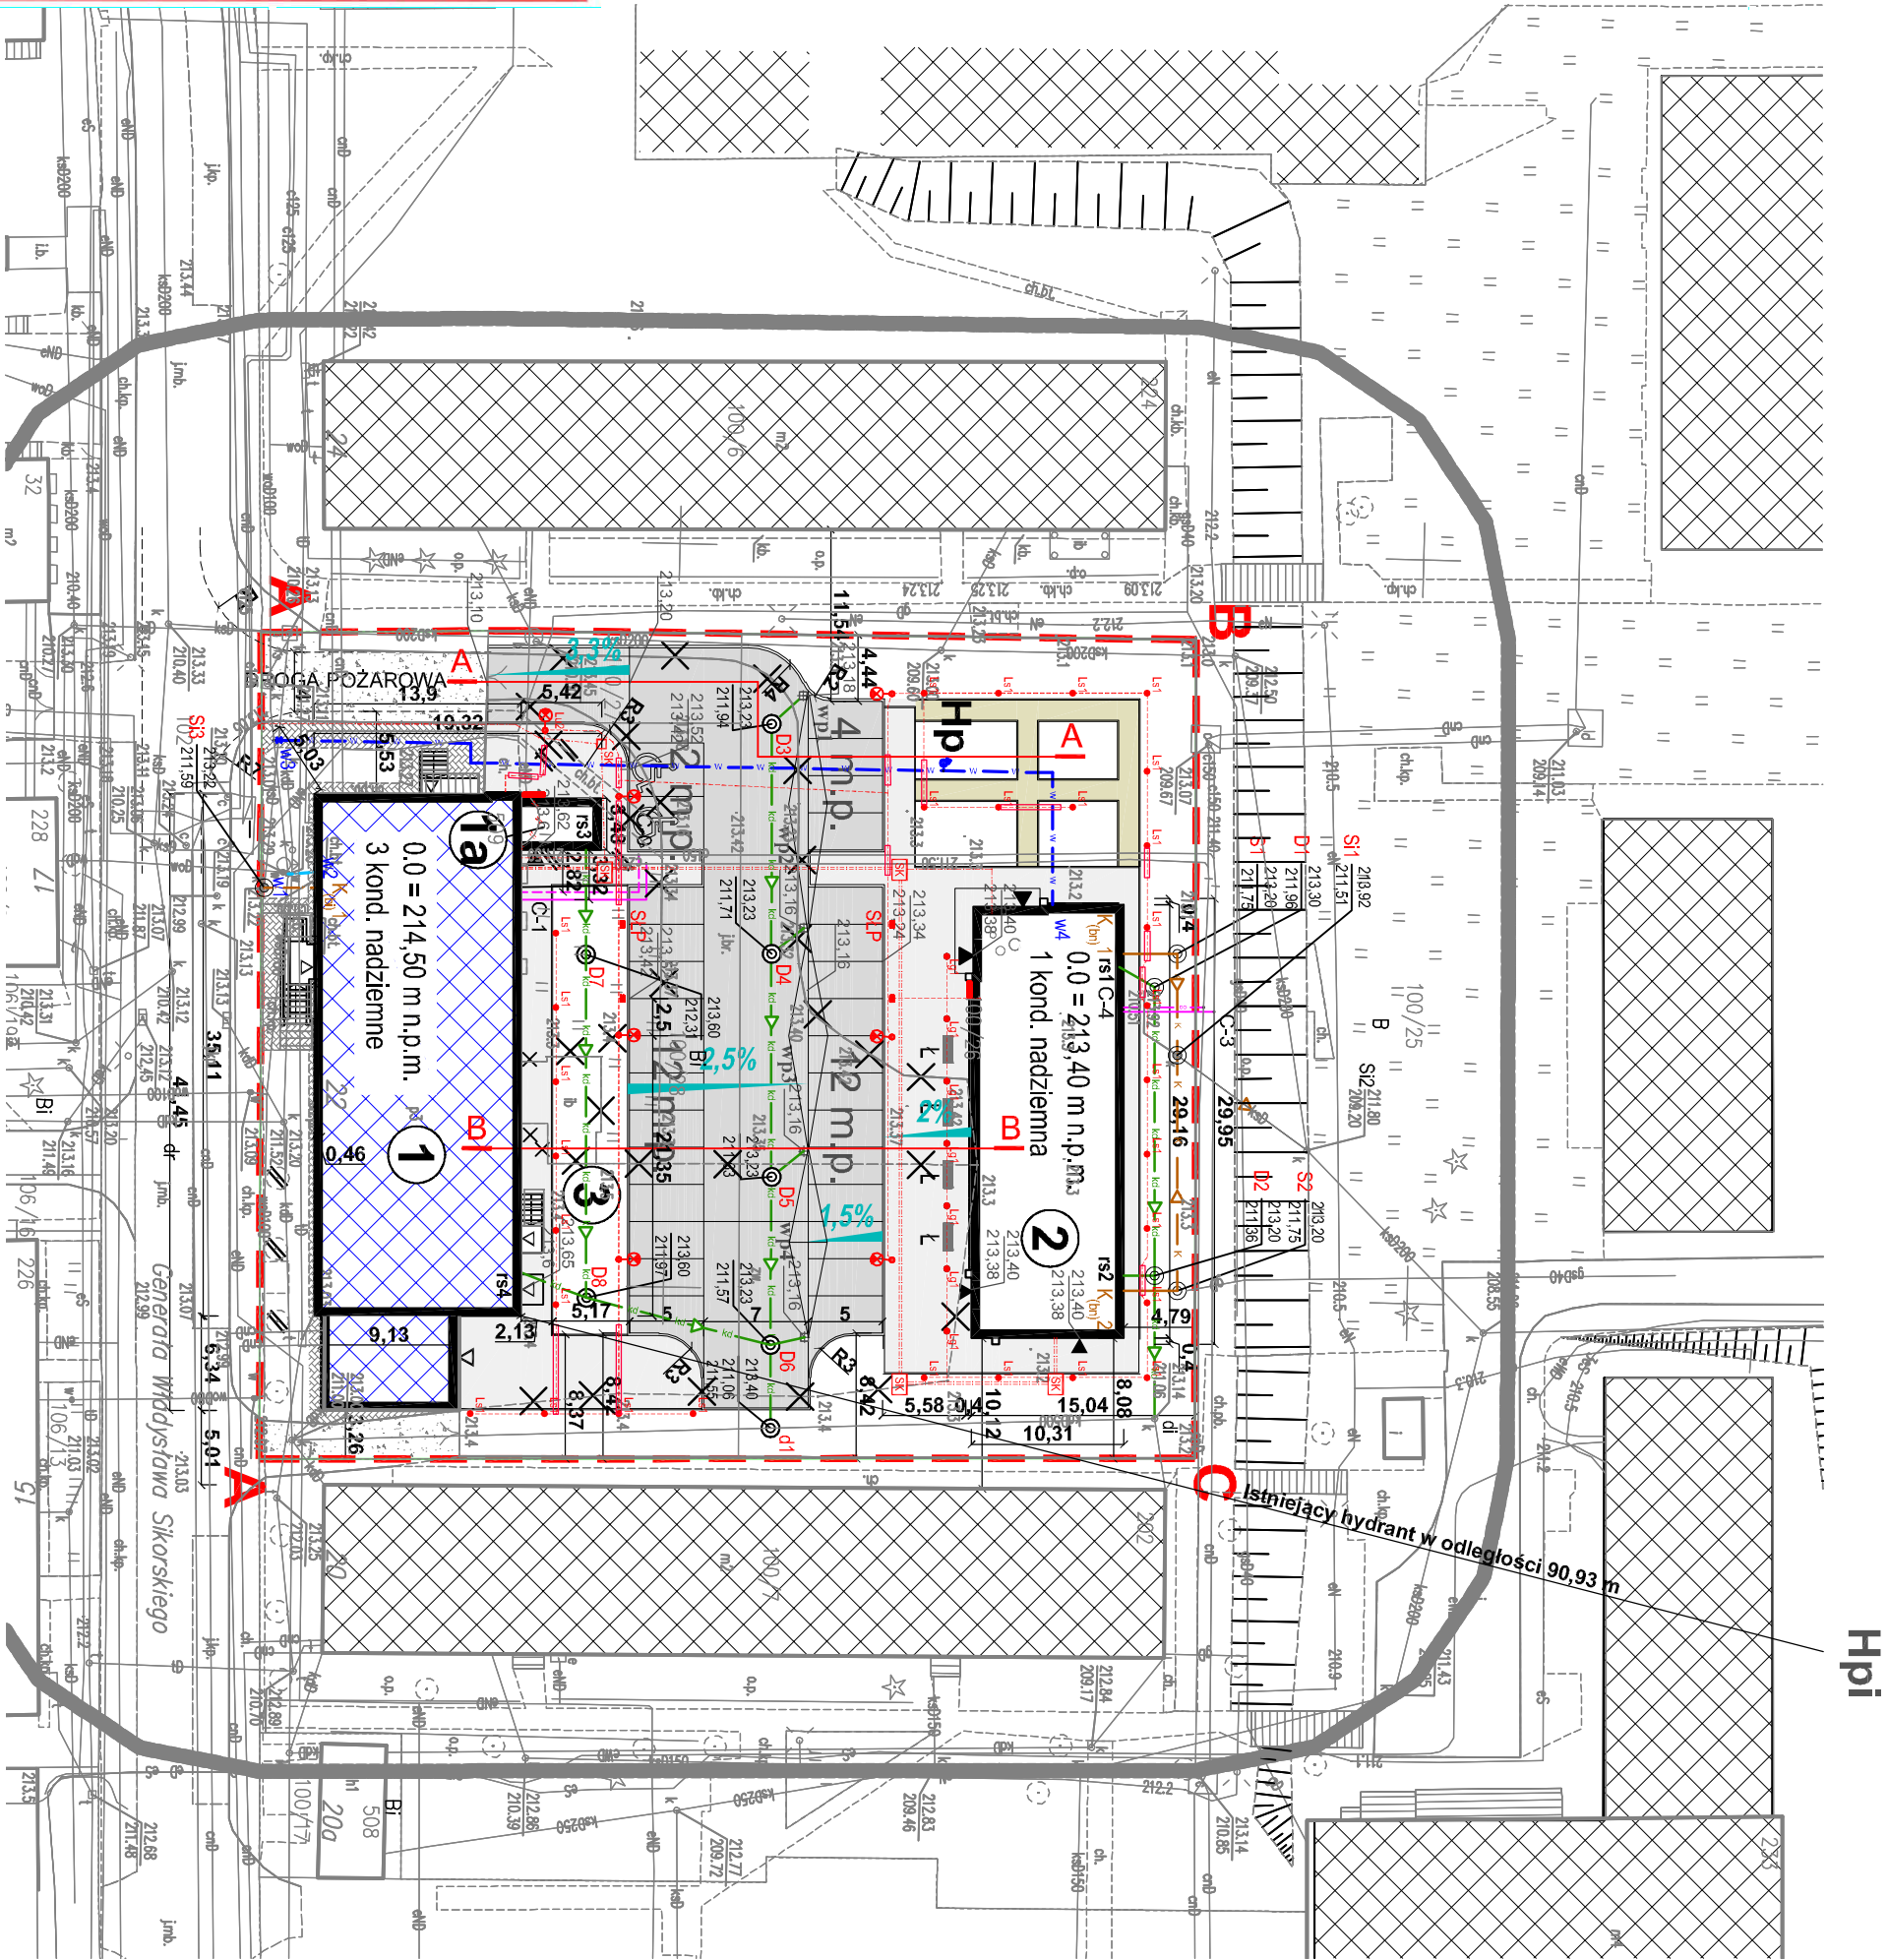

LEGENDA

ABCD...
LINIE ROZGRANICZAJĄCE TEREN INWESTYCJI
/ OBSZAR OPRACOWANIA

GRANICE DZIAŁEK

1

ISTNIEJĄCY, PRZEBUDOWYWANY BUDYNEK

1a

PROJEKTOWANA WINDA

2

PROJEKTOWANY BUDYNEK

3

PARTEROWA DOBUDÓWKA DO ROZBIÓRKI

ISTNIEJĄCY, PRZEBUDOWYWANY BUDYNEK

BUDYNKI ISTNIEJĄCE POZA OPRACOWANIEM

BUDYNKI PROJEKTOWANE

ISTNIEJĄCA NAWIERZCHNIA CHODNIKOWA

ISTNIEJĄCA NAWIERZCHNIA DROGOWA

PROJEKTOWANA NAWIERZCHNIA DROGOWA Z KOSTKI

PROJEKTOWANA NAWIERZCHNIA CHODNIKOWA Z KOSTKI

POWIERZCHNIA BIOLOGICZNE CZYNNA

PROJEKTOWANA ŚCIEŻKA O NAWIERZCHNI ŻWIROWEJ

PROJEKTOWANE I PRZEBUDOWYWANE WEJŚCIA DO BUDYNKU

ISTNIEJĄCE WEJŚCIA DO BUDYNKU

PROJEKTOWANE ŁAWKI

ELEMENTY INFRASTRUKTURY PRZEZNACZONE DO LIKWIDACJI

OBIEKTY KUBATUROWE PRZEZNACZONE DO LIKWIDACJI

DRZEWA PRZEZNACZONE DO WYCIECIA

ISTNIEJĄCE HYDRANTY POŻAROWE

PROJEKTOWANY HYDRANT POŻAROWY

Trasa kablowa nT (pod terenem utwardzonym kabeł na całej

trasie układać w rurach osłonowych)

Rura osłonowa na kable nT

Studnia kablowa SK-1, klasa D400

+ 2-odnorna kanalizacja kablowa fi 110mm, 750N


Studnia kablowa SK-2, klasa D400

+ 2-odnorna kanalizacja kablowa fi 110mm, 750N

Lampa LED - oświetlenie na słupie 6m, 1m wysięgnik

Lampa typu słupek LED 14W, 0,9m, 807lm, IP65

Stacja ładowania pojazdów elektrycznych

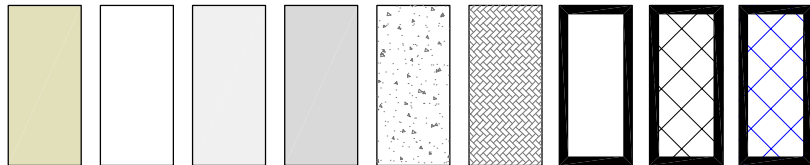

Zakres, Branża	Projektant (imię, nazwisko) Nr uprawnień, specjalność, zakres	Podpis
architektura	mgr inż. arch. Paweł Spędzia upr. UAN-1734/24/94 specjalność architektoniczna, zakres - pełne	
konstrukcja	mgr inż. Marcin Nosek upr. SWK0111/POOK/06 specjalność konstrukcyjna, zakres - pełne	
instalacje sanitarne sieci	mgr inż. Wioletta Spędzia upr. NBUA-734/26/298 specjaln. instalacyjna, zakres - sieci, instalacji i urządzeń wodociągowych i kanalizacyjnych, ciepłych, wentylacyjnych i gazowych	
instalacje elektryczne	mgr inż. Artur Gawętczyk upr. MAP/0039/PWOE/11 specjaln. instalacyjna, zakres sieci, instalacji i urządzeń elektrycznych i elektroenerget.	
drogi	mgr inż. Gabriel Sowa upr. K-49/01 specjaln. konstrukcyjno-budowlana	

Potwierdzam zgodność z oryginałem kopii mapy zasadniczej
do celów projektowych z treścią państwowego zasobu
geodezyjnego i kartograficznego.
Paweł Spędzia, mgr inż. architekt



ART-FAKTORY Sp. z o.o. Sp. k.
39-200 Pępów, ul. Powstańca Sytyńskiego 4
REGON 141545
NIP 681539833
KRS 000803571

BUDOWA NOWEGO BUDYNKU USŁUGOWEGO ORAZ PRZEBUDOWA,
ROZBUDOWA I CZĘŚCIOWA ZMIANA SPOSOBU UŻYTKOWANIA
ISTNIEJĄCEGO BUDYNKU BIUROWO-USŁUGOWEGO NA BUDYNEK
USŁUGOWY NA POTRZEBY KRAŚNICKIEJ AKADEMII ROZWOJU, WRAZ Z
NIEZBĘDNIĄ INFRASTRUKTURĄ TECHNICZNĄ
Lokalizacja
23-250 Krasnik, ul. Skorskiego 22, dz. 100/26, 100/27, 100/28 obręb
inwestor
Miejsko Krasnik
Adres inwestora
23-200 Krasnik, ul. Lubelska 84
Branża
ARCHITEKTURA
PROJEKT TECHNICZNY / WYKONAWCZY

PROJEKT ZAGOSPODAROWANIA TERENU

Gen. Projektant	Paweł Spędzia	Podpis
mgr inż. arch.	ARCHITEKTONICZNE, BEZ OGR.	
Projekciował	Paweł Spędzia	Podpis
mgr inż. arch.	ARCHITEKTONICZNE, BEZ OGR.	
Opracował		Podpis
Sprawił		Podpis
Data	Wzrzesień 2025	PZT-Z/1
Skala	1:500	Nr proj. 02/2025