

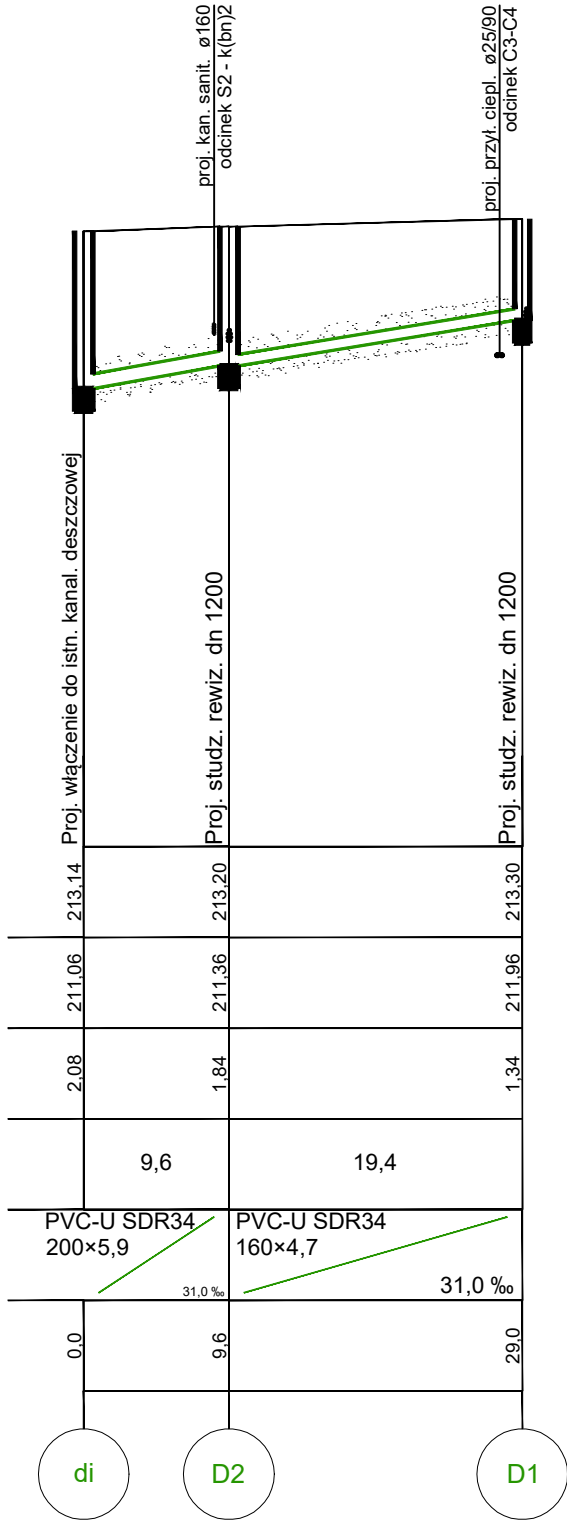


Poziom porównawczy 205,00 m n.p.m.

Rzędna terenu projektowanego	213.40	213.23		213.23	213.23	213.23
Rzędna dna kanału	211.03 211.55	211.57		211.63	211.71	211.94
Zagłębienie dna kanału [m]	2.37 1.85	1.66		1.60	1.52	1.29
Odległości [m]		5,6	11,3		15,0	15,5
Średnice, materiał	PVC-U SDR34 250×7,3	PVC-U SDR34 200×5,9		PVC-U SDR34 160×4,7		
Spadek		5,0 ‰		5,0 ‰	15,0 ‰	
Długość trasy [m]	0,0	5,6	16,9	31,9	47,4	

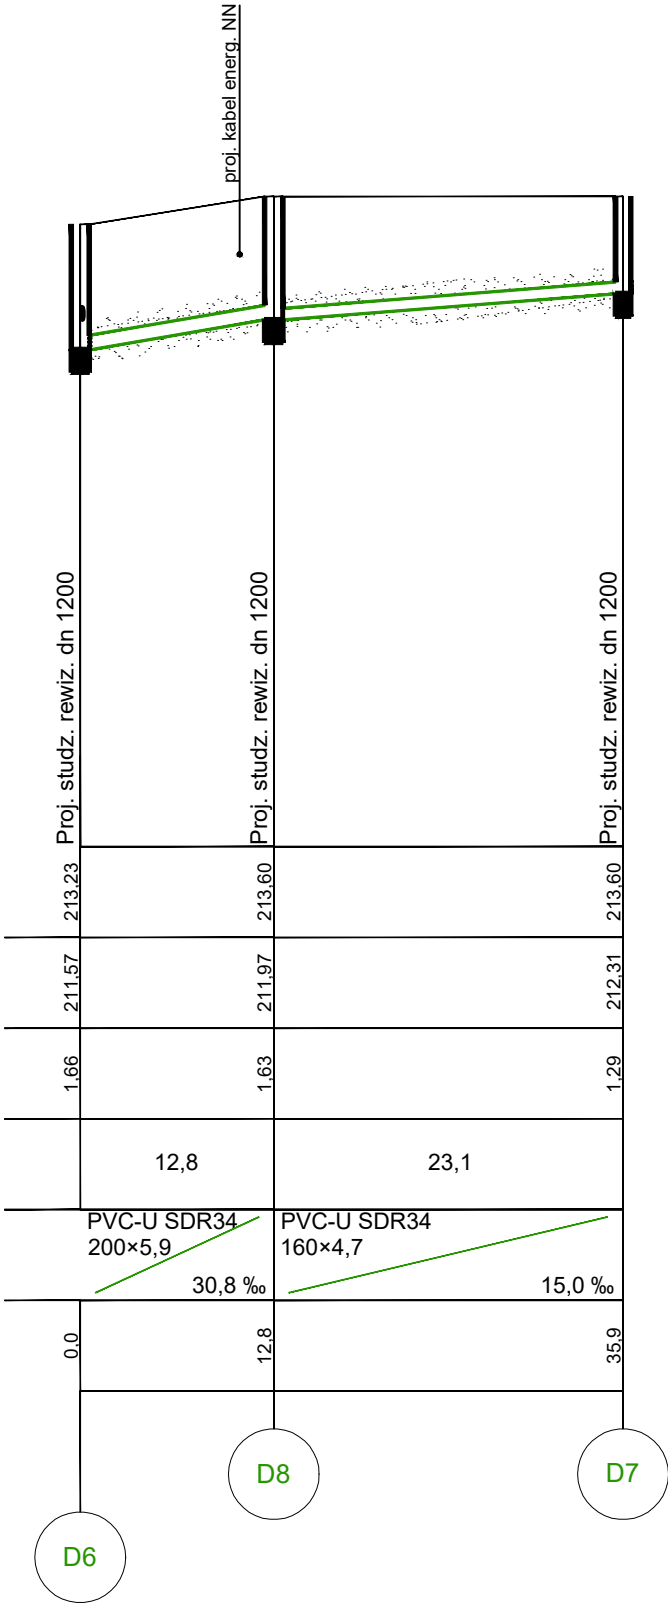

ART-FAKTORY Sp. z o.o. Sp. k.
39-200 Dębica, ul. Powstania Styczniowego 4
tel-fax +48 14 6813 565
REGON 691539933
NIP 872-20-81-549
KRS 0000803571

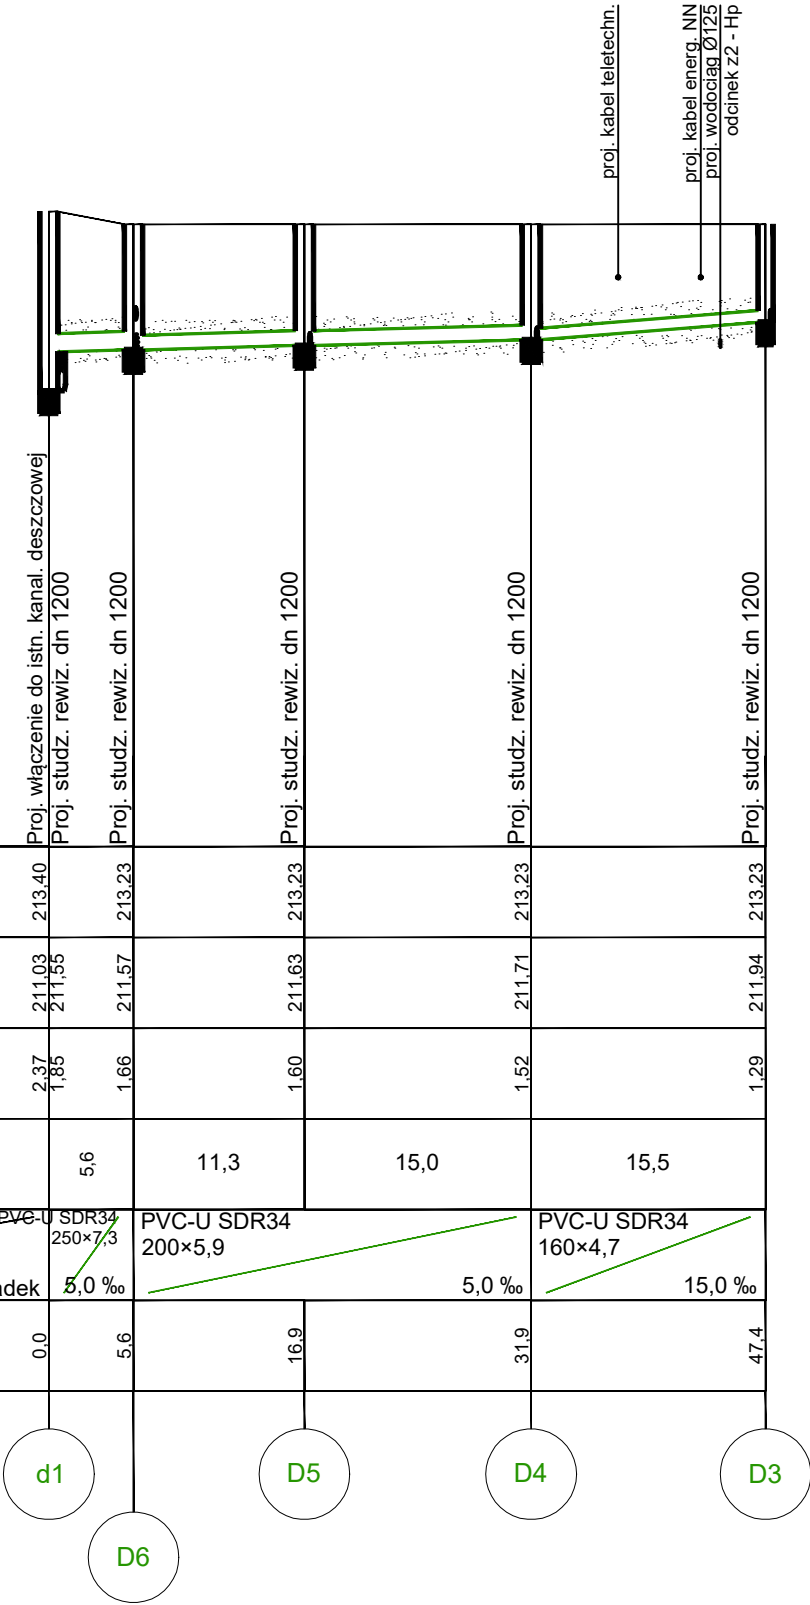

BUDOWA NOWEGO BUDYNKU USŁUGOWEGO ORAZ PRZEBUDOWA, ROZBUDOWA I CZĘŚCIOWA ZMANA SPOSOBU UŻYTKOWANIA ISTNIEJĄCEGO BUDYNKU BIUROWO-USŁUGOWEGO NA BUDYNEK USŁUGOWY NA POTRZEBY KRAŚNICKIEJ AKADEMII ROZWOJU, WRAZ Z NIEZBĘDNĄ INFRASTRUKTURĄ TECHNICZNĄ

Lokalizacja
23-200 Kraśnik, ul. Sikorskiego 22, dz. 100/26, 100/27, 100/28 obręb Północ
Inwestor
Miasto Kraśnik
Adres Inwestora
23-200 Kraśnik, ul. Lubelska 84,

Branża Przyłącz i zewn. instalacje wod-kan, kan. deszcz.
PROJEKT TECHNICZNY/WYKONAWCZY

Profil podłużny przyłącza i zewn. instalacji kanalizacji deszczowej

Gen. Projektant mgr inż. arch. Paweł Spędzia UAN-I-7342/424/94	Podpis ARCHITEKTONICZNE, BEZ OGR.
Projektował mgr inż. Wioletta Spędzia NBUA-7342/62/98	Podpis INSTALACJE SANITARNE, BEZ OGR.
Opracował	Podpis

Sprawdził inż. Janusz Mitek VIII/I/7342/118/93	Podpis INSTALACJE SANITARNE, BEZ OGR.
---	--

Data Wrzesień 2025	PTW/PIZIS-4
Skala 1:500/100	Nr proj. 03/2025

Prawa autorskie zastrzeżone, właściciel "Art-Factory", Sp. z o.o., Sp. k.