


WEWNĘTRZNE INSTALACJE WOD-KAN

STAROSTWO POWIATOWE
Wydział Administracji
Architektoniczno-Budowlany
26-300 Opoczno, ul. Kwiatowa 1a
tel. 044 736 15 08

RZUT PODDASZA 1:100

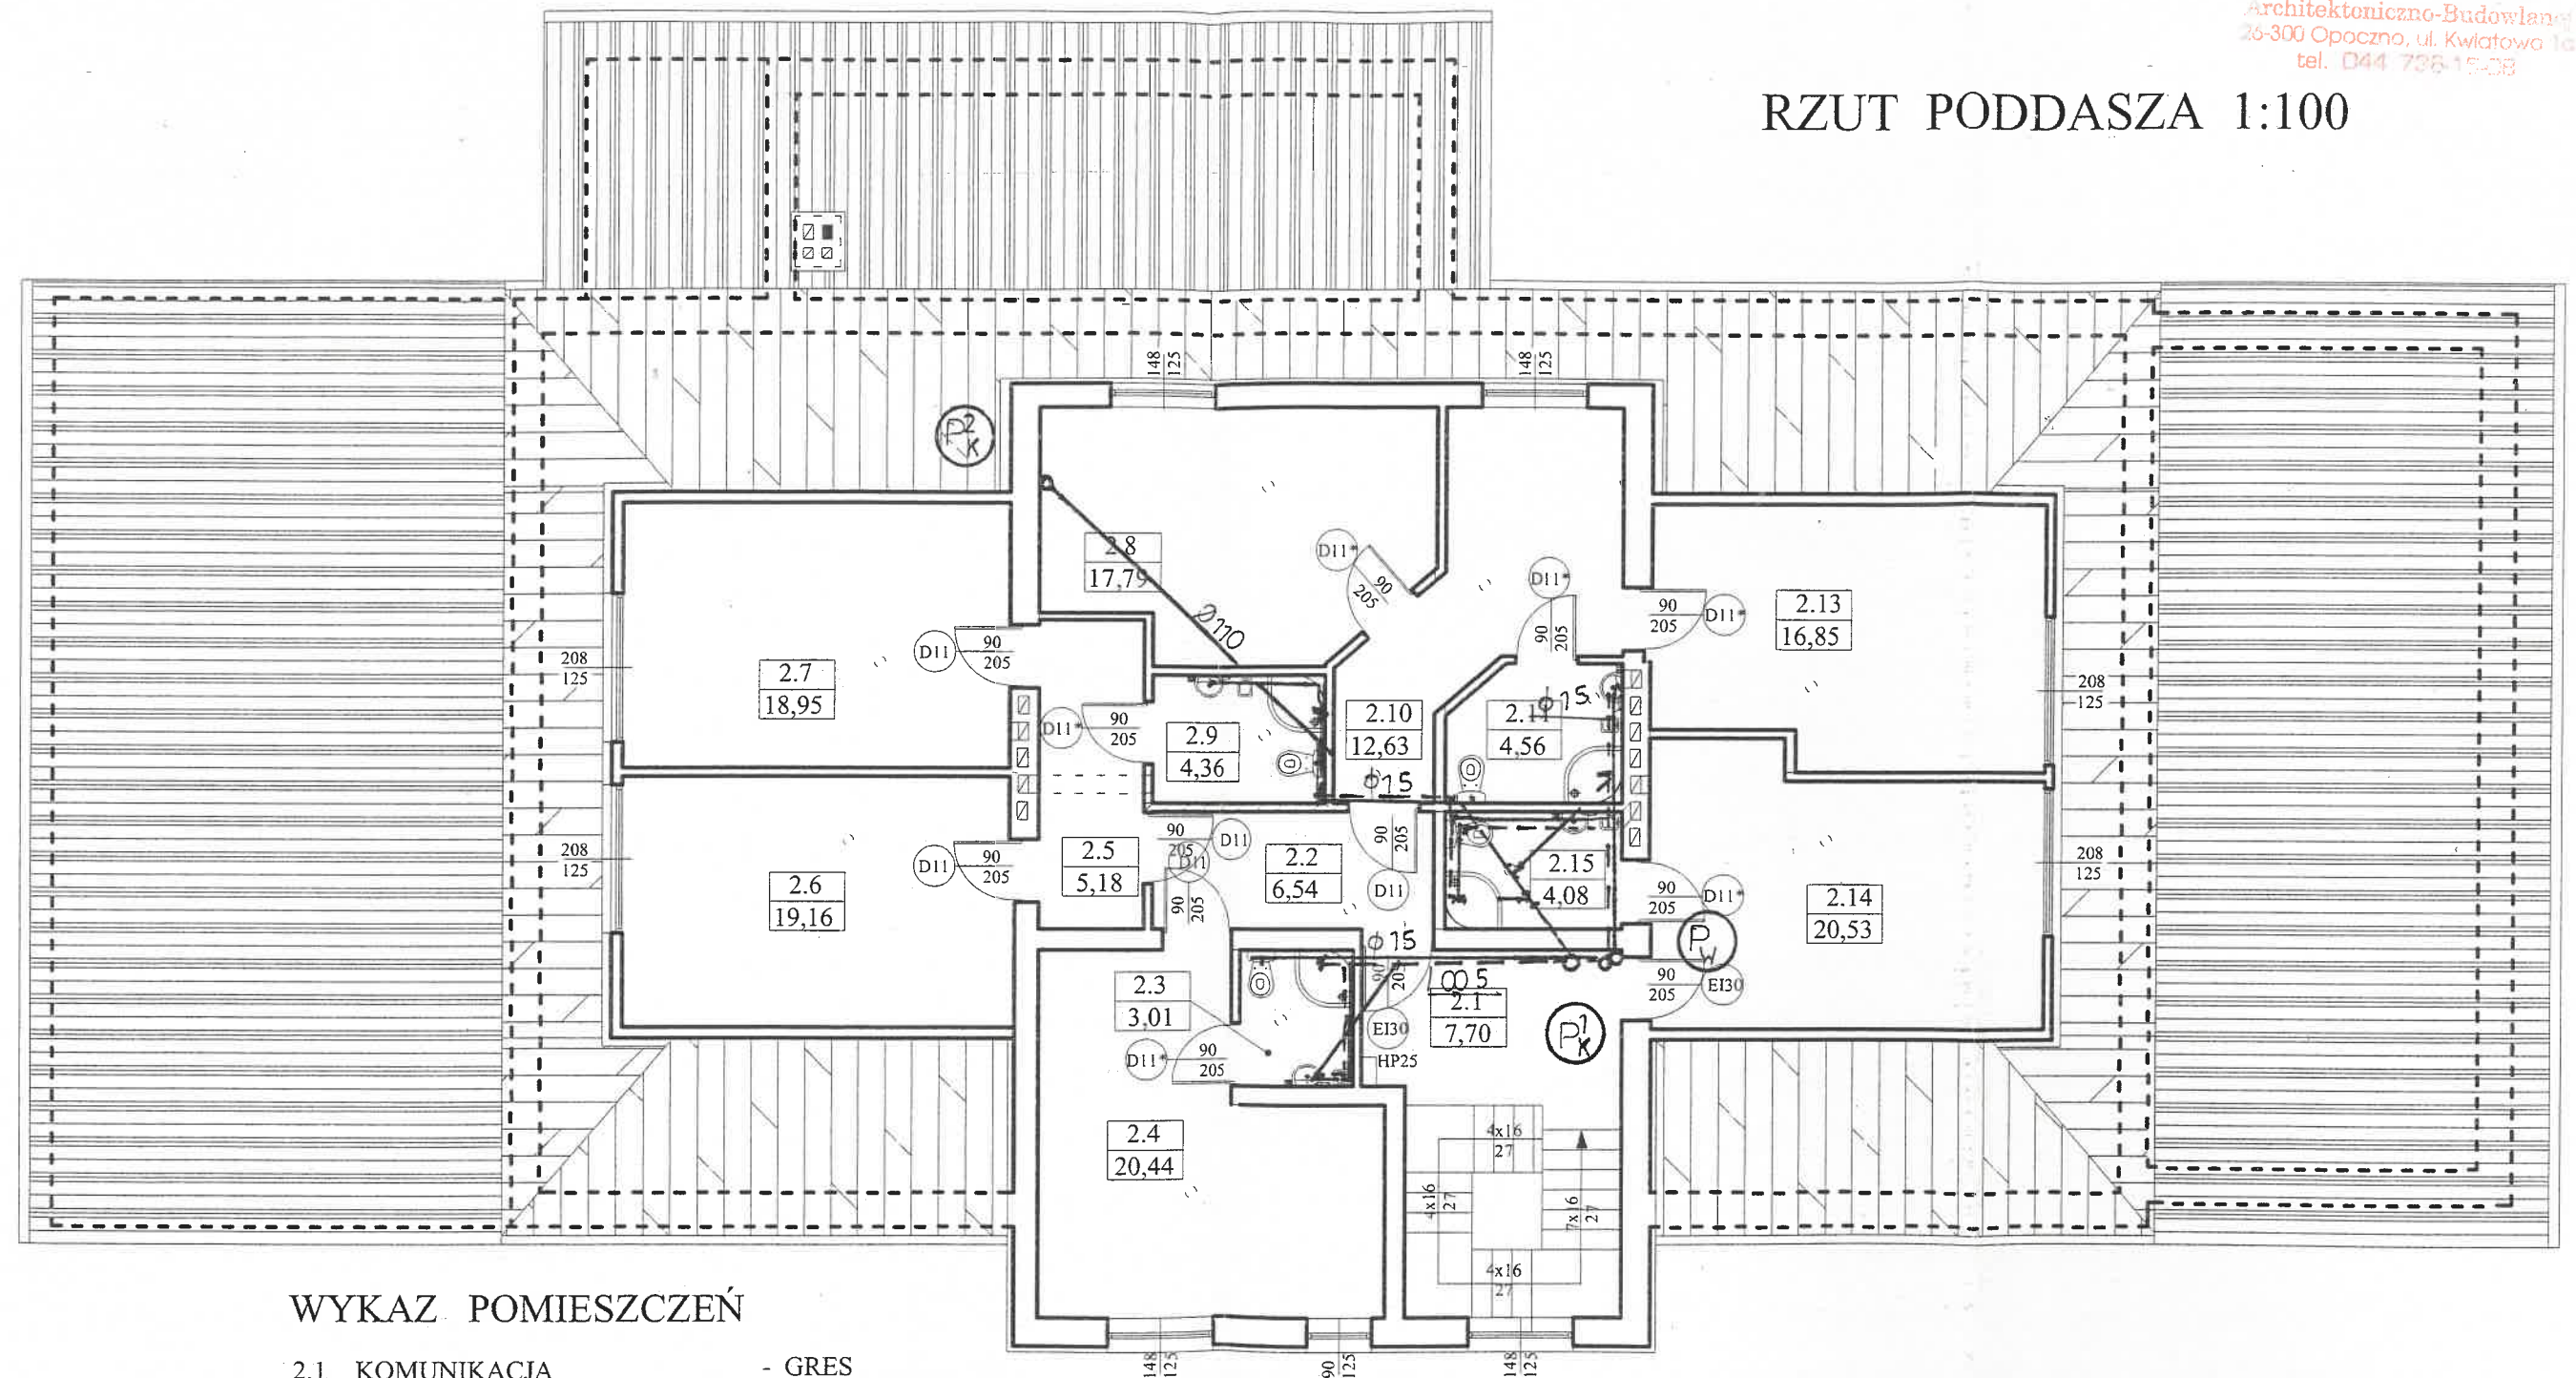

WYKAZ POMIESZCZEŃ

2.1 KOMUNIKACJA	- GRES
2.2 KOMUNIKACJA	- GRES
2.3 ŁAZIENKA	- TERRAKOTA
2.4 POM. NOCLEGOWE	- WYKŁADZINA
2.5 KOMUNIKACJA	- GRES
2.6 POM. NOCLEGOWE	- WYKŁADZINA
2.7 POM. NOCLEGOWE	- WYKŁADZINA
2.8 ŁAZIENKA	- TERRAKOTA
2.9 POM. NOCLEGOWE	- WYKŁADZINA
2.10 KOMUNIKACJA	- WYKŁADZINA
2.11 ŁAZIENKA	- TERRAKOTA
2.12 POM. WYPOCZYNKOWE	- WYKŁADZINA
2.13 POM. NOCLEGOWE	- WYKŁADZINA
2.14 POM. NOCLEGOWE	- WYKŁADZINA
2.15 ŁAZIENKA	- TERRAKOTA

OBIEKT: REMONT, ROZBUDOWA BUDYNKU SZKOŁY PODSTAWOWEJ WRAZ ZE ZMIANĄ SPOSOBU UŻYTKOWANIA NA ŚWIETLICĘ WIEJSKĄ PRZY OSP W ŻELAZOWICACH			
ADRES BUDOWY: ŻELAZOWICE 127, (Dz. 1423) GMINA BIAŁACZÓW			
Imię i nazwisko		Data	Nr upr. Podpis
Projektant: mgr. Stanisław Kołodziejczyk		2008 r. Październik	mgr. Stanisław Kołodziejczyk
RZUT PODDASZA		SKALA 1:100	Nr rys. S-02