


ZESTAWIENIE POWIERZCHNI		
NR POM.	NAZWA POMIESZCZENIA	POWIERZCHNIA podłogi
-1.01	KORYTARZ	19.29
-1.02	SERWEROWNIA	23.02
-1.03	SALA INFORMATYCZNA	69.06
-1.04	ROZDZIELNIA	20.25
-1.05	ARCHIWUM	35.88
-1.06	SWITCHOWNIA	6.99
-1.07	PRZEDSIONEK	15.69
-1.08	SALA LEKCYJNA NR 4	40.00
-1.09	PRACOWNIA INFORMATYCZNA	59.46
-1.10	KONSERWATOR	41.50
-1.11	WYMIENNIKOWNIA	17.59
-1.11a	MAGAZYN	23.54
-1.12	POM. POMOCNICZE	26.41
-1.13	KORYTARZ	35.65
-1.13a	KOMUNIKACJA	11.48
-1.14	KORYTARZ	77.76
-1.15	KORYTARZ	74.74
-1.16	PRZEDSIONEK	2.23
-1.17	WC	6.18
-1.18	WC	7.17
-1.19	HYDROFORNIA	3.68
-1.20	PRZEDSIONEK	11.05
-1.21	KORYTARZ	11.56
-1.22	SIŁOWNIA	98.36
-1.23	KANTOREK	7.40
-1.24	KORYTARZ	16.20
-1.25	SALA LEKCYJNA NR 01	37.59
-1.26	SALA LEKCYJNA NR 02	38.30
-1.27	SALA LEKCYJNA NR 03	37.24
-1.28	KLATKA SCHODOWA WSCH.	5.33
-1.29	MAGAZYN	28.34
-1.30	PRZEDSIONEK	12.30
-1.30a	MAGAZYN	6.99
-1.31	POM. SPRZĄTACZEK	16.53
-1.32	POM. POMOCNICZE	18.52
-1.33	KORYTARZ	6.65
-1.34	KORYTARZ	11.94
-1.34a	KORYTARZ	8.75
RAZEM POWIERZCHNIA		981.87

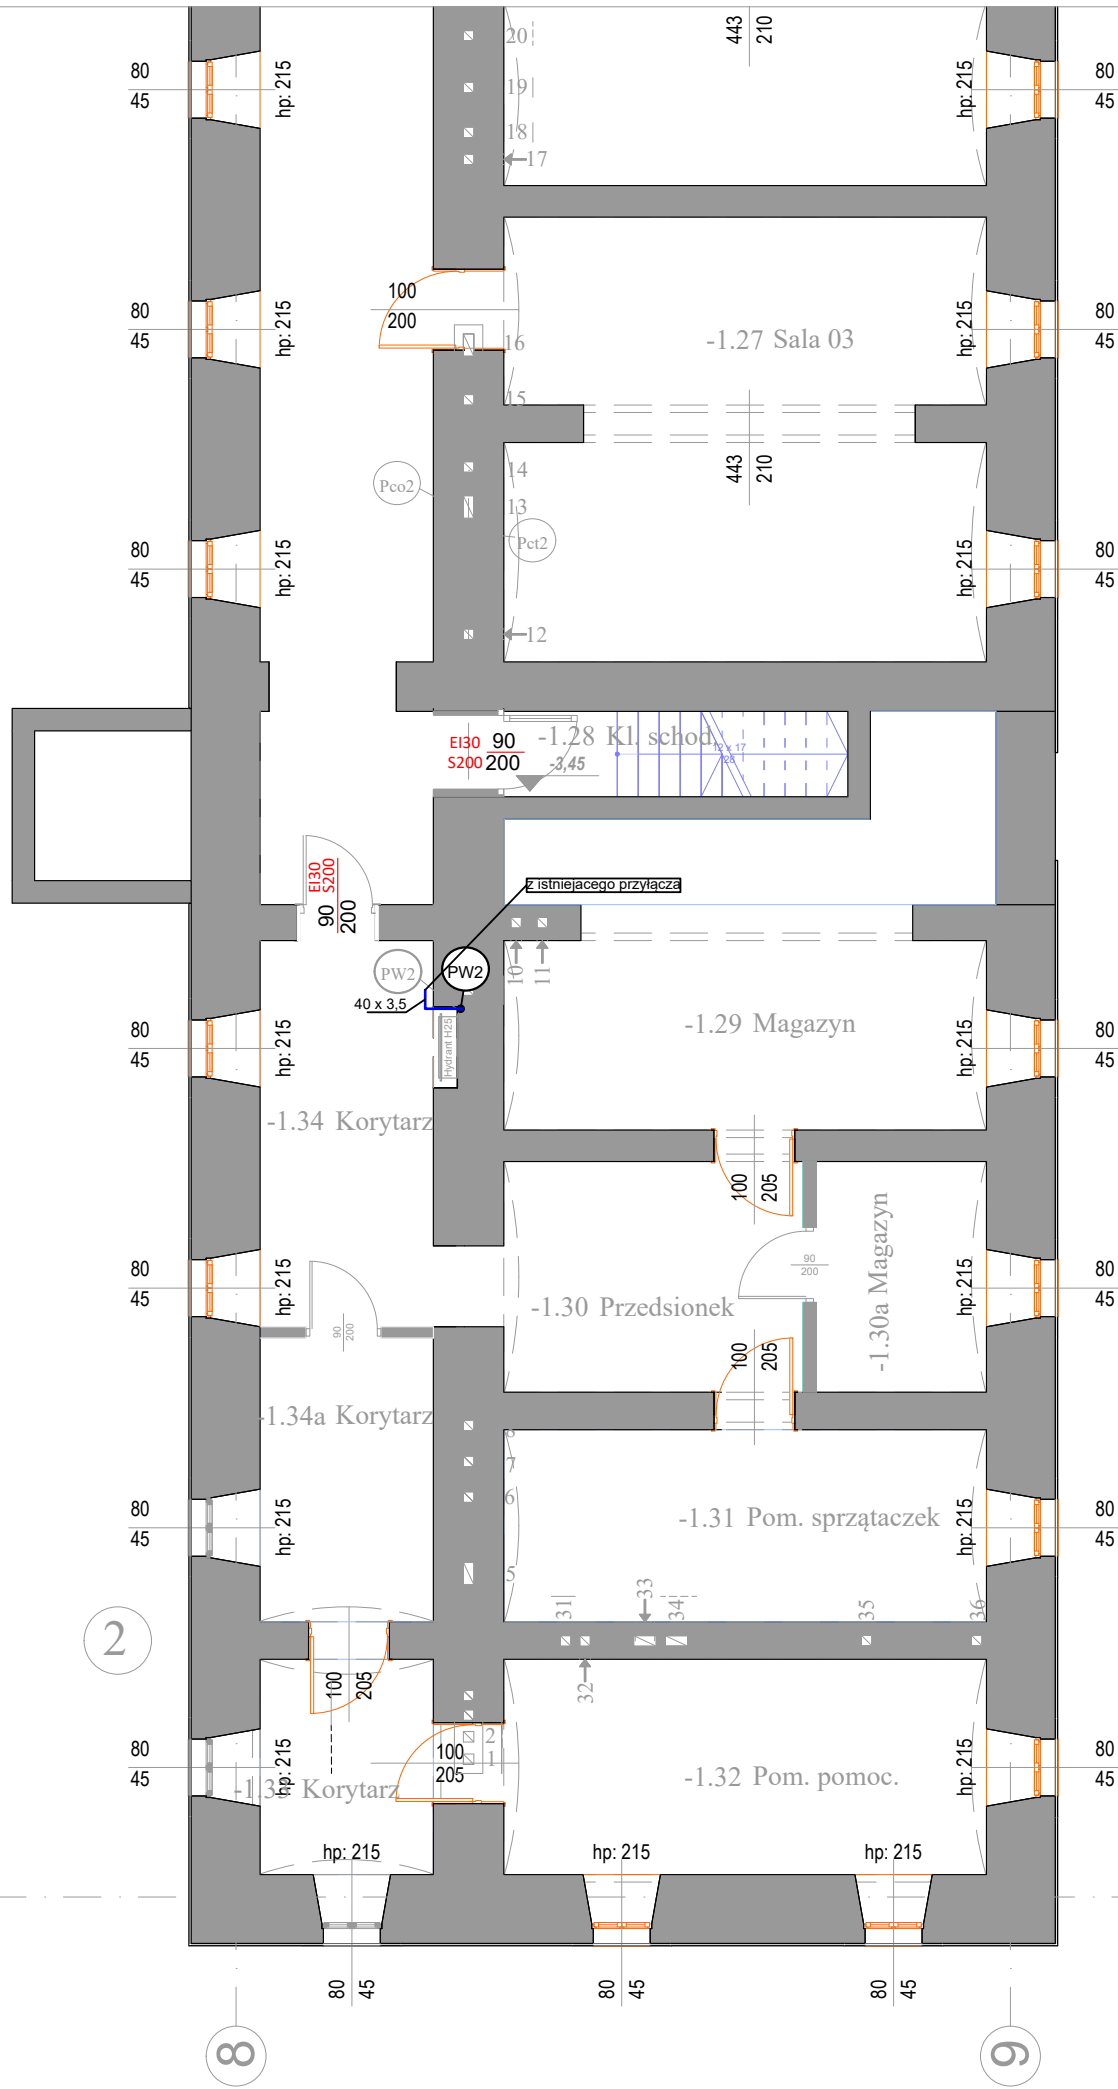

- Legenda:
- woda zimna
 - woda ciepła
 - cyrkulacja
 - kanalizacja sanitarna
 - istniejące odpowietrzenie
 - powiększyć do PVC110

Niniejszy projekt wykonawczy stanowi uszczegółowienie rozwiązań zawartych w projekcie budowlanym opracowanym w sierpniu 2018 r. przez biuro projektów ARCHI-PLUS Przemysław Markiewicz, zatwierdzonym decyzją pozwolenie na budowę znak AU-01-3.6740.2.1241.2018.MSŚ z dnia 13.11.2018 r. oraz uzgodnionym z Małopolskim Wojewódzkim Konserwatorem Zabytków pozwoleniem Nr 958/18 z dnia 16.08.2019 r.

PRACOWNIA ARCHITEKTONICZNA "GRAF" Rafał Gubala
Os. Przy Arce 15/63, 31-845 Kraków
tel. 603 708 538
email: prac.graf@onet.eu

TEMAT PROJEKTU	PRZEBUDOWA PODDASZA W BUDYNKU V LICEUM OGÓLNOKSZTAŁCĄCEGO W KRAKOWIE PRZY UL. STUDENCKIEJ 12		
NAZWA RYSUNKU	RZUT PIWNICY - INST. WOD - KAN - PROJ. ZAMIENNY		
LOKALIZACJA	nr dz. 76/2, obr. S-61, jedn. ewid. Śródmieście		
INWESTOR	GMINA MIEJSKA KRAKÓW, V LO	DATA IX.2025	NR. RYS.
BRANŻA	SANITARNA	SKALA 1:100	WK1
PAZA	P.B. - ZAMIENNY	NR. ZLEC.	ZOBW101
PROJEKTOWAŁ:	mgr inż. Marek Kulesza upr. nr MAP/0218/POOS/09	PODPIS:	
SPRAWDZIŁA:	mgr inż. Izabela Radwańska upr. nr MAP/0249/POOS/10		