


| ZESTAWIENIE POWIERZCHNI | | |
|-------------------------|-----------------------|----------------------|
| NR POM. | NAZWA POMIESZCZENIA | POWIERZCHNIA podłogi |
| 0.01 | HOL WEJŚCIOWY | 75.47 |
| 0.02 | KORYTARZ | 21.46 |
| 0.03 | P. PIELEŃNIARKI | 23.18 |
| 0.04 | P. DYREKTORA | 42.26 |
| 0.05 | SEKRETAEIAT | 20.77 |
| 0.06 | P. ADMINISTRACYJNY | 30.44 |
| 0.07 | SALA LEKCYJNA NR 5 | 66.59 |
| 0.08 | POM. POMOCNICZE | 23.86 |
| 0.09 | KSIĘGOWOŚĆ | 17.05 |
| 0.10 | SALA LEKCYJNA NR 3 | 62.28 |
| 0.11 | SALA LEKCYJNA NR 2 | 43.34 |
| 0.12 | SALA LEKCYJNA NR 1 | 57.69 |
| 0.13 | WC | 20.15 |
| 0.14 | PRZEDSIONEK | 7.40 |
| 0.15 | KORYTARZ | 128.46 |
| 0.16 | KORYTARZ | 87.23 |
| 0.17 | P. PEDAGOGA | 14.99 |
| 0.17a | POCZEKALNIA | 9.73 |
| 0.18 | P. PSYCHOLOGA | 24.04 |
| 0.19 | CZYTELNIA | 39.03 |
| 0.20 | BIBLIOTEKA | 22.64 |
| 0.21 | BIBLIOTEKA | 44.62 |
| 0.22 | WIATROLAP | 16.94 |
| 0.23 | SALA LEKCYJNA NR 13 | 42.56 |
| 0.24 | SALA LEKCYJNA NR 13A | 41.50 |
| 0.25 | SALA LEKCYJNA NR 13B | 40.05 |
| 0.26 | KLATKA SCHODOWA WSCH. | 34.40 |
| 0.27 | SALA LEKCYJNA NR 13C | 40.81 |
| 0.28 | STOŁÓWKA | 17.57 |
| 0.29 | BUFET | 19.64 |
| 0.30 | PRZEDSIONEK | 15.66 |
| 0.31 | KORYTARZ | 15.58 |
| 0.32 | KLATKA SCHODOWA GL. | 32.67 |
| RAZEM POWIERZCHNIA | | 1200.06 |

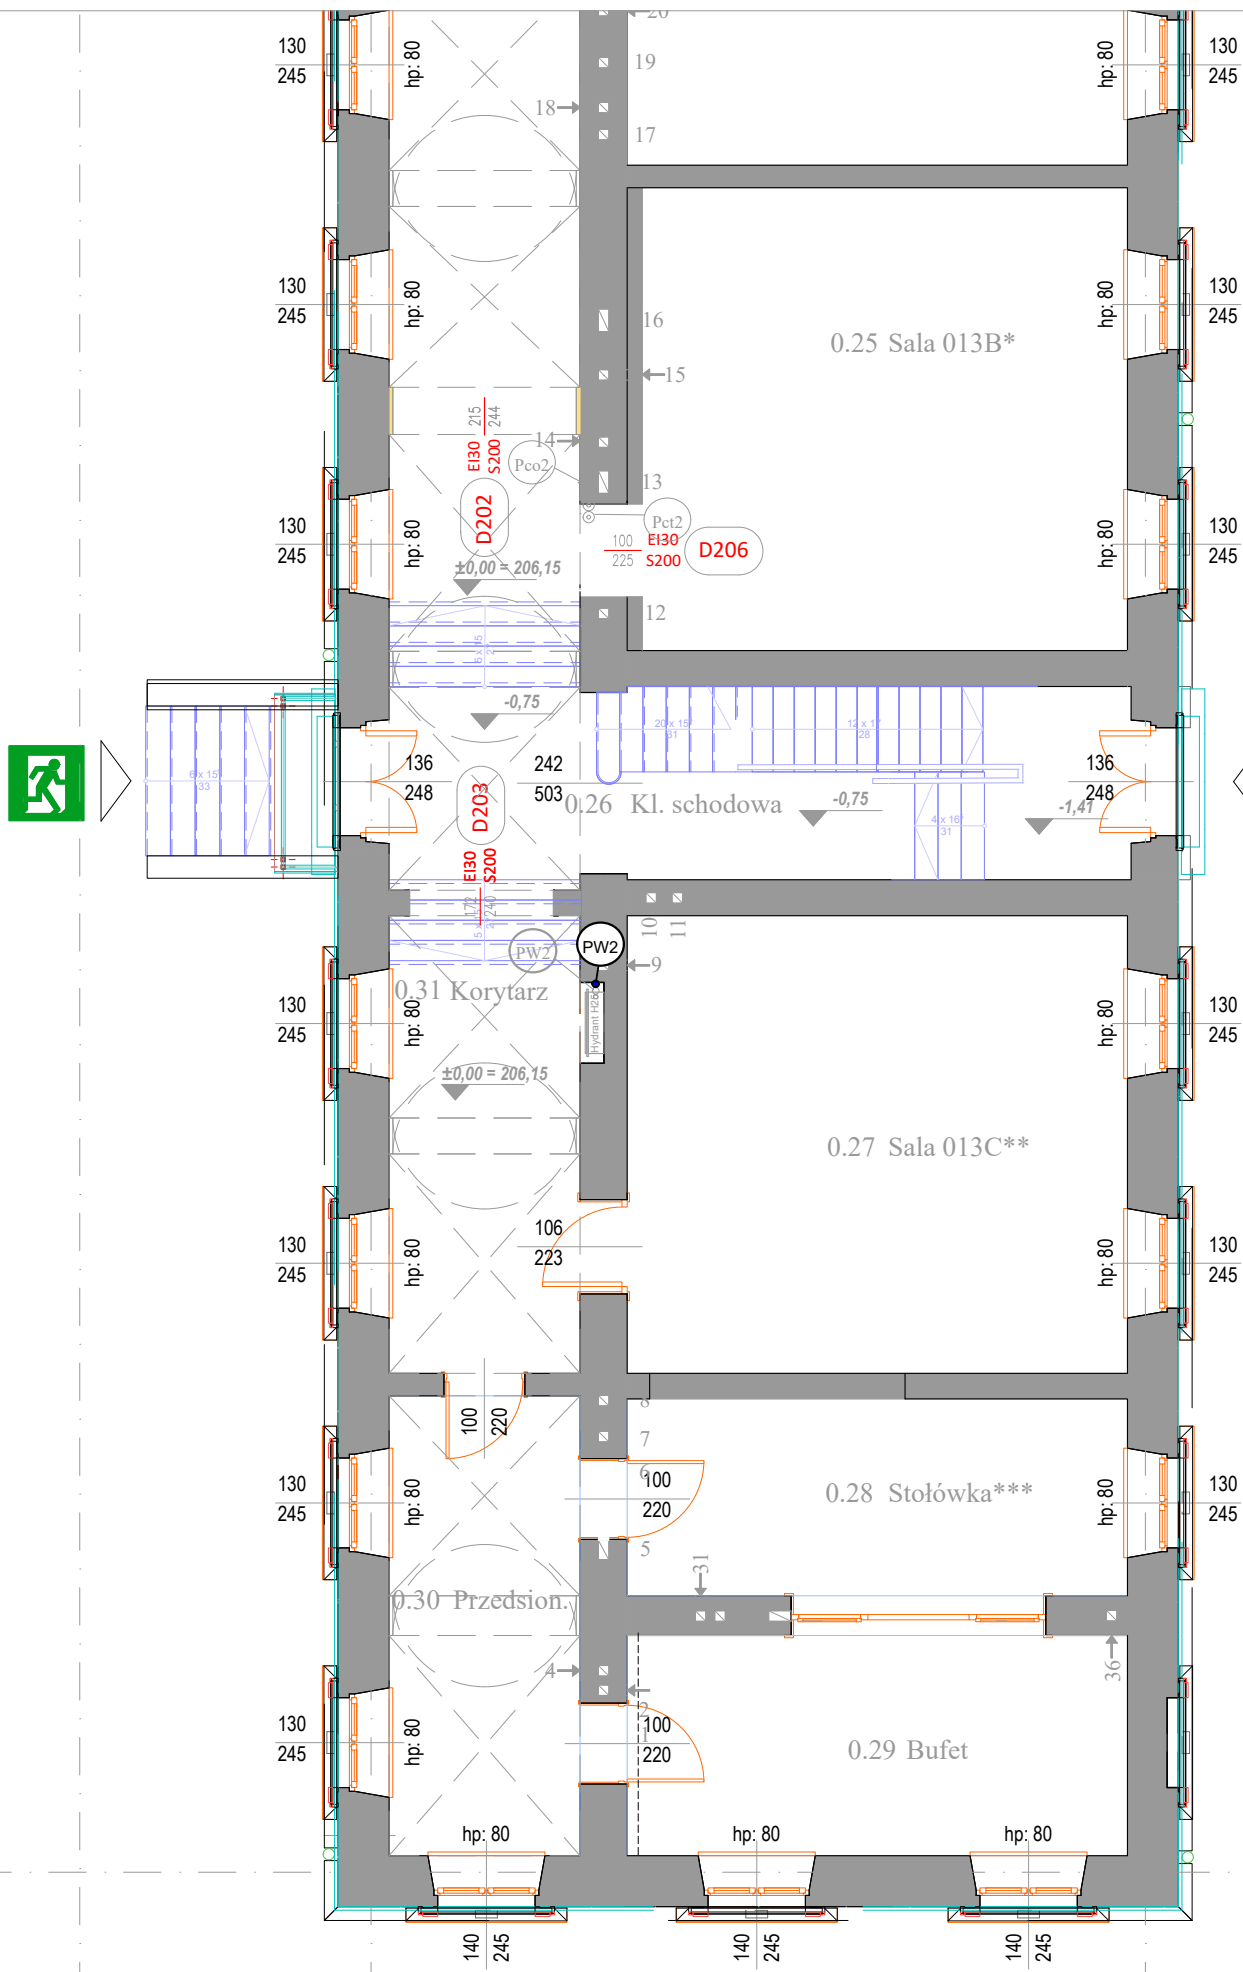

- Legenda:
- woda zimna
 - woda ciepła
 - cyrkulacja
 - kanalizacja sanitarna
 - istniejące odpowietrzenie powiększyć do PVC110

Niniejszy projekt wykonawczy stanowi uszczegółowienie rozwiązań zawartych w projekcie budowlanym opracowanym w sierpniu 2018 r. przez biuro projektów ARCHI-PLUS Przemysław Markiewicz, zatwierdzonym decyzją pozwolenie na budowę znak AU-01-3.6740.2.1241.2018.MŚŚ z dnia 13.11.2018 r. oraz uzgodnionym z Małopolskim Wojewódzkim Konserwatorem Zabytków pozwoleniem Nr 958/18 z dnia 16.08.2019 r.

PRACOWNIA ARCHITEKTONICZNA "GRAF" Rafał Gubala
Os. Przy Arce 15/63, 31-845 Kraków
tel. 603 708 538
email: prac.graf@onet.eu

| | | | |
|----------------|--|-----------------|----------|
| TEMAT PROJEKTU | PRZEBUDOWA PODDASZA W BUDYNKU V LICEUM OGÓLNOKSZTAŁCĄCEGO W KRAKOWIE PRZY UL. STUDENCKIEJ 12 | | |
| NAZWA RYSUNKU | RZUT PARTERU - INST. WOD-KAN - PROJ. ZAMIENNY | | |
| LOKALIZACJA | nr dz. 76/2 obr. S-61, jedn. ewid. Śródmieście | | |
| INWESTOR | GMINA MIEJSKA KRAKÓW, V LO | DATA IX.2025 | NR. RYS. |
| BRANŻA | SANITARNA | SKALA 1:100 | WK2 |
| FAZA | P.B. - ZAMIENNY | NR. ZLEC. | Z388V021 |
| PROJEKTOWAŁ: | mgr inż. Marek Kulesza upr. nr MAP/0218/P00S/09 | PODPIS: | |
| SPRAWDZIŁA: | mgr inż. Izabela Radwańska upr. nr MAP/0249/P00S/10 | | |

+0.00 = 206.15 m n.p.m.