


RG
Rozdzielnica naścienna univers FP,
IP44, II kl. ochronności, IK09, gł. 205 mm
Zabudowa podtynkowa we wnęce, z ramką
maskującą FZ12B i zamkiem
Rozdzielnicę instalować na wysokości 110cm odposadzki

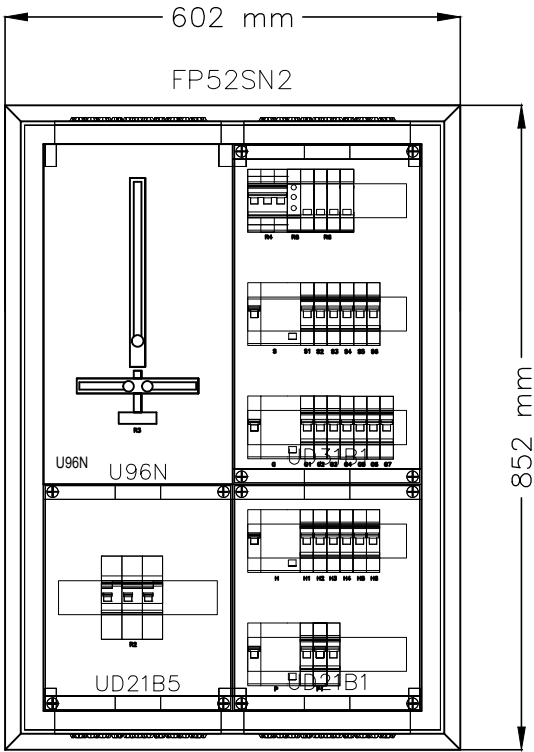

UWAGA:
Płyta czołowa zabezpieczeń przedlicznikowych
przystosowana do plombowania

Charakterystyka obudowy:
Stopień ochrony: IP44
Klasa ochronności: II
odporność uderowa IK09
kolor: RAL 9010
normy: PN-EN 61439-2, -3
VDE 0660 część 500, 504, 504/A1
blacha stalowa: 1 mm,
powlekana lakierem proszkowym
kategoria przepięciowa IV
stopień zanieczyszczenia 3

Zabezpieczenie przedlicznikowe: wyłącznik nadprądowy
selektywny 3P 25A charakt. E HTN325E

Wymiary na rysunku dotyczą ramki maskującej.
Wymiary wnętrza na obudowę: szer. 550mm x wys. 800mm x gł. 205 mm

Obudowę dobrano w oparciu o aparaturę Hager

Inwestor: SAMODZIELNY PUBLICZNY ZESPÓŁ ZAKŁADÓW OPIEKI ZDROWOTNEJ W WYSZKOWIE 07-200 Wyszków ul.Komisji Edukacji Narodowej 1		PRACOWNIA PROJEKTOWA: STUDIO ARCHITEKT Juliusz Marcinowski ul. Gdańska 14 m15, 01-691 Warszawa kom. 602 553 552 www.marcinowski.pl e-mail: architekt@marcinowski.pl
MODERNIZACJA POMIESZCZEŃ NA PORADNIE PEDIATRYCZNĄ I INTERNISTYCZNĄ PU-50 ul.Gen. Józefa Sowińskiego 61/9, 07-200 Wyszków		
PROJEKT BUDOWLANY		SKALA 1:10 15 listopada 2023
ROZDZIELNICA RG. ELEWACJE		Rys nr Et-3
PROJEKTANT: mgr inż. Krzysztof Siewierski upr. bud. ST-292/80 w specjalności instalacji elektrycznych		
WSZELKIE PRAWA AUTORSKIE ZASTRZEŻONE - ŻADNA CZĘŚĆ TEGO RYSUNKU NIE MOŻE BYĆ REPRODUKOWANA, PRZECHOWYWANA ANI PRZEKAZYWANA, BEZ WCZESNIEJSZEGO UZYSKANIA PISEMNEJ ZGODY WŁAŚCICIELA PRAW AUTORSKICH Dz. U. nr 24 poz. 83 z dn. 04.02.1994r.		