


Nr.obwodu	DAT1	DAT2	DAT3	DAT4	DAT5	DAT6	DAT7	DAT8
Linia	YDY3x1,5	YDY3x1,5	YDY3x1,5	YDY3x1,5	YDY3x1,5	YDY3x1,5	YDY3x1,5	YDY3x1,5

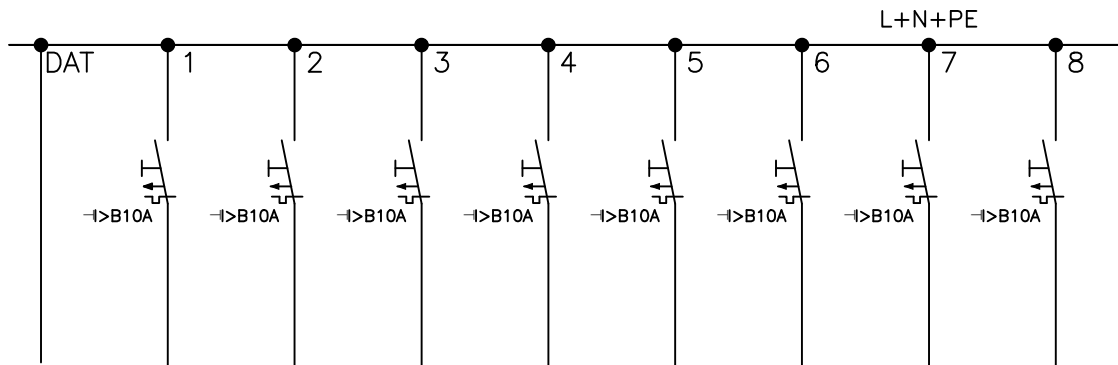

SEKCJA GNIAZD DATA									
ADRES OBWODU	Zasilanie z UPS przez puszkę i przewód z wtyczką	14 GAB. PEDIATRIA	13 G. ZAB. PEDIATRA	12 GAB. INTERNISTYCZNY	10 GAB. INTERNISTYCZNY	7 GAB. ZABIEGOWY	8 PUNKT POBRAŃ	4 REJESTRACJA	SZAFKA RAKOWA

UWAGA:
 Instalować w skrzynce 12 mod. instalowanej w tynku.
 Drzywczki z zamkiem na klucz.

Inwestor: SAMODZIELNY PUBLICZNY ZESPÓŁ ZAKŁADÓW OPIEKI ZDROWOTNEJ W WYSZKOWIE 07-200 Wyszków ul.Komisji Edukacji Narodowej 1		PRACOWNIA PROJEKTOWA: STUDIO ARCHITEKT Juliusz Marcinowski ul. Gdańska 14 m15, 01-691 Warszawa kom. 602 553 552 www.marcinowski.pl e-mail: architekt@marcinowski.pl	
MODERNIZACJA POMIESZCZEŃ NA PORADNIE PEDIATRYCZNĄ I INTERNISTYCZNĄ PU-50 ul.Gen. Józefa Sowińskiego 61/9, 07-200 Wyszków			
PROJEKT BUDOWLANY		SKALA 1:10 15 listopada 2023	
TABLICA ZABEZPIECZEŃ GNIAZD DEDYKOWANYCH TDATA		Rys nr Et-4	
PROJEKTANT: mgr inż. Krzysztof Siewierski upr. bud. ST-292/80 w specjalności instalacji elektrycznych			
WSZELKIE PRAWA AUTORSKIE ZASTRZEŻONE - ŻADNA CZĘŚĆ TEGO RYSUNKU NIE MOŻE BYĆ REPRODUKOWANA, PRZECHOWYWANA ANI PRZEKAZYWANA, BEZ WCZESNIEJSZEGO UZYSKANIA PISEMNEJ ZGODY WŁAŚCICIELA PRAW AUTORSKICH Dz. U. nr 24 poz. 83 z dn. 04.02.1994r.			