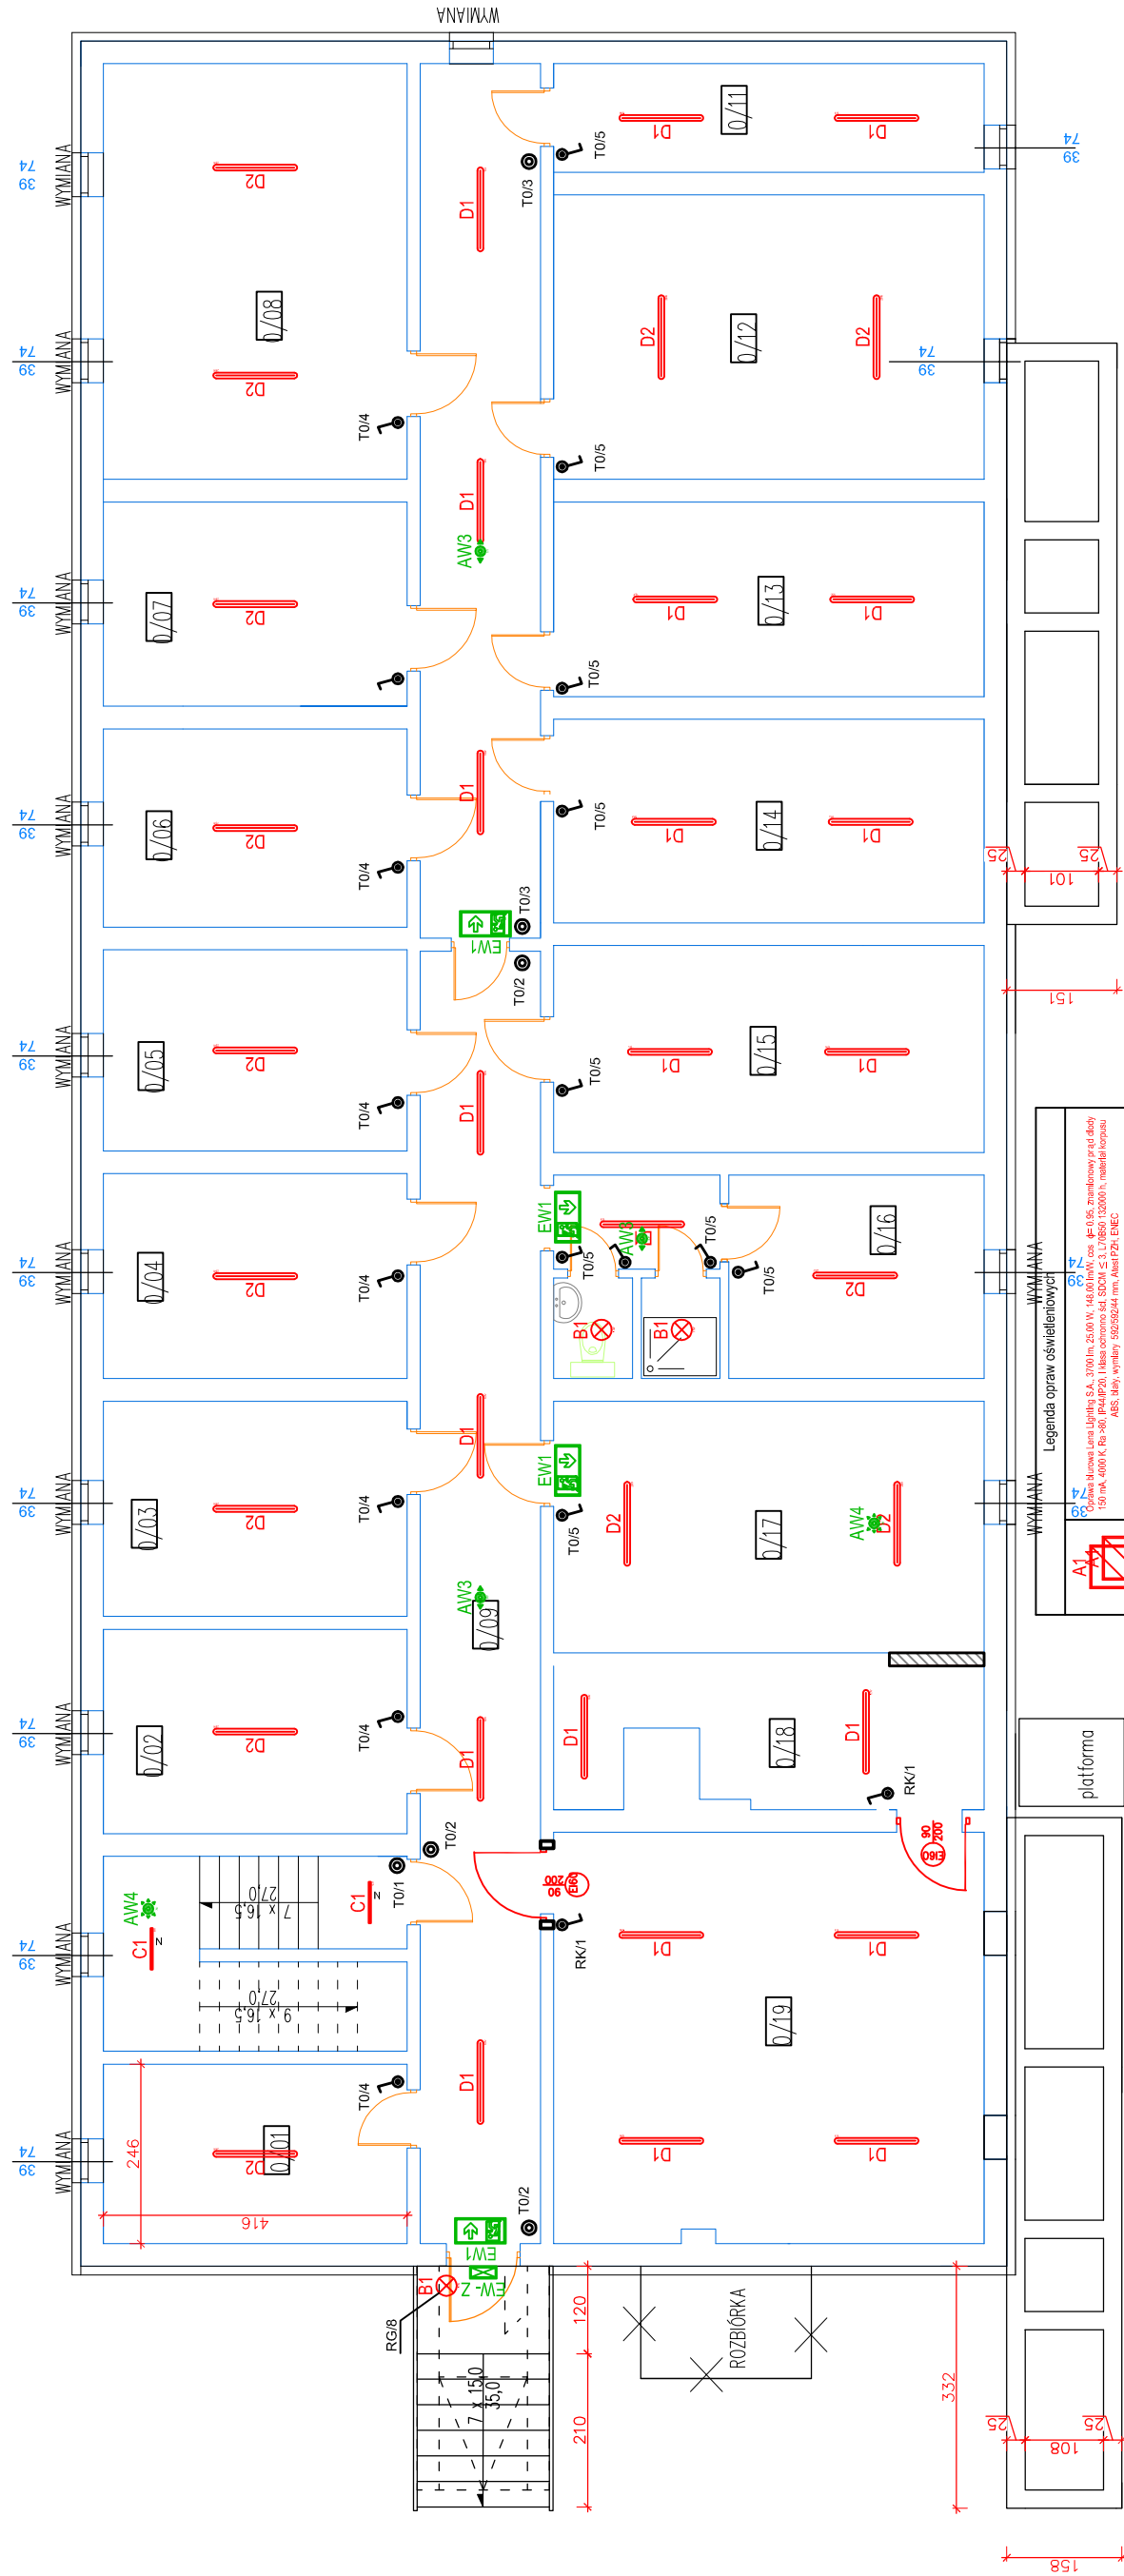


skala 1:100

[illegible]

USŁUGI INWESTYCYJNE NADZORY BUDOWLANE KOSZTOWYSOMIANIE Inż. SŁAWOMIR MAŃKA 87-300 BRODNICA		NAZWA: BUDYNEK ADMINISTRACYJNY UG W ŚWIEDZIEBNI	
RYSUNEK: RZUT PIWNICY - OŚWIETLЕНИЕ		ADRES: Świedziebnia 92A działka nr 348/19	
PROJEKTANT: mgr inż. Paweł Dąbrowski KUP/008-4/POOEt/14 co projektanta bez ograniczeń i stażu, w zakresie sił i instalacji urządzeń elektr. i elektroenerget.			
ASYSTENT: Leszek Dąbrowski			
INWESTOR: GMINA ŚWIEDZIEBNIA		BRANŻA: SKALA: DATA: Lipiec 2025 NR RYSUNKU: E-2	
		Nr strony	