

PROJEKT INSTALACJI KLIMATYZACJI  
RZUT PARTERU  
skala 1:100

Uwagi klimatyzacja:


- Przejścia przewodów przez przegrody budowlane należy wykonać w stalowych tulejach ochronnych
- Z jednostek wewnętrznych odprowadzić skropliny do kanalizacji sanitarnej
- Sterowanie układami klimatyzacji poprzez piloty

Uwagi ogólne:

- Urządzenia i materiały podano jako wzorcowe, dopuszcza się stosowanie zamienników pod warunkiem zachowania takiej samej lub wyższej jakości, parametrów i możliwości współpracy zmienników
- Całość robót wykonać zgodnie ze sztuką budowlaną oraz warunkami technicznymi wykonania i odbioru robót budowlano-montażowych instalacji sanitarnych oraz wytycznymi i instrukcją obsługi producenta materiałów i urządzeń
- Jeżeli zdaniem wykonawcy i inwestora w dostarczonej dokumentacji nie ujęto wszystkich koniecznych elementów w zakresie podstawowego zagadnienia jak i branż związanych koniecznych do prawidłowego wykonania zgodnie z aktualnymi przepisami to przed przystąpieniem do robót musi zgłosić listę uwag, do których ustosunkuje się projektant. W innym przypadku uważa się, że dokumentacja została zaakceptowana przez wykonawcę i przyjęta bez uwag do realizacji

Legenda (klimatyzacja):

- rura chłodnicza (ciecz)
- rura chłodnicza (gaz)
- oznaczenia pionów instalacji klimatyzacji

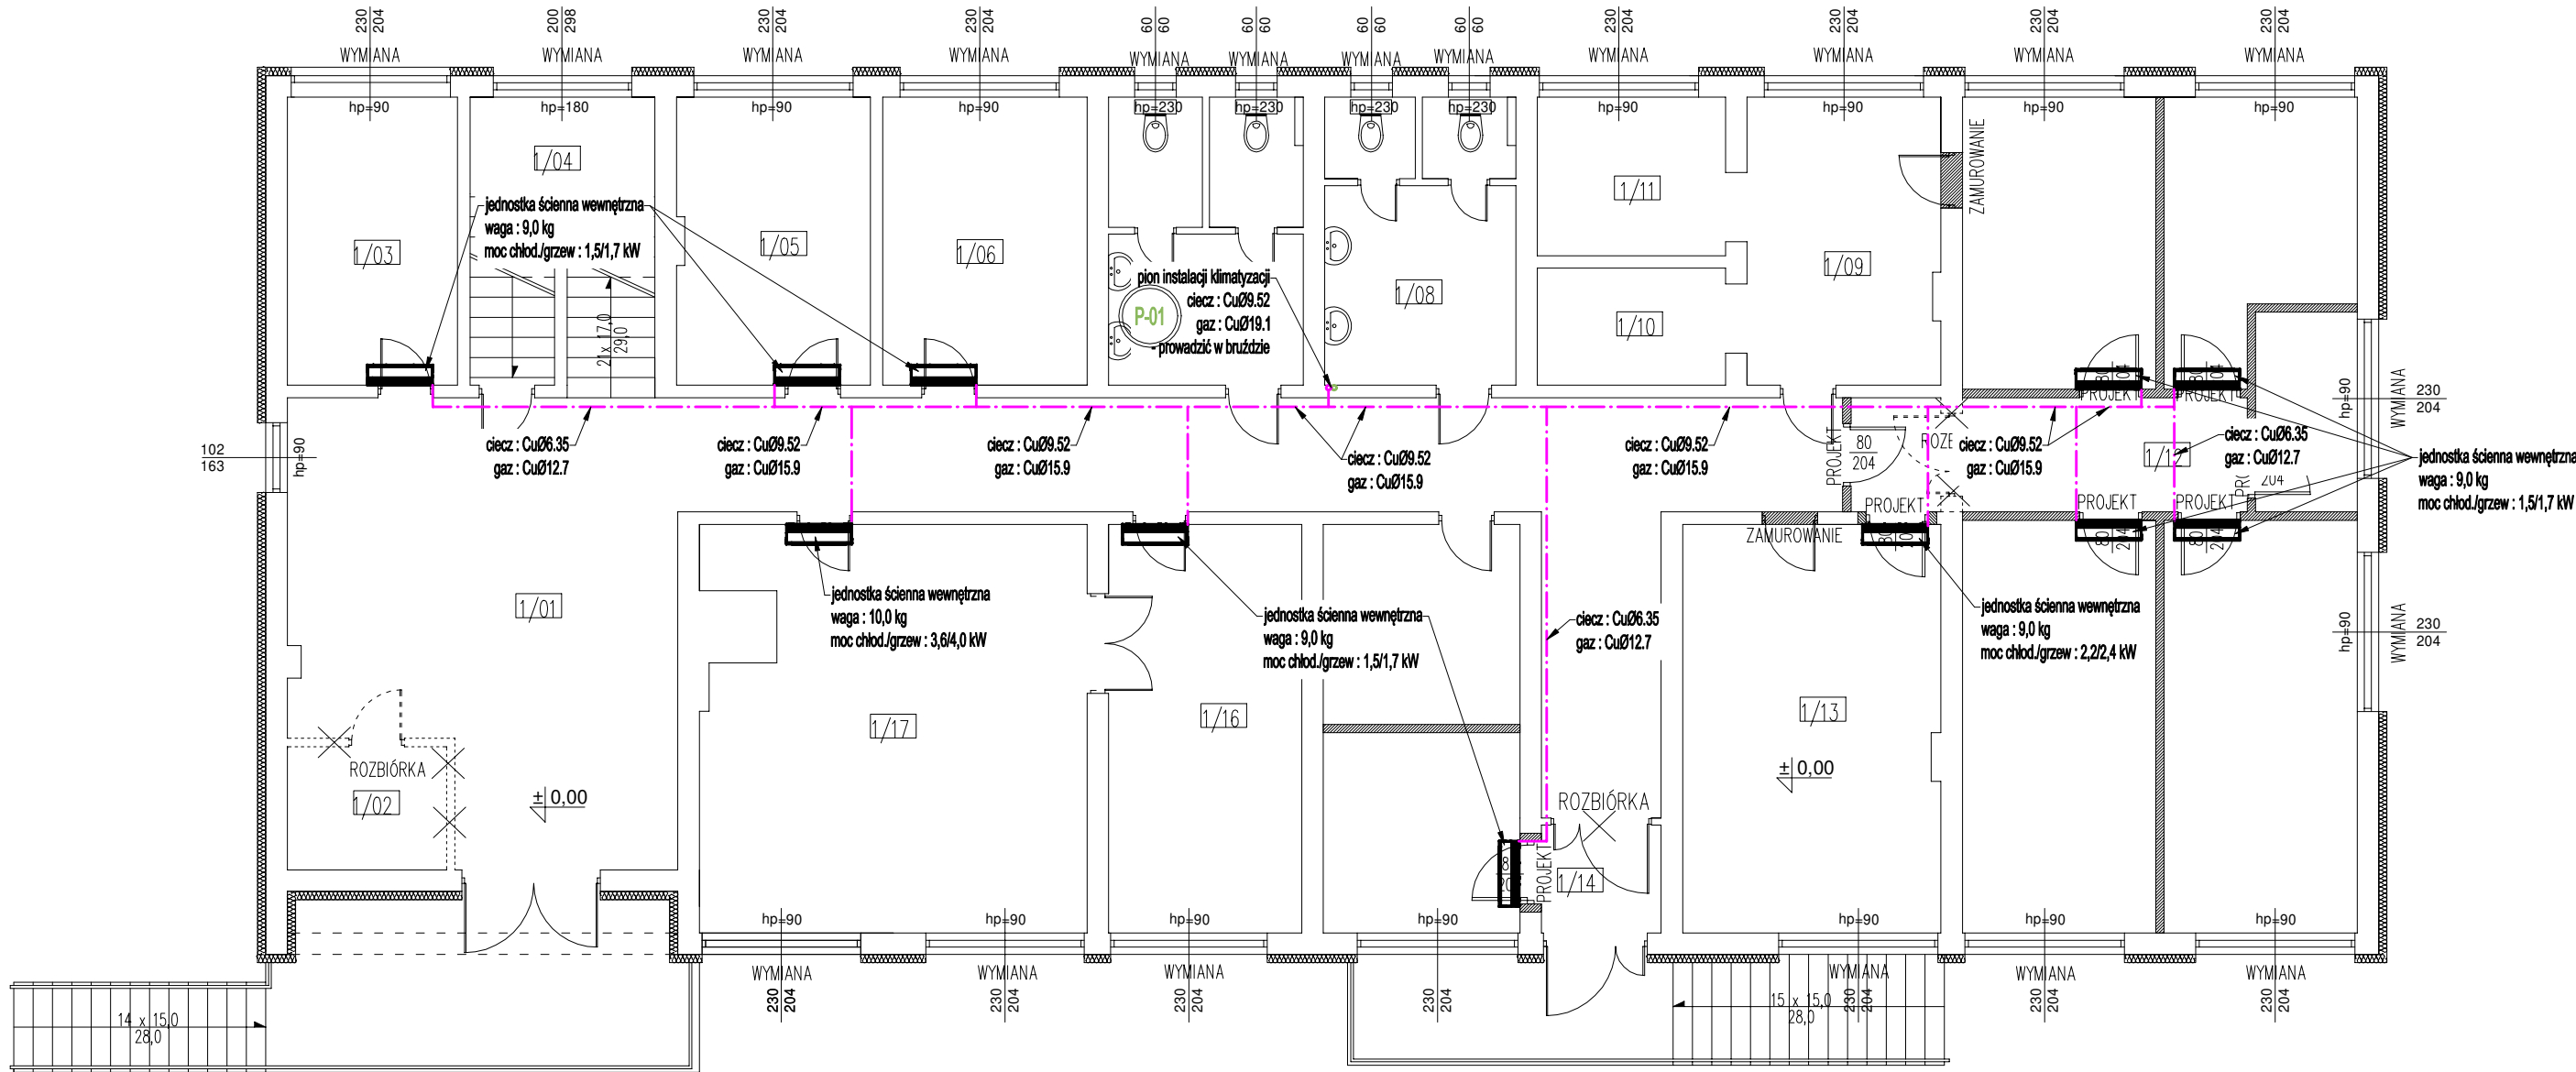

Objekt / inwest.	Termomodernizacja budynku Urzędu Gminy w Świdzibnie		
Lokalizacja	dz. nr 348/19 obręb ewidencyjny: 0014 Świdzibnia jednostka ewidencyjna: 040209_2 Świdzibnia		
Inwestor	Gmina Świdzibnia 87-335 Świdzibnia 92A		
Temat	Projekt instalacji klimatyzacji		
Rysunek	RZUT PARTERU		
Stadium	projekt techniczny		
Branża	sanitarna	data:	07 / 2025
Projektant	mgr inż. Paweł Tomaszewski nr upr. KUP/0070/POOS/06	skala:	1:100
Opracował	mgr inż. Kamil Graczyk	nr rys.:	KL-01