


RZUT PIWNICY

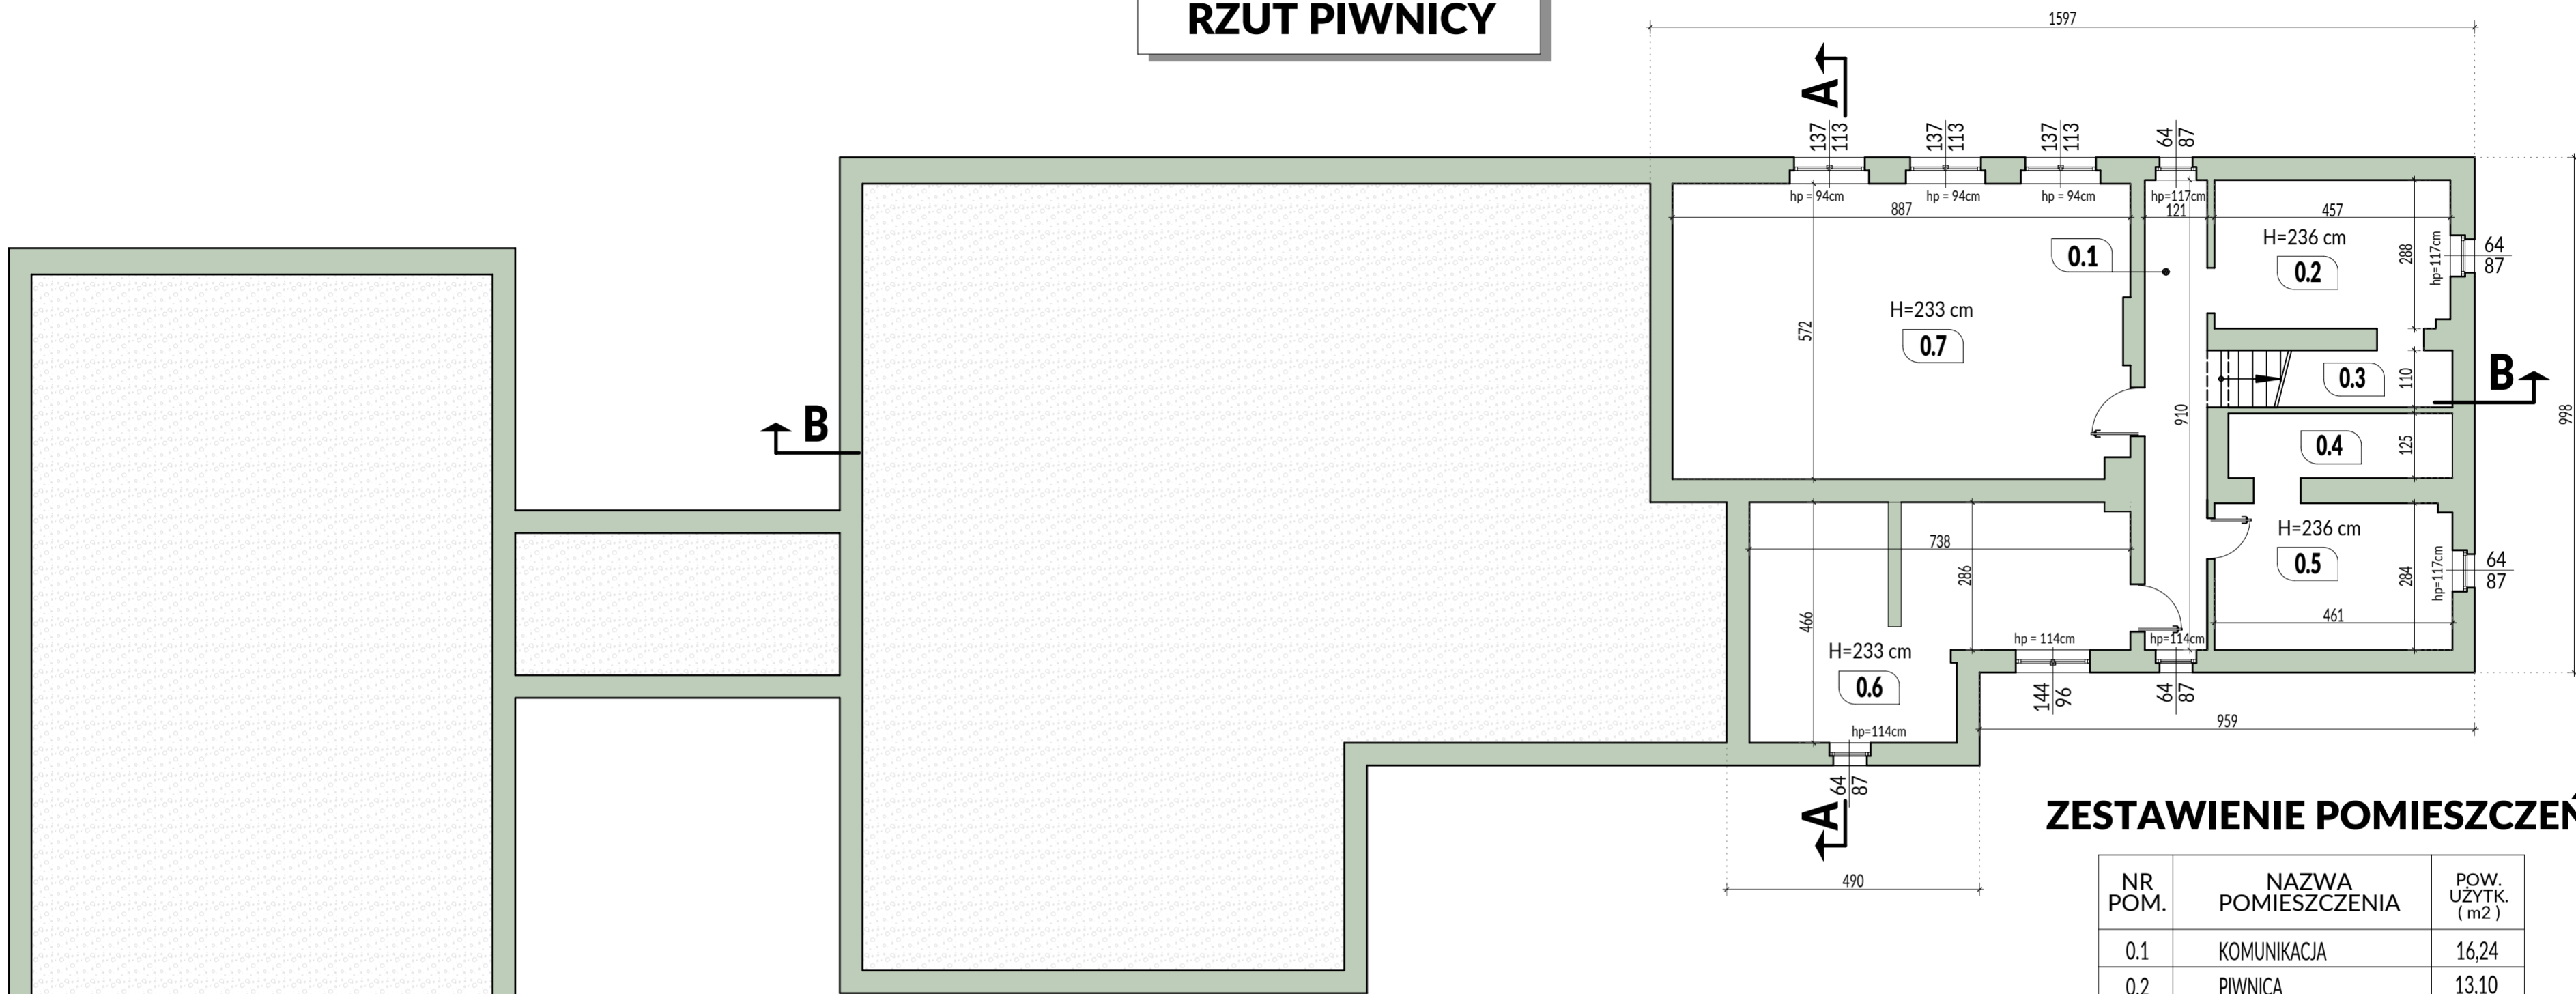


LEGENDA:

ŚCIANY ISTNIEJĄCE

ZESTAWIENIE POMIESZCZEŃ

NR POM.	NAZWA POMIESZCZENIA	POW. UŻYTK. (m2)
0.1	KOMUNIKACJA	16,24
0.2	PIWNICA	13,10
0.3	PIWNICA	2,35
0.4	PIWNICA	5,42
0.5	PIWNICA	13,05
0.6	KOTŁOWNIA	28,31
0.7	WARSZTAT	50,34
RAZEM PIWNICA		128,81

Indeks (rewizja) :		Treść zmiany :		Faza :	
Nazwa i adres inwestycji: Przebudowa i rozbudowa budynku Stowarzyszeniowej Publicznej Szkoły Podstawowej oraz budowa wewnętrznej i zewnętrznej instalacji gazowej Województwo: opolskie, Powiat: krapkowicki, Gmina: Krapkowice – obszar wiejski, Obręb: STEBLÓW Identyfikator działki ewidencyjnej: 160502_5.0007.199/2 działka nr 199/2					
Inwestor : Gmina Krapkowice ul. 3-go Maja 47-303 Krapkowice			Pracownia projektowa : JW Projekt Jerzy Wójcik biuro : ul. Sienkiewicza 3/1 47-300 Krapkowice tel./fax. : 077 4 661 443 e-mail : jerzy.wojcik@jwprojekt.pl www : www.jwprojekt.pl		
Faza: INWENTARYZACJA			Skala: 1:100		
Branża: Architektura			Sposób oznaczania rysunków: Faza-Branża-Nr rys.		Nr rysunku : I-1
Projektant architektury: mgr inż. arch. Kamil Wójcik upr. bud. 02/OPOKK/2015 bez ográn. w spec. arch.			Projektant sprawdzający architekturę : mgr inż. arch. Daria Dziekan-Żmuda upr. bud. 07/OPOKK/2015 bez ográn. w spec. arch.		
Data : 16.06.2025		STRONA -		Prawa autorskie zastrzeżone	