

do rys nr 14

zane ewidencyjne wykazane na niniejszym dokumencie nie spełniają wymagań rozporządzenia Ministra Rozwoju Regionalnego i Budownictwa z dnia 29 marca 2001 r. w sprawie ewidencji gruntów i budynków (Dz. U. Nr 38 poz. 454)

[illegible]

Stadium	Projekt budowlany	Nr umowy	Nr 44179.70133.2014.1
Obiekt	Ścieć wodociągowa i przyłącza	Nr rys.	13
Adres	Dębnik-Tolniki Mała-Kępa Tolnicka gm. Reszel	Skala	1:1000
	Imię i nazwisko	Upr.dob.	Data
Projektant	mgr inż. B. Gadzicki	\$13u. 1p.4ab	14.12.2015
Pracownik	mgr inż. R. Budrewicz	\$13u.1p.4ab	14.12.2015
Kier. Prac.	mgr inż. B. Gadzicki	\$13u.1p.4ab	14.12.2015

BURMIST
BESZLA

Niniejszy załącznik Nr. 1 stanowi integralną część postanowienia – decyzji Nr. 6/2015 z dnia 03 grudnia 2015 r.

Zup. Burnistrza
KIEROWNIK DZIAŁU
techniczno-Budowlanego
Buszard Łozynski


WARTUNKI I SZCZEGÓŁOWE ZASADY ZAGOSPODAROWANIA TERENU

BUDOWA SIECI WODOCIĄGOWEJ Z PRZYŁĄCZAM! w miejscowościach
TOLNIKI MAŁE, KĘPA TOLNICKA, DĘBNIK, gmina Reszel
Obszary: Tolniki Małe, Kępa Tolnicka, Worptawki, Pleśnik, Dębnik

CZĘŚĆ GRAFICZNA SKALA 1:1000 ARKUSZ - RYSUNEK NR 13

Oznaczenia na rysunku nr 1

SCHEMAT PODZIAŁU ARKUSZY - RYSUNKÓW

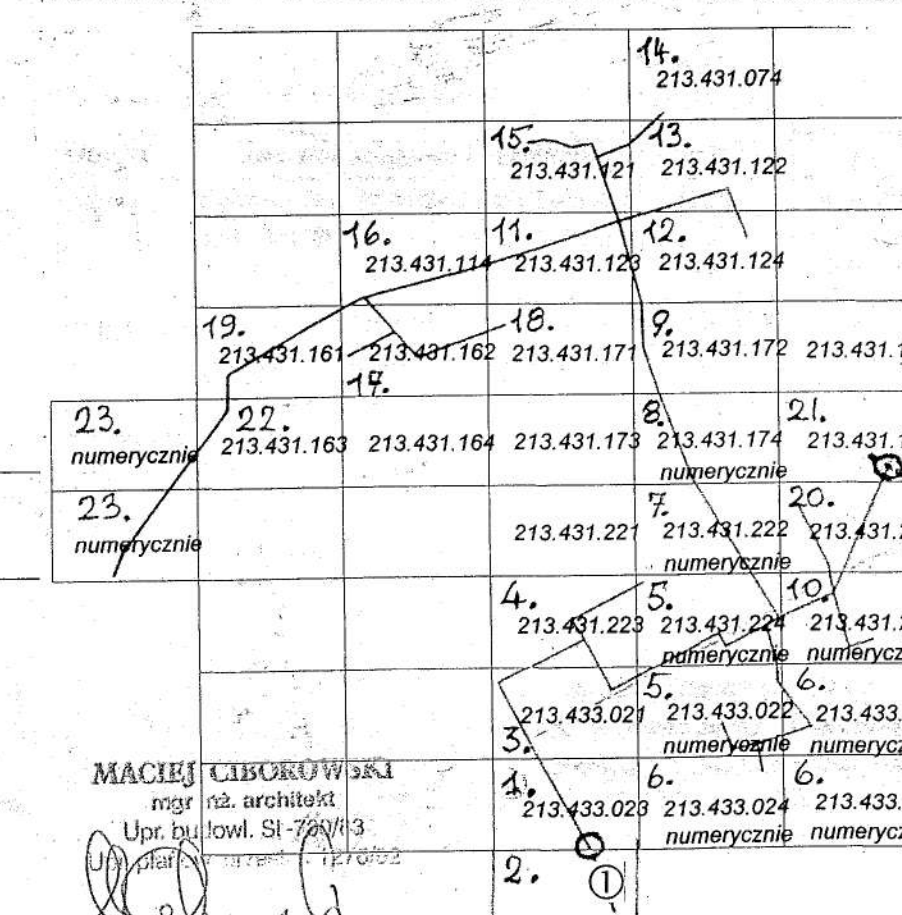

MACIEJ LIBOROWSKI
mgr inż. architekt
Upr. budowl. St-720/13



MAPA SYTUACYJNO - WYSOKOSCIOWA
opracowanie numeryczne
PRZEDSIĘBIORSTWO USŁUG GEODEZYJNO KARTOGRAFICZNYCH
"GEOEXPRES" w ELBLĄGU

Sytuacja powierzchniowa	S
Rzeźba terenu	R
Ewidencja gruntów	E
Uzbrojenie terenu	U

A diagram of a rectangle with a horizontal width of 124 and a vertical height of 121. The area inside the rectangle is labeled 'A'.

A - gm. Reszel ob. Tolniki Mate

R16/211/01