


RZUT I PIĘTRA  
INSTALACJE TELETECHNICZNE

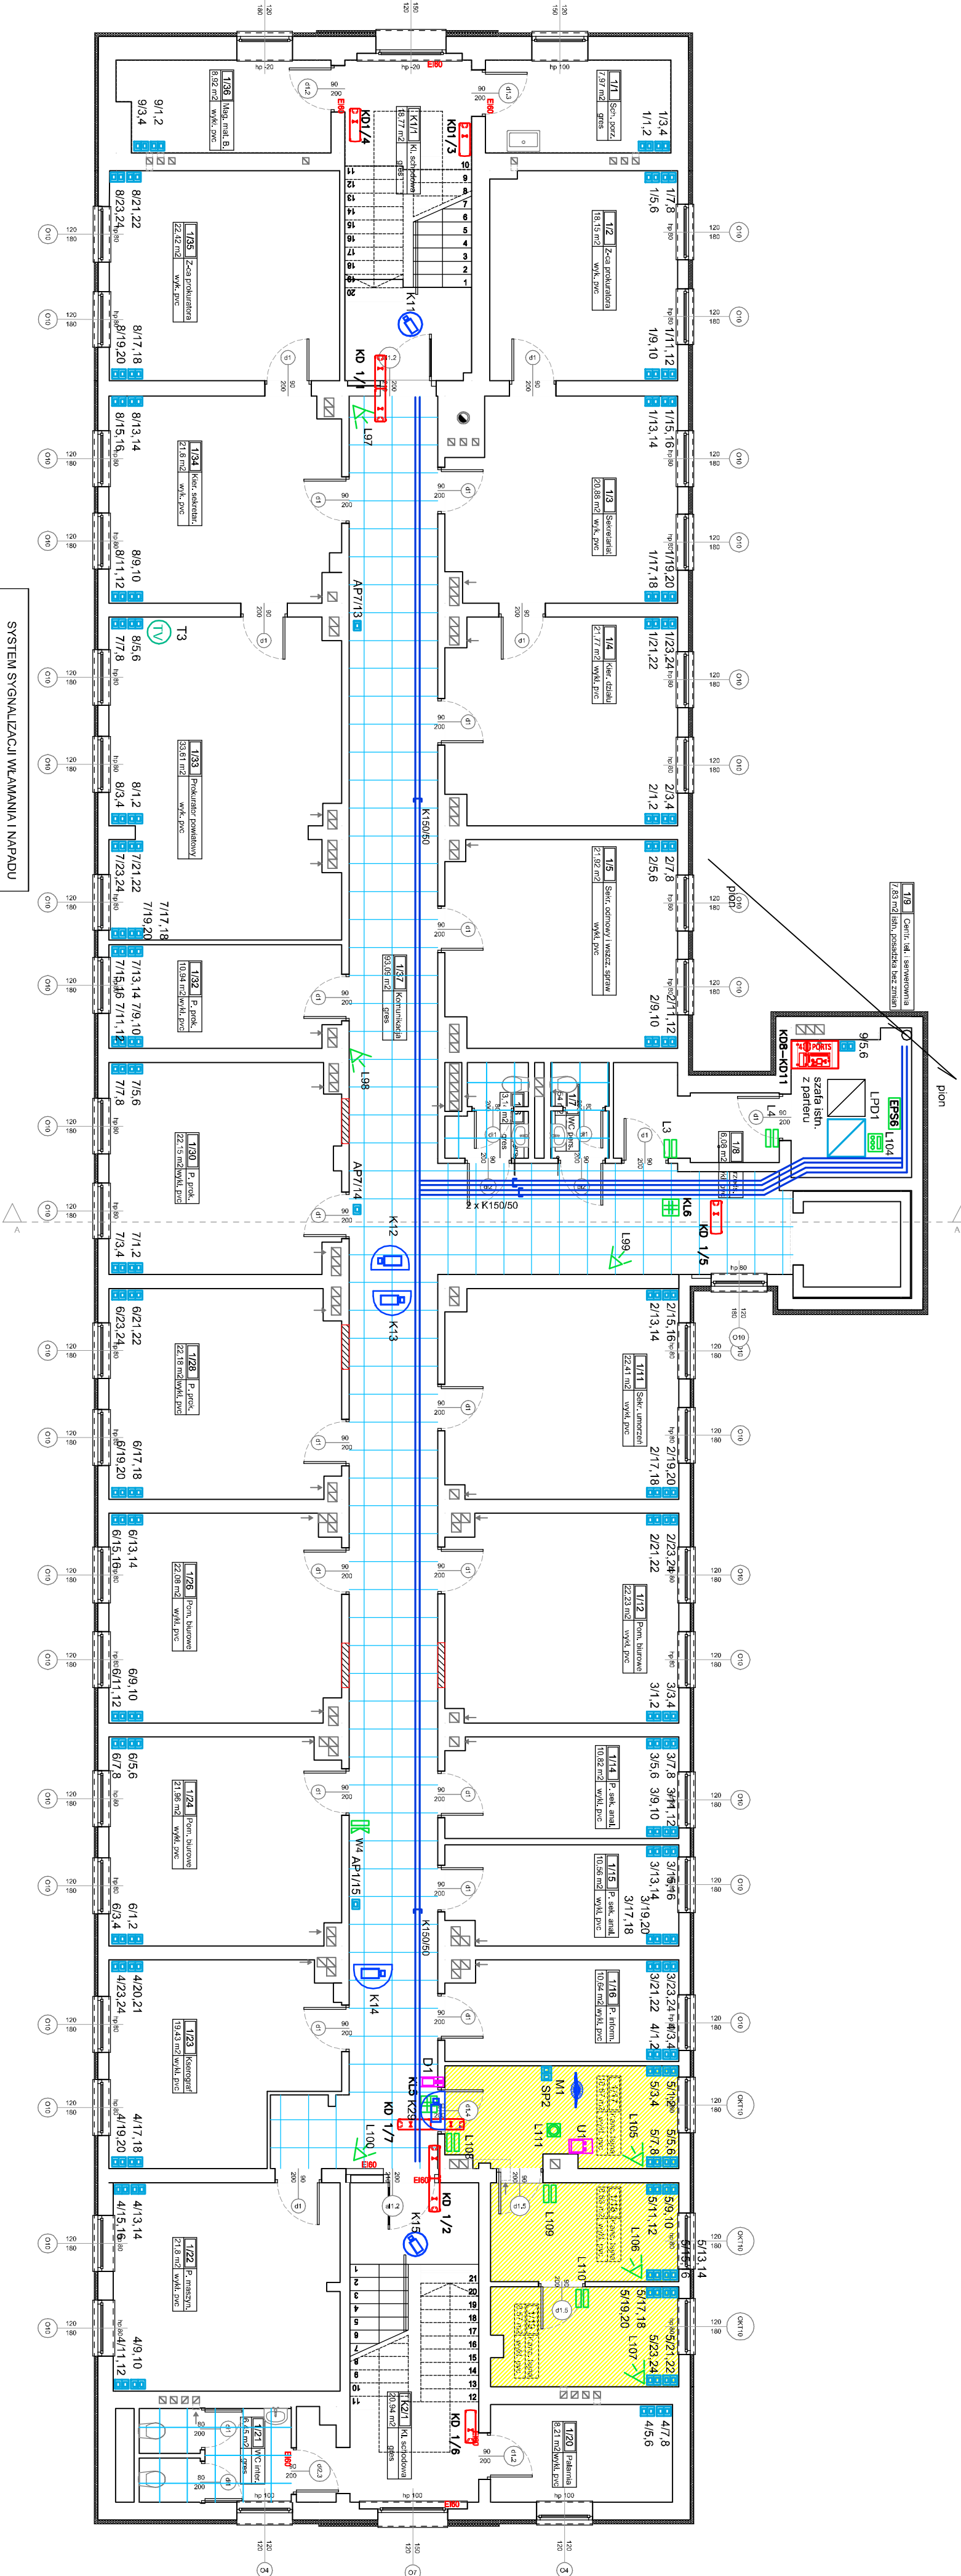

SYSTEM OKABLOWANIA STRUKTURALNEGO SOS	
	— szafa 19" (dla GFD i LPD)
	— gniazdo 2xRJ45, kat 6A
	— gniazdo RJ45 kat6A
	— gniazdo RJ45 kat6A dla AP
	— trasy kablowe
	— puszka podłogowa (floorbox)

SYSTEM SYGNALIZACJI WŁAMANIA I NAPADU	
	— centrał SWIN
	— moduł centrii SWIN
	— czujka PIR
	— czujka PIR dokłóina
	— klawiatura kodowa
	— sygnalizator opt.-dźwięk
	— czujka zainia wodę
	— sygnalizator wewnętrzny
	— przycisk napadowy

SYSTEM KONTROLI DOSTĘPU	
	— kamera wewn. kopułkowa
	— kamera zewnętrzna
	— kamera 360st
	— rejestrator VSS
	— stacja podglądowa VSS
	— przełącznik VSS

WIDEODOMOFON	
	— widoomofon — kamera
	— widoomofon — monitor
	— kontroler sieciowy
	— gniazdo RTV
	— wzmacniacz DVB-T

Zakres przedmiotu:		RENONT BUDYNKU PROKURATURY OKRĘGOWEJ W KIELCACH UL. SANDOMIERSKA 106
Adres obiektu:		25-318 Kielce, ul. Sandomierska 106 działki nr ewid. 600/18 i 600/20, odbp 0017 Kielce
Stadium:		PROJEKT WYKONAWCZY
Opisowanie:		PROJEKT WYKONAWCZY
Nr projektu:		1024-06-01
Data:		12.2024
Funkcja:		NAZWIŚKO
Projektant:		inż. Andrzej Dzięcioł upr. nr 0128/97/V
Opis:		—
Sprawdził:		mgr inż. Marek Alf upr. nr SMK/0090/PWDE/14
Tytuł:		RZUT I PIĘTRA
Krawędź:		Skala: 1:100 Rys: PW-TELE-003