


RZUT III PIĘTRA -
INSTALACJE TELETECHNICZNE

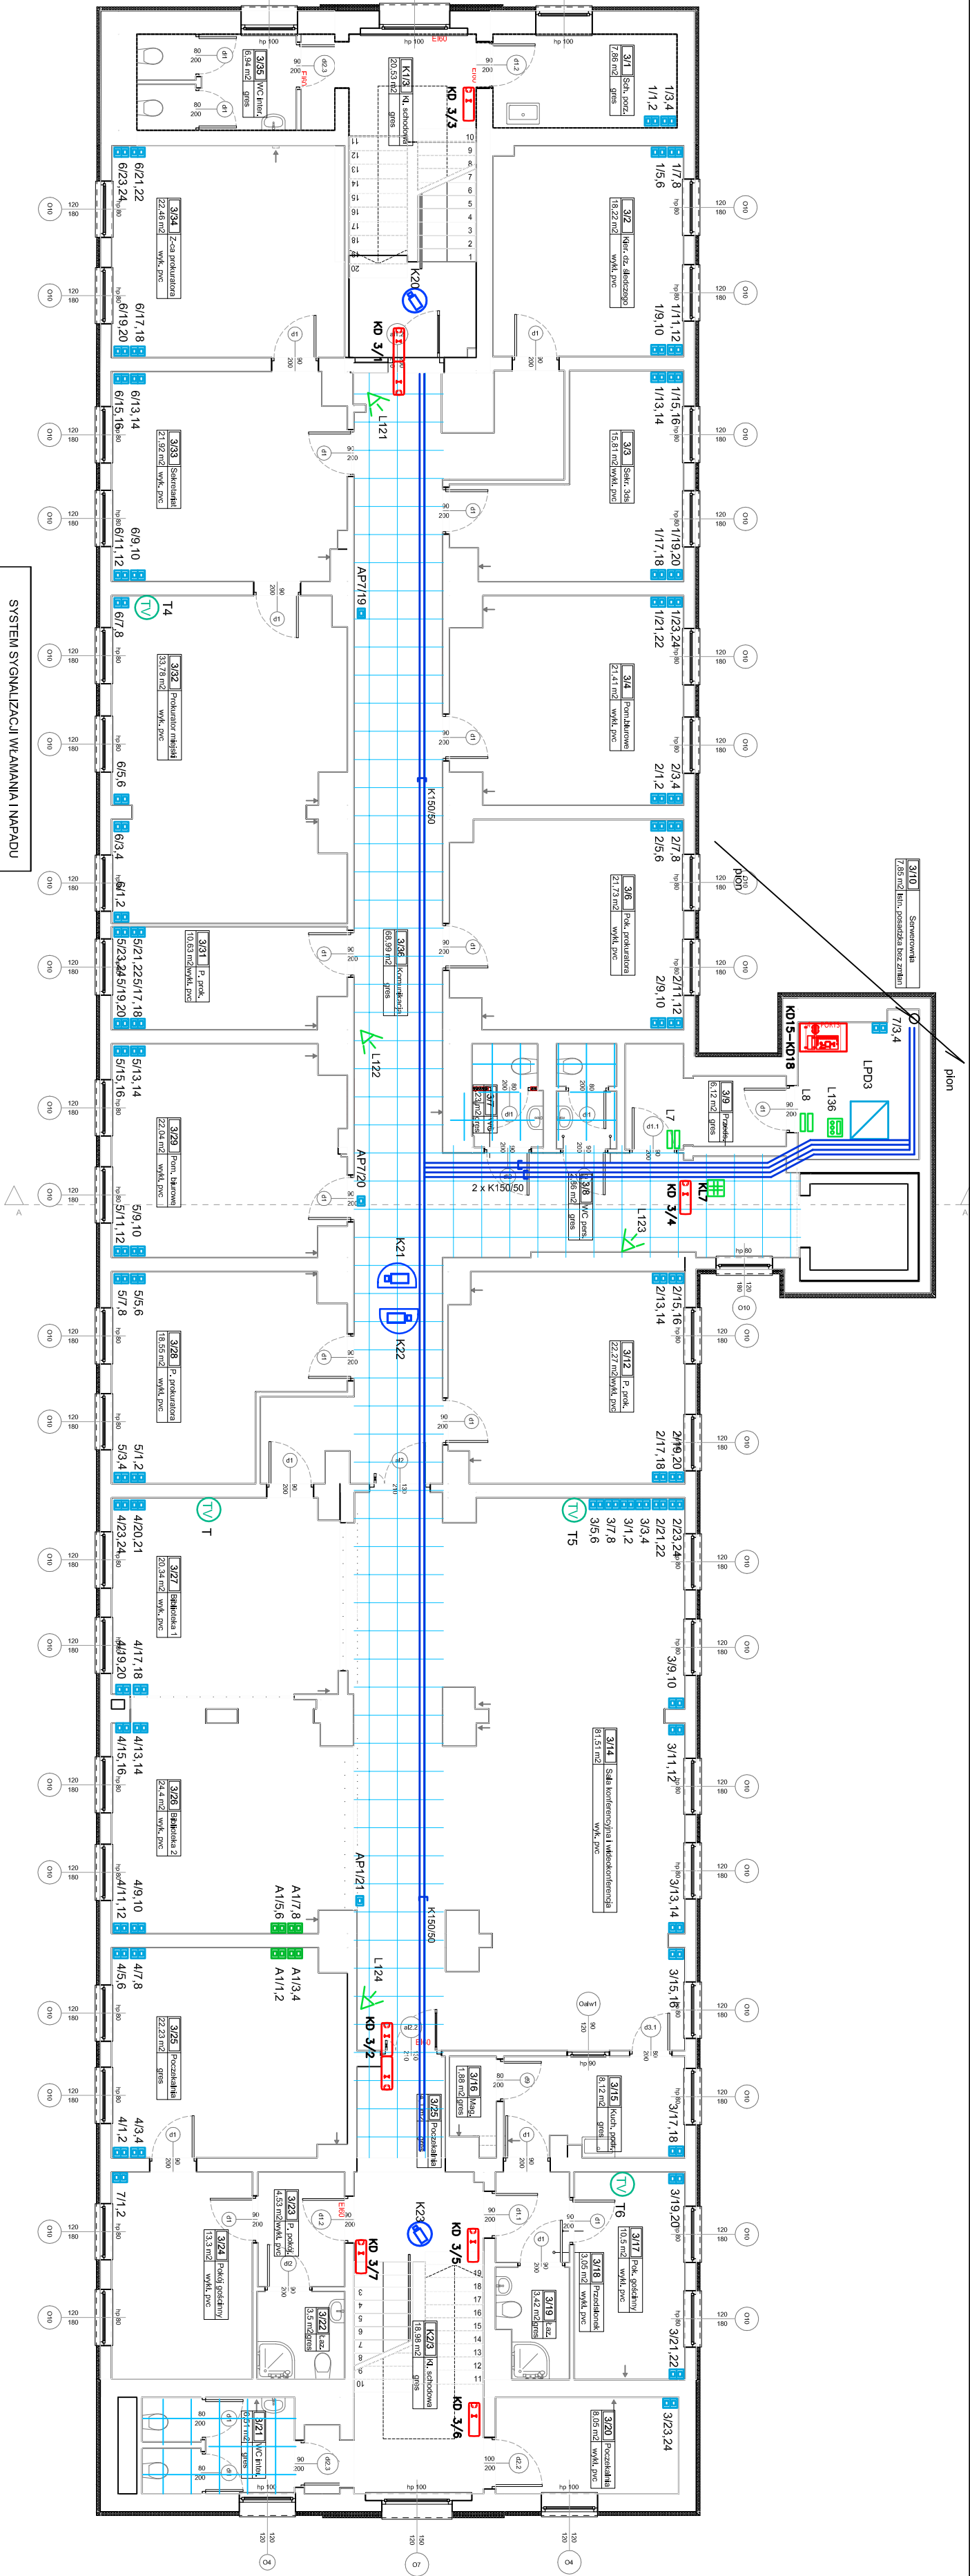

SYSTEM OKABLOWANIA STRUKTURALNEGO SOS	
	— szafa 19" (dla CPD i LPD)
	— gniazdo 2KRJ45, kat. 6A
	— gniazdo 2KRJ45, kat. 6A
	— gniazdo RJ45 kat.6A
	— gniazdo RJ45 kat.6A dla AP
	— trasy kablowe

SYSTEM SYGNALIZACJI WIZJAMIA I NAPADU	
	— centrala SWIN
	— moduł centrali SWIN
	— czujka PIR
	— czujka PIR dokł. 6A
	— klawiatura kodowa
	— sygnalizator opt.-akust.
	— czujka złoŃc wodq
	— sygnalizator wewnętrzny
	— przycisk napadowy

SYSTEM TELEWIZJI DOZOROWEJ VSS	
	— kamera wewn. kopułkowa
	— kamera zewnętrzna
	— kamera 360st
	— rejestrator VSS
	— stacja podgqdowa VSS
	— przetwóznik VSS

SYSTEM KONTROLU DOSTĘPU	
	— kontroler SKD
	— czylnik
	— przycisk wyjścia
	— otwórzny przycisk wyjścia
	— elektroczunek (zwora mog.)
	— czujka magnetyczna

WIDEODOMOFON	
	— wideodomofon — kamera
	— wideodomofon — monitor
	— kontroler sledowy
TELEWIZJA DVB-T	
	— gniazdo RTV
	— wzmacniacz DVB-T

CANEA
CANEA Inżynieria i Komunikacja
25-035 Kielce, ul. Legionów 3/4
tel. (41) 344-7000, fax (41) 344-77-88, e-mail: biuro@canea.com.pl

Prokuratura Okręgowa w Kielcach
ul. Mickiej, Świętokrzyskie

**REMONT BUDYNKU PROKURATURY OKRĘGOWEJ
W KIELCACH UL. SANDOBIERSKA 106**

Adres obiektu: 25-318 Kielce, ul. Sandomierska 106
Stadium: PROJEKT WYKONAWCZY
Opisowanie: PROJEKT WYKONAWCZY
K. proj.: 2024-06-02
Data: 12.2024
FUNKCJA: TELETECHNICZNA
Projektant: MAZUSKO
POPPS
Opisowal: —
Sprawdził: mgr inż. Marek Kępczyński
Typ: RZUT III PIĘTRA

Kwalifikacja: A
Skala: 1:100
Pozycja: PW-TELE-005