


LEGENDA:

- kanał wentylacyjny okrągły
- kanał wentylacyjny prostokątny
- tłumik akustyczny kanałowy
- rzędna spodu kanału (od poziomu 0,00 m)
- instalacja freonowa
- przepustnica wielopłaszczyznowa, prostokątna
- przepustnica jednopłaszczyznowa, okrągła
- przepustnica soczewkowa, okrągła
- dysza dalekiego zasięgu
- kratka wentylacyjna z przepustnicą

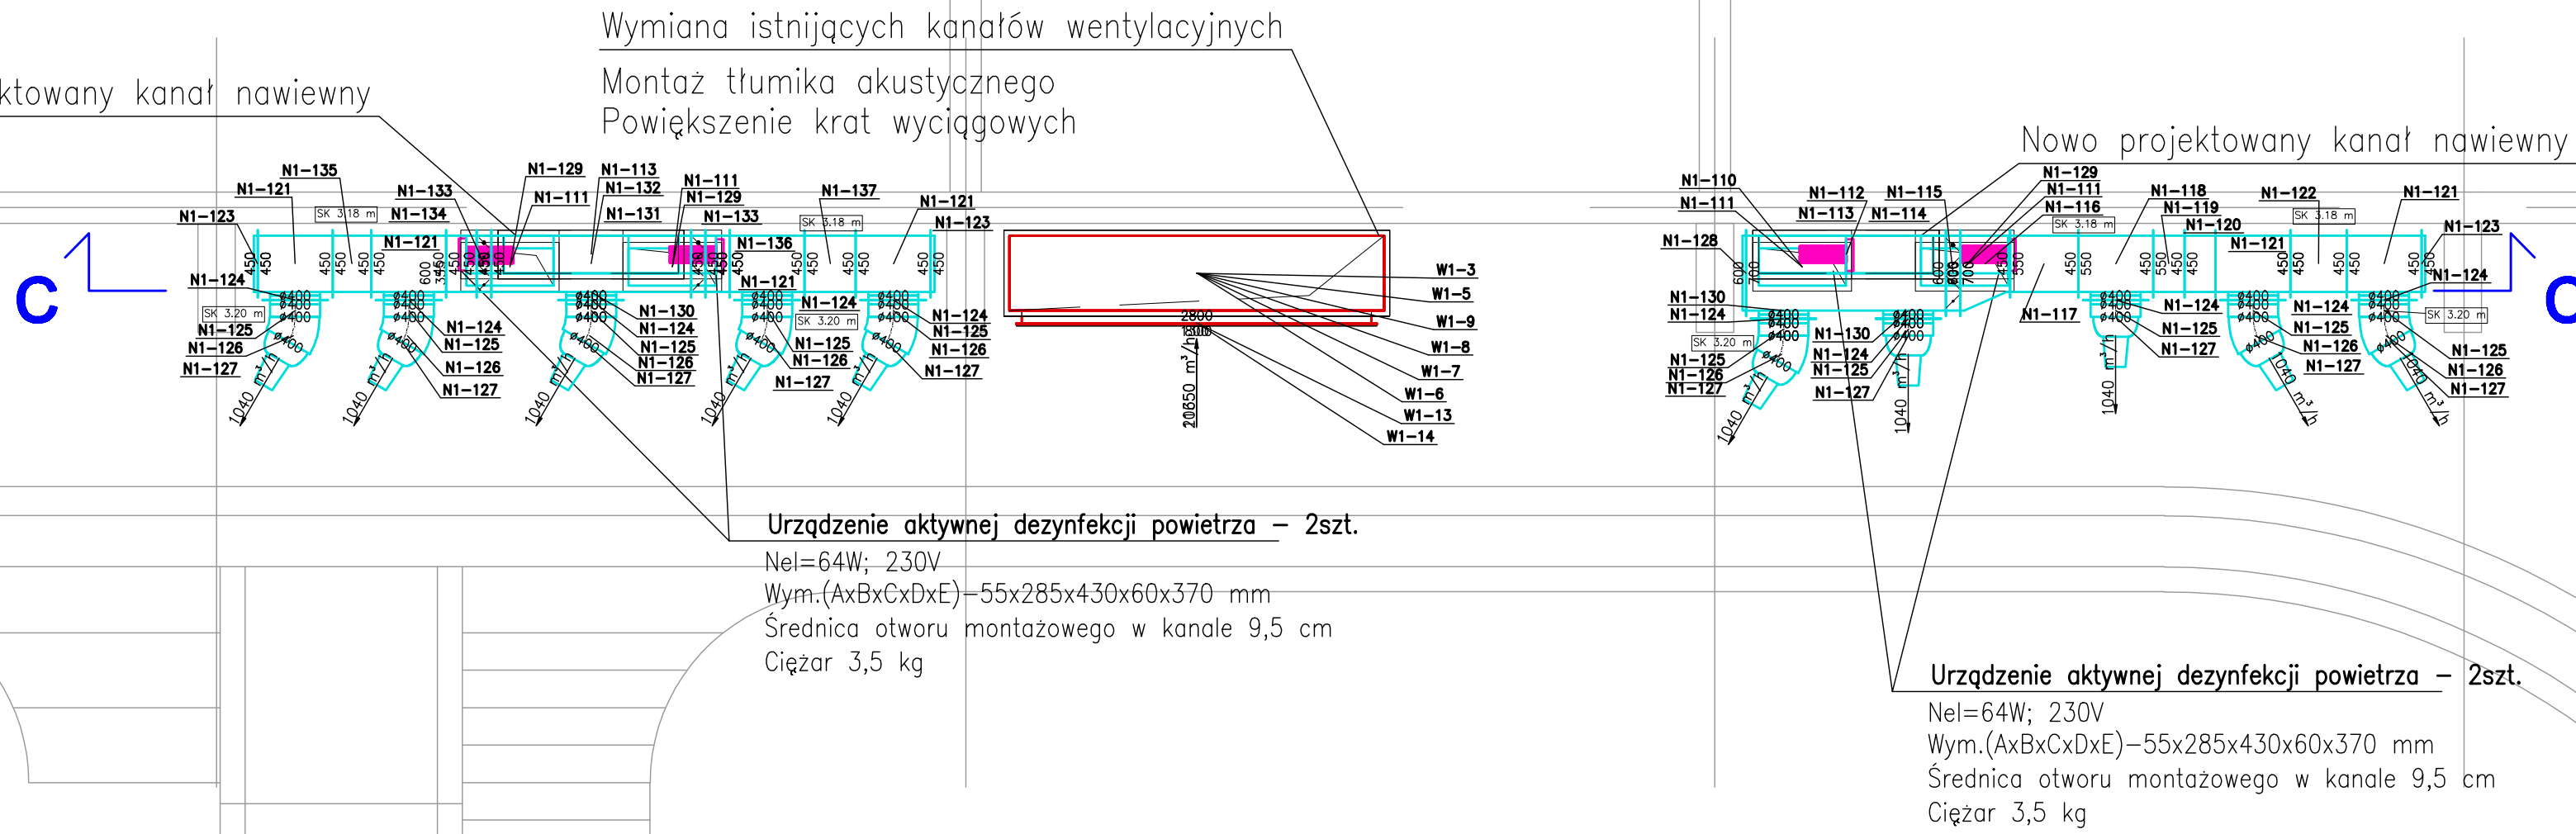

NAWIEWNIK PODŁOGOWY
2700x55 mm
1080 m³/h

NAWIEWNIK PODŁOGOWY
900x55 mm
380 m³/h

NAWIEWNIK PODŁOGOWY
900x55 mm
380 m³/h

NAWIEWNIK PODŁOGOWY
500x55 mm
1690 m³/h

NAWIEWNIK PODŁOGOWY
500x55 mm
1690 m³/h

NAWIEWNIK PODŁOGOWY
900x55 mm
380 m³/h

NAWIEWNIK PODŁOGOWY
900x55 mm
380 m³/h

NAWIEWNIK ŚCIENNY
151 m³/h

NAWIEWNIK ŚCIENNY
151 m³/h

ZJEŹDŹALNIA

Demontaż istniejących
kanałów wentylacyjnych
jacuzzi

Demontaż istniejących
kanałów wentylacyjnych
jacuzzi

GROTA
TERMALNA

ZJEŹDŹALNIA

NAWIEWNIK ŚCIENNY
151 m³/h

SAUNY

NAWIEWNIK ŚCIENNY
151 m³/h

NAWIEWNIK ŚCIENNY
151 m³/h

Nawiewnik podłogowy
Szczelina 3x8 mm
L=4500 mm
Vn=2000 m³/h

Nawiewnik podłogowy
Szczelina 3x8 mm
L=4500 mm
Vn=2000 m³/h

NAWIEWNIK ŚCIENNY
151 m³/h

NAWIEWNIK ŚCIENNY
250 m³/h

C

D

E

Inwestor: GMINNY OŚRODEK KULTURY PERŁA UL. PERŁOWA 1, 26-052 NOWINY			Jednostka projektowa: Arcad ARCAD Sp. z o.o. 35-033 Krasów, ul. Warszawska 35 tel. 011 343 44 50 (p); 011 343 44 52 (f) e-mail: biuro@arcad-projekt.pl		
Nazwa i adres zamawiającego: MODERNIZACJA WENTYLACJI MECHANICZNEJ HALI BASKINEJ GMINNEGO OŚRODKA KULTURY "PERŁA" W NOWINACH NOWINY, UL. PERŁOWA 1, 26-052 NR EVIDENCYJNE DZIAŁKI: 359/11					
Nazwa tomu: INSTALACJE SANITARNE ()					
	Data: 2024-05-16	Etap: PT	Strona: 1	Revizja: -	Symbol: IB
Nr rys.:	RZUT PARTERU - INSTALACJA WENTYLACJI MECH. I KLIM.				Skala: 1:50
Podpis:	Inż. / wykonawca	Nr uprawnień Inż. SANITARNE		Podpis:	
Projektant:	mgr inż. KRZYSZTOF PACHAŁA	IN-000002			
Opisownik:	mgr inż. MAURYZ GONCZAREK	-			
Aspektant:	-	-			
Pracę sporządził:	mgr inż. PRZEMISŁAW KOSIŃSKI	SW-0000000000		INSTALACJE SANITARNE	
PRZEDSTAWIENIE W KRAJOWYM REJESTRZE INŻYNIERÓW I TECHNIKÓW KRAJOWY REJESTR INŻYNIERÓW I TECHNIKÓW PODPODZIAŁ OŚRODKA KULTURY "PERŁA" W NOWINACH W KRAJOWYM REJESTRZE INŻYNIERÓW I TECHNIKÓW W KRAJOWYM REJESTRZE INŻYNIERÓW I TECHNIKÓW					