

MAPA DO CELÓW PROJEKTOWYCH

Oznaczenia kancelaryjne zgłoszonej pracy geodezyjnej (KERG)

MIEJSCOWOŚĆ

Nr Rob. Wsk. 184/2025

GG.6640.1525.2024

GÓRNYSTOK dz nr 89/1, 77/1, 87/1, CZARNYSTOK dz nr 105

Jednostka ewidencyjna

identyfikator

200802 2

nazwa

JASIONÓWKA

Obręb ewidencyjny

identyfikator

0002 0004

nazwa

CZARNYSTOK GÓRNYSTOK

SKALA MAPY

1:1000

Nazwa układu współrzędnych

prostokątnych płaskich wysokościowych

PL-EVRF2007-NH Amsterdam

Oznaczenie granic obszaru który był przedmiotem aktualizacji

Oznaczenie i symbol konturu użytku gruntowego, który nie jest ujawniony w bazie danych ewidencji gruntów i budynków

brak

data opracowania mapy

23.12.2025 r

ark. mapy zasadniczej

8.199.13.04.4, 8.199.13.08.3, 8.199.13.12.2, 8.199.13.13.1

USŁUGI GEODEZYJNE

Geodeta Uprawniony Nr upr. 8179

Jan Wiesław Andraka

19-101 Monki, ul. Gajowa 11/4

NIP 546-109-58-28, REG. 050181994

tel. 506155093

GEODETA UPRAWNIONY

Jan Wiesław Andraka

Nr upr. 8179

złotnic 1, 2

Sporządził dn 23.12.2025 r

Nie wyklucza się istnienia w terenie innych urządzeń podziemnych które nie były zgłoszone do inwentaryzacji powykonawczej zgodnie z art. 27 ustawy z dn. 17 maja 1989r Prawo Geodezyjne (Dz. U. Nr 30 poz. 163 z późniejszymi zmianami)

Dane w zakresie ewidencji gruntów nanesiono na podstawie materiałów i udostępnionych przez PODG i K w Monkach bez prawnego ustalenia granic.

Identyfikator zgłoszenia prac geodezyjnych

GG.6640.1525.2025

Organ Służby geodezyjnej, który otrzymał zgłoszenie

Starosta Moniecki

Wykonawca prac geodezyjnych


USŁUGI GEODEZYJNE JAN WIESŁAW ANDRAKA

Nr oraz data sporządzenia dokumentu zawierającego wynik pozytywnej weryfikacji

Protokół weryfikacji numer GG.6640.1525.2025_12 dnia 08.01.2026 r

Imię i Nazwisko oraz numer uprawnień zawodowych kierownika prac


Jan Wiesław Andraka Numer uprawnień 8179

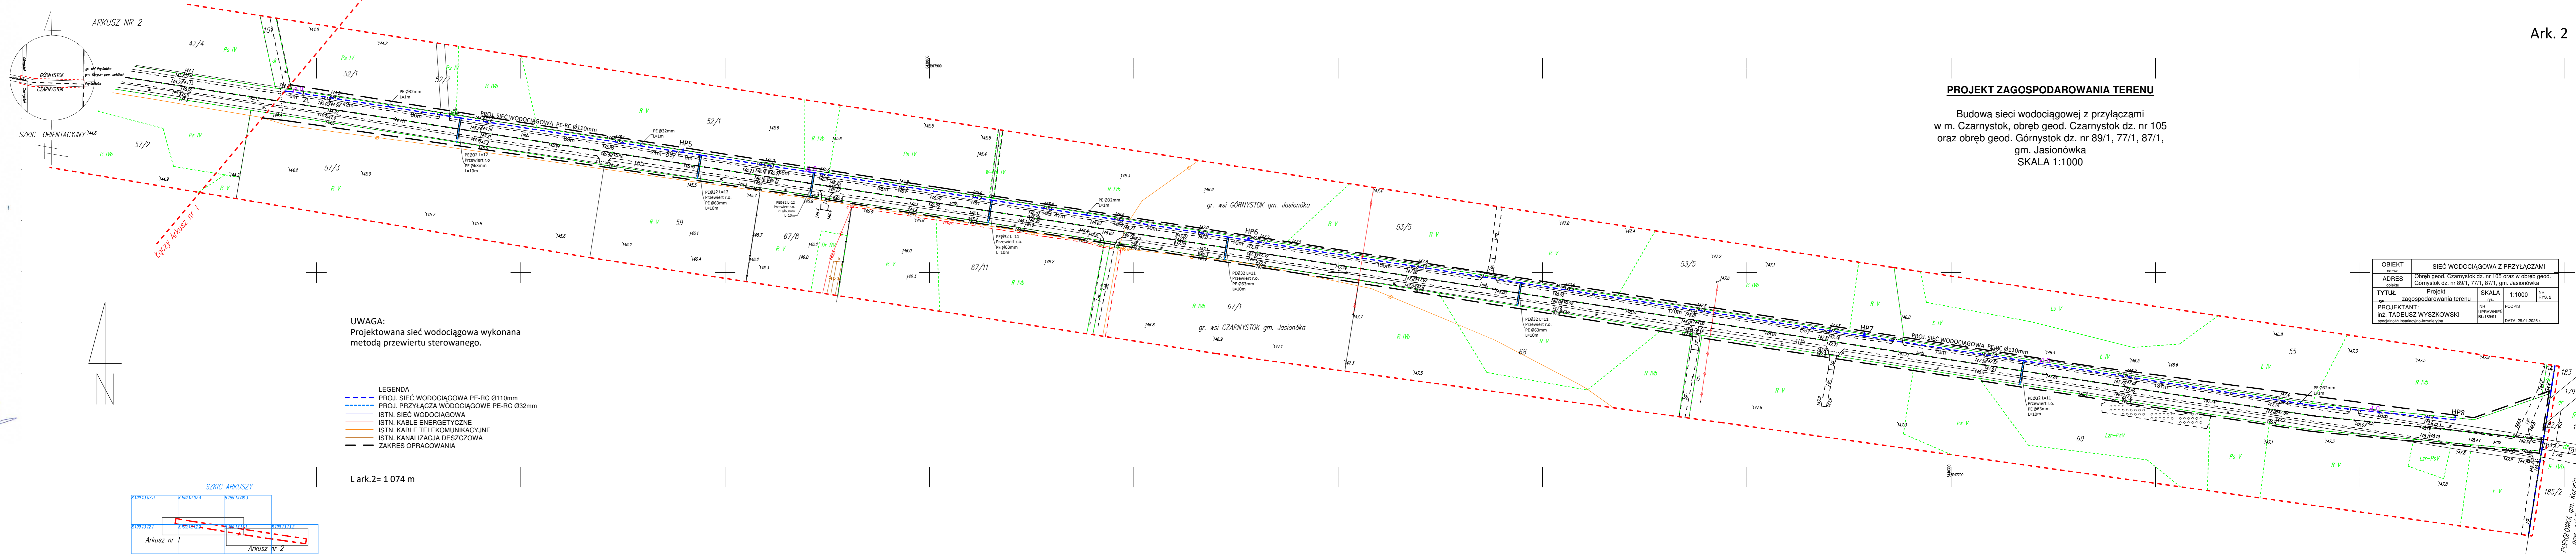

UWAGA:
Projektowana sieć wodociągowa wykonana metodą przewiertu sterowanego.

- LEGENDA
- PROJ. SIĘĆ WODOCIĄGOWA PE-RC Ø110mm
 - PROJ. PRZYŁĄCZA WODOCIĄGOWE PE-RC Ø32mm
 - ISTN. SIĘĆ WODOCIĄGOWA
 - ISTN. KABLE ENERGETYCZNE
 - ISTN. KABLE TELEKOMUNIKACYJNE
 - ISTN. KANALIZACJA DESZCZOWA
 - ZAKRES OPRACOWANIA

L ark.2= 1 074 m

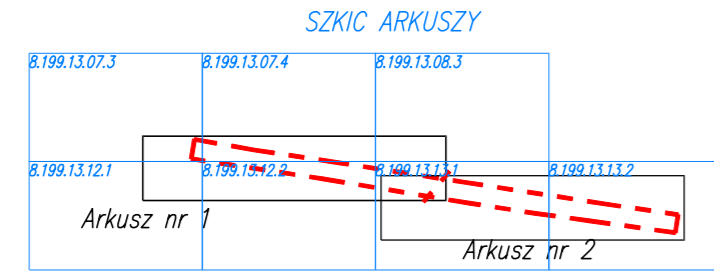

PROJEKT ZAGOSPODAROWANIA TERENU

Budowa sieci wodociągowej z przyłączami w m. Czarnystok, obręb geod. Czarnystok dz. nr 105 oraz obręb geod. Górnystok dz. nr 89/1, 77/1, 87/1, gm. Jasionówka SKALA 1:1000

OBIEKT	nazwa	SIĘĆ WODOCIĄGOWA Z PRZYŁĄCZAMI
ADRES	obrazu	Obręb geod. Czarnystok dz. nr 105 oraz w obręb geod. Górnystok dz. nr 89/1, 77/1, 87/1, gm. Jasionówka
TYTUŁ	Projekt zagospodarowania terenu	SKALA 1:1000
PROJEKTANT:	inż. TADEUSZ WYSZKOWSKI	NR UPRAWNIENI 8118391
specjalność instalacyjno-inżynierska		DATA: 28.01.2026 r.