

Nie wyklucza się istnienia w terenie innych nie wykazanych na niniejszej mapie urządzeń podziemnych, które nie były zgłoszone do inwentaryzacji lub o których brak jest informacji w instytucjach branżowych

Poświadczam, że niniejszy dokument został opracowany w wyniku prac geodezyjnych i kartograficznych, których rezultaty zawiera operat techniczny wpisany do ewidencji państwowego zasobu geodezyjnego i kartograficznego

Organ prowadzący państwowy zasob geodezyjny i kartograficzny
STAROSTA RYKI
RMB
P 0616.2020.688

Identyfikator ewidencyjny materiału zasobu - operatu technicznego
08.2020-08-07

Data wpisania operatu technicznego do ewidencji materiału zasobu

Imię, nazwisko i podpis osoby reprezentującej organ
mgr inż. Adam Czubalski
2 up. Starosty Ryckiego
Inspektor
w Powiatowym Ośrodku Dokumentacji Geodezyjnej i Kartograficznej

GEODETA UPRAWNIONY
mgr inż. Krzysztof Pudło
Upr. Min. G. P. i B. Nr 10432
08-550Kłoczew, Rybaki 2
tel./fax (25) 45 43 068, kom. 501 588 578
NIP 826-106-66-66 Regon 710191016

ARKUSZ NR 2(2)
MAPA DO CELÓW PROJEKTOWYCH
Skala 1:500

Miejscowość; Ryki, ul. Spokojna, Klonowa
Jed. ewid; 061604 4 Ryki-miasto, obręb; 061604 4.0001 RYKI
dotyczy działek w zaznaczonym zakresie

Układ współrzędnych: 2000/7

Układ wysokości: PL-EVRF2007-NH (Amsterdam)



Niniejszą mapę wykonano na podstawie zaktualizowanej w obszarze objętym zamówieniem mapy zasadniczej numerycznej w skali 1:500,
wg stanu na dzień 21 lipca 2020 r.

Oznacz. kancelaryjne; GK.6640.638.2020

Rybaki, dnia 23.07.2020 r.

GEODETA UPRAWNIONY
mgr inż. Krzysztof Pudło
Up. nr 10432

UKŁAD ARKUSZY

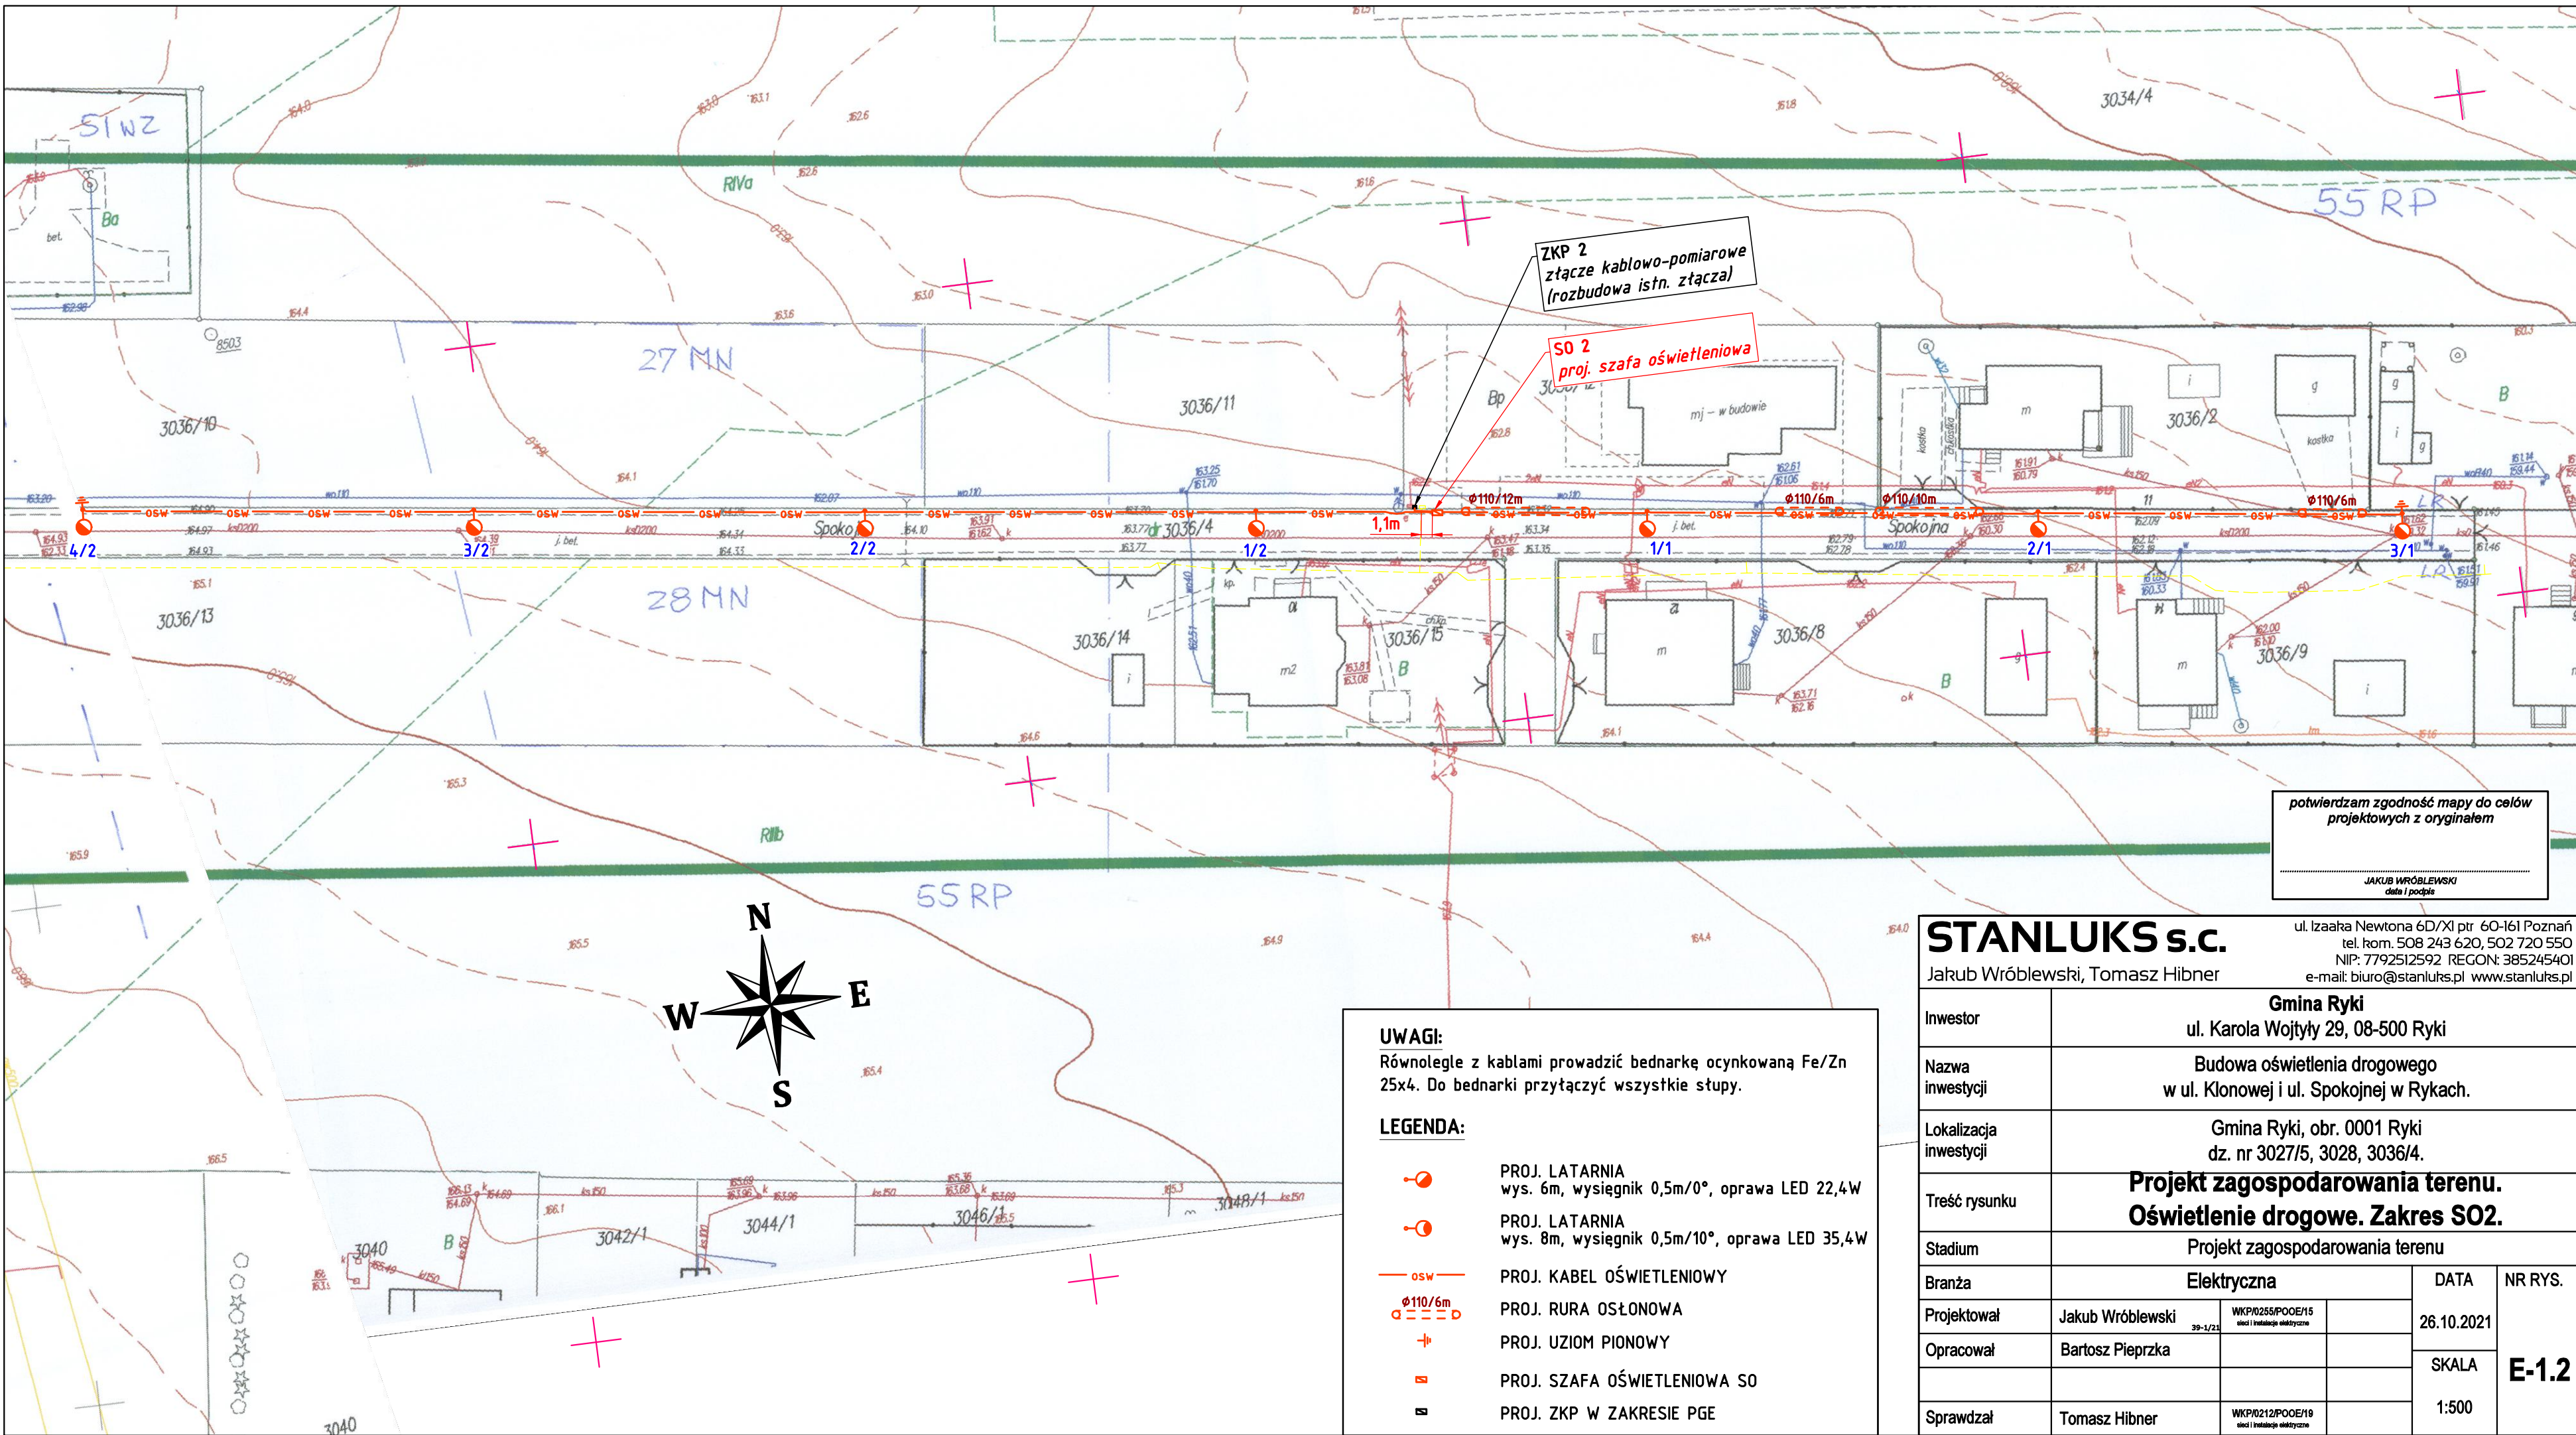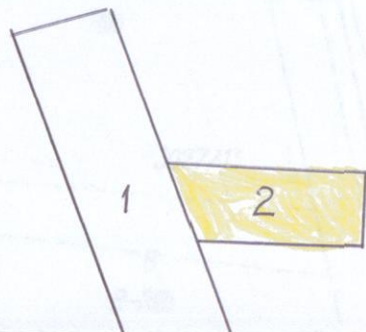

potwierdzam zgodność mapy do celów projektowych z oryginałem

JAKUB WRÓBLEWSKI
data i podpis

STANLUKS s.c.

ul. Izaaka Newtona 6D/XI pr. 60-161 Poznań
tel. kom. 508 243 620, 502 720 550
NIP: 7792512592 REGON: 385245401
e-mail: biuro@stanluks.pl www.stanluks.pl

Inwestor	Gmina Ryki ul. Karola Wojtyły 29, 08-500 Ryki		
Nazwa inwestycji	Budowa oświetlenia drogowego w ul. Klonowej i ul. Spokojnej w Rykach.		
Lokalizacja inwestycji	Gmina Ryki, obr. 0001 Ryki dz. nr 3027/5, 3028, 3036/4.		
Treść rysunku	Projekt zagospodarowania terenu. Oświetlenie drogowe. Zakres SO2.		
Stadium	Projekt zagospodarowania terenu		
Branża	Elektryczna		NR RYS. E-1.2
Projektował	Jakub Wróblewski	WK/P0255/POOE/15 eloc i instalacje elektryczne	
Opracował	Bartosz Pieprzka		
Sprawdzał	Tomasz Hibner	WK/P0212/POOE/19 eloc i instalacje elektryczne	
		DATA	26.10.2021
		SKALA	1:500

UWAGI:

Równolegle z kablami prowadzić bednarke ocynkowaną Fe/Zn 25x4. Do bednarke przyłączyć wszystkie stupy.

LEGENDA:

- PROJ. LATARNIA
wys. 6m, wysięgnik 0,5m/0°, oprawa LED 22,4W
- PROJ. LATARNIA
wys. 8m, wysięgnik 0,5m/10°, oprawa LED 35,4W
- PROJ. KABEL OŚWIELENIOWY
- PROJ. RURA OSŁONOWA
- PROJ. UZIOM PIONOWY
- PROJ. SZAFKA OŚWIELENIOWA SO
- PROJ. ZKP W ZAKRESIE PGE