

MAPA DO CELÓW PROJEKTOWYCH

Jedn. ewidencyjna: Zabierzów [120616_2]

Obręb: Niegoszowice [0013]

Dz. ewid.: 1/1

Skala 1:500

Sekcja: 7.127.09.04.1.2

ID pracy: GKIK-III.6640.16676.2023

UKŁAD WSP. PL-EITRF2000

UKŁAD WYSOKOŚCI –PL-EVRF2007–NH

UWAGA:

- granice działek ewid. wg wektorowej mapy ewidencyjnej
- Mapa nie może służyć do projektowania budynków w odległości mniejszej lub równej 4.00 m oraz od obiektów budowlanych w odległości mniejszej lub równej 3.00 m od wskazanych na mapie granic rozgraniczających działkę 1/1 z działką 203/6
- Nie wykonano badania KW
- nie wykluca sie istnienia w terenie innych nie wskazanych na niniejszej mapie urządzeń podziemnych, które nie zostały zgłoszone do inwentaryzacji.

Stan na dzień 08.02.2024r.

Wykonat: 24.02.2024r.

GEODETA I PRAWNIONY
Upr. Zawod. w Dzielz. Geodezji i Kartografii
Nr 20155

inż. Marcin Kolasz


Poświadczam, że niniejszy dokument został opracowany w wyniku prac geodezyjnych i kartograficznych, których rezultaty zawiera operat techniczny pozytywnie zweryfikowany. Jednocześnie informuję, że jestem świadomy odpowiedzialności karnej za złożenie fałszywego oświadczenia.	
Identyfikator zgłoszenia prac geodezyjnych	GKIK-III.6640.16676.2023
Organ służby geodezyjnej, który otrzymał zgłoszenie	STAROSTA KRAKOWSKI
Wykonawca prac geodezyjnych	Usługi Geodezyjne i GEODEZJA s.c ul. Szpilca 18, 34-700 Babia-Zdrój Kolasz Marcin, Kolasz Ewa tel. 604-236-700 NIP 679-314-59-08, REGON 146661052
Nr oraz data sporządzenie dokumentu zawierającego wynik pozytywnej weryfikacji	GKIK-III.6640.16676.2023 GKIK-III.6640.16676.2023
Imię i nazwisko oraz nr uprawnień zawodowych kierownika prac	GEODETA I PRAWNIONY Upr. Zawod. w Dzielz. Geodezji i Kartografii Nr 20155 inż. Marcin Kolasz

X= 5555000
Y= 7409500
7.127.09.24.3.4
7.126.09.04.1.2

Podpis jest prawidłowy

Dokument podpisany przez
Marcin Marcin Kolasz
Data: 2024.02.24 14:13:41 CET

Istniejący słup typu AZN10 z przewodem ośw. drogowego -miejsce zasilania

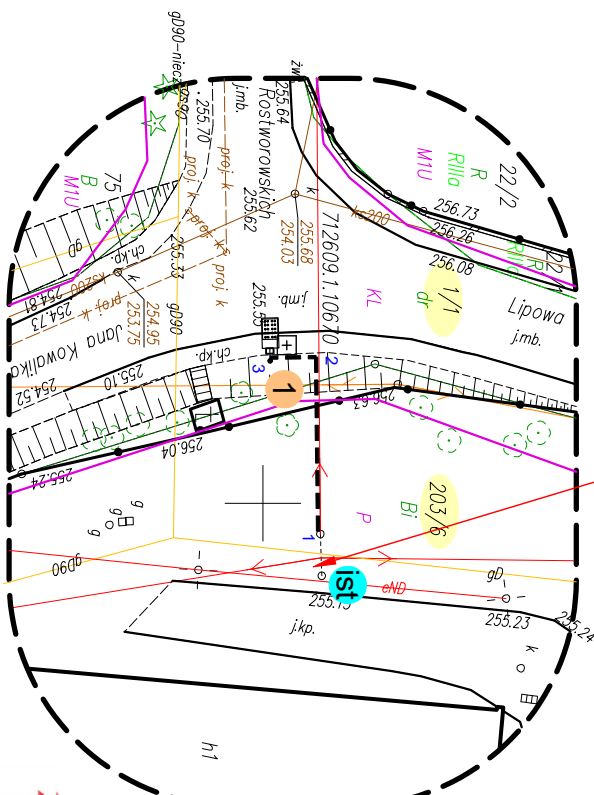

Za zgodność z oryginałem

dnia 08.03.2024r.

mgr inż. Marcin Tront

Uprawnienia budowlane nr SLK/3640/PWOE/11 do projektowania i kierowania robotami budowlanymi w spec. instalacji w zakresie sieci, instalacji i urządzeń elektrycznych i elektroenergetycznych bez ograniczeń

UWAGA!

1. W pobliżu istniejącego uzbrojenia terenu wykopy poprzedzić przekopem kontrolnym, a prace prowadzić ręcznie pod nadzorem
2. W przypadku stwierdzenia uzbrojenia terenu lub kolizji z obiektami nie wykazanymi na mapie przerwać prace i uzgodnić kolizję z właściwymi służbami technicznymi.
3. Przestrzegać zapisów zawartych w uzgodnieniach i wytycznych.
4. Kabel układać na całej długości w rurze ochronnej Ø50
5. Równolegle do kabla ułożyć w wykopie bednarkę FeZn.

LEGENDA:

- projektowany słup na fundamencie z oprawą z źródłem światła LED,
- projektowany kabel YAKY sieci oświetlenia drogowego
- 1 - nr proj. słupa oświetlenia drogowego
- 1/1 - nr działki przez którą przechodzi inwestycja
- ist - istniejący słup betonowy z oprawą oświetlenia drogowego

"Przedmiotem uzgodnienia

jest (sieć energetyczna) na odcinku od 1 do 3

STAROSTA KRAKOWSKI
Dokumentacja projektowa nr GKIK-III.6630.418.2024
była przedmiotem narady koordynacyjnej przeprowadzonej za pomocą środków komunikacji elektronicznej zakończonej w dniu: 04-04-2024
Z up. Starosty
Kierownik Referatu Techniczny Obsługi
Przewodniczący Zarządu Geodezyjnego Usług Projektowych mgr inż. Marcin Kolasz

PRZEWODNICZĄCY NARADY
KOORDYNACYJNEJ

ZAKRES: B2

PROKADIA			
Ligonia 3H, 44-351 Turza Śląska NIP: 9930385289, Regon: 240862075 prokadia@prokadia.pl			
OBIEKT SIEĆ OŚWIETLENIA DROGOWEGO	PROJEKTOWAŁ br. elektryczno mgr inż. Marcin Tront nr upr. SLK/3640/PWOE/11		
NAZWA PROJEKTU OŚWIETLENIE ULICZNE NA TERENIE GMINY ZABIERZÓW w 2023 r	SPRACOWAŁ br. elektryczno inż Krystian Tront nr upr. 189/98		
RYSUNEK PROJEKT ZAGOSPODAROWANIA TERENU			
INWESTOR Gmina Zabierzów, ul.Rynek 1, 32-080 Zabierzów			
LOKALIZACJA Niegoszowice, ul. Lipowa, 32-800; działki: 1/1, 203/6.			
SKALA: 1:500	DATA: 08.03.2024	NR RYSUNKU:	E-02