


PARTER	
I.p.	funkcja
0.1	hall wejściowy
0.2	hall wejściowy
0.3	WC
0.4	WC
0.5	portiernia
0.6	sala użytkowa
0.7	Szatnia
0.8	Magazyn
0.9	rozdzielnia główna RG
0.10	sala orkiestry
0.11	umywalnia
0.12	wc
0.13	WC
0.14	Magazyn
0.15	przedsiónek
0.16	sala widowiskowa
0.17	scena
0.18	zaplecze
0.19	pom. socjalne
0.20	klatka schodowa
0.21	Korytarz
0.22	WC
0.23	WC
0.24	Magazyn
0.25	pom. użytkowe (biuro)
0.26	klatka schodowa
0.26a	schowek
0.26b	schowek
0.27	kotłownia

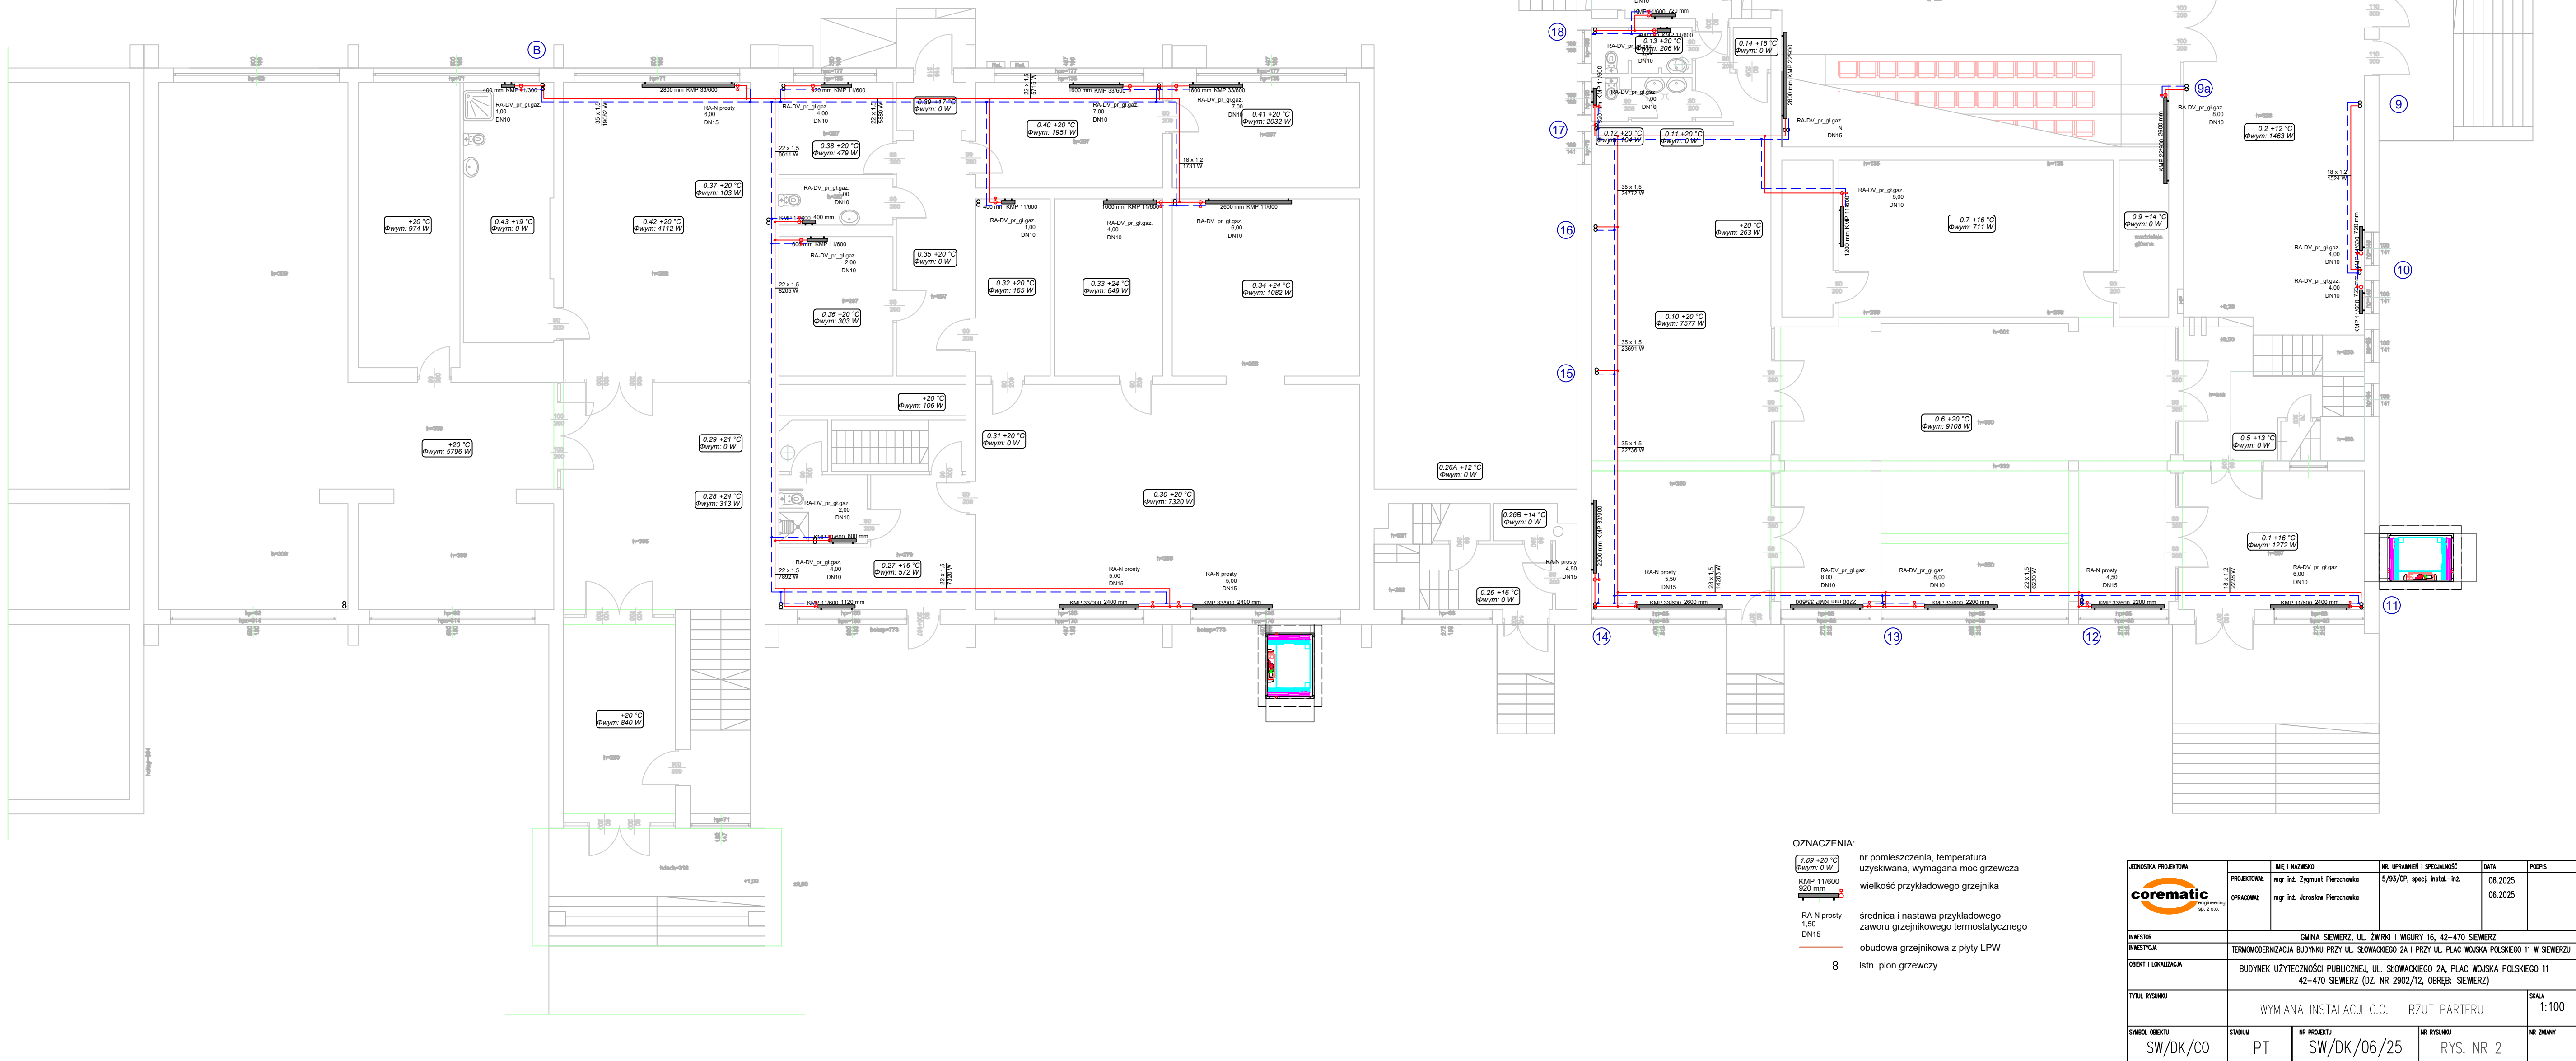

OZNACZENIA:

- nr pomieszczenia, temperatura uzyskiwana, wymagana moc grzewcza
- wielkość przykładowego grzejnika
- średnica i nastawa przykładowego zaworu grzejnikowego termostaticznego
- obudowa grzejnikowa z płyty LPW
- istn. pion grzewczy

JEDNOSTKA PROJEKTOWA	MC I KAZIMIERZ	NR. UPRAWNIENIA I SPECJALIZACJA	DATA	POPS
PROJEKTOWAŁ	mgr inż. Zygmunt Pierzchała	5/53/OP, specj. instal.-RZ	06.2025	
OPRACOWAŁ	mgr inż. Jacek Pierzchała		06.2025	
INWESTOR	GMINA SEWIERZ, UL. ŻWIRO I WIGURY 16, 42-470 SEWIERZ			
INWESTCA	TERMOAKCERWIZJA BUDYNKU PRZY UL. SZCZAKOWEGO 2A I PRZY UL. PLAC WOJSKA POLSKIEGO 11 W SEWIERZU			
OBIEKT I LOKALIZACJA	BUDYNEK UŻYTECZNOŚĆI PUBLICZNEJ, UL. SZCZAKOWEGO 2A, PLAC WOJSKA POLSKIEGO 11 42-470 SEWIERZ (DZ. NR 2902/12, OBRĘB. SEWIERZ)			
TYTUŁ RYSUNKU	WYMIANA INSTALACJI C.O. - RZUT PARTERU			SKALA 1:100
STANOWISKO	SW/DK/CO	STANOWISKO PT	NR PROJEKTU SW/DK/06/25	NR RYSUNKU RYS. NR 2