
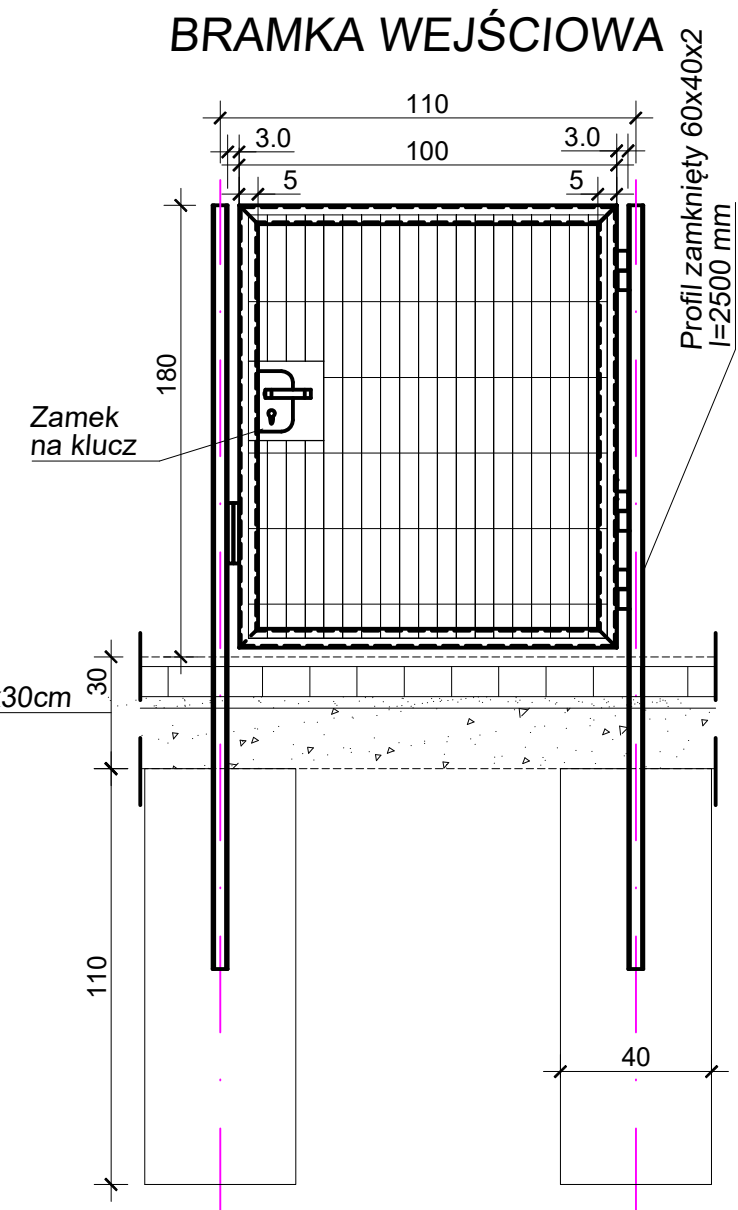


OGRODZENIE POMPOWNI

OGRODZENIE SYSTEMOWE

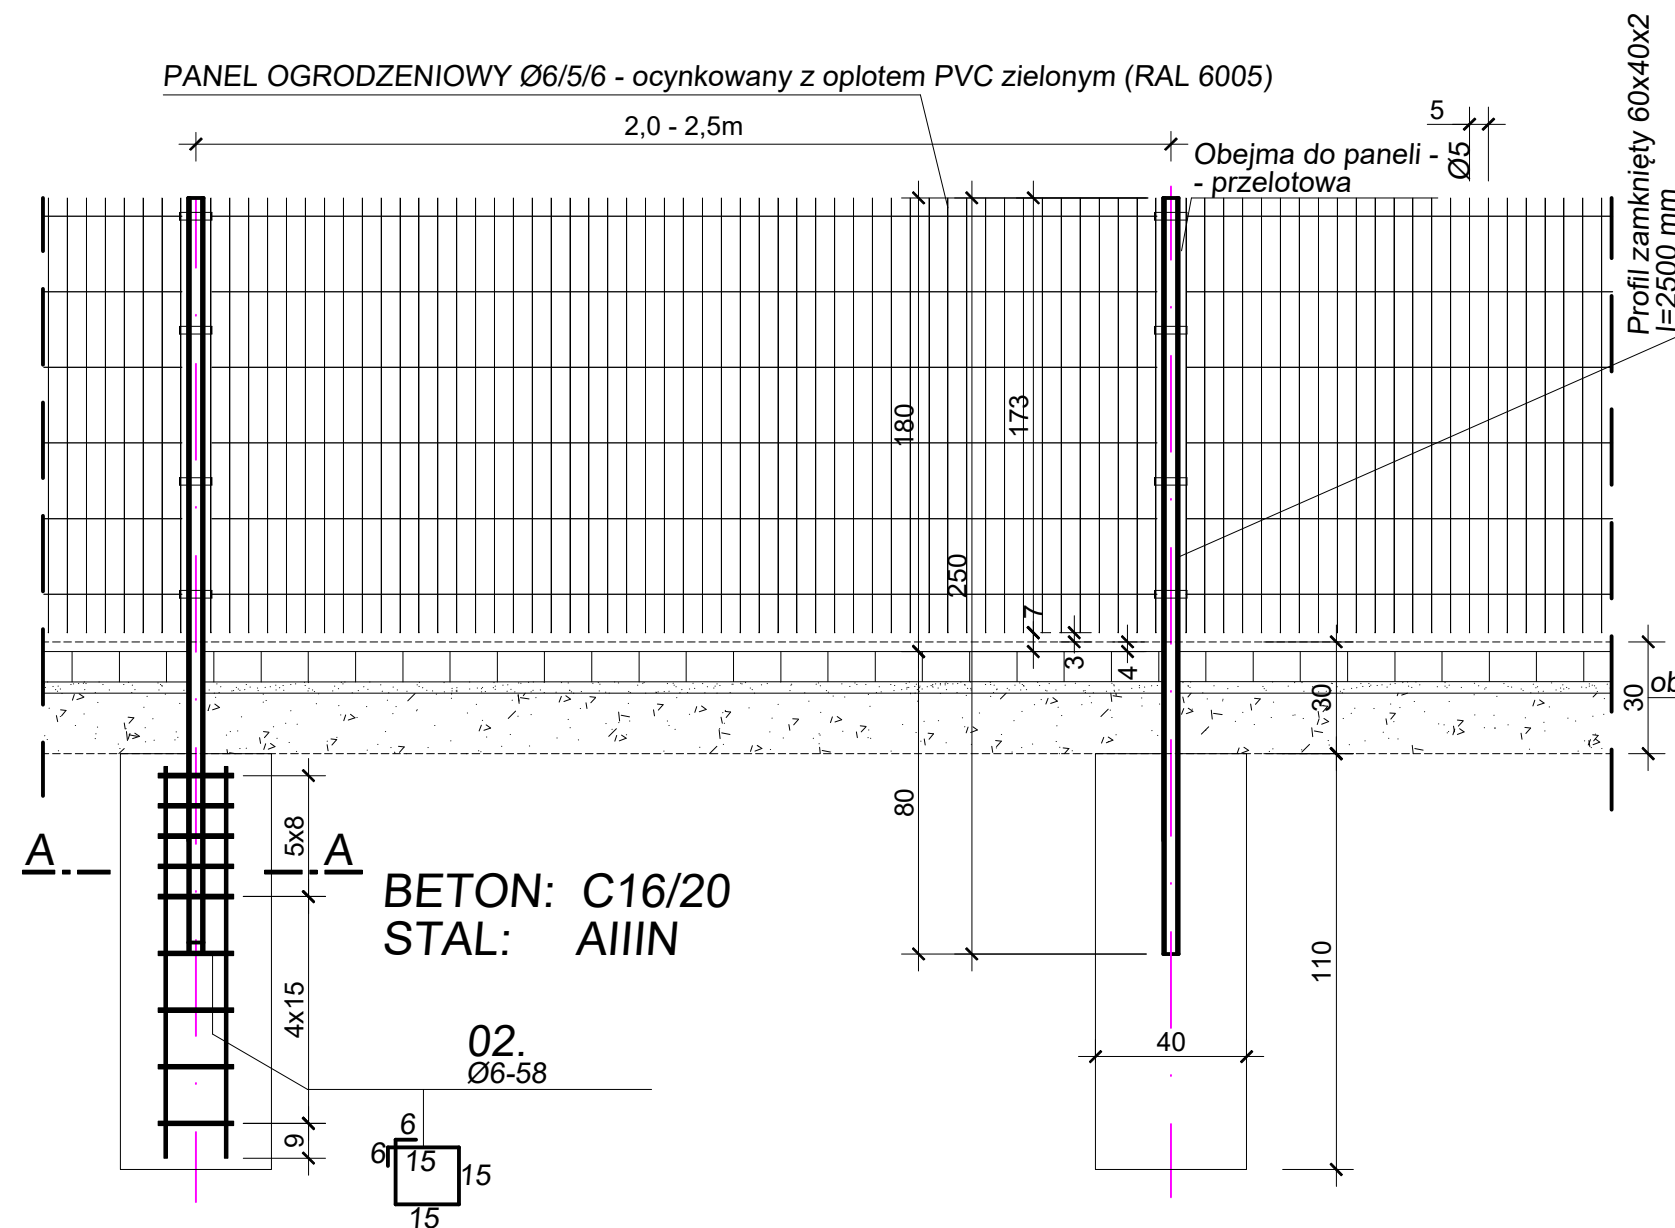


Zestawienie stali zbrojeniowej - 1 fundament słupka

LP.	ŚREDNICA	DŁUGOŚĆ	ILOŚĆ /1FUND.	WAGA / METR	WAGA / SZT.	WAGA /1FUND.
01.	10	105	4	0.617	0.648	2.59
02.	6	72	9	0.222	0.16	1.44
ŁĄCZNA WAGA						4.03 kg




01. Ø10-105
szt.4

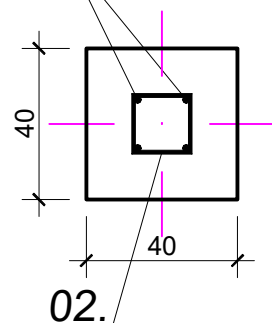A-A



Uwaga:

1. Panele ogrodzeniowe wykonane z pręta ocynkowanego pomalowanych farbą na kolor zielony.

 CREOTEC Sp. z o.o. adres: al. Korfantego 55/33, 40-161 Katowice e-mail: biuro@creotec.com.pl NIP: 6343002220, REGON: 520186746				
OBIEKT/ADRES:	KANALIZACJA DESZCZOWA, ZBIORNIK - RYBNIK, UL. RUDZKA			
INWESTOR:	URZĄD MIASTA RYBNIK UL. BOLESŁAWA CHROBREGO 2 44-200 RYBNIK			
TEMAT PROJEKTU:	ROZBUDOWA ULICY RUDZKIEJ POPRZECZ BUDOWĘ ZBIORNIKA RETENCYJNEGO WÓD DESZCZOWYCH I PRZEBUDOWĘ KANALIZACJI DESZCZOWEJ w ramach zadania: "Opracowanie projektu architektoniczno-budowlanego i technicznego rozbudowy ulicy Rudzkiej poprzez budowę zbiornika retencyjnego wraz z zagospodarowaniem w Rybniku".			
TEMAT RYSUNKU:	OGRODZENIE POMPOWNI - SZCZEGÓŁY KONSTRUKCYJNE			
FUNKCJA:	NAZWISKO:	SPECJALNOŚĆ:	PODPIS:	STADIUM: PT
Projektant:	mgr inż. Daria Łanoszka Upr. Nr: SLK/9223/PWBS/21	upr. w spec. sanitarnej		DATA: 03.2025
				SKALA: 1:20
Opracował:	mgr inż. Jarosław Zaparański			NR RYSUNKU: 3.7