



RZUT PRZYZIEMIA – INSTALACJA ELEKTRYCZNA
SKALA 1:100

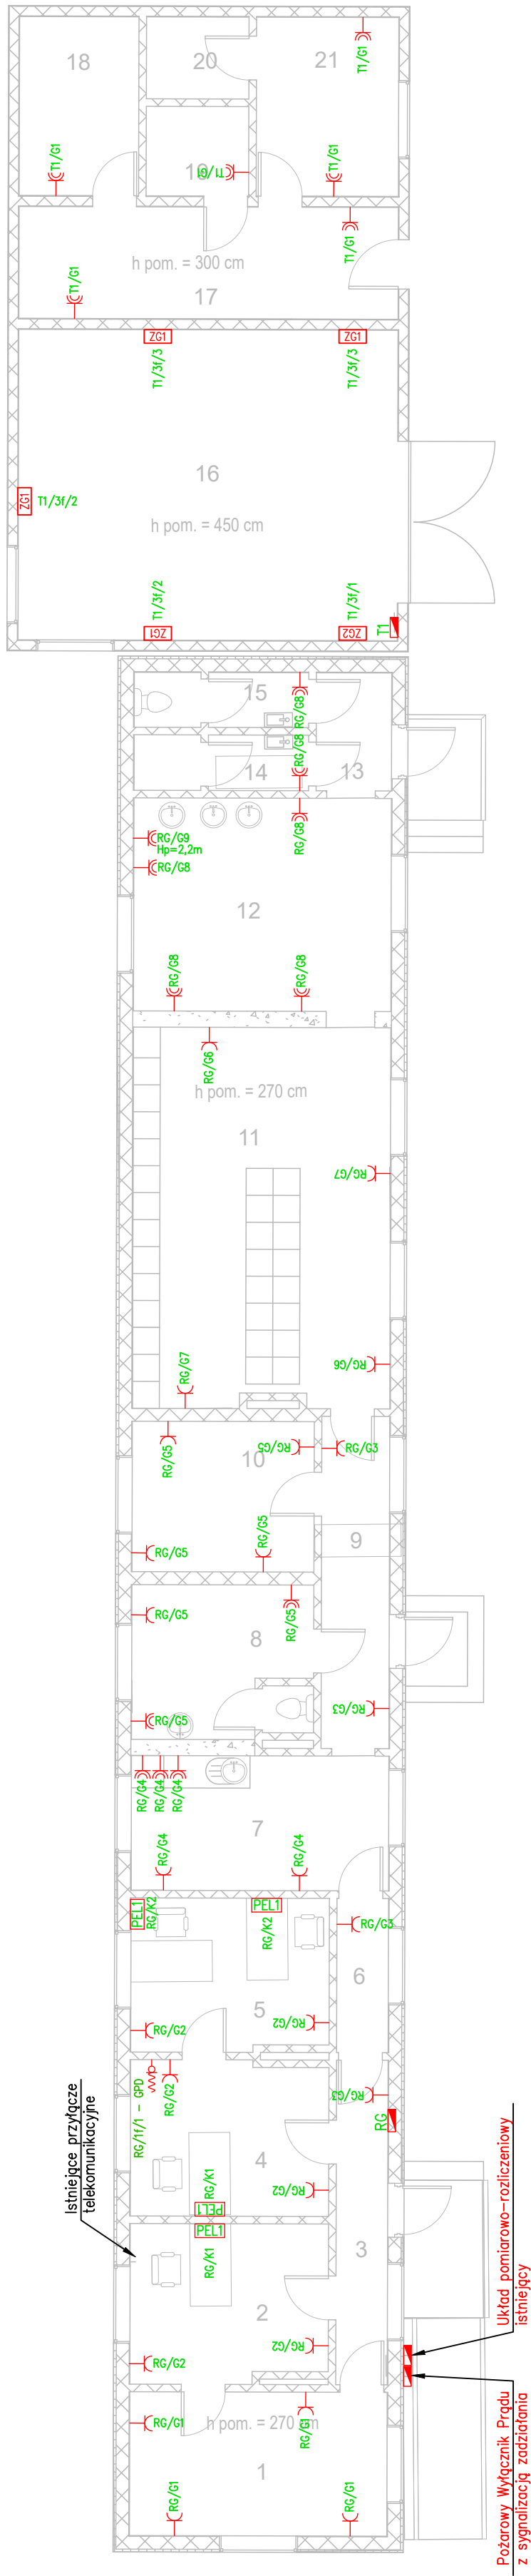

	Koskowski Architektura 22-100 Chelm, ul. Czerwianka 34B e-mail: info@koskowskiarch.pl tel. 512 315 710	
	Modernizacja i doposażenie Punktu Selektywnej Zbiórki Odpadów Komunalnych w Krasnymstawie ¹ , ul. Pilsudskiego 54, 22-300 Krasnymstaw polegająca na budowie wiaty magazynowej, boksu magazynowego, wagi najazdowej samochodowej oraz przebudowie budynku magazynowego położącej na powiększeniu bramy wjazdowej.	
Obiekt / adres inwestycji Inwestor	Przedsiębiorstwo Gospodarki Komunalnej Spółka z o.o., ul. Piekarskiego 3; 22-300 Krasnymstaw	
Tytuł rysunku	Instalacja elektryczna wewnętrzna - gniazda Rzut przyziemia. (Bud. E, F)	
Projektant	mgr inż. Tomasz Muzyka upr. w spec. inst. el. LUB05032PW0E/14	
Sprawdzający	inż. Lesław Muzyka upr. w spec. inst. el. 4201/LB/2001	
Stadium PT	Data 10/10/2022	Skala 1:100
		Nr rysunku E-05