


RZUT PRZYZIEMIA – INSTALACJA ELEKTRYCZNA

SKALA 1:100

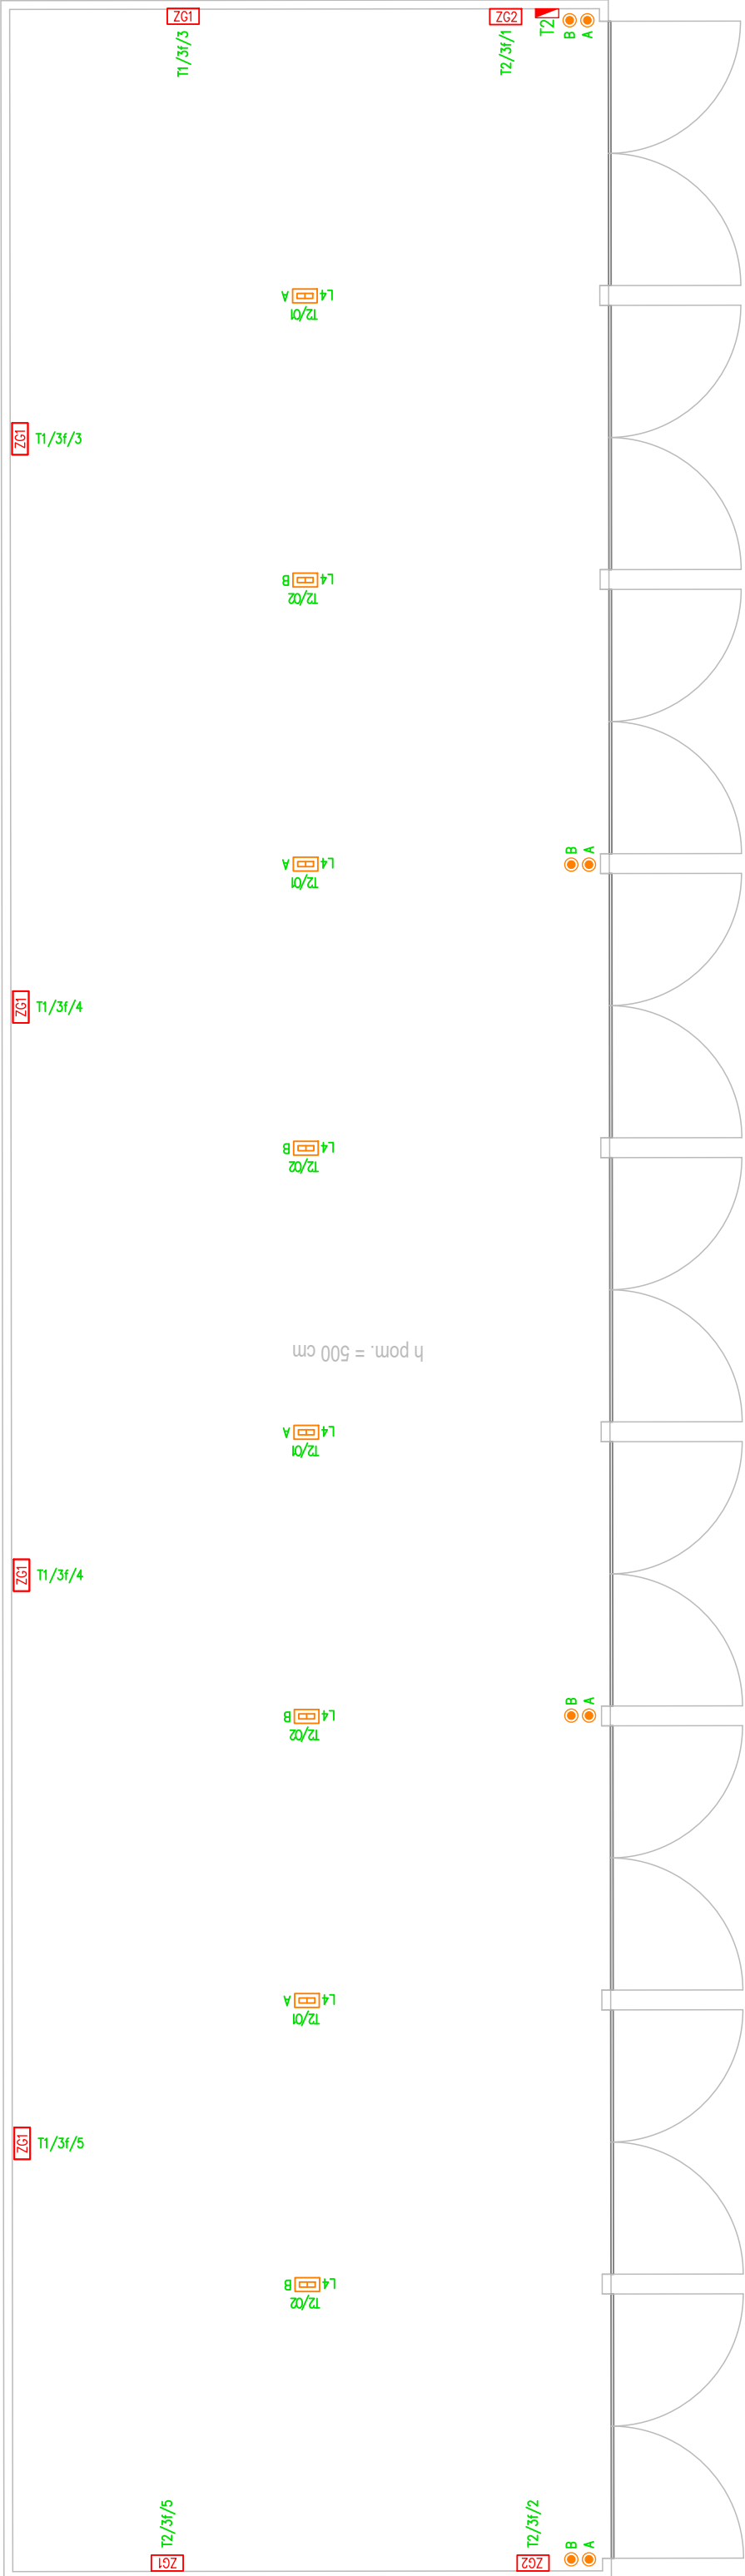

Legenda

T2/01

L4

A

T2

L4

A

A

T1/3f/2

T1/3f/1

T2


Oprawa nastropowa LED 95W 11800lm CLEAR IP65

Przycisk dzwinkowy 10/16A IP44

Zestaw gniazd 3P+N+PE 16A, 2x2P+PE IP65

Zestaw gniazd 1x 3P+N+PE 32A, 1x 3P+N+PE 16A 2x 1P+N+PE IP65

Rozdzielnica elektryczna

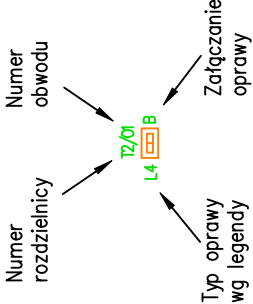

	Kosikowski Architektura 22-100 Chelm ul. Ceramiczna 34B e-mail: radoslawkosikowski@gmail.com tel: 512 315 710
Obiekt / adres inwestycji	Modernizacja i doposażenie Punktu Selektywnej Zbiórki Odpadów Komunalnych w Krasnymstawie", ul. Pilsudskiego 54, 22-300 Krasnystaw polegająca na budowie wiaty magazynowej, boksu magazynowego , wagi najazdowej samochodowej oraz przebudowie budynku magazynowego polegającej na powiększeniu bramy wjazdowej.
Inwestor	Przedsiębiorstwo Gospodarki Komunalnej Spółka z o.o. ul. Plekarskiego 3; 22-300 Krasnystaw
Typu budynku	Instalacja elektryczna wewnętrzna - oświetlenie, gniazda Rzut przyziemia. (Bud. "G")
Projektant	mgr inż. Tomasz Muzyka
Sprawdzający	inż. Lesław Muzyka
Stadium PT	10/10/20221:100
	Podpis:
	Podpis:
	Nr rysunku
	E-06