


RZUT DACHU – INSTALACJA FOTOWOLTAICZNA I ODGROMOWA

SKALA 1:100

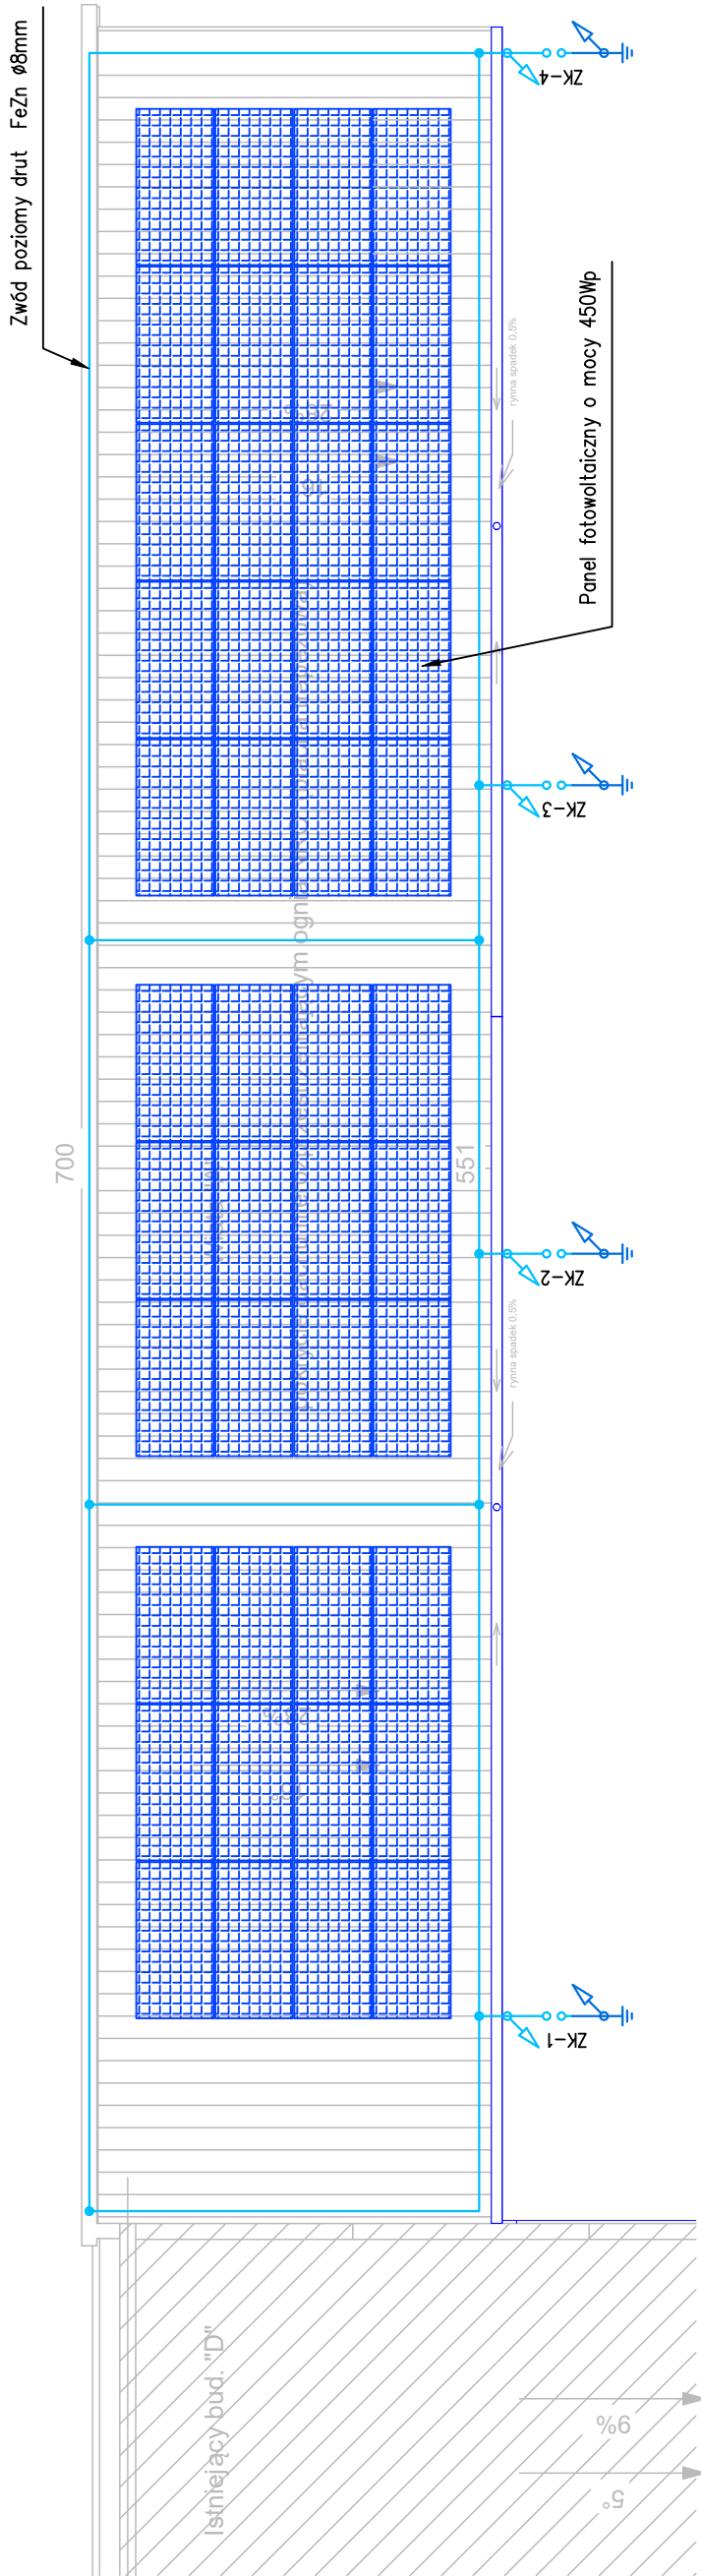

Legenda

- ZK-1
- Złącze kontrolne (zacisk krzyżowy) instalacji odgromowej
  - wypust z uziomu fundamentowego z taśmą pomiedziowaną lub nierdzewnej 30x4mm do złącza kontrolnego instalacji odgromowej
  - przewód odprowadzający – drut FeZn ø8mm do złącza kontrolnego instalacji odgromowej
  - połączenie skręcane (dach)

Uwagi:

- Należy wykonać uziom fundamentowy z bednarki ze stali węglowej gołej 30x4mm
- Prowadząc instalację odgromową należy pamiętać o zachowaniu odstępów izolacyjnych od przewodów elektrycznych oraz instalacji fotowoltaicznej



**Kosikowski Architektura**  
22-100 Chełm ul. Ceramiczna 34B  
e-mail: radoslawkosikowski@gmail.com  
tel: 512 315 710

Obiekt / adres inwestycji	Modernizacja i doposażenie Punktu Selektywnej Zbiórki Odpadów Komunalnych w Krasnymstawie", ul. Pilsudskiego 54, 22-300 Krasnystaw polegająca na budowie wiaty magazynowej, boksu magazynowego , wagi najazdowej samochodowej oraz przebudowie budynku magazynowego polegającej na powiększeniu bramy wjazdowej.		
Inwestor	Przedsiębiorstwo Gospodarki Komunalnej Spółka z o.o. ul. Plekarskiego 3; 22-300 Krasnystaw		
Typu budynku	Instalacja fotowoltaiczna i odgromowa Rzut dachu. (Bud. "A")		
Projektant	mgr inż. Tomasz Muzyka	Podpis	Podpis
Sprawdzający	inż. Lesław Muzyka	Podpis	Podpis
Stadium PT	10/10/2022	Skala	Nr rysunku
	1:100		E-07