

MAPA DO CELÓW PROJEKTOWYCH

Skala 1 : 500
Sektoria „2000”: 6.121.27.20.3.3Układ współrzędnych: 2000/6
Układ wysokościowy: PL-EVRF2007-NHGranice własności wpisano w oparciu o numeryczną mapę ewidencyjną z PODGIG w Cieszyń.
Mapę wykonano bez ustalenia obciążeń służebnościami gruntowymi.Nie wyklucza się istnienia w terenie uzbrojenia podziemnego nie zgłoszonego do inwentaryzacji.
Nie wykonywano uzgodnień branżowych.

Cieszyń, dnia 01.12.2023r.

Wykonat: GEODETA UPRAWNIIONY

inż. Adam Jankowski

Nr upr.zaaw.: 19054

Signature Not Verified

Dokument podpisany przez
ADAM JANKOWSKI

Data: 2023.12.01 08:51:16 CET

Skł. Filo
s/c pumpePolska Spółka Gazownictwa sp. z o.o.
ul. W. Bandrowskiego 16, 33-100 Tarnów
Oddział Zakład Gazownictwa w Zabrz
Gazownia w Skoczowie
ul. Górny Bor 27, 43-430 Skoczów
tel. 22 444 33 33
NIP 525 24 96 411
KRS 0000374001 REGON 142739519


Uzgodnia się z uwagami:

- Skrzyżowania oraz zbieżenia projektowanych inwestycji z siecią gazową należy zabezpieczyć zgodnie z obowiązującymi przepisami i PN lub przebudować sieć gazową na koszt inwestora.
- PT przebudowy lub sposób zabezpieczenia sieci gazowej należy uzgodnić z naszym zakładem.
- Przed przystąpieniem do robót w sąsiedztwie naszych sąsiadów należy powiadomić nas o terminie rozpoczęcia prac oraz zlecić nadzór.
- Prace ziemne w pobliżu naszych urządzeń należy prowadzić ręcznie pod nadzorem Gazowni w Zabrz.
- Wzkie kolizje i zbieżenia z siecią gazową należy zgłaszać do odbioru naszemu przedstawicielowi.

JSG R. 0106.764. 2013

15.12.2013

Chw

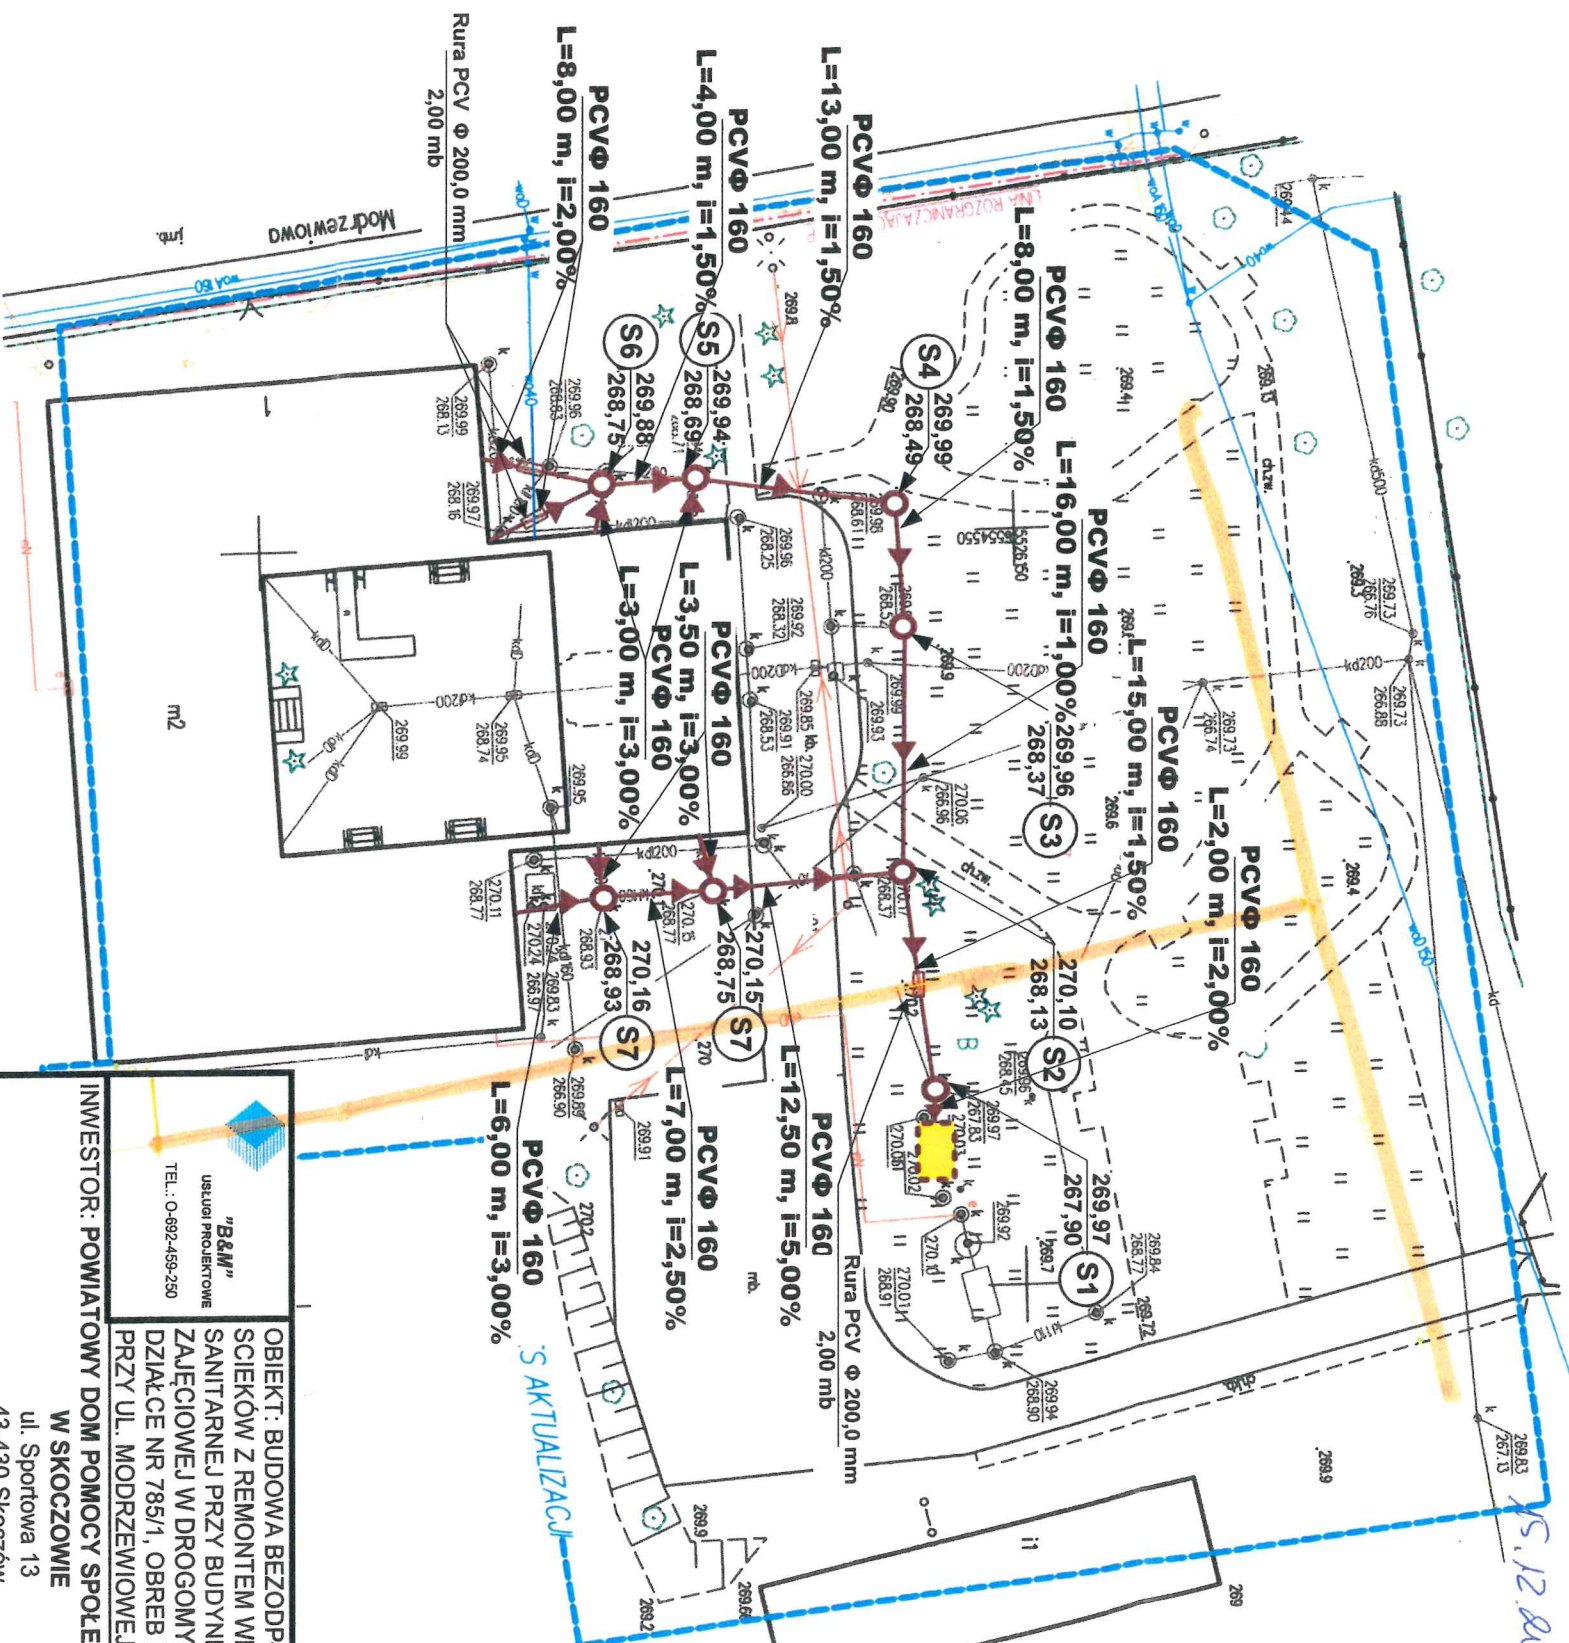

LEGENDA:

- Granica posesji
- Projektowany bezodpływowy osadnik ścieków
- Projektowane instalacje sanitarna
- Istniejąca kanal. sanit. i deszczowa
- Istniejąca sieć wodociągowa
- Istniejąca sieć gazowa
- Istniejąca sieć elektroenergetyczna
- Istniejąca sieć teletechniczna

NAZWA RYSUNKU:

PROJEKT ZAGOSPODAROWANIA TERENU

GRUDZIEŃ 2023 r.

OPRACOWAŁ:

inż. M. FILIPCZAK

PROJEKTOWAŁ:

L. SZAROWSKI

BRANŻA: INSTALACYJNA - SANITARNA

RYS. NR. S1.

OBIEKT: BUDOWA BEZODPŁYWOWEGO OSADNIKA SCIEKÓW Z REMONTEM WEWNĘTRZNEJ INSTALACJI SANITARNEJ PRZY BUDYNKU WARSZTATU TERAPII ZAJĘCIOWEJ W DROGOMYŚLU POŁOŻONEGO NA DZIAŁCE NR 785/1, OBRĘB DROGOMYŚL PRZY UL. MODRZEWIOWEJ 1 W DROGOMYŚLU.

INWESTOR: POWIATOWY DOM POMOCY SPOŁECZNEJ „FENIKS”
W SKOCHOWIE
ul. Sportowa 13
43-430 Skoczów"B&M"
USŁUGI PROJEKTOWE
TEL.: 0-692-459-250ul. Sportowa 13
43-430 Skoczów

SKALA: 1:500

Projektant: inż. M. Filipczak
Zakres: projektowanie i wykonanie instalacji sanitarnych w budynku warsztatu terapii zajęciowej w Drogomyslu położonego na działce nr 785/1, obręb Drogomysl przy ul. Modrzewiowej 1 w Drogomyslu.Projektant: inż. M. Filipczak
Zakres: projektowanie i wykonanie instalacji sanitarnych w budynku warsztatu terapii zajęciowej w Drogomyslu położonego na działce nr 785/1, obręb Drogomysl przy ul. Modrzewiowej 1 w Drogomyslu.Projektant: inż. M. Filipczak
Zakres: projektowanie i wykonanie instalacji sanitarnych w budynku warsztatu terapii zajęciowej w Drogomyslu położonego na działce nr 785/1, obręb Drogomysl przy ul. Modrzewiowej 1 w Drogomyslu.