

## MAPA DO CELÓW PROJEKTOWYCH

Skala 1 : 500

Sekcja „2000”: 6.121.27.20.3.3

Układ współrzędnych: 2000/6

Układ wysokościowy: PL-EVRF2007-AN

Granice własności wpisano w oparciu o numeryczną mapę ewidencyjną z PODGIG w Cieszynie.  
Mapę wykonano bez uciążliwych służbności gruntowych.

Nie wyklucza się istnienia w terenie uzbrojenia podziemnego nie zgłoszonego do inwentaryzacji.

Nie wykonano uzgodnień branżowych.

Cieszyń, dnia 01.12.2023r.

Wykonał: GEODETA UPRAWNIENY

Inż. Adam Jankowski

Nr upr.zaw.: 19054

Signature Not V erified

Dokument podpisany przez

ADAM JANKOWSKI

Data: 2023.12.04 08:51:16 CET



## Uzgadnia się bez uwag.

Legenda:

- Linie kablowe WN
- Linie napowietrzne WN
- Linie kablowe SN
- Linie napowietrzne SN
- Linie kablowe NN
- Linie napowietrzne NN
- Linie kablowe oświetleniowe
- Linie napowietrzne oświetleniowe
- Linie kablowe teletechniczne
- Linie napowietrzne teletechniczne
- Przebieg linii naniesiono orientacyjnie

Uzgodnienie nr ..... 70.000.0107.0106/18145142/2023

Data: 18.12.2023

W oznaczonym terenie wkręcono przebieg (przebiegi) urządzeń teletechnicznych wiatroski TAURON Dystrybucja S.A. Oddział w Białym-Białej

\* niepotrzebne skreślić

podpis

STAROSTWO POWIATOWE


TAURON Dystrybucja S.A. w Cieszynie

Oddział w Białym-Białej ul. Bobrecka 29

Wydział Dokumentacji 43-400 CIESZYŃ

Starszy Specjalista ds. Liczności Branżowych

Mirosław Szatler

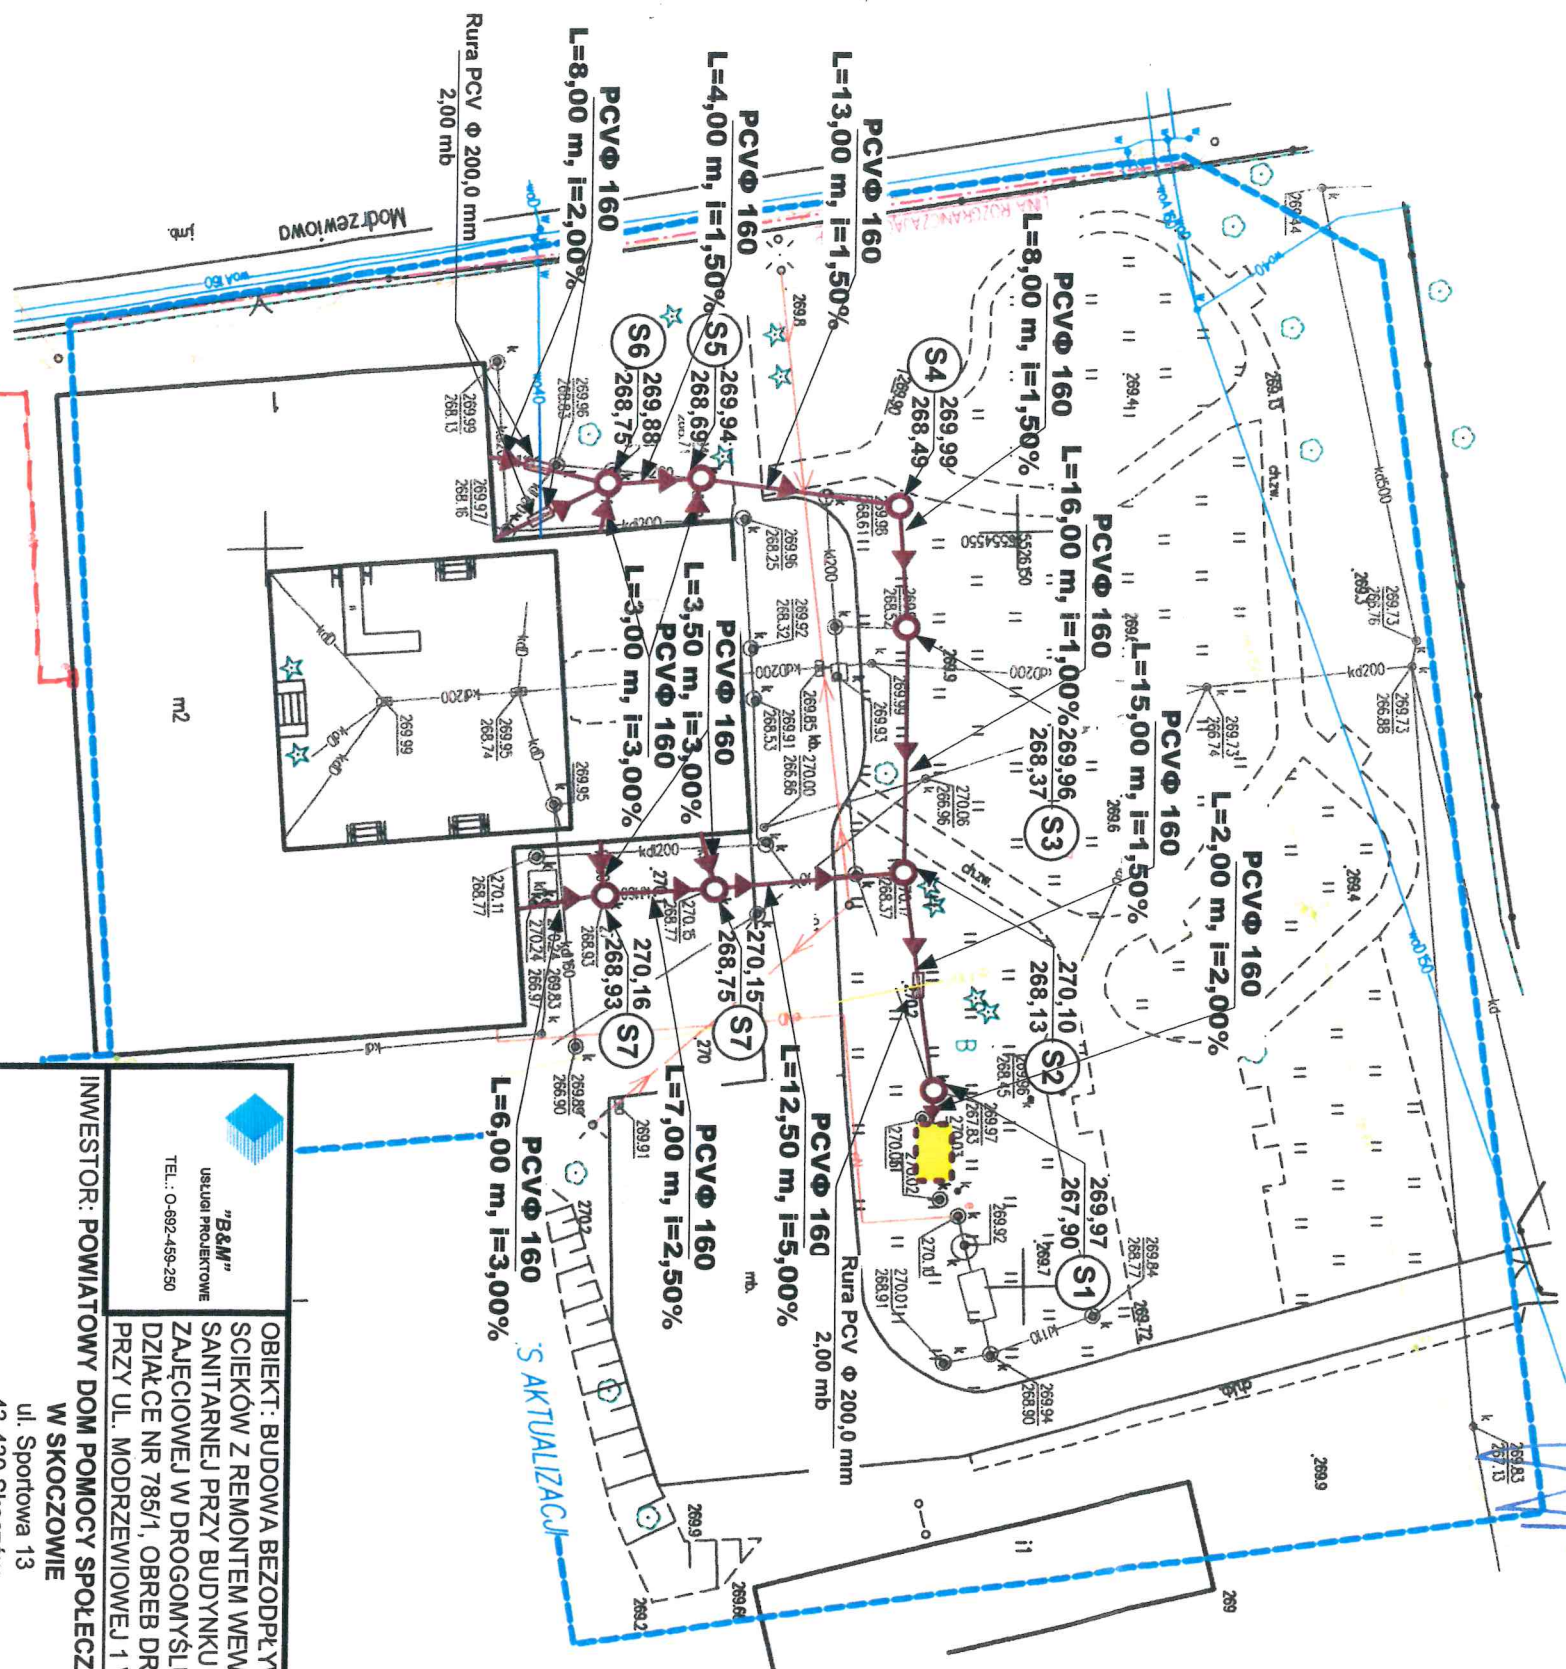

## LEGENDA:

- Granica posesji
- Projektowany bezodpływowy osadnik ścieków
- Projektowane instalacje sanitarna
- Istniejąca instalacja sanitarna
- Istniejąca sieć wodociągowa
- Istniejąca sieć gazowa
- Istniejąca sieć elektroenergetyczna
- Istniejąca sieć teletechniczna

"B&M"  
USŁUGI PROJEKTOWE  
TEL.: 0-692-459-250OBIEKT: BUDOWA BEZODPŁYWOWEGO OSADNIKA  
ŚCIEKÓW Z REMONTEM WEWNĘTRZNEJ INSTALACJI  
SANITARNEJ PRZY BUDYNKU WARSZTATU TERAPII  
ZAJĘCIOWEJ W DROGOMYŚLU POŁOŻONEGO NA  
DZIAŁCE NR 785/1, OBRĘB DROGOMYŚL  
PRZY UL. MODRZEWOWEJ 1 W DROGOMYŚLU.

INWESTOR: POWIATOWY DOM POMOCY SPOŁECZNEJ „FENIKS”

W SKOJCZOWIE

ul. Sportowa 13

43-430 Skoczów

NAZWA RYSUNKU:

## PROJEKT ZAGOSPODAROWANIA TERENU

GRUDZIEŃ 2023 r.

OPRACOWAŁ:

Inż. M. FILIPCZAK

PROJEKTOWAŁ:

L. SZAROWSKI

Zakreślenie w specjalności Instalacji  
nr ewidencyjny SLK/2929/OH/5/09  
Złotych S.O.I.L.B. nr SLK/BO/5/14/08