

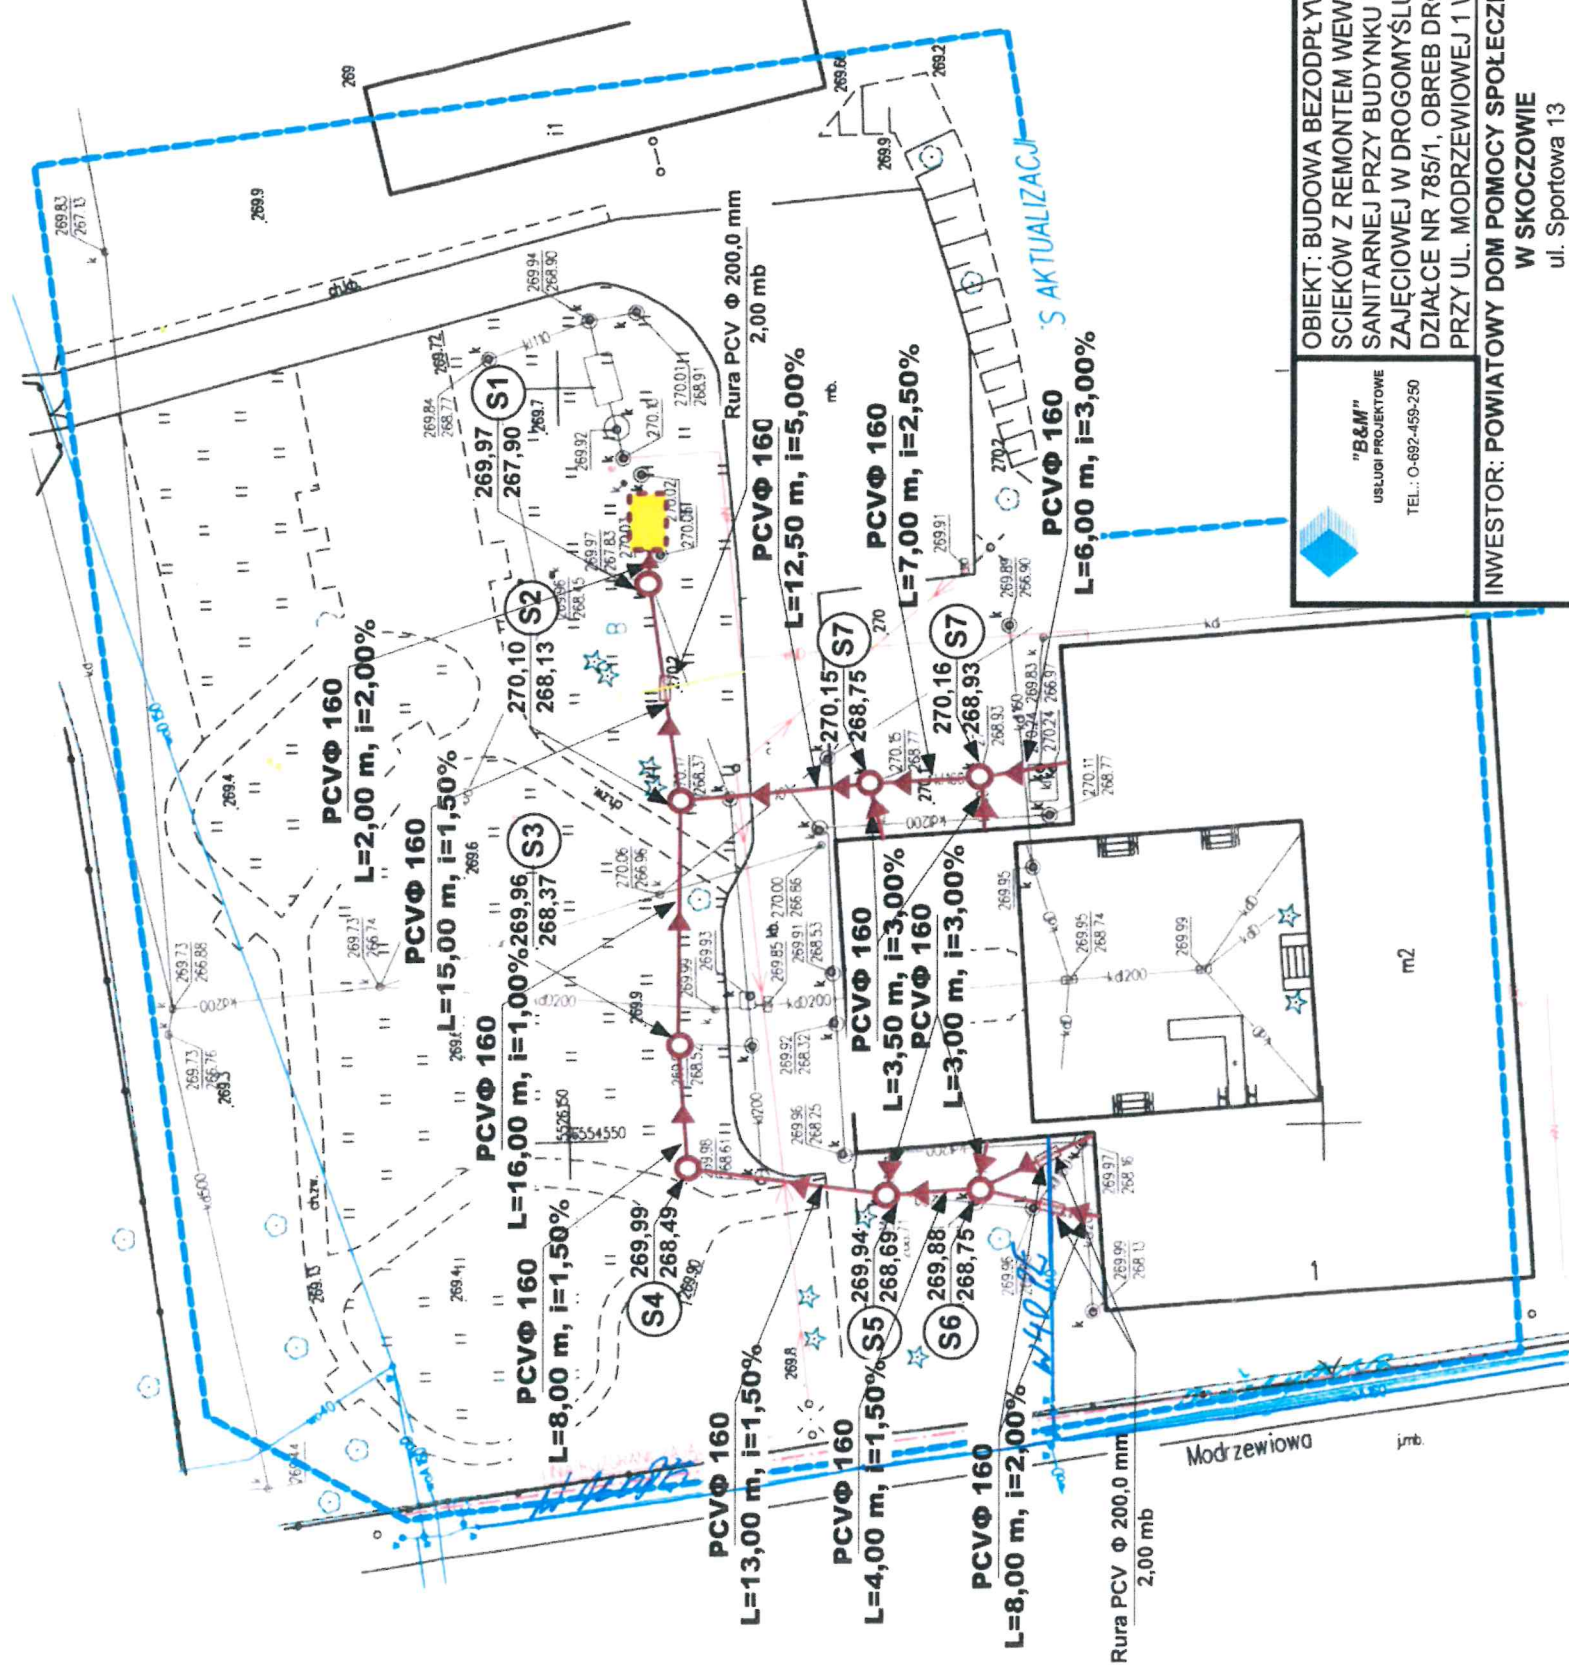
MAPA DO CELÓW PROJEKTOWYCH

Skala 1 : 500
Seksja „2000”: 6.121.27.20.3.3Układ współrzędnych: 2000/6
Układ wysokościowy: PL-EVRF2007-NHGranice własności wpisano w oparciu o numeryczną mapę ewidencyjną z PODGiK w Cieszynie.
Mapę wykonano bez ustaleń obciążeń służebnościami gruntowymi.Nie wyklucza się istnienia w terenie uzbrojenia podziemnego nie zgłoszonego do inwentaryzacji.
Nie wykonywano uzgodnień branzowych.Cieszyń, dnia 01.12.2023r.
Wykonał: GEODETA UPRAWNIENY
inż. Adam Jankowski
Nr upr.zaw.: 19054

Signature Not Verified

Dokument podpisany przez
ADAM JANKOWSKI

Data: 2023.12.04 08:51:16 CET

Wodociągi Ziemi Cieszyńskiej
Spółka z o.o.
ul. Myśliwska 10
43-450 USTRŃ
DZIAŁ TECHNICZNY
NA PLANIE NANIESIONO
ORIENTACYJNY PRZEBIEG ISTNIEJĄCEJ
WODOCIĄGOWEJ KANALIZACJI
ISTN. WODOCIĄG GŁ. POŁOŻONY W
ISTN. KANALIZACJA SANITARNA
ZAŁĄCZNIK DO SPRAWY
ZNAK: 109.1134-UM/2023/11-2
USTRŃ dnia 2023-12-15St. specjalista ds. wydawania
wyników technicznych i uzasadnień
Leszek Olszewski

LEGENDA:

- Granica posesji
- Projektowany bezodpływowy osadnik ścieków
- Projektowane instalacja sanitarna
- Istniejąca kanal. sanit. i deszczowa
- Istniejąca sieć wodociągowa
- Istniejąca sieć elektroenergetyczna
- Istniejące sieć teletechniczna

"B&M"
USŁUGI PROJEKTOWE
TEL.: 0-692-459-250

OBIEKT: BUDOWA BEZODPŁYWOWEGO OSADNIKA
ŚCIEKÓW Z REMONTEM WEWNĘTRZNEJ INSTALACJI
SANITARNEJ PRZY BUDYNKU WARSZTATU TERAPII
ZAJĘCIOWEJ W DROGOMYŚLU POŁOŻONEGO NA
DZIAŁCE NR 785/1, OBREB DROGOMYŚL
PRZY UL. MODRZEWIOWEJ 1 W DROGOMYŚLU.

INWESTOR: POWIATOWY DOM POMOCY SPOŁECZNEJ „FENIKS”

W SKOCZOWIE
ul. Sportowa 13
43-430 Skoczów

NAZWA RYSUNKU:

PROJEKT ZAGOSPODAROWANIA TERENU

GRUDZIEŃ 2023 r.

SKALA 1: 500

OPRACOWAŁ:

inż. M. FILIPCZAK

PROJEKTOWAŁ:

L. SZAROWSKI

BRANŻA: INSTALACYJNA - SANITARNA

RYS. NR. S1.

SLĄSKO-POWIATOWA
Cieszyń
ul. Bobrecka 29
43-400 CIESZYŃ