


RZUT PARTERU  
INSTALACJA GAZU ZIEMNEGO  
SKALA 1:100

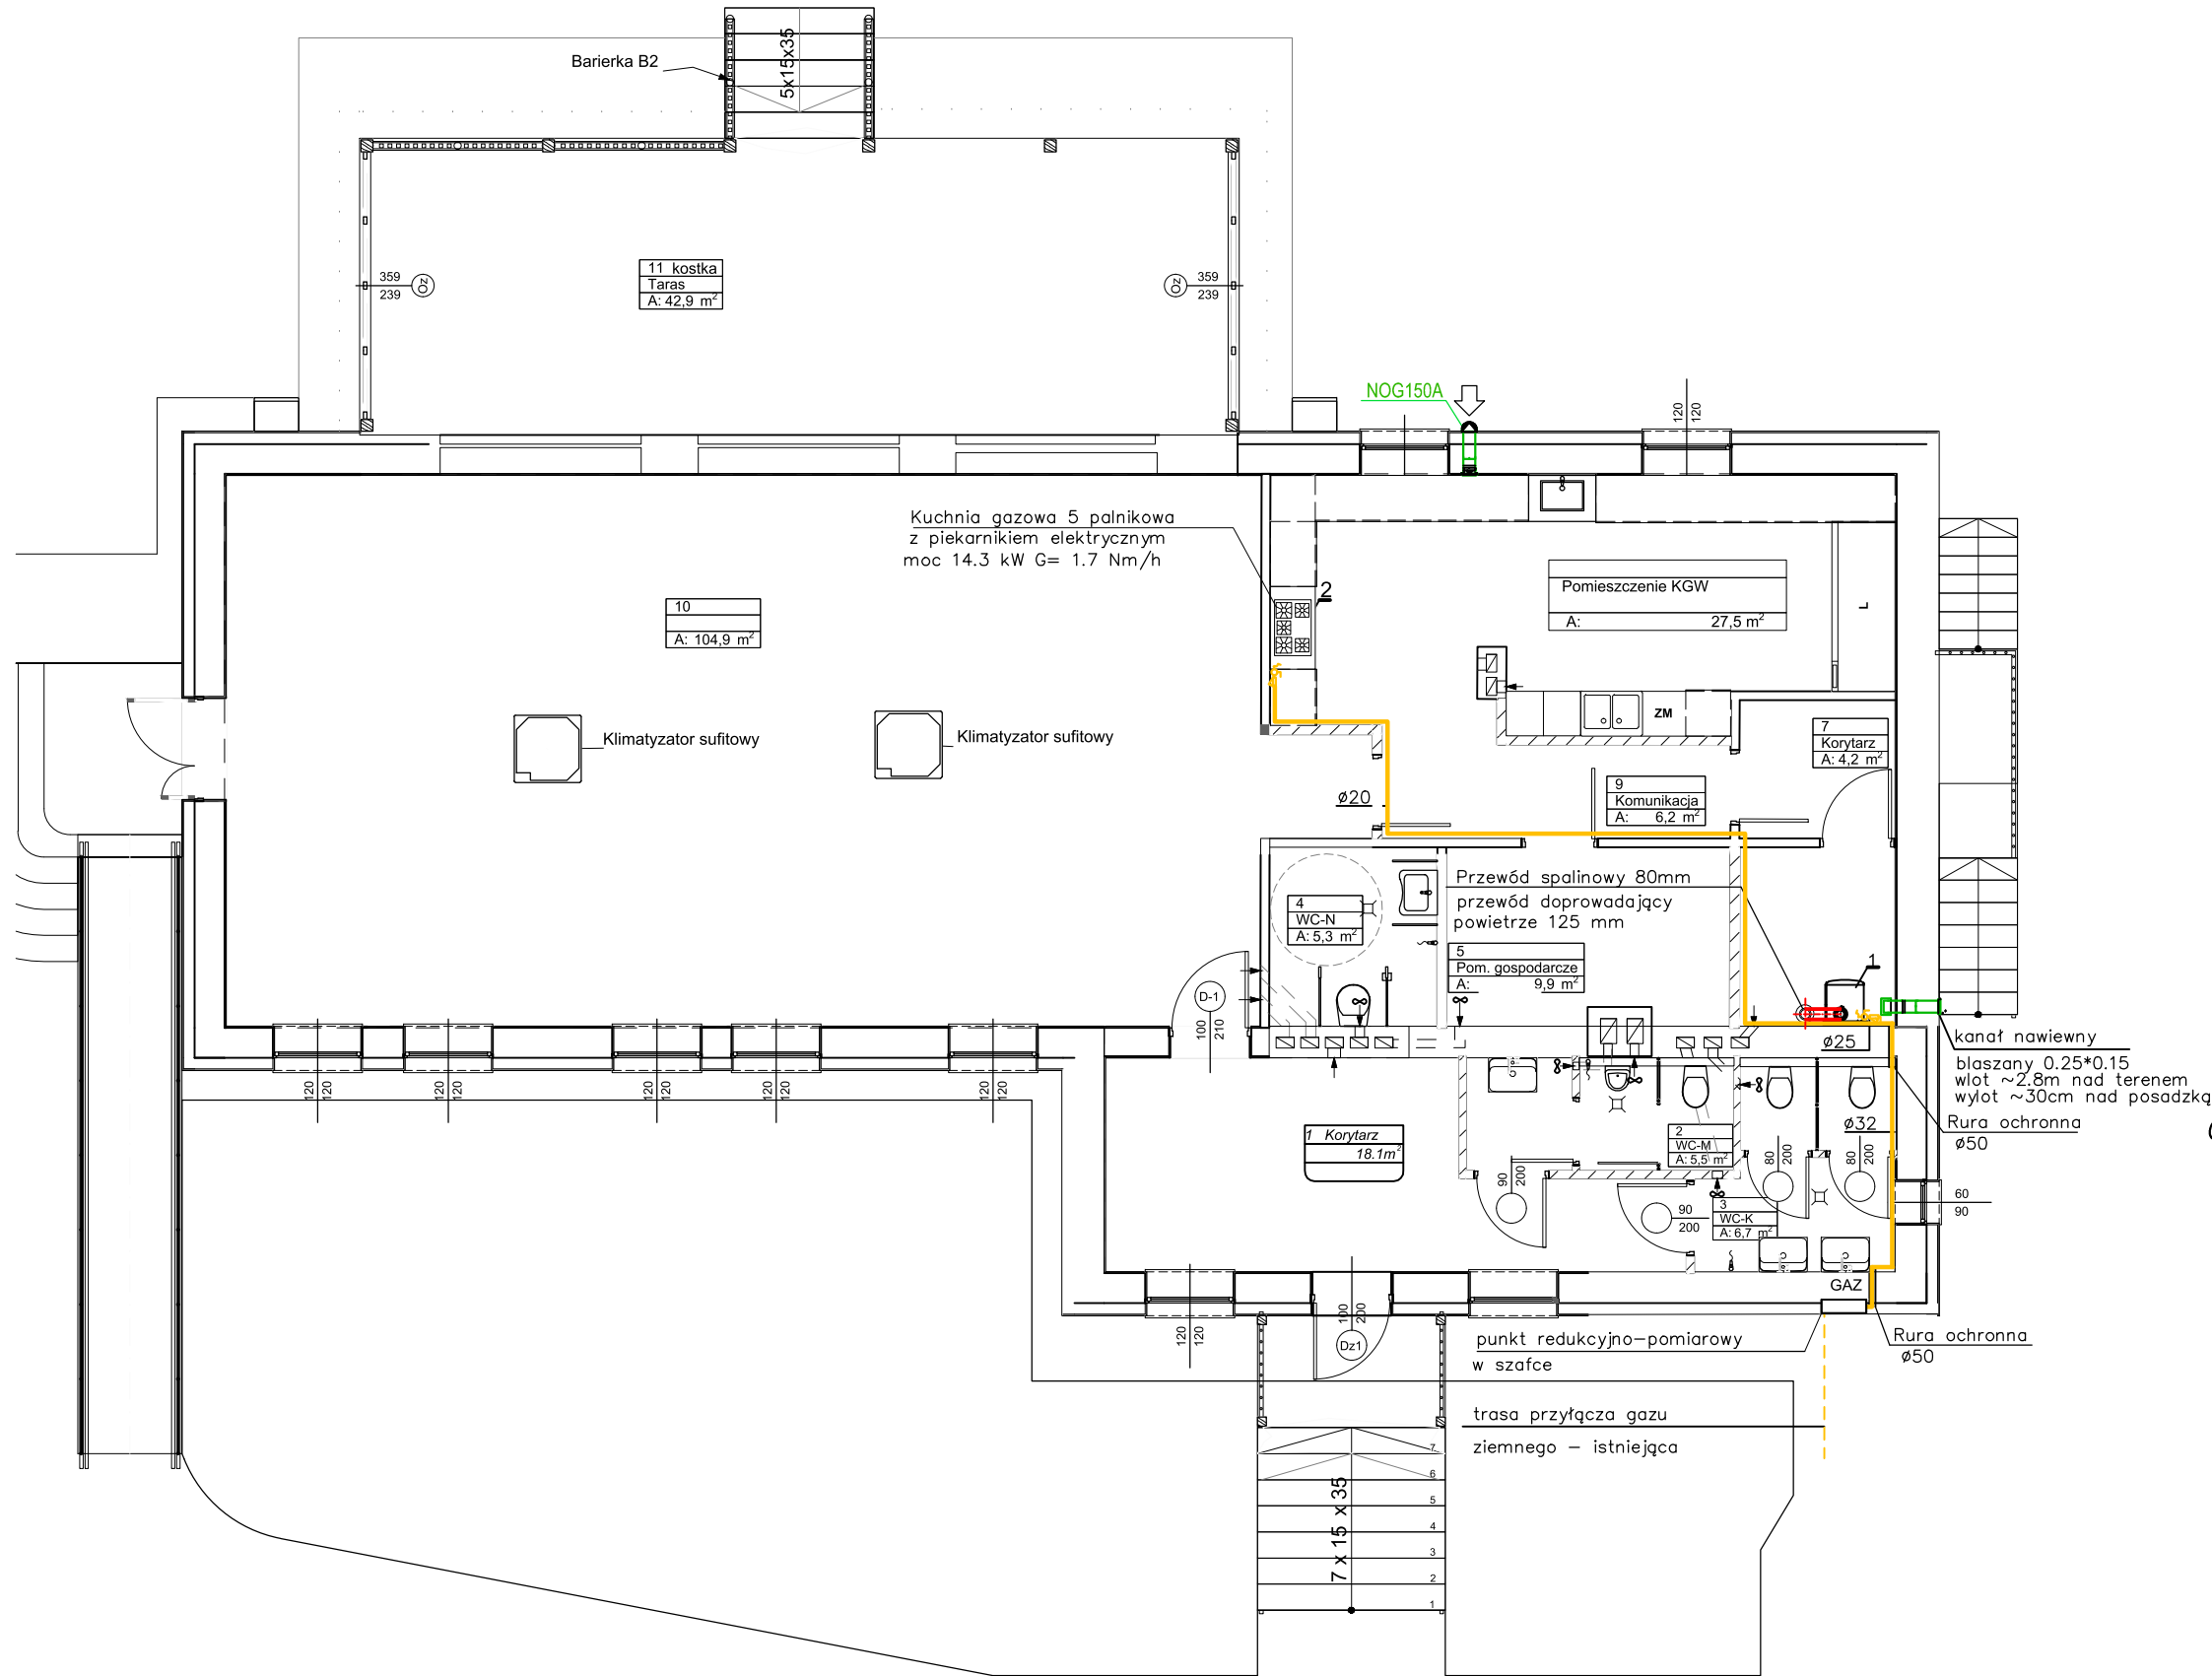

OZNACZENIA:

- Projektowane przewody gazu ziemnego
- Kocioł gazowy kondensacyjny  
o mocy do 32 kW  
zintegrowany zasobnik ładowany warstwowo (40 dm<sup>3</sup>)  
o wym 0.5\*0.6\*0.95 spaliny Ø60/100  
G= 3.1 Nm<sup>3</sup>/h
  - Kuchnia gazowa 5 palnikowa  
z piekarnikiem elektrycznym  
moc 14.3 kW G= 1.7 Nm<sup>3</sup>/h

Obiekt: Rozbudowa budynku Świetlicy wiejskiej z przebudową pomieszczeń w Jeżowie - instalacje sanitarne			
Inwestor: Gmina Jeżowe Jeżowe 136 A 37-430 Jeżowe		Adres budowy:  nr ewid dz.: 6776/9 Jeżowe gm. Jeżowe	
Nazwa rysunku: RZUT PARTERU- INSTALACJA GAZU ZIEMNEGO			
Autorzy opracowania	Stanowisko:	Imię i nazwisko, specjalność i numer uprawnień:	Podpis:
Branża: instalacyjna	Projektant:	mgr inż. Mariola Mucha upr. nr 114/Tbg/98 w spec. sieci i instalacje sanitarne	
	Sprawdzający:	mgr inż. Jerzy Hołody upr. nr PKD/0064/POOS/06 w spec. sieci i instalacje sanitarne	Nr.rysunku:
SKALA 1:100		Data: 12.2024	1