


RZUT PARTERU
INSTALACJA WENTYLACJI
I KLIMATYZACJI
SKALA 1:100

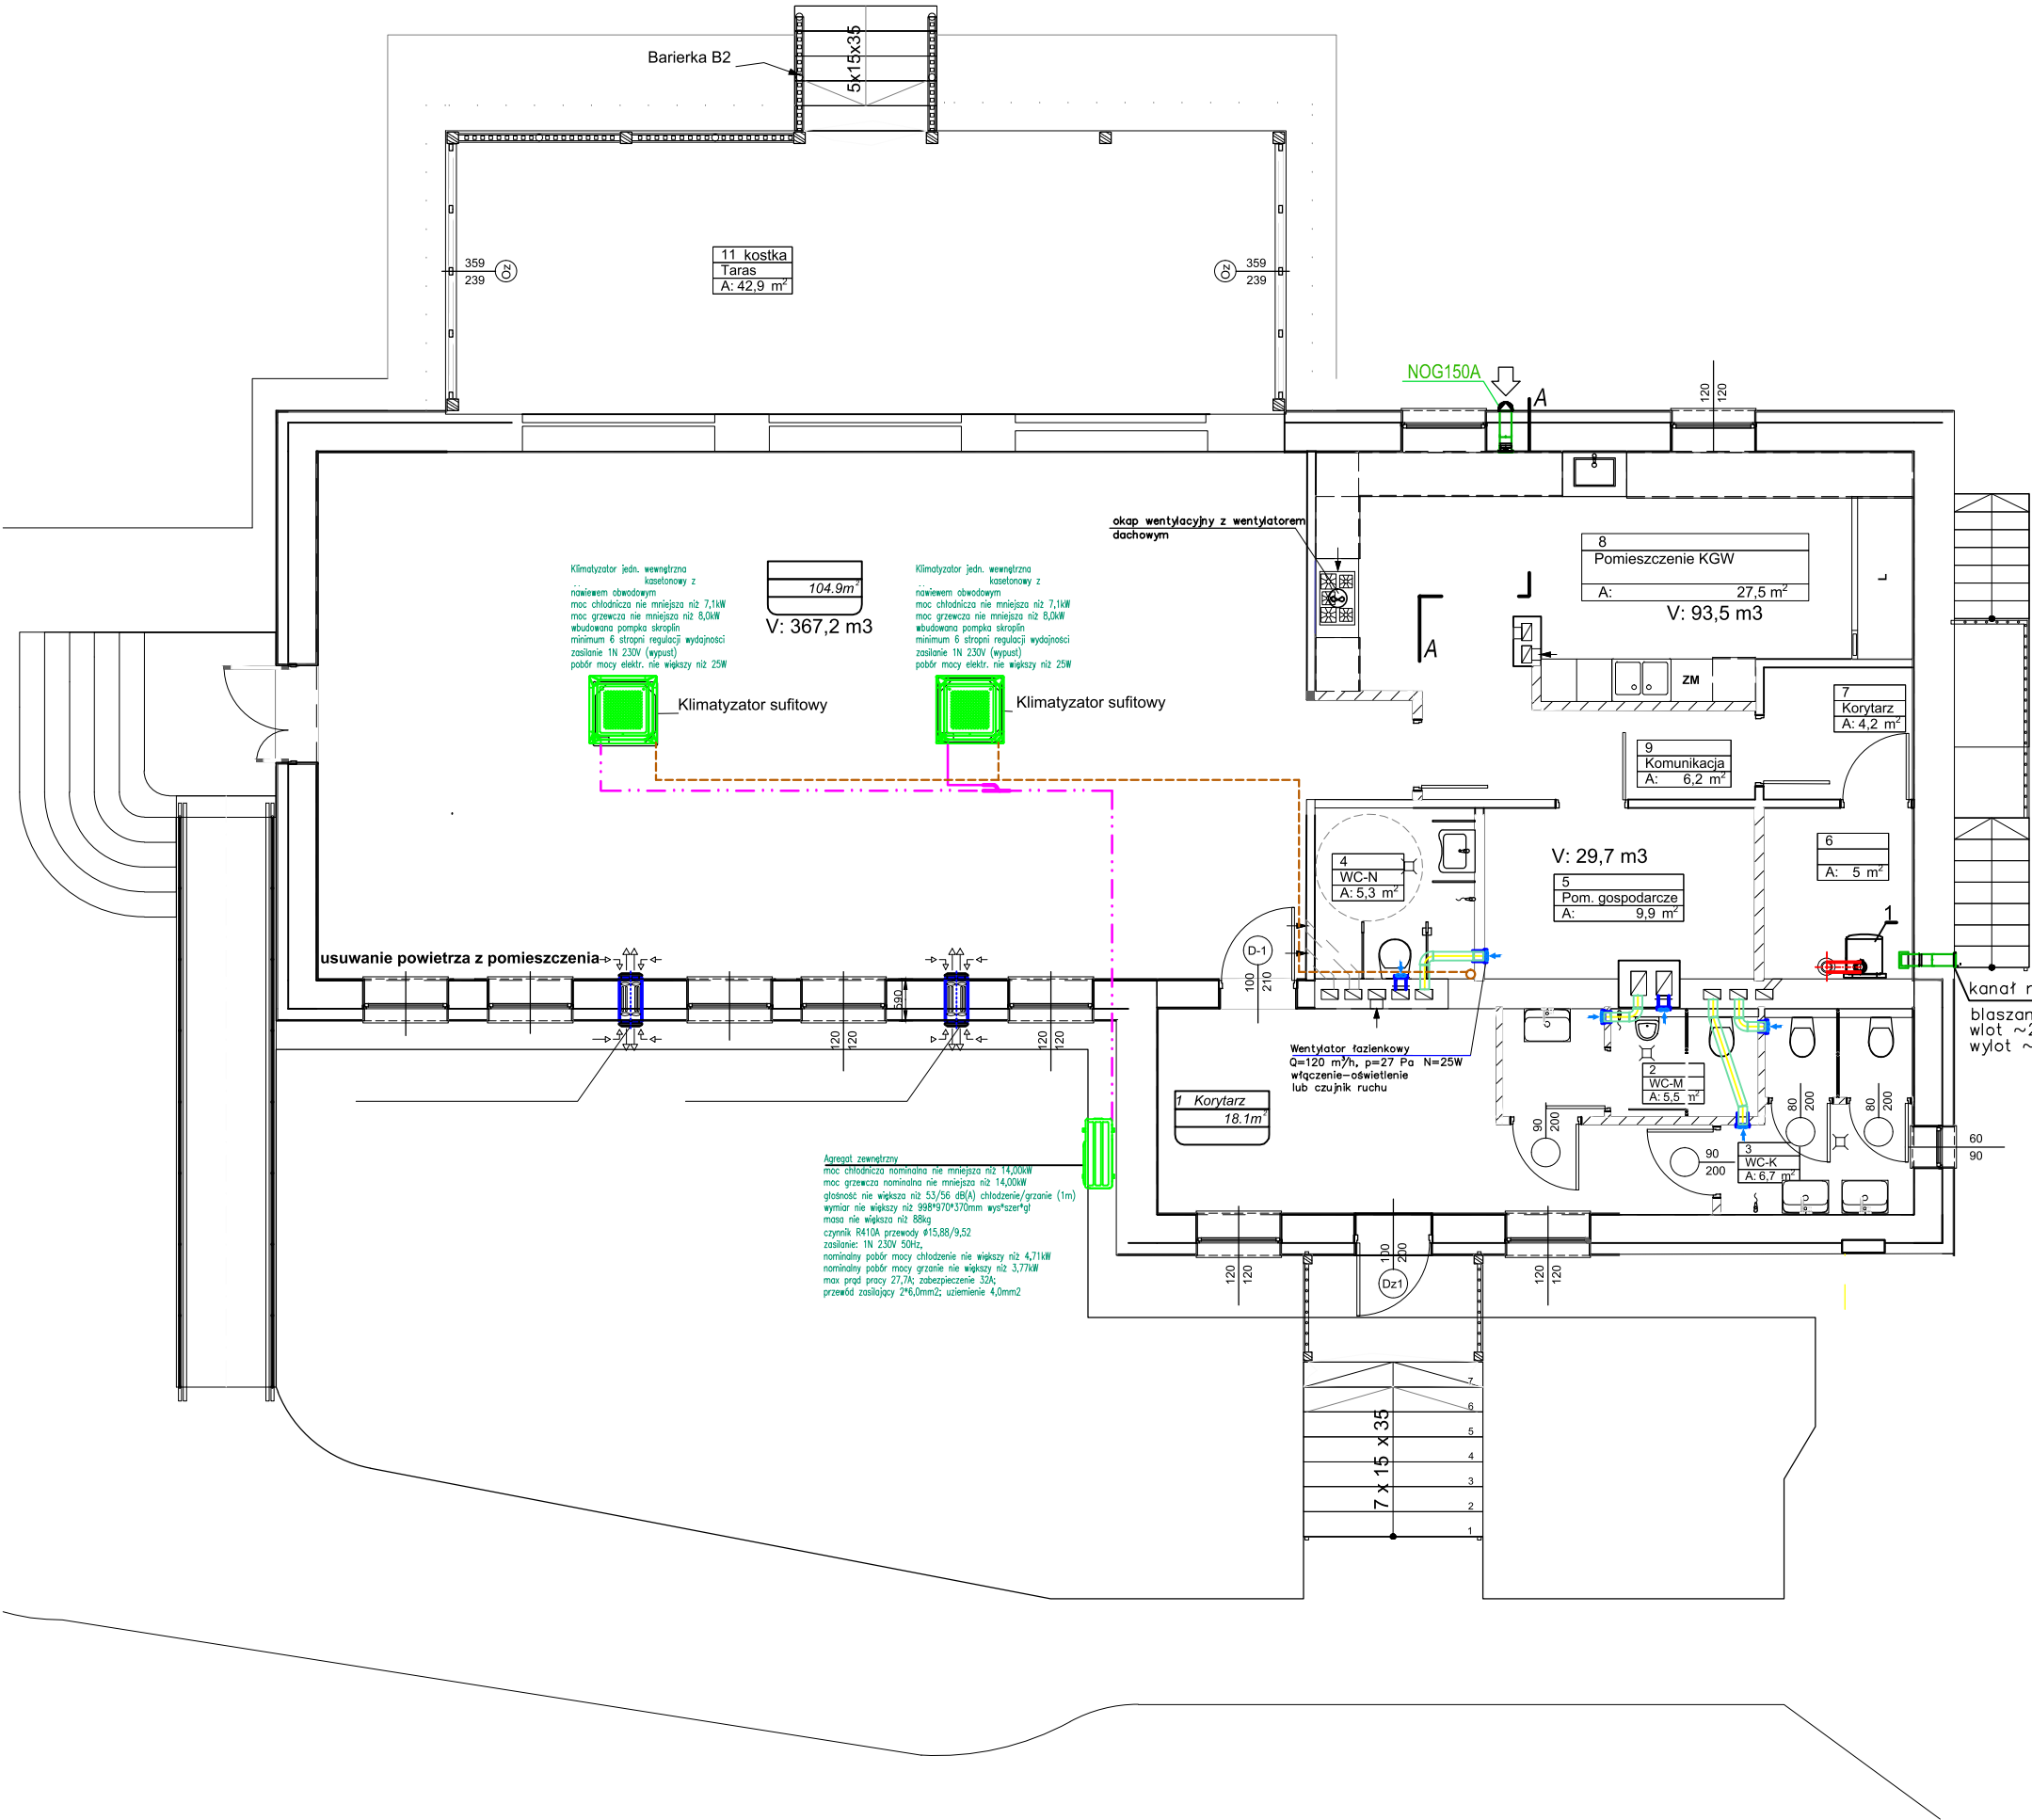

- OZNACZENIA:
- instalacja chłodnicza-rura miedziana w izolacji
 - instalacja odprowadzenia skroplin z urządzeń rura PVC 32 mm
- UWAGI:
- Przewody instalacji chłodniczej maskować pod stropem
 - Skropliny odprowadzić do najbliższych pionów kanalizacyjnych. Włączenie wykonać z zasyfonowaniem.
 - Jednostkę zewnętrzną umieścić na elewacji wschodniej z wykorzystaniem typowych ściennych uchwytów montażowych lub na podeście o wys h= 0.3m.

Obiekt: Rozbudowa budynku Świetlicy wiejskiej z przebudową pomieszczeń w Jeżowie - instalacje sanitarne			
Inwestor: Gmina Jeżowe Jeżowe 136 A 37-430 Jeżowe		Adres budowy: nr ewid dz.: 6776/9 Jeżowe gm. Jeżowe	
Nazwa rysunku: RZUT PARTERU- INSTALACJA WENTYLACJI I KLIMATYZACJI			
Autorzy opracowania	Stanowisko:	Imię i nazwisko, specjalność i numer uprawnień:	Podpis:
Branża: instalacyjna	Projektant:	mgr inż. Mariola Mucha upr. nr 114/Tbg/98 w spec. sieci i instalacje sanitarne	
	Sprawdzający:	mgr inż. Jerzy Hołody upr. nr PKD/0064/POOS/06 w spec. sieci i instalacje sanitarne	Nr.rysunku:
SKALA 1:100		Data: 12.2024	1