

Mapa do celów projektowych - robocza

Skala: 1:500

Miejscowość: Rybnik, ul. Józefa Lompy 6

Identyfikator i nazwa jednostki ewidencyjnej: [247301_1] Rybnik

Identyfikator i nazwa obrębu ewidencyjnego: [247301_1.0007] Boguszowice

Mapa aktualna na dzień: 29.10.2024 r.

Sporządził: geodeta uprawniony Sebastian Ziemkowski

nr świadectwa uprawnień zawodowych 23045, zakres uprawnień 1

Identyfikator Zgłoszenia: **G-II.6640.1.142.2024**

Układ współrzędnych prostokątnych płaskich: 2000 strefa 6

Układ wysokości: PL-EVRF2007-NH

Legenda:

- oś przewodu podziemnego energetycznego
- oś przewodu podziemnego telekomunikacyjnego
- oś przewodu podziemnego gazowego
- oś przewodu podziemnego wodociągowego
- oś przewodu podziemnego kanalizacyjnego
- granica działek
- zakres aktualizacji

Nie wyklucza się istnienia w terenie nie wykazanych na niniejszej mapie elementów podziemnego uzbrojenia terenu, które nie były zgłoszone do inwentaryzacji.
Nie badano słuszności gruntowych.

Na terenie obszaru opracowania obowiązuje MPZP:

UCHWAŁA NR 706/XLV/2014 RADY MIASTA RYBNIKA
z dnia 28 maja 2014 r.
w sprawie miejscowego planu zagospodarowania przestrzennego
miasta Rybnika dla określonych terenów, w obszarze na wschód od
ulicy Wrocławskiej do ulicy Miłkowskiej

Wykonawca:



Geo-Link sp. z o.o.

ul. Mikołowska 4a/309, 41-400 Mysłowice

KRS: 0000780291, NIP: 2220915197

tel. 665-667-914, 507-463-389

E-mail: biuro@geolink.pl Internet: www.geolink.pl

Poświadczam, że niniejszy dokument został opracowany w wyniku prac geodezyjnych i kartograficznych, których rezultaty zawiera operat techniczny pozytywnie zweryfikowany. Jednocześnie informuję, że jestem świadomy odpowiedzialności karnej za złożenie fałszywego oświadczenia.

Identyfikator zgłoszenia prac geodezyjnych	G-II.6640.11.142.2024
Organ służby geodezyjnej, który otrzymał zgłoszenie	PREZYDENT MIASTA RYBNIKA
Wykonawca prac geodezyjnych	GEO-LINK Sp. z o.o.
Nr oraz data sporządzenia dokumentu zawierającego wynik pozytywnej weryfikacji	PROTOKÓŁ nr 4 z dnia 11.12.2024 r.
Imię i nazwisko oraz nr uprawnień zawodowych kierownika prac	Sebastian Ziemkowski nr 23045

Signed by /
Podpisano przez:

Sebastian Tomasz
Ziemkowski


Date / Data: 2025-
01-13 09:48

PROJEKTOWANE UZBROJENIE

- DRENAŻ OPASKOWY
- INSTALACJA KANALIZACJI DESZCZOWEJ
- PRZYŁĄCZE KANALIZACJI DESZCZOWEJ (WG ODREB. OPRAWOWANIA)
- PODZIEMNY ZBIORNIK RETENCYJNY
- STUDNIA KANALIZACJI DESZCZOWEJ
- STUDNIA NA DRENAŻU
- PRZEPOMPOWNIA
- SEPARATOR

ISTNIEJĄCE UZBROJENIE

- W — WODOCIĄG
- ks — KANALIZACJA SANITARNA
- x — PRZYŁĄCZE KAN. SANITARNEJ DO WYLĄCZENIA
- kd — KANALIZACJA DESZCZOWA
- — CIEPŁOCIĄG
- e — KABLE ENERGETYCZNE
- t — KABLE TELEKOMUNIKACYJNE
- Si — ŚWIATŁOWÓD

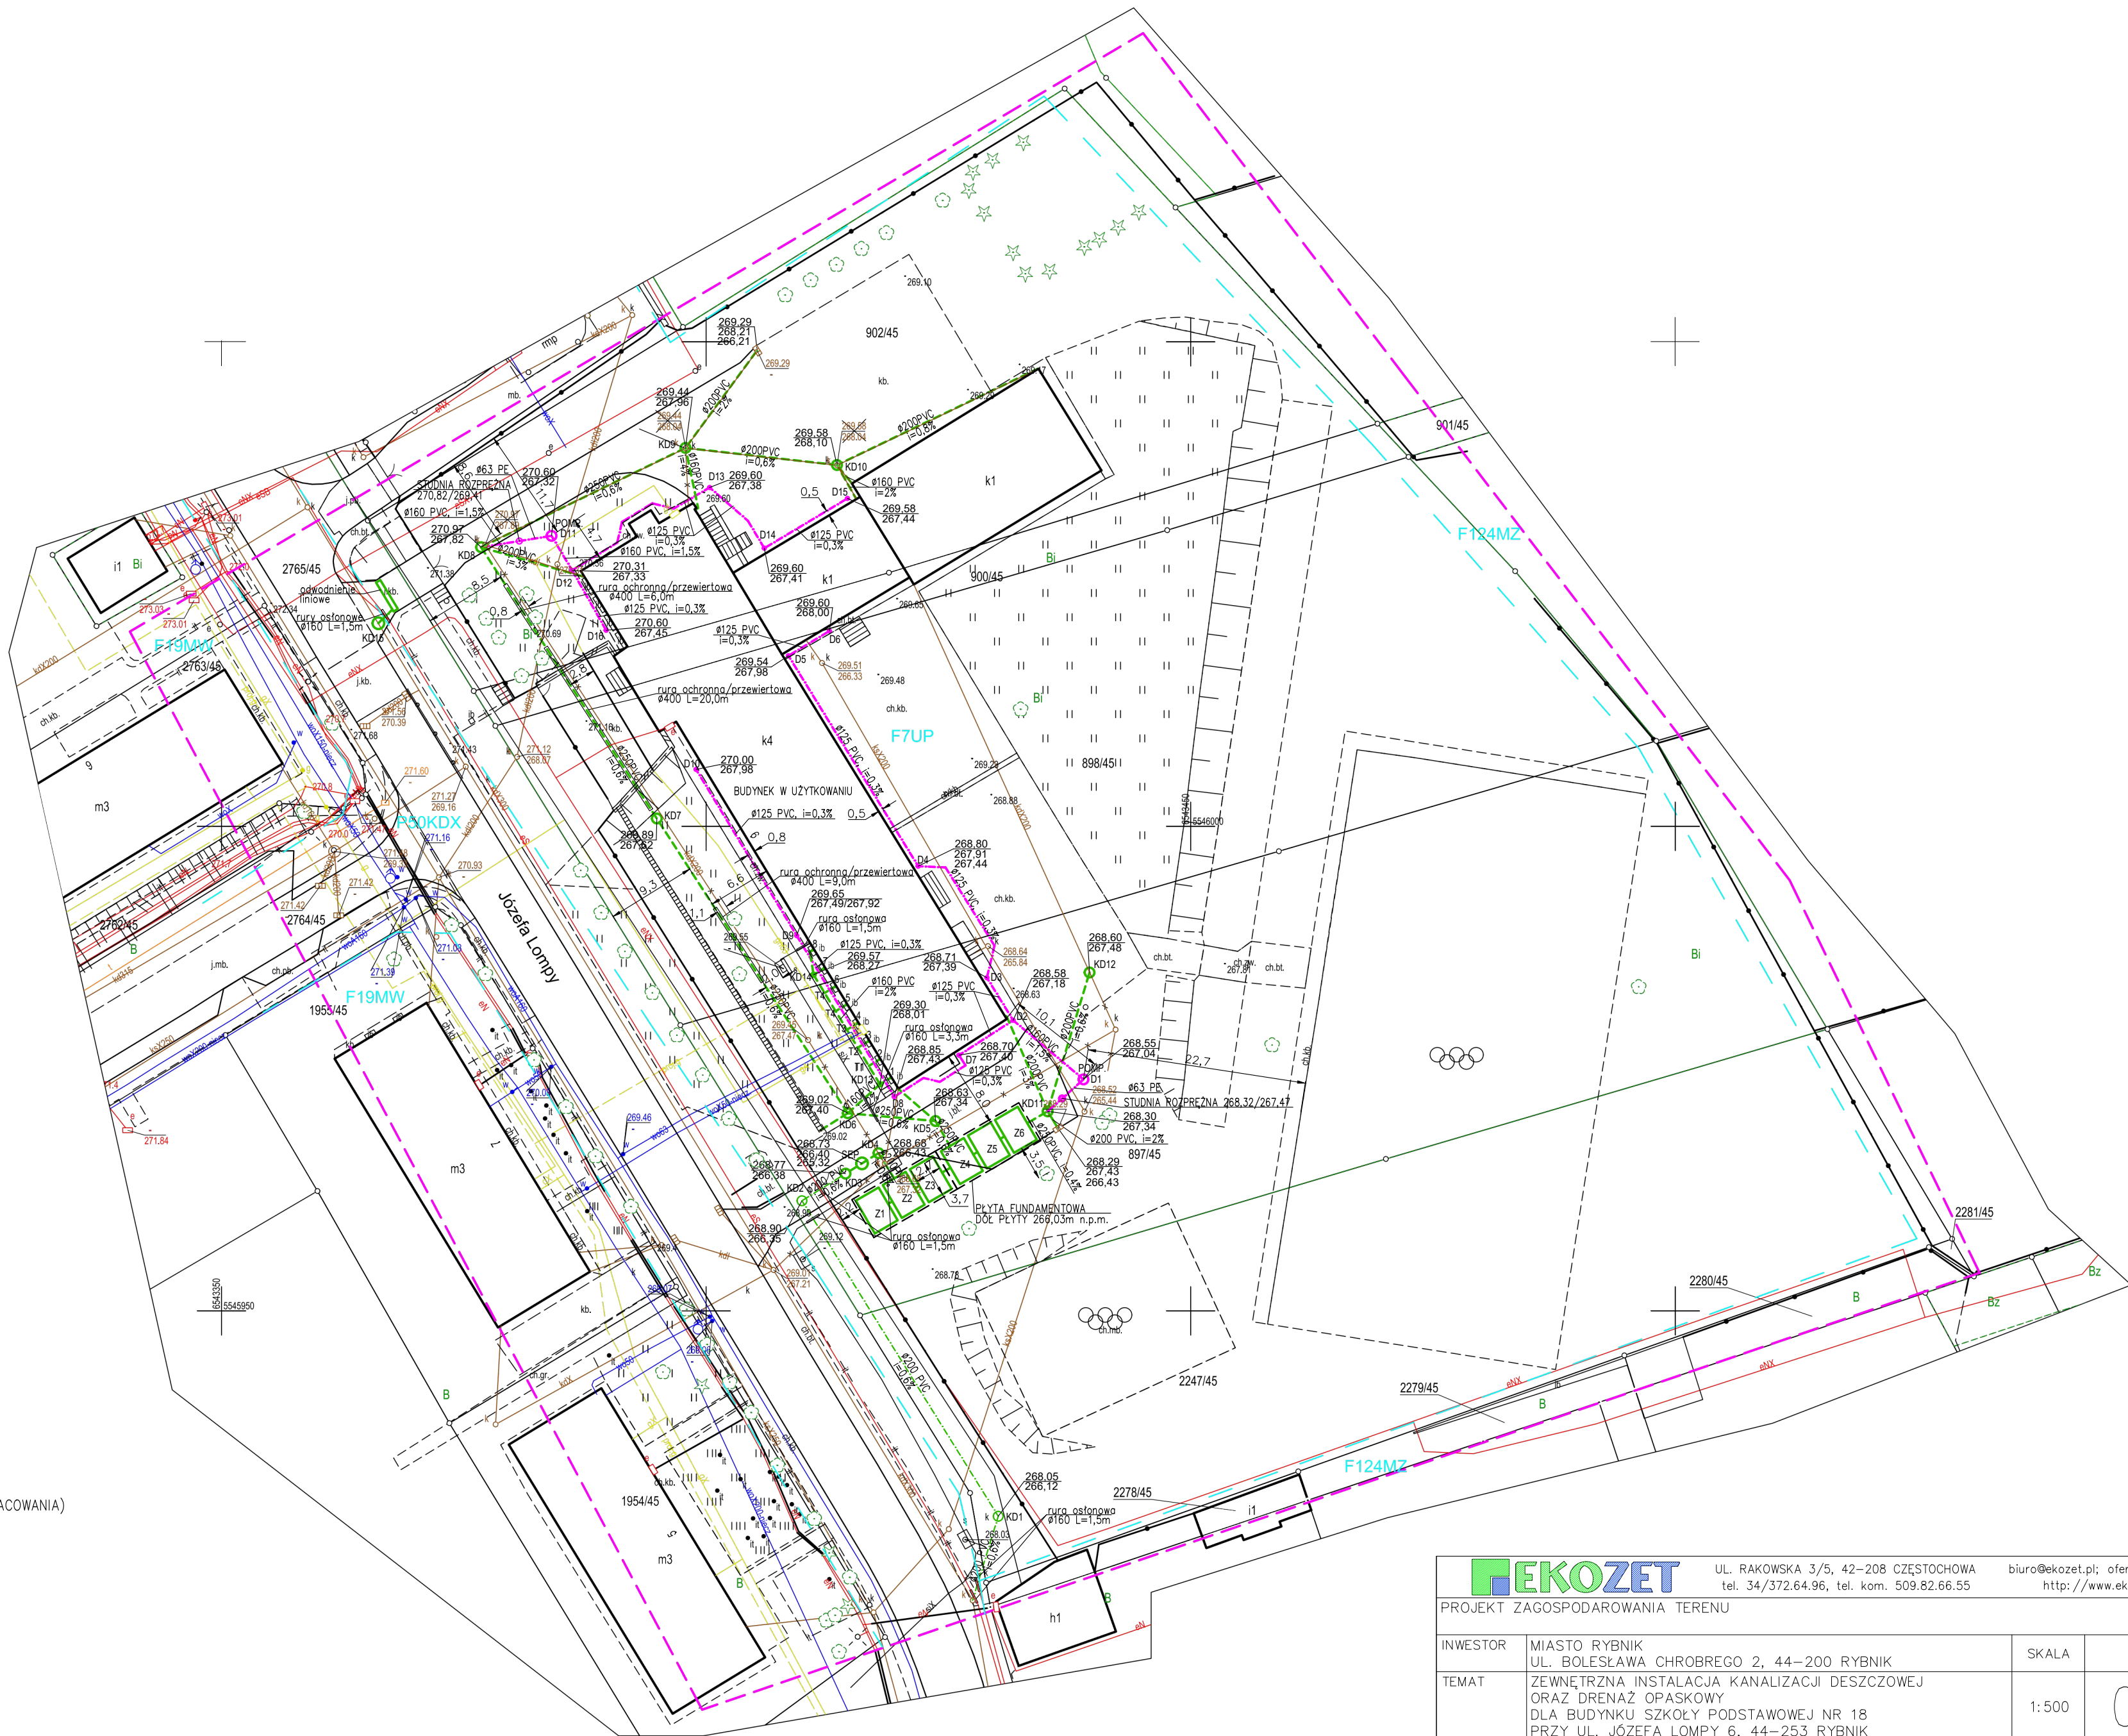

EKOZET

UL. RAKOWSKA 3/5, 42-208 CZĘSTOCHOWA
tel. 34/372.64.96, tel. kom. 509.82.66.55

biuro@ekozet.pl; oferty@ekozet.pl
<http://www.ekozet.pl>

PROJEKT ZAGOSPODAROWANIA TERENU

INWESTOR	MIASTO RYBNIK UL. BOLESŁAWA CHROBREGO 2, 44-200 RYBNIK	SKALA	NR RYS.	DATA
TEMAT	ZEWNETRZNA INSTALACJA KANALIZACJI DESZCZOWEJ ORAZ DRENAŻ OPASKOWY DLA BUDYNKU SZKOŁY PODSTAWOWEJ NR 18 PRZY UL. JÓZEFA LOMPY 6, 44-253 RYBNIK	1:500	01	01. 2025

TREŚĆ RYS. ZAGOSPODAROWANIE TERENU

ASYSTENT PROJEKTANTA	mgr inż. Krystyna Kamizela	—	
PROJEKTANT	mgr inż. Zbigniew Jarkiewicz	717/01	
PROJEKTANT SPRAWDZAJĄCY	mgr inż. Paweł Januszewski	SLK/5184/PWOS/13	