

Mapa do celów projektowych - robocza

Skala: 1:500

Miejscowość: Rybnik, ul. Józefa Lompy 6

Identyfikator i nazwa jednostki ewidencyjnej: [247301_1] Rybnik

Identyfikator i nazwa obrębu ewidencyjnego: [247301_1.0007] Boguszowice

Mapa aktualna na dzień: 29.10.2024 r.

Sporządził: geodeta uprawniony Sebastian Ziemkowski

nr świadectwa uprawnień zawodowych 23045, zakres uprawnień 1

Identyfikator Zgłoszenia: **G-II.6640.1.142.2024**

Układ współrzędnych prostokątnych płaskich: 2000 strefa 6

Układ wysokości: PL-EVRF2007-NH

Legenda:

- oś przewodu podziemnego energetycznego
- oś przewodu podziemnego telekomunikacyjnego
- oś przewodu podziemnego gazowego
- oś przewodu podziemnego wodociągowego
- oś przewodu podziemnego kanalizacyjnego
- granica działek
- zakres aktualizacji

Nie wyklucza się istnienia w terenie nie wykazanych na niniejszej mapie elementów podziemnego uzbrojenia terenu, które nie były zgłoszone do inwentaryzacji.
Nie badano słuszności gruntowych.

Na terenie obszaru opracowania obowiązuje MPZP:

UCHWAŁA NR 706/XLV/2014 RADY MIASTA RYBNIKA
z dnia 28 maja 2014 r.
w sprawie miejscowego planu zagospodarowania przestrzennego
miasta Rybnika dla określonych terenów, w obszarze na wschód od
ulicy Wrocławskiej do ulicy Miłkowskiej

Wykonawca:



Geo-Link sp. z o.o.

ul. Mikołowska 4a/309, 41-400 Mysłowice

KRS: 0000780291, NIP: 2220915197


tel. 665-667-914, 507-463-389


E-mail: biuro@geolink.pl Internet: www.geolink.pl

Poświadczam, że niniejszy dokument został opracowany w wyniku prac geodezyjnych i kartograficznych, których rezultaty zawiera operat techniczny pozytywnie zweryfikowany. Jednocześnie informuję, że jestem świadomy odpowiedzialności karnej za złożenie fałszywego oświadczenia.	
Identyfikator zgłoszenia prac geodezyjnych	G-II.6640.11.142.2024
Organ służby geodezyjnej, który otrzymał zgłoszenie	PREZIDENT MIASTA RYBNIKA
Wykonawca prac geodezyjnych	GEO-LINK Sp. z o.o.
Nr oraz data sporządzenia dokumentu zawierającego wynik pozytywnej weryfikacji	PROTOKÓŁ nr 4 z dnia 11.12.2024 r.
Imię i nazwisko oraz nr uprawnień zawodowych kierownika prac	Sebastian Ziemkowski nr 23045

Signed by /
Podpisano przez:
Sebastian Tomasz
Ziemkowski
Date / Data: 2025-
01-13 09:48

- PROJEKTOWANE UZBROJENIE
- PRZYŁĄCZE KANALIZACJI DESZCZOWEJ
 - INSTALACJA KANALIZACJI DESZCZOWEJ (WG ODREB. OPRAC.)
 - DRENAŻ OPASKOWY (WG ODREB. OPRAC.)
 - PODZIEMNY ZBIORNIK RETENCYJNY
 - STUDNIA KANALIZACJI DESZCZOWEJ
 - STUDNIA NA DRENAŻU
 - PRZEPOMPOWNIA
 - SEPARATOR
- ISTNIEJĄCE UZBROJENIE
- W - WODOCIĄG
 - ks - KANALIZACJA SANITARNA
 - x - PRZYŁĄCZE KAN. SANITARNEJ DO WYLĄCZENIA
 - kd - KANALIZACJA DESZCZOWA
 - CIEPŁOCIĄG
 - e - KABELE ENERGETYCZNE
 - t - KABELE TELEKOMUNIKACYJNE
 - SI - ŚWIATŁOWÓD

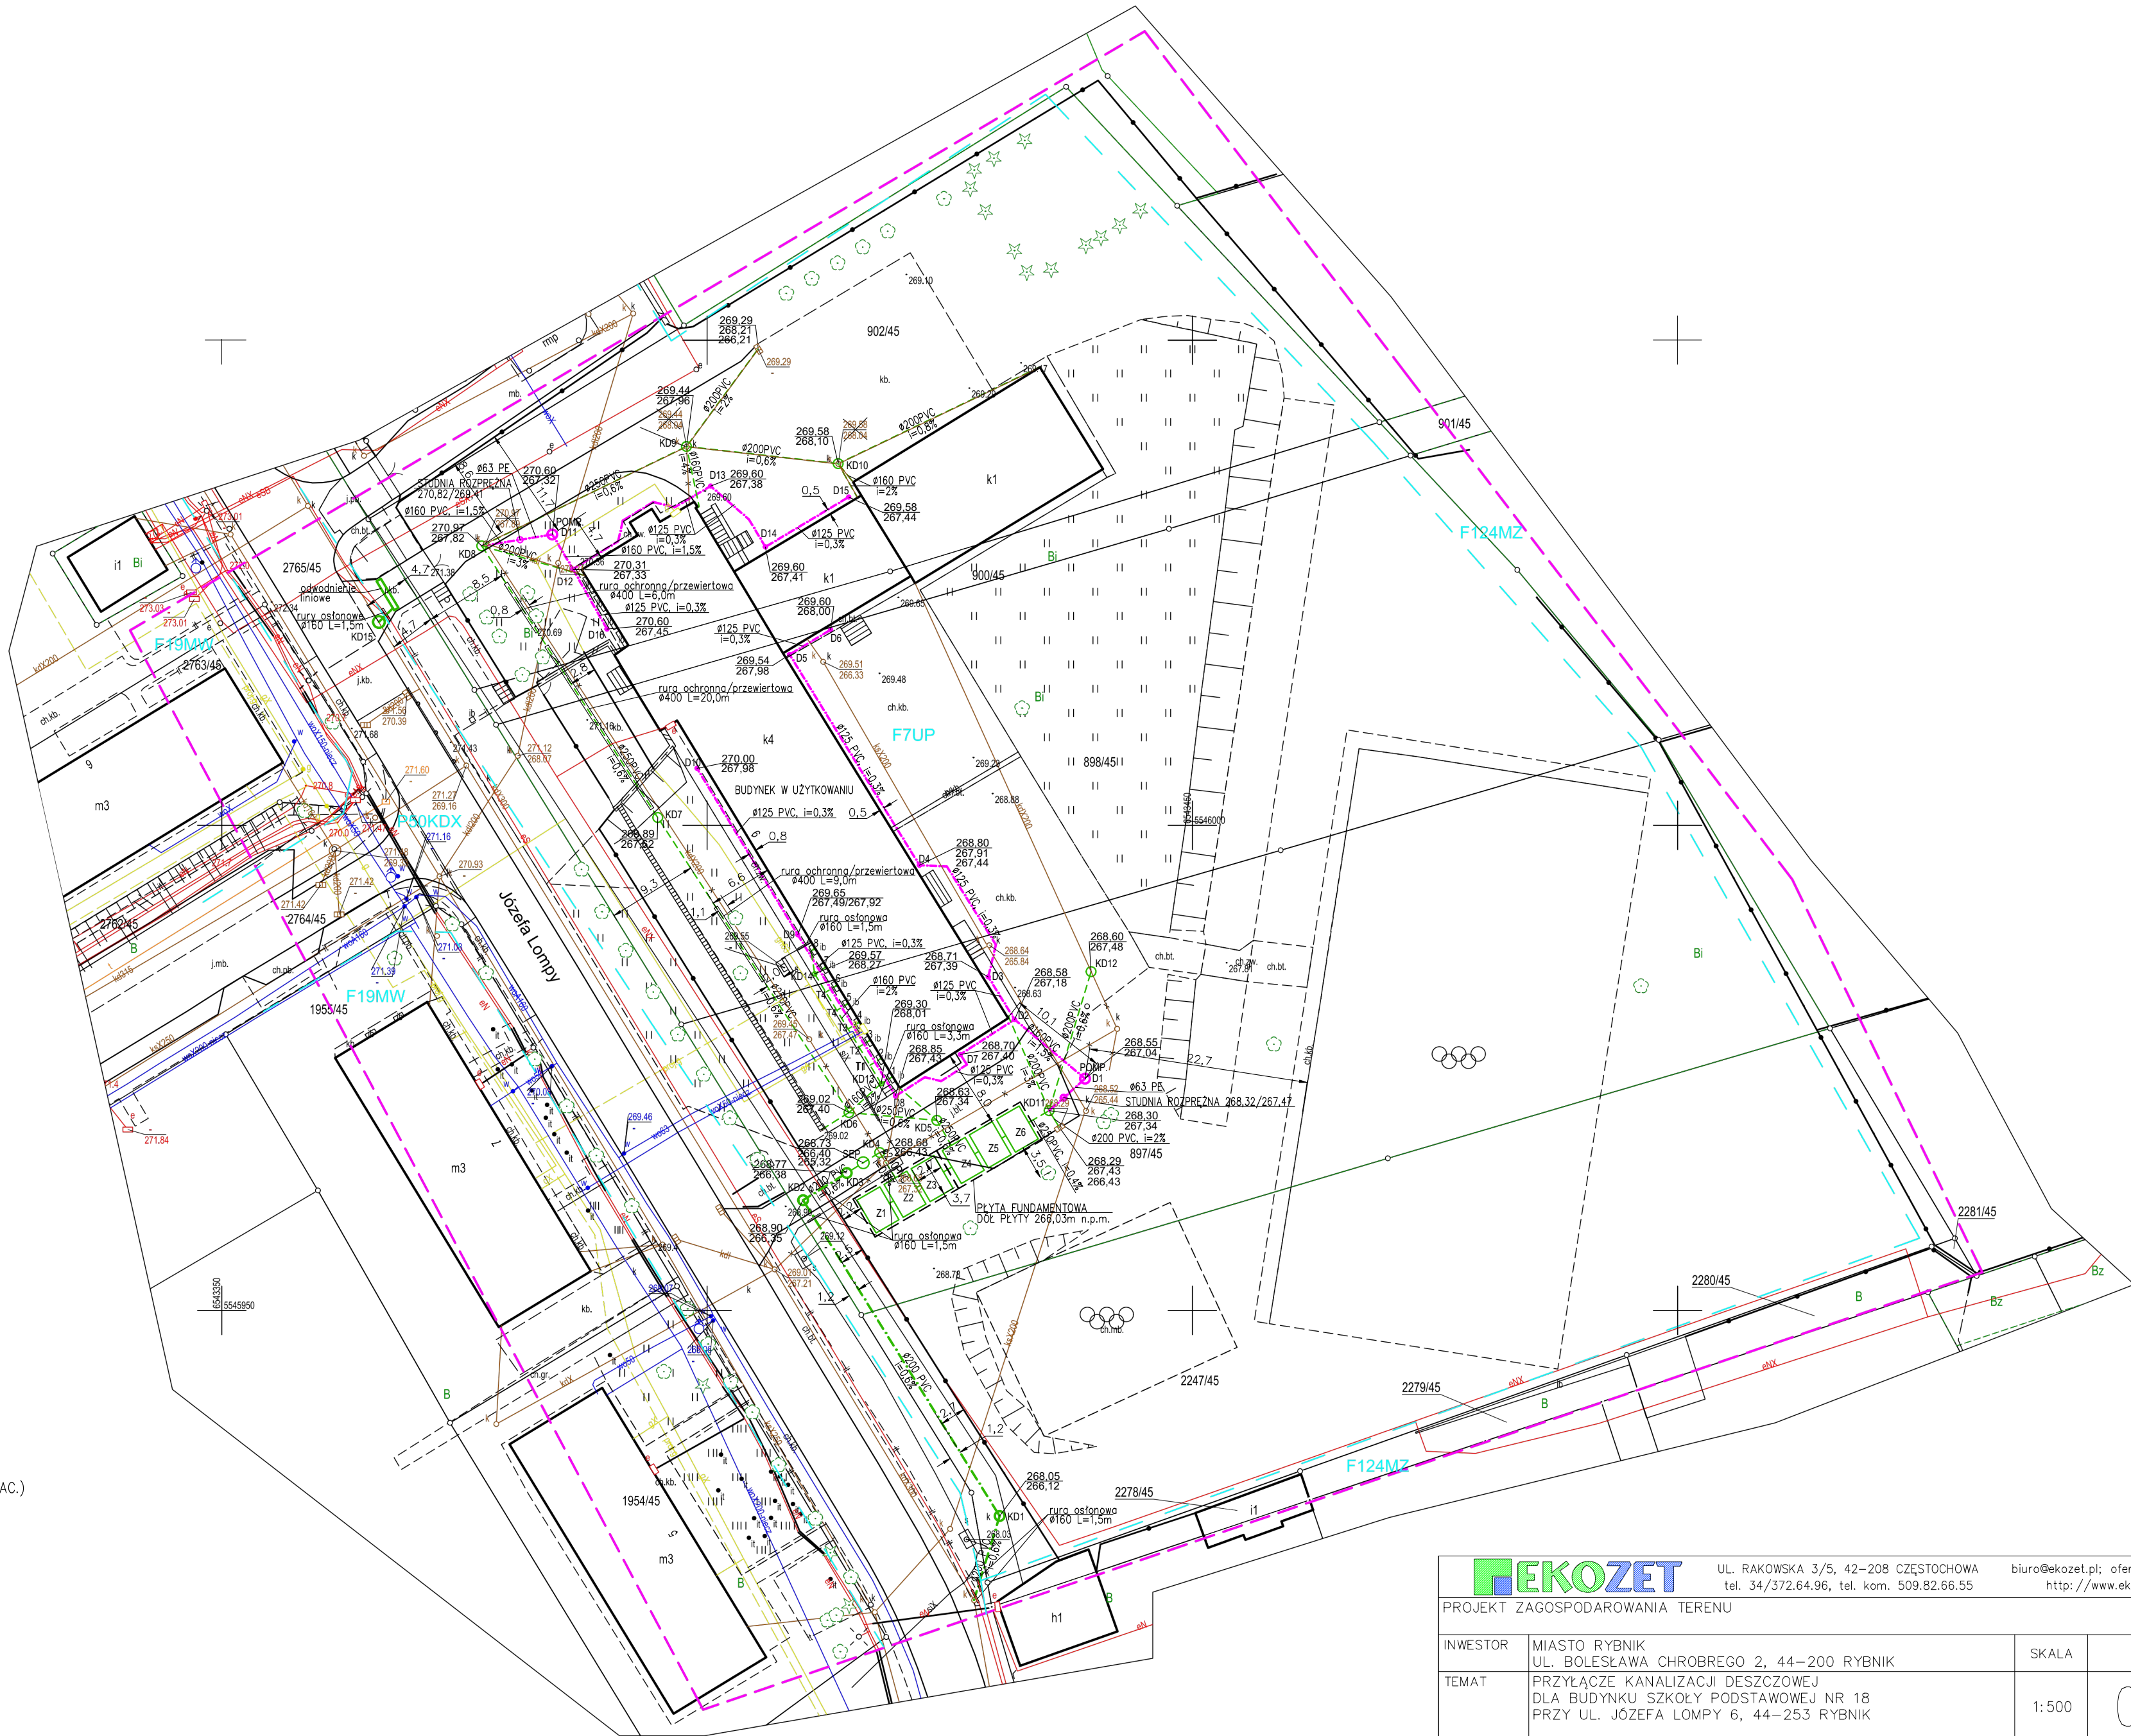

		UL. RAKOWSKA 3/5, 42-208 CZĘSTOCHOWA tel. 34/372.64.96, tel. kom. 509.82.66.55		biuro@ekozet.pl; oferty@ekozet.pl http://www.ekozet.pl	
PROJEKT ZAGOSPODAROWANIA TERENU					
INWESTOR	MIASTO RYBNIK UL. BOLESŁAWA CHROBREGO 2, 44-200 RYBNIK			SKALA	NR RYS.
TEMAT	PRZYŁĄCZE KANALIZACJI DESZCZOWEJ DLA BUDYNKU SZKOŁY PODSTAWOWEJ NR 18 PRZY UL. JÓZEFA LOMPY 6, 44-253 RYBNIK			1:500	01 01. 2025
TREŚĆ RYS.				ZAGOSPODAROWANIE TERENU	
ASYSTENT PROJEKTANTA	mgr inż. Krystyna Kamizela		-		
PROJEKTANT	mgr inż. Zbigniew Jarkiewicz		717/01		
PROJEKTANT SPRAWDZAJĄCY	mgr inż. Paweł Januszewski		SLK/5184/PWOS/13		