

Mapa do celów projektowych

Skala: 1:500

Miejscowość: Rybnik, ul. Morcinka

Identyfikator i nazwa jednostki ewidencyjnej: 247301\_1, Rybnik

Identyfikator i nazwa obrębu ewidencyjnego: 247301\_1.0065, Niewiadom Górny

Mapa aktualna na dzień: 13.11.2024 r.

Sporządził: geodeta uprawniony Sebastian Ziemkowski

nr świadectwa uprawnień zawodowych 23045, zakres uprawnień 1

Identyfikator Zgłoszenia: G-II.6640.11.72.2024

Układ współrzędnych prostokątnych płaskich: 2000 strefa 6

Układ wysokości: PL-EVRF2007-NH

Legenda:

- oś przewodu podziemnego energetycznego
- oś przewodu podziemnego telekomunikacyjnego
- oś przewodu podziemnego gazowego
- oś przewodu podziemnego wodociągowego
- oś przewodu podziemnego kanalizacyjnego
- granica działek
- zakres aktualizacji
- granice obszarów objętych planem
- opis przeznaczenia terenu z MPZP

MPZP: Uchwała Nr 545/XXXV/2005 Rady Miasta Rybnika z dnia 25 maja 2005 r. w sprawie uchwalenia miejscowego planu zagospodarowania przestrzennego miasta Rybnika.

Nie wyklucza się istnienia w terenie nie wykazanych na niniejszej mapie elementów podziemnego uzbrojenia terenu, które nie były zgłoszone do inwentaryzacji.

Nie badano słuszności gruntowych.

Wykonawca:



Geo-Link sp. z o.o

ul. Mikołowska 4a/ 309, 41-400 Mysłowice

KRS: 0000780291, NIP: 2220915197

tel. 665-667-914, 507-463-389

E-mail: biuro@geolink.pl Internet: www.geolink.pl

Poświadczam, że niniejszy dokument został opracowany w wyniku prac geodezyjnych i kartograficznych, których rezultaty zawiera operat techniczny pozytywnie zweryfikowany. Jednocześnie informuję, że jestem świadomy odpowiedzialności karnej za złożenie fałszywego oświadczenia.


Identyfikator zgłoszenia prac geodezyjnych	G-II.6640.11.72.2024
Organ służby geodezyjnej, który otrzymał zgłoszenie	PREZYDENT MIASTA RYBNIKA
Wykonawca prac geodezyjnych	GEO-LINK Sp. z o.o.
Nr oraz data sporządzenia dokumentu zawierającego wynik pozytywnej weryfikacji	PROTOKÓŁ nr 3 z dnia 10.12.2024 r.
Imię i nazwisko oraz nr uprawnień zawodowych kierownika prac	Sebastian Ziemkowski nr 23045

PROJEKTOWANE UZBROJENIE

- DRENAŻ OPASKOWY
- PRZEBUDOWA KANALIZACJI SANITARNEJ WG ODRĘB. OPRAC.
- PRZEBUDOWA INSTALACJI KANALIZACJI SANITARNEJ WG ODRĘB. OPRAC.

ISTNIEJĄCE UZBROJENIE

- W WODOCIĄG
- KS KANALIZACJA SANITARNA
- X PRZYŁĄCZE KAN. SANITARNEJ DO WYŁĄCZENIA
- KD KANALIZACJA DESZCZOWA
- E CIEPŁOCIĄG
- T KABLE ENERGETYCZNE
- Si KABLE TELEKOMUNIKACYJNE
- ŚWIATŁOWÓD

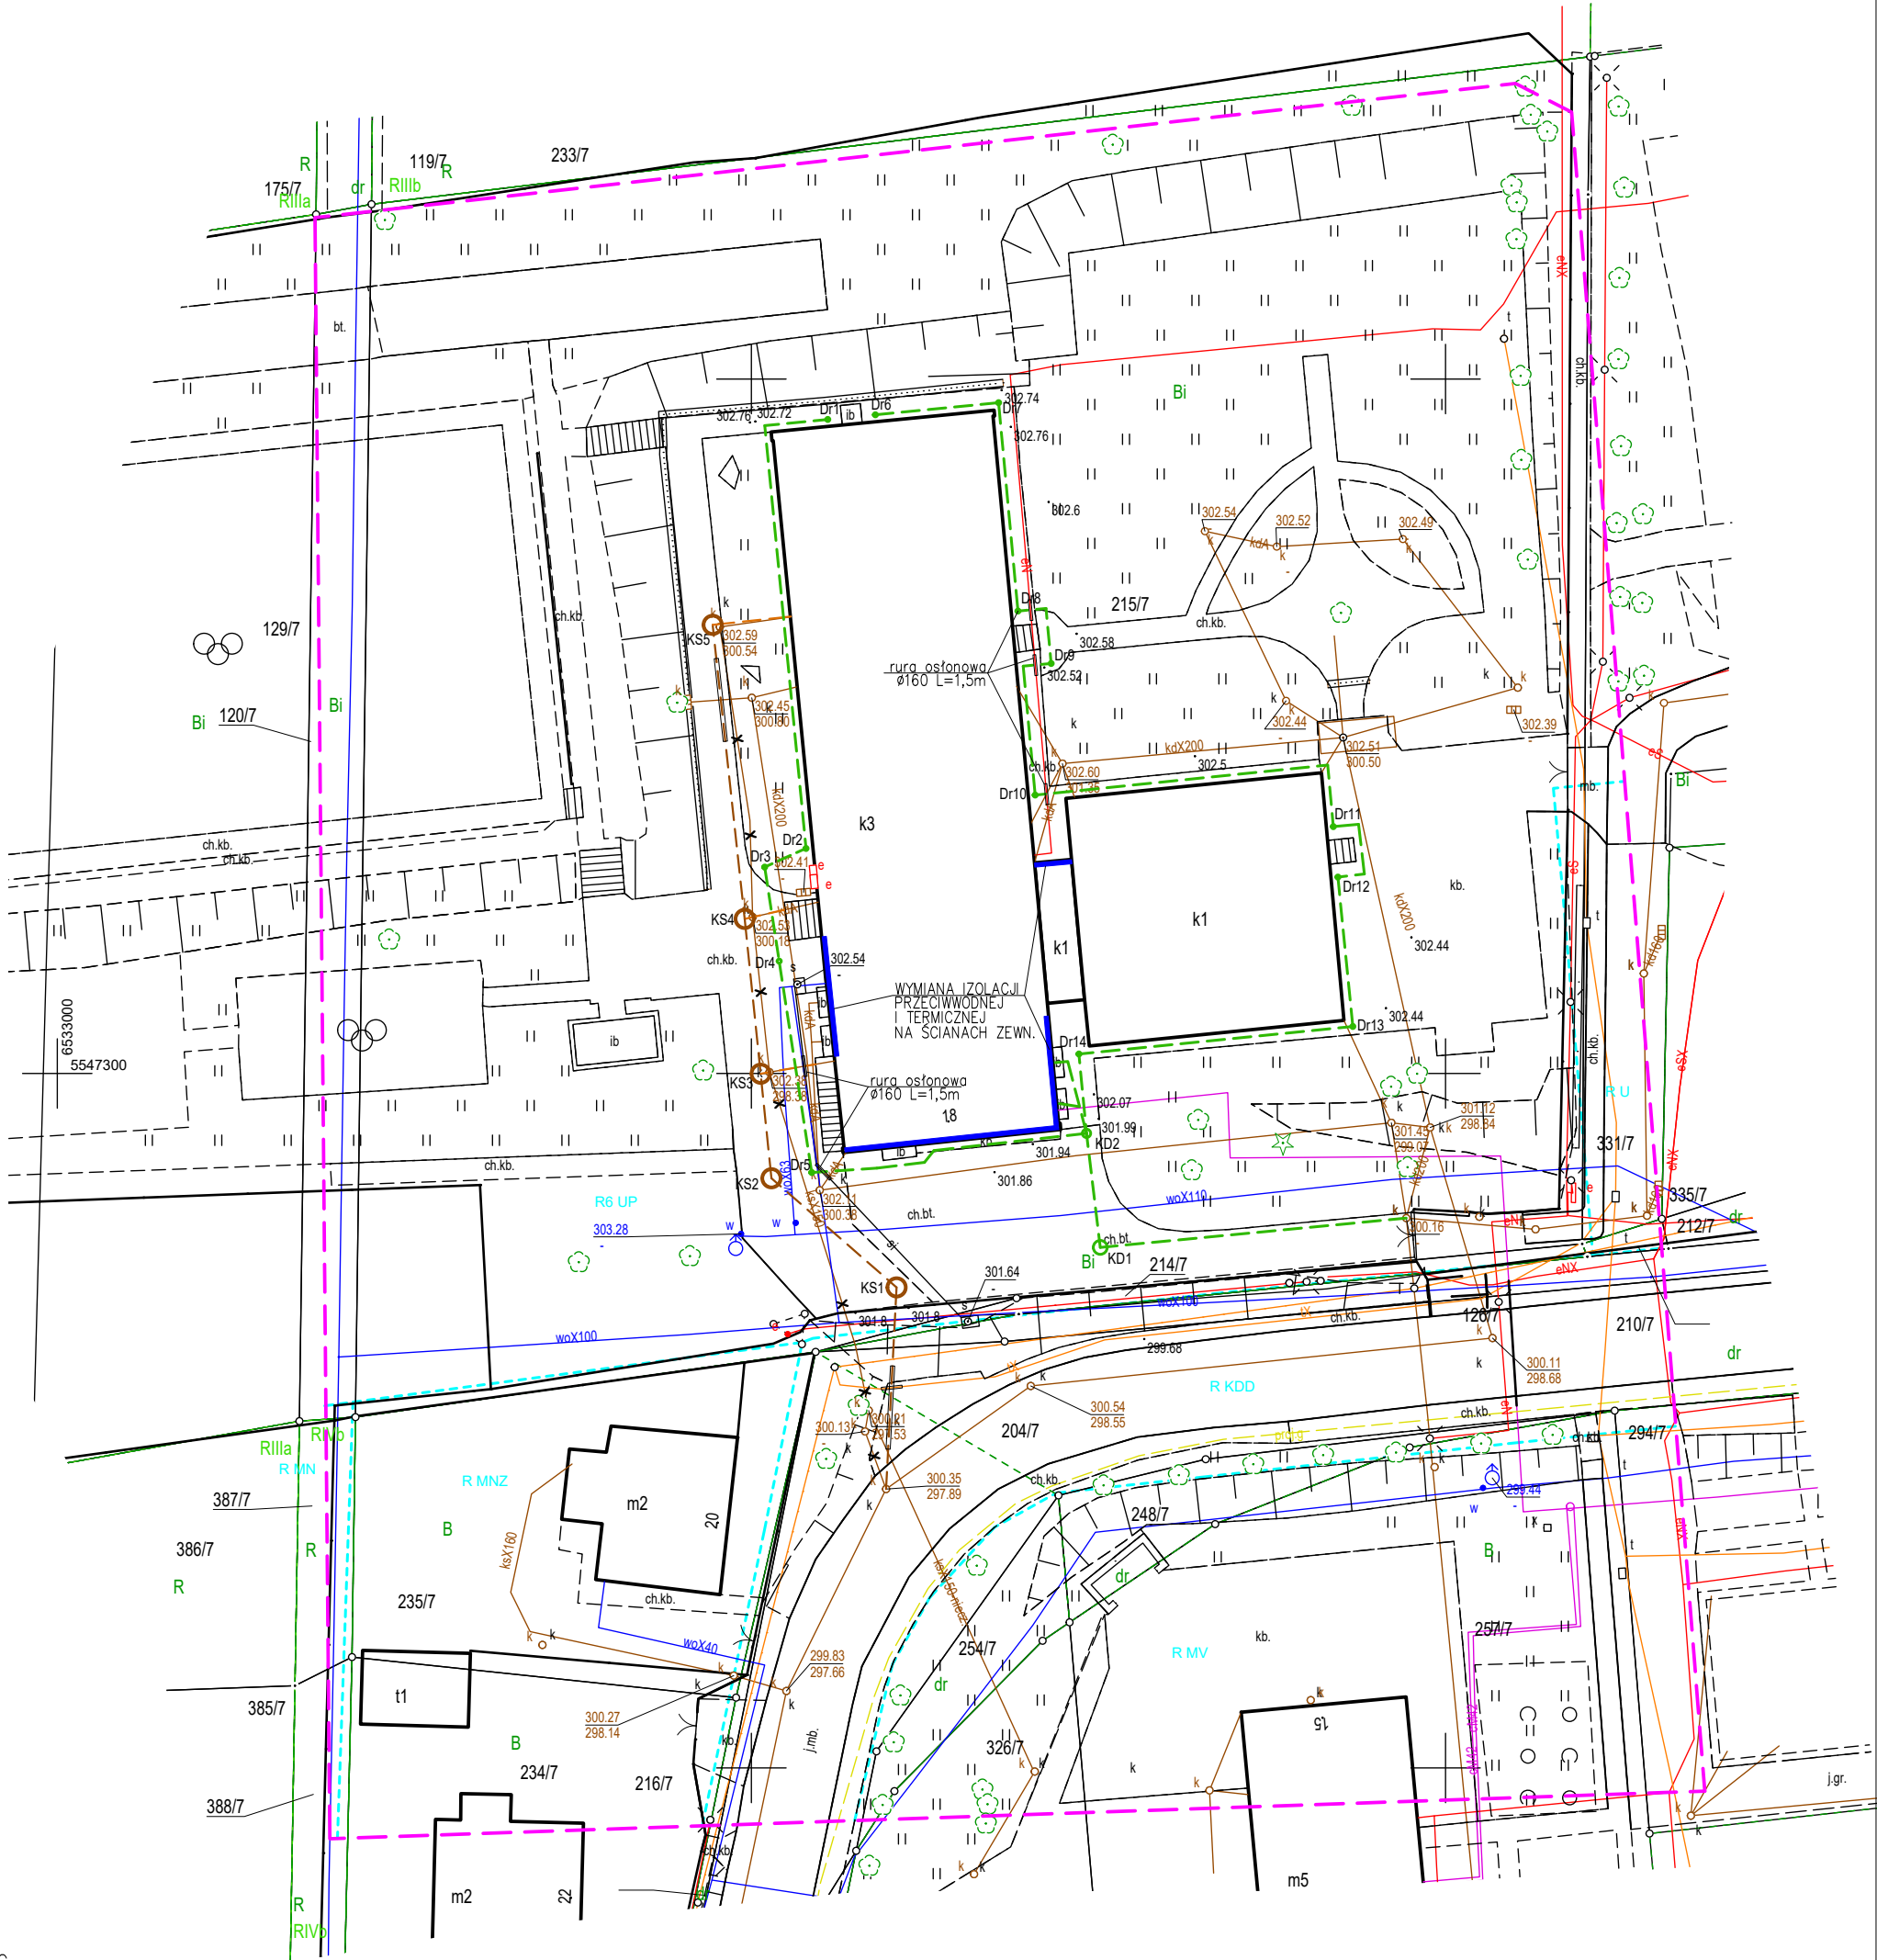

UL. RAKOWSKA 3/5, 42-208 CZĘSTOCHOWA  
tel. 34/372.64.96, tel. kom. 509.82.66.55

biuro@ekozet.pl; oferty@ekozet.pl  
http://www.ekozet.pl

PROJEKT TECHNICZNY BRANŻA SANITARNA				
INWESTOR	MIASTO RYBNIK UL. BOLESŁAWA CHROBREGO 2, 44-200 RYBNIK	SKALA	NR RYS.	DATA
TEMAT	DRENAŻ OPASKOWY DLA BUDYNKU ZESPOŁU SZKOLNO PRZEDSZKOLNEGO NR2 PRZY UL. MORCINKA 18, 44-273 RYBNIK	1:500	01	01. 2025
TREŚĆ RYS. MAPA SYTUACYJNO – WYSOKOŚCIOWA				
ASYSTENT PROJEKTANTA	mgr inż. Krystyna Kamizela	—		
PROJEKTANT	mgr inż. Zbigniew Jarkiewicz	717/01		
PROJEKTANT SPRAWDZAJĄCY				