
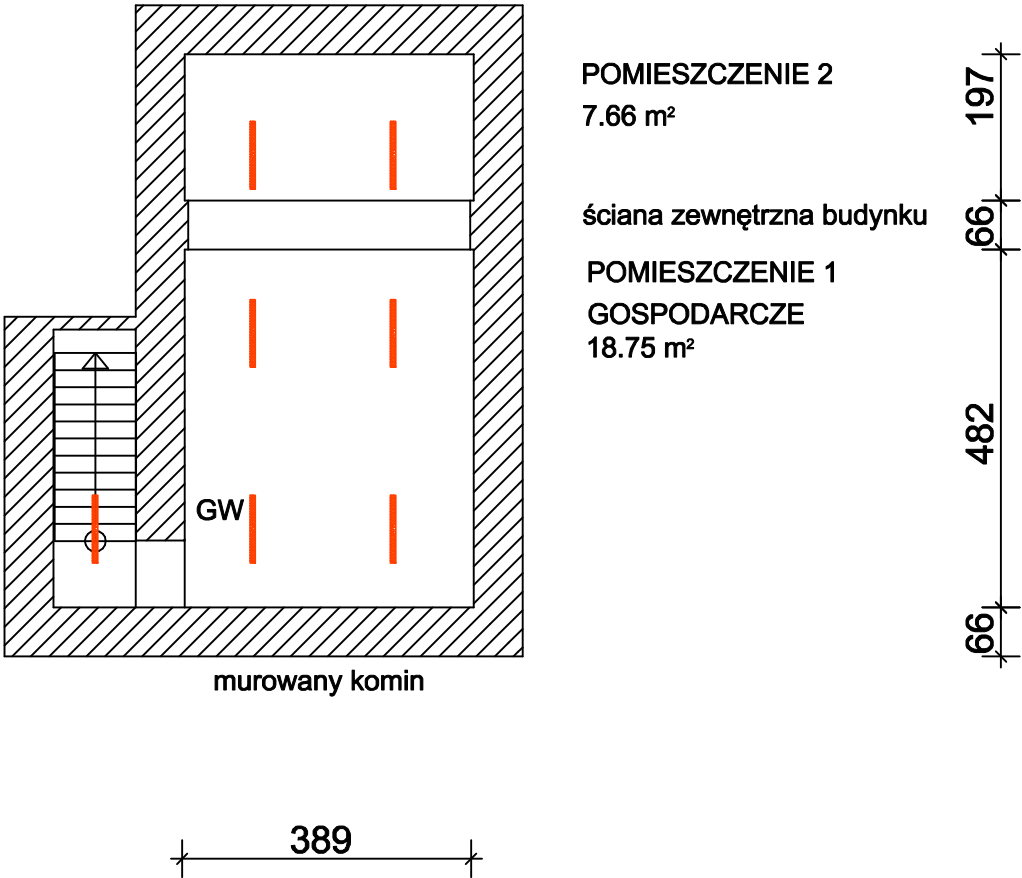


LEGENDA

	Oprawa przemysłowa 7850lm, 50,76W, 155lm/W, Znamionowy prąd diody: 150mA, 4000K, Ra >80, IP66, SDCM s 3, L70B50 109000h, IK09, Temperatura pracy od -20 do +35°C, szary, Wymiary 1152/85/80mm, Atest PZH, HACCP, Wymienny moduł świetlny
--	--



OSTATECZNE WYMIARY określone na miejscu inwestycji

Nazwa i adres obiektu budowlanego:		Termomodernizacja budynków użyteczności publicznej w Gminie Zagórz, budynek Urzędu Miejskiego w Zagórz ulica Kościelna 4, 62-410 Zagórz, działka numer 2323	
Tytuł rysunku:		RZUT PIWNIC	
		Skala 1:100	
		Data: 01.2025 r.	
		Rysunek nr E-3	
Projektant: mgr inż.		Jakub Jerń br. Instalacji elektr.	WKP/0385/POOE/13
Imię i nazwisko		Specjalność	Nr uprawnień
			Podpis