

PARTER

Istniejąca tablica licznikowa wraz z zabezpieczeniem przedlicznikowym (niejście przyłączenie instalacji)  
Projektowana tablica T AC  
niejście ze źródła instalacji z dachu i wyrowadzenie mocy na tablice licznikowa





UWAGA!  
URZĄDZENIE ELEKTRYCZNE  
POD NAPIĘCIEM!



UWAGA!  
URZĄDZENIE MOŻE BYĆ  
POD NAPIĘCIEM NAWET  
PO ROZŁĄCZENIU



PRZEWODY INSTALACJI FOTOWOLTALICZNEJ  
UWAGA! WYSOKIE NAPIĘCIE DC W CIĄGU DNIA

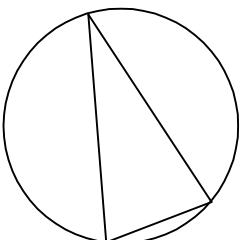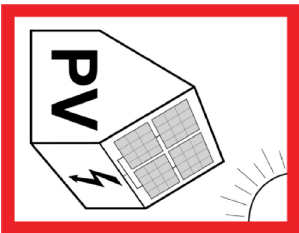


rura spustowa Ø 120 mm

rymna Ø 150 mm

izolacja ścian zewnętrznych  
projektowana wełna mineralna

izolacja ścian zewnętrznych  
projektowana wełna mineralna

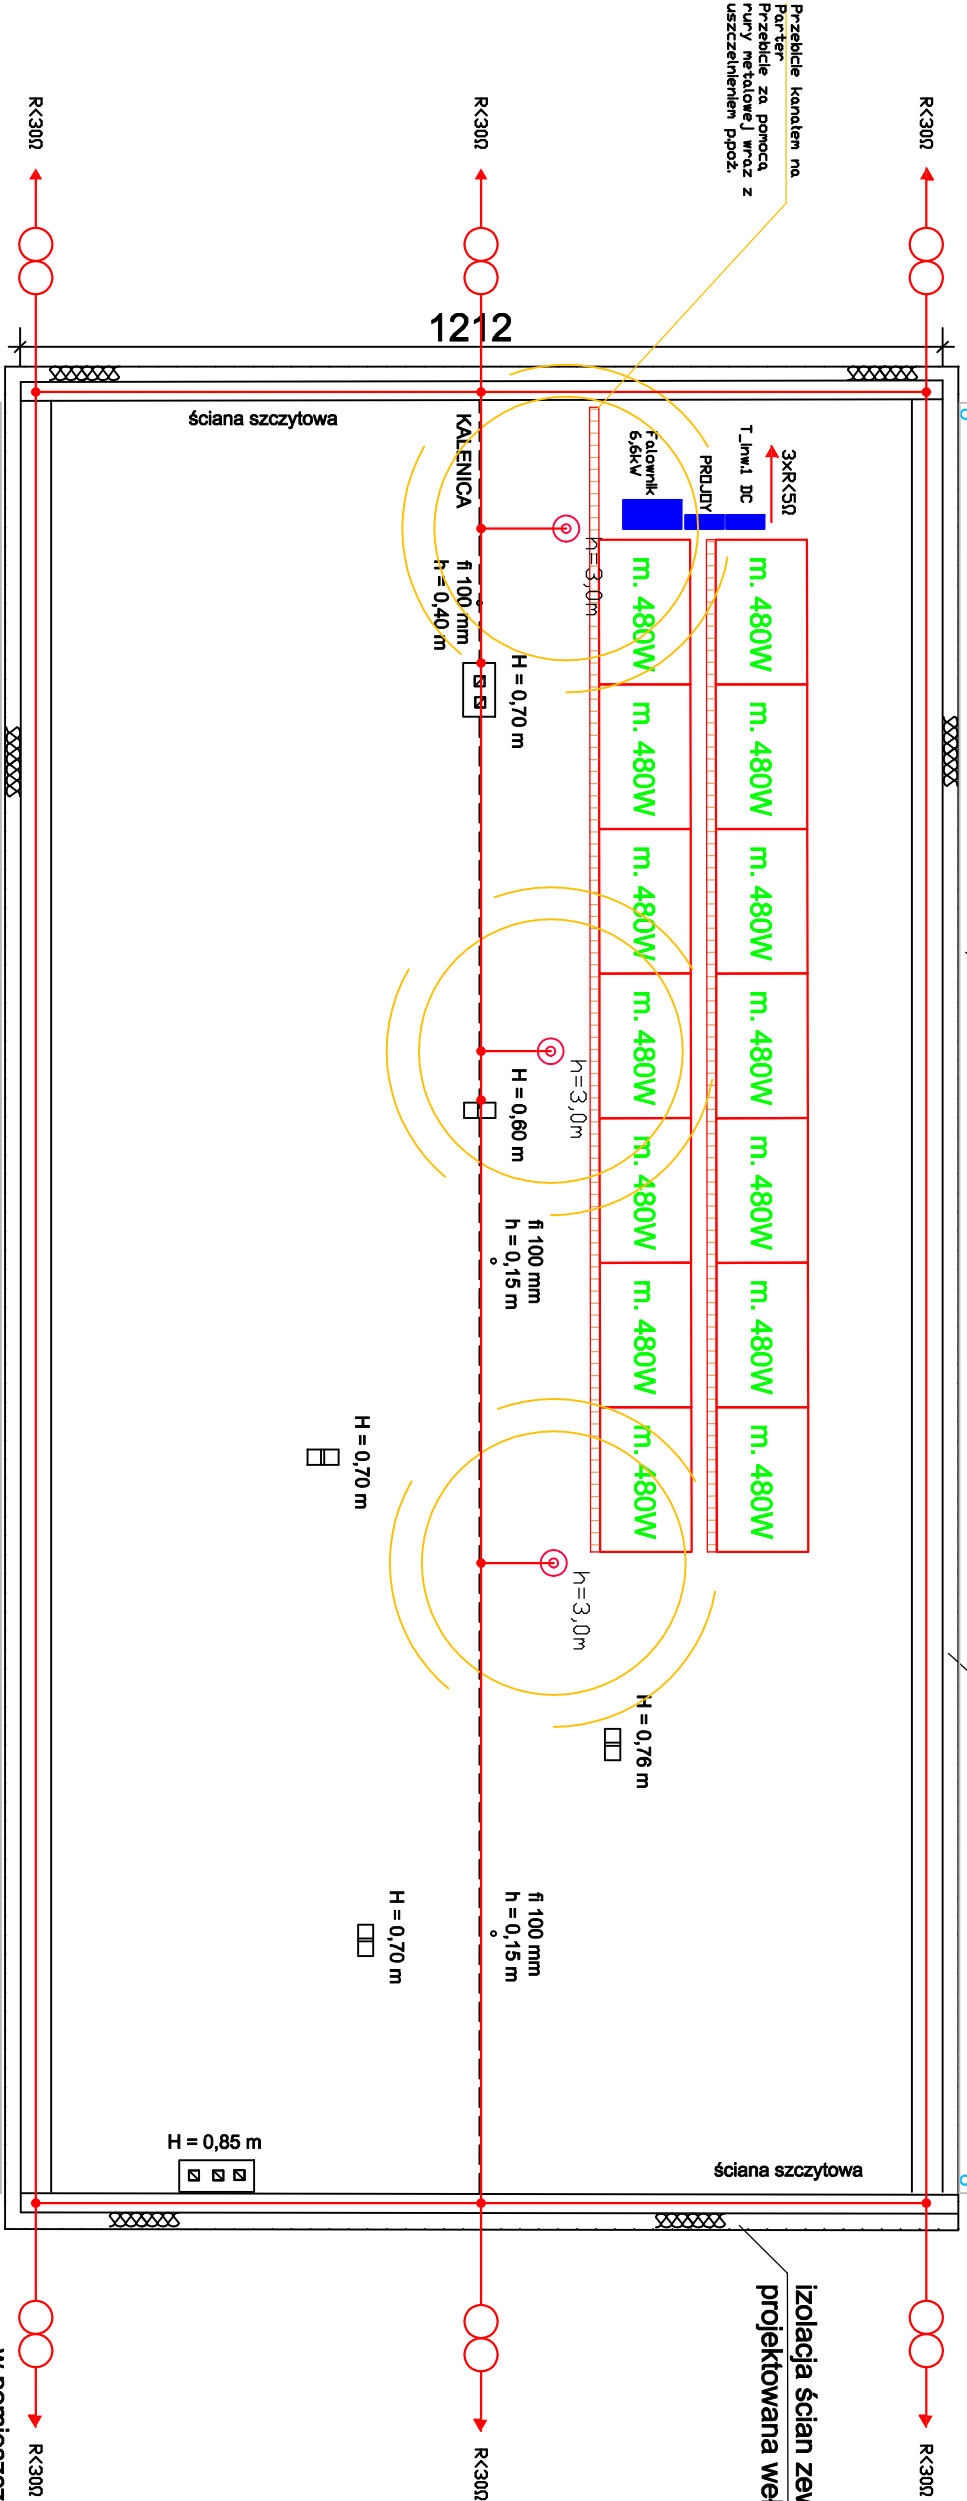

w pomieszczeniach higieniczno-sanitarnych  
wentylacja mechaniczna wywiewna do wykonania  
OSTATECZNE WYMIARY określone na miejscu inwestycji

|   |  |                           |  |                |
|---|--|---------------------------|--|----------------|
| Nazwa i adres obiektu budowlanego: Termomodernizacja budynków użyteczności publicznej w Gminie Zagórz, budynek na Stadionie Miejskim w Zagórzach, ulica Słupska 9A 62-410 Zagórz działka numer 2020/1 |  | Tytuł rysunku: RZUT DACHU |  | Skala 1:100    |
| Projektant: mgr inż. Jakub Jędrzejewski   |  | Data: 01.2025 r.          |  | Rysunek nr E-1 |
| Imię i nazwisko   |  | Specjalność               |  | Podpis         |
| Nr uprawnień  |  | Wzrost                    |  |                |