


INSTALACJA CHŁODU

RZUT PARTERU - FRAGMENT

SKALA 1:100

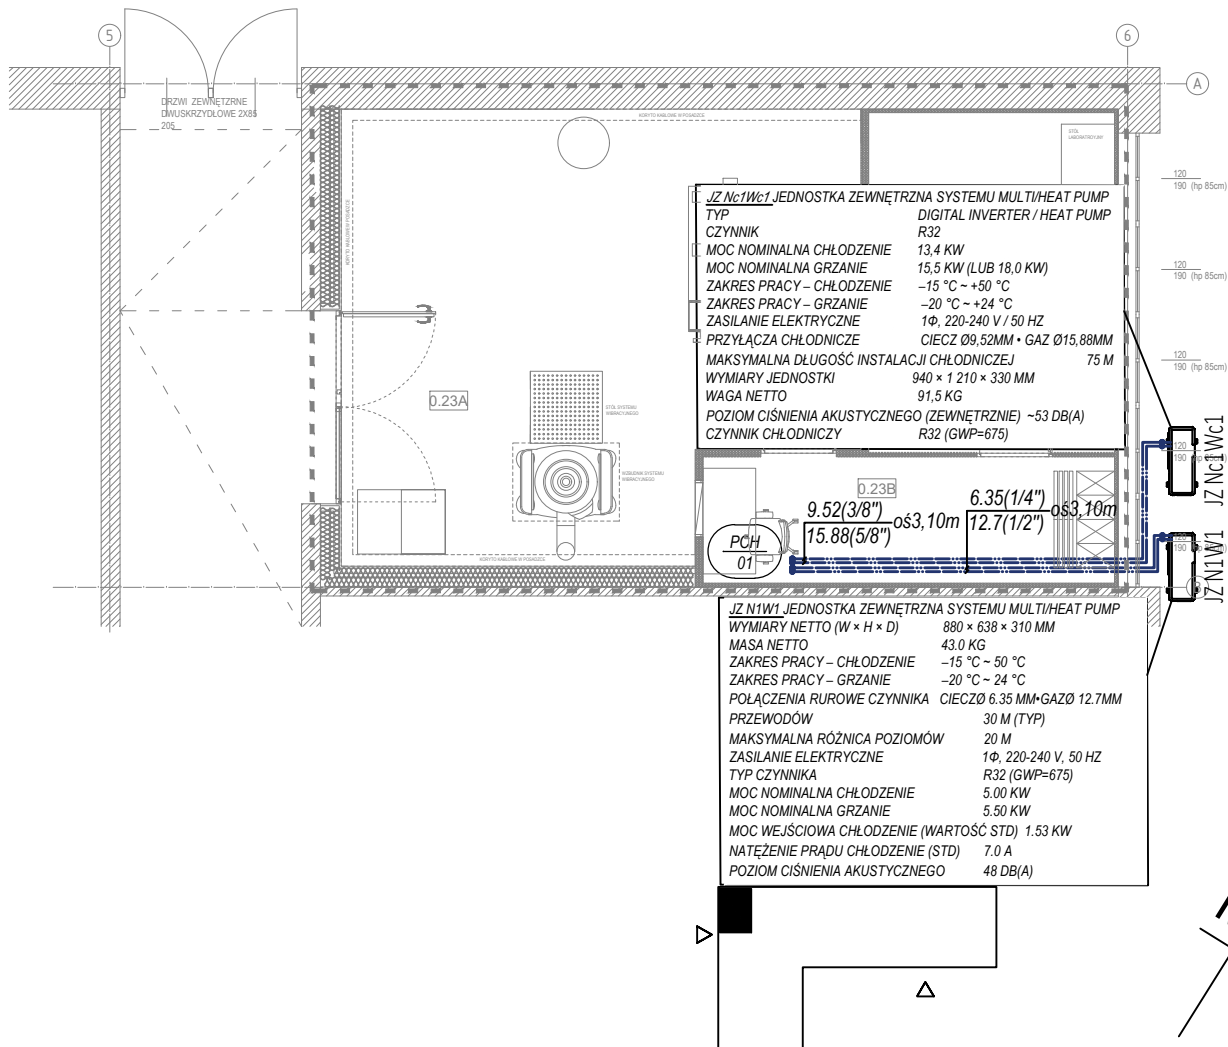

ZESTAWIENIE POMIESZCZEŃ OBJĘTYCH OPRACOWANIEM			
SYMBOL	NAZWA	POW (m ²)	WYKONCZENIE PODŁOGI
0.23A	LABORATORIUM	36,30	WYKŁ. WINYL
0.23B	ŚLŹA	22,01	WYKŁ. WINYL DO POM. CZYSTYCH
0.23C	CLEANROOM ISO 7	9,89	WYKŁ. WINYL DO POM. CZYSTYCH
SUMA:		68,20	

■ ■ ■ ZAKRES OPRACOWANIA

LEGENDA:

--- przewody instalacji chłodu rozprowadzenie pod stropem



oznaczenie pionu instalacji freonowej

UWAGI OGÓLNE:

- Rysunki należy czytać łącznie z opisem technicznym.
- W przypadku wystąpienia kolizji z konstrukcją budynku lub innymi instalacjami, należy rozwiązywać je bezpośrednio na budowie w porozumieniu z projektantami odpowiednich branż.
- Wszystkie przewody należy zaizolować izolacją termiczną zgodnie z obowiązującymi przepisami.

WCCS sp. z o.o. ul. Samuela Lindego 7/30 - 148 Kraków, Polska
wccs@protonmail.com regon: 526750768 nip: 637222337 krs: 0001065291

PRZEDMIOT OPRACOWANIA

"ADAPTACJA POM. 23 W BUDYNKU M6-BIS POLITECHNIKI
WROCŁAWSKIEJ NA POTRZEBY CLEANROOM NA TERENIE KAMPUSU
PWR PRZY UL. DŁUGIEJ 61-65 WE WROCŁAWIU"

LOKALIZACJA

UL. DŁUGA 61-65, WROCŁAW

NR EW 9/1, OBR 001 STARE MIASTO AM 14, JEDN 026401_1 WROCŁAW

INWESTOR

POLITECHNIKA WROCŁAWSKA

WYBRZEŻE STANISŁAWA WYSPIAŃSKIEGO 27, 50 - 370 WROCŁAW

BRANŻA OPRACOWANIA

INSTALACJE SANITARNE

TEMAT RYSUNKU

INST. CHŁODU - RZUT PARTERU

PROJEKTANT

MGR INŻ. MARTA ZŁOCIŃSKA-FRANCZYK

UPR. BUD. NR: MAP/0624/PBS/16 W SPECJALNOŚCI SANITARNEJ

SPRAWDZAJĄCY

MGR INŻ. SZYMON PADO

UPR. BUD. NR: MAP/0122/PBS/24 W SPECJALNOŚCI SANITARNEJ

DATA
09.2025

FAZA
PT

SKALA
1:100

NR RYSUNKU
S_CH_01