


INSTALACJA WOD-KAN

RZUT PODDASZA - FRAGMENT

SKALA 1:50

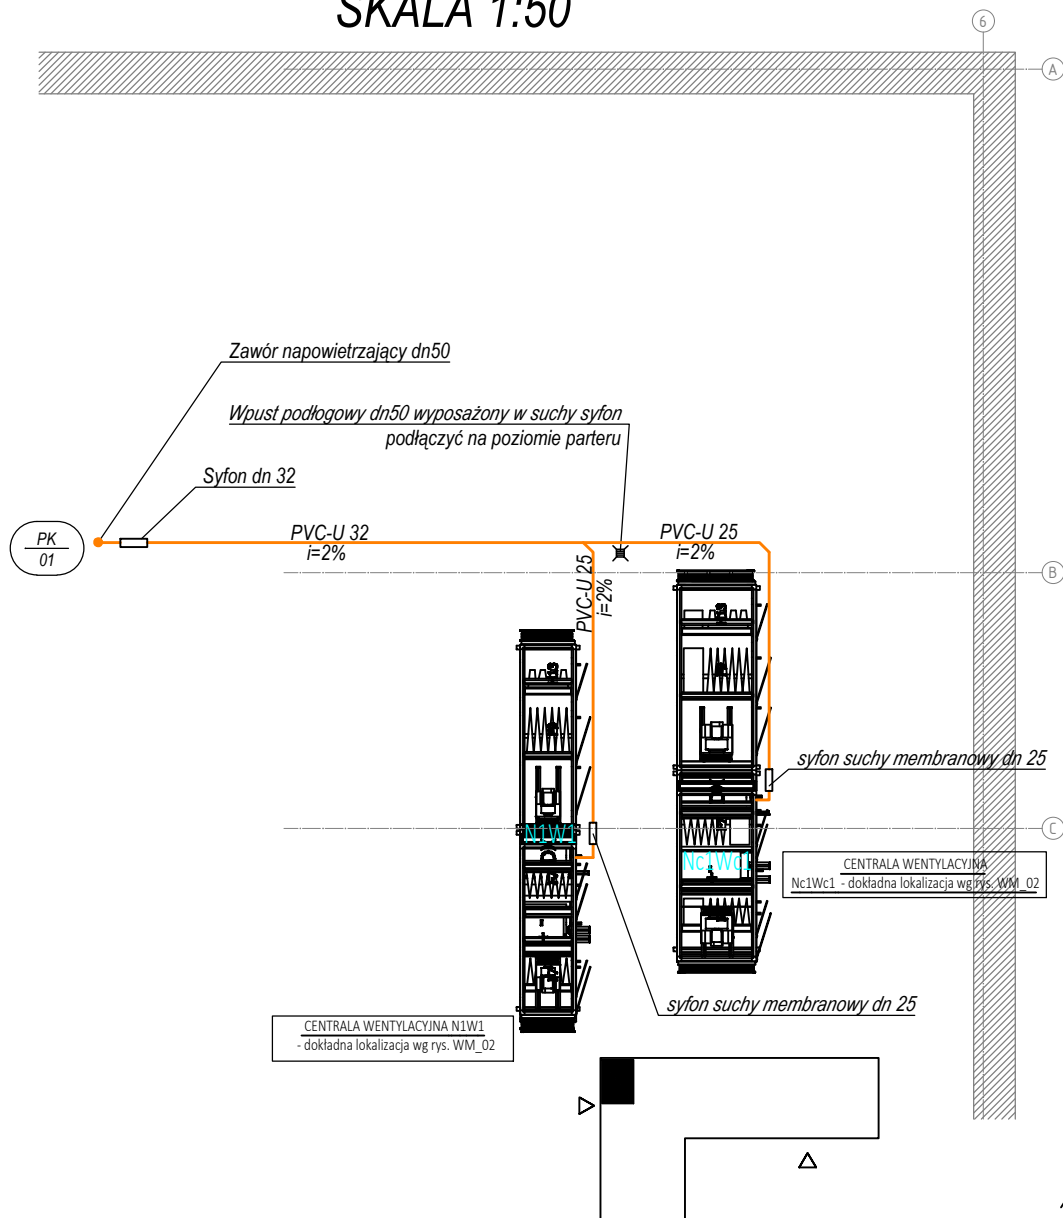

LEGENDA:

Istniejące instalacje:

- kanalizacja sanitarna
- PK
01 • projektowany pion kanalizacji sanitarnej

WCCS sp. z o.o. ul. Samuela Lindego 7 30 -148 Kraków, Polska
wccsa@protonmail.com regon: 526750768 nip: 6372223337 krs: 0001065291

PRZEDMIOT OPRACOWANIA

"ADAPTACJA POM. 23 W BUDYNKU M6-BIS POLITECHNIKI
WROCLAWSKIEJ NA POTRZEBY CLEANROOM NA TERENIE KAMPUSU
PWR PRZY UL. DŁUGIEJ 61-65 WE WROCLAWIU"

LOKALIZACJA

UL. DŁUGA 61-65, WROCLAW
NR EW 9/1, OBR 001 STARE MIASTO AM 14, JEDN 026401_1 WROCLAW

INWESTOR

POLITECHNIKA WROCLAWSKA
WYBRZEŻE STANISŁAWA WYSPIAŃSKIEGO 27, 50 - 370 WROCLAW

BRANŻA OPRACOWANIA INSTALACJE SANITARNE

TEMAT RYSUNKU

INSTALACJA WOD-KAN - RZUT PODDASZA

PROJEKTANT

MGR INŻ. MARTA ZŁOCIŃSKA-FRANCZYK

UPR. BUD. NR: MAP/0624/PBS/16 W SPECJALNOŚCI SANITARNEJ

SPRAWDZAJĄCY

MGR INŻ. SZYMON PADO

UPR. BUD. NR: MAP/0122/PBS/24 W SPECJALNOŚCI SANITARNEJ

DATA
09.2025

FAZA
PK

SKALA
1:100

NR RYSUNKU
S_WK_02