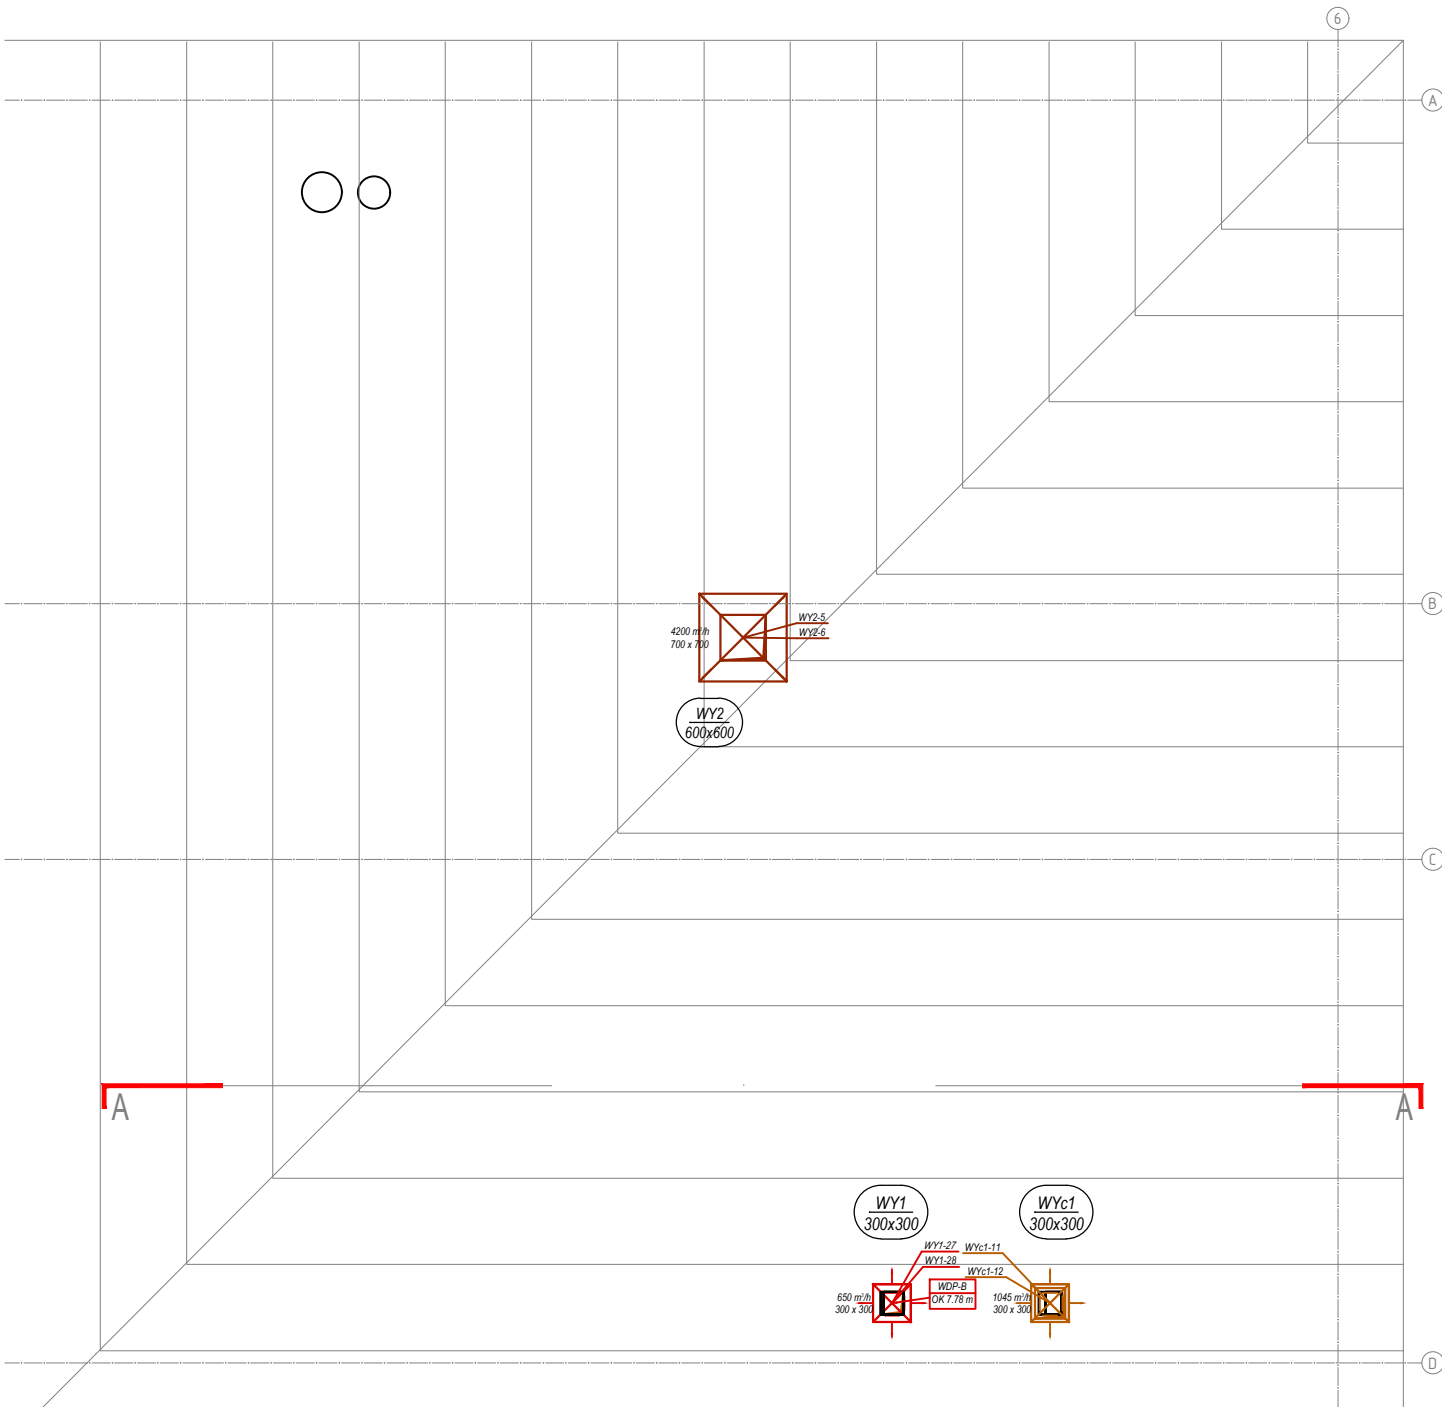

 
 
 















INSTALACJA WENTYLACJI MECHANICZNEJ  
RZUT DACHU - FRAGMENT  
SKALA 1:100

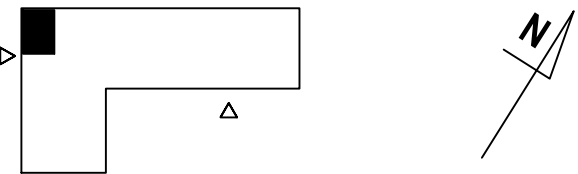


LEGENDA:

-  Kanał wentylacji mechanicznej okrągły
-  Kanał wentylacji mechanicznej prostokątny
-  Tłumik kanałowy okrągły
-  Anemostat
-  Przepustnica okrągła
-  Oznaczenie pionu wentylacyjnego

OZNACZENIA SYSTEMÓW:

-  Kanał wentylacji wyciągowej systemu Nc1Wc1
-  Kanał wentylacji nawiewnej systemu Nc1Wc1
-  Kanał wentylacji czerpnej systemu Nc1Wc1
-  Kanał wentylacji wyrzutowej systemu Nc1Wc1
-  Kanał wentylacji nawiewnej systemu N1W1
-  Kanał wentylacji wyciągowej systemu N1W1
-  Kanał wentylacji czerpnej systemu N1W1
-  Kanał wentylacji wyrzutowej systemu N1W1
-  Kanał wentylacji nawiewnej systemu N2/W2
-  Kanał wentylacji czerpnej systemu N2/W2
-  Kanał wentylacji wyrzutowej systemu N2/W2



WCCS sp. z o.o. ul. Samuela Lindego 7 30 -148 Kraków, Polska  
wccsa@protonmail.com region: 526750768 nip: 6372223337 krs: 0001065291

PRZEDMIOT OPRACOWANIA  
"ADAPTACJA POM. 23 W BUDYNKU M6-BIS POLITECHNIKI  
WROCŁAWSKIEJ NA POTRZEBY CLEANROOM NA TERENIE KAMPUSU  
PWR PRZY UL. DŁUGIEJ 61-65 WE WROCŁAWIU"

LOKALIZACJA  
UL. DŁUGA 61-65, WROCŁAW  
NR EW 9/1, OBR 001 STARE MIASTO AM 14, JEDN 026401\_1 WROCŁAW

INWESTOR  
POLITECHNIKA WROCŁAWSKA  
WYBRZEŻE STANISŁAWA WYSPIAŃSKIEGO 27, 50 - 370 WROCŁAW

BRANŻA OPRACOWANIA  
INSTALACJE SANITARNE

TEMAT RYSUNKU  
INST. WENT. MECHANICZNEJ - RZUT DACHU

PROJEKTANT  
MGR INŻ. MARTA ZŁOCIŃSKA-FRANCZYK  
UPR. BUD. NR: MAP/0624/PBS/16 W SPECJALNOŚCI SANITARNEJ

SPRAWDZAJĄCY  
MGR INŻ. SZYMON PADO  
UPR. BUD. NR: MAP/0122/PBS/24 W SPECJALNOŚCI SANITARNEJ

DATA 09.2025 FAZA PT SKALA 1:100 NR RYSUNKU S\_WM\_03