


RZUT PARTERU
stan projektowany

istniejącą instalację c.o. wraz z grzejnikami wymienić wg stanu odtworzeniowego;
instalację wykonać jako podtynkową lub zabudować płytą k-g, na grzejnikach
wykonać osłony ochraniające od bezpośredniego kontaktu z elementem grzejnym;
na przewodach zasilających grzejniki zamontować zawory termostaticzne uzbrojone
w głowice termostaticzne, na przewodach powrotnych - zawory odcinające;
zastosować grzejniki w wersji o podwyższonej odporności na korozję (ocynkowane).

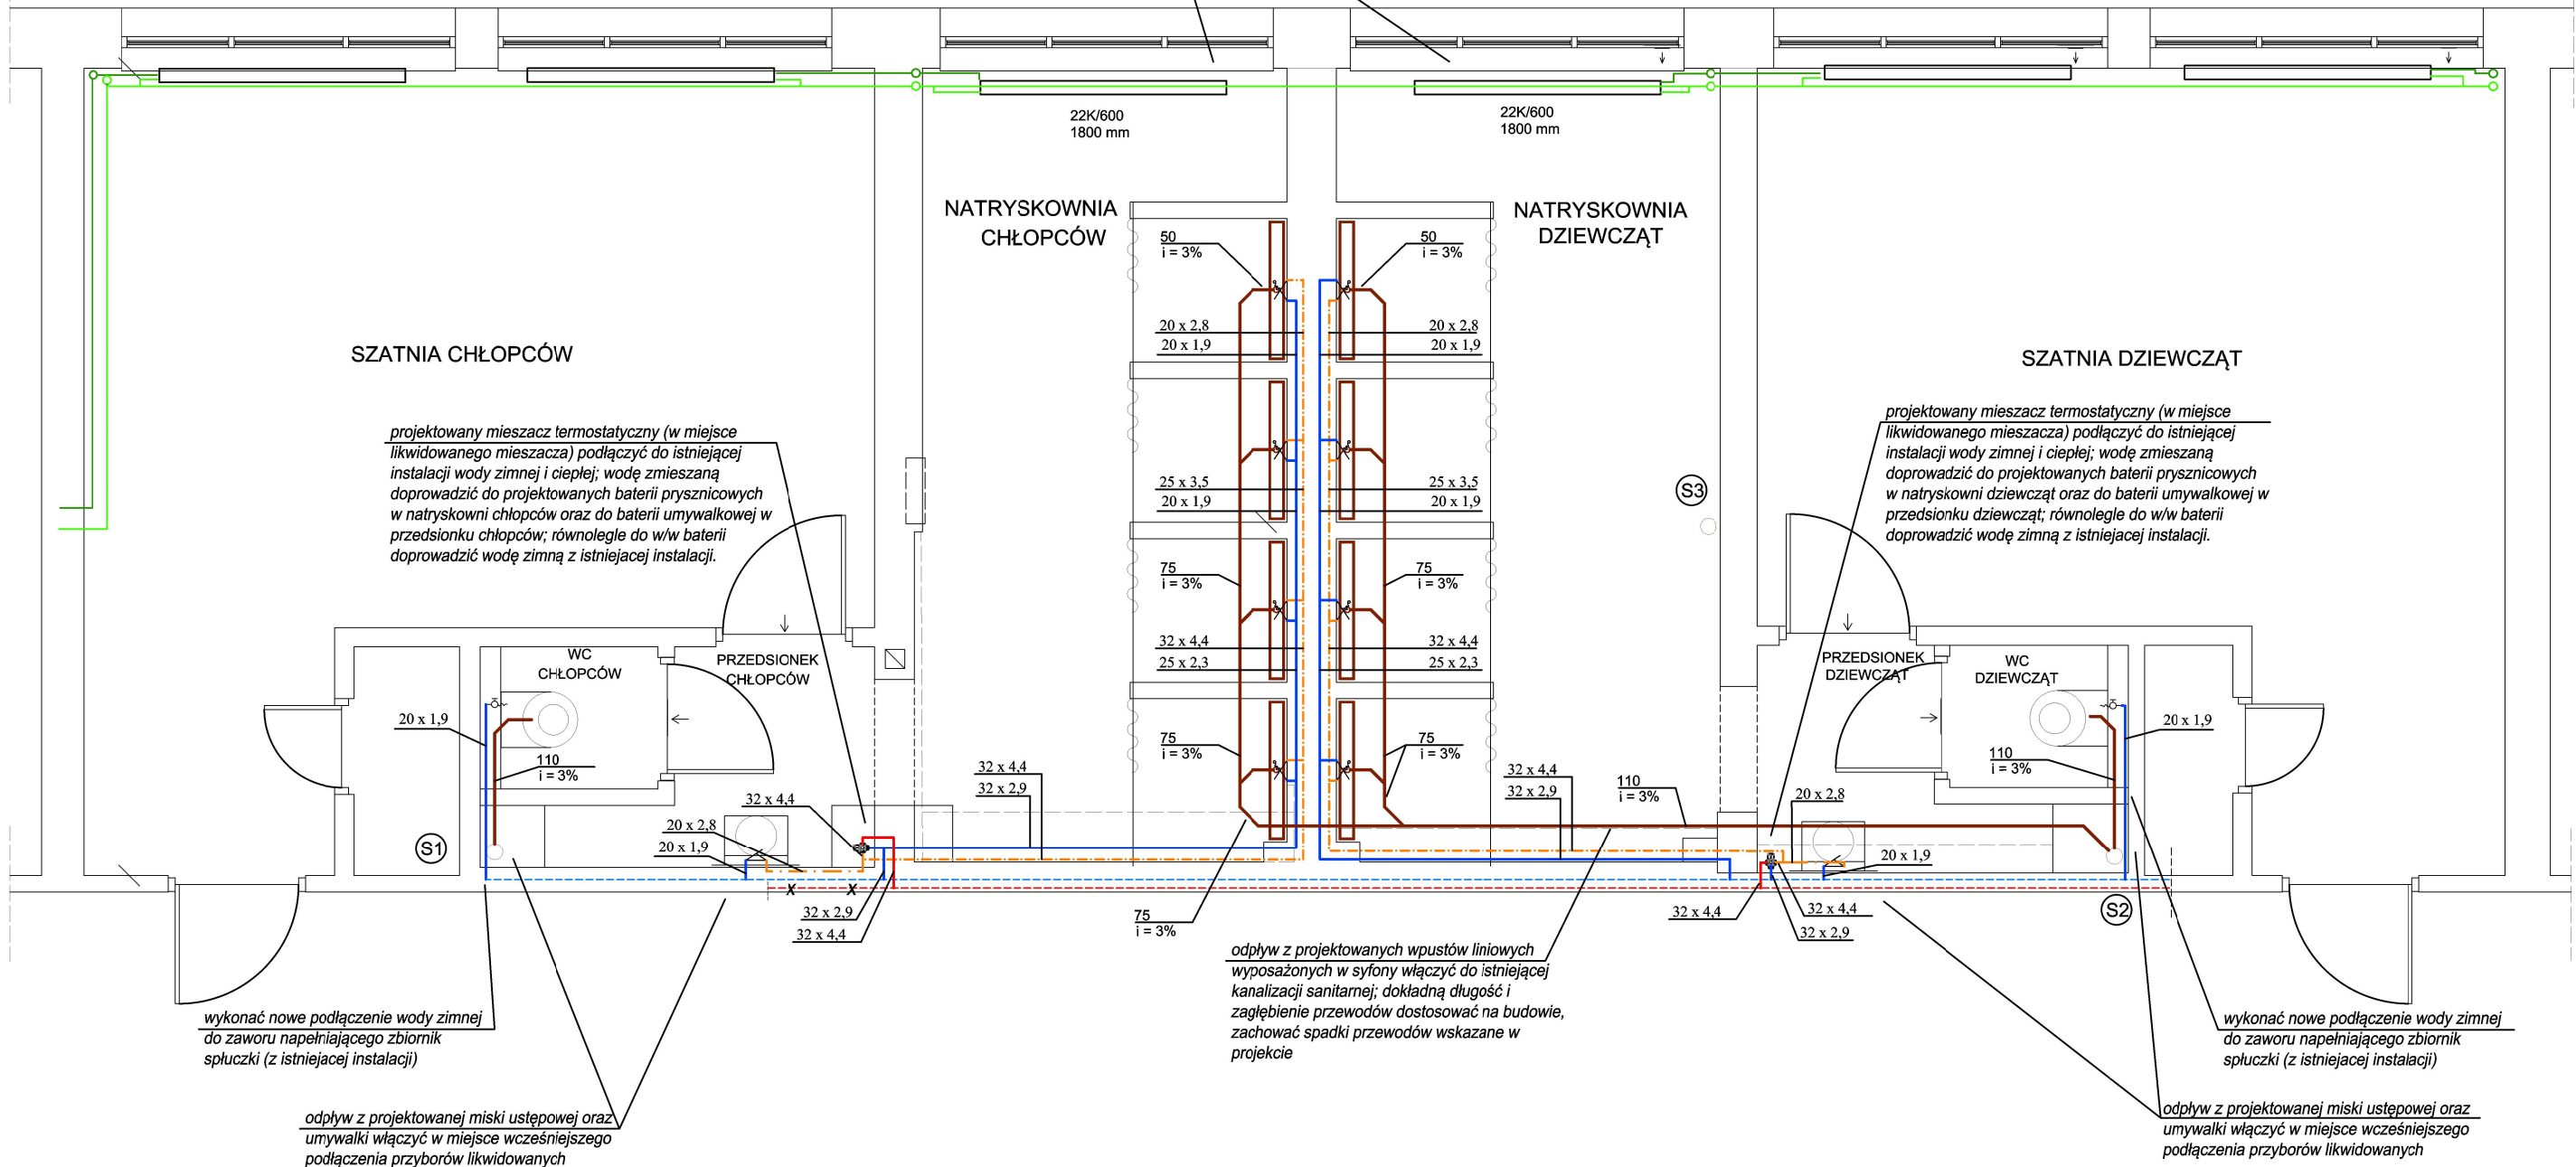

OZNACZENIA

	projektowana woda zimna	PP PN10
	projektowana woda ciepła	PP STABI PN20
	projektowana woda zmieszana	PP STABI PN20
	projektowana kanalizacja sanitarna PCV	
	istniejąca woda zimna	PP PN10
	istniejąca woda ciepła	PP STABI PN20
	istniejąca kanalizacja sanitarna	PCV
	mieszacz termostaticzny wody (1") Kvs 2,5 m3/h z blokadą antyoparzeniową	
	zawór ze złączką do węża DN 15	
	zawór odcinający	
	instalacja c.o. - stal (piony, poziomy), miedź (podejścia do grzejników)	
	zasilanie	
	powrót	
	istniejący grzejnik stalowy kompaktowy	
	22KV/600 1800 mm	

Uwaga:

Przewody instalacji wod-kan prowadzić podtynkowo lub pod posadzką.
Należy zastosować baterie jednouchwytowe (umywalkowe i prysznicowe) o wysokiej odporności na uszkodzenia i łatwe w czyszczeniu (materiał korpusu - mosiądz, pokrycie - chrom, głowica - ceramiczna)

Inwestor:	MIASTO USTRÓŃ ul. RYNEK 1, 43-450 USTRÓŃ	PROJEKT WYKONAWCZY
Temat:	WYMIANA INSTALACJI WOD-KAN ORAZ C.O. W OBRĘBIE NATRYSKOWNI w ramach zadania: Modernizacja dwóch natryskowni w Szkole Podstawowej nr 2 w Zespole Szkolno-Przedszkolnym nr 2 zlokalizowanym przy ul. Daszyńskiego 31 w Ustroniu, w ramach zadania inwestycyjnego pn.: modernizacja obiektu SP-2 w ZSP-2"	Skala: 1:50
Obiekt i usytuowanie:	43-450 Ustron, ul. Daszyńskiego 31 dz. nr 437/6 obręb 0004 Ustron	Data: 06.2025
Treść:	RZUT PARTERU - INSTAL. WOD-KAN I C.O.	Nr rys.: 1
Projektował:	mgr inż. Irena Swarowska nr upr. 315/80 Kt	
Opracowała:	mgr inż. Katarzyna Kubok	
Jednostka projektowa:	Firma Projektowo - Kosztorysowa Marek Węglorz Cieszyn, ul. Jastrzębia 33, tel. 601 98 11 83	