

LEGENDA

SSWiN

- Centrala alarmowa
- Sygnalizator optyczno-akustyczny
- Czujnik ruchu
- Czujnik dymu i ognia
- Manipulator
- Kontraktron

CCTV

- Kamera zewnętrzna, 5Mpx, PoE, IK10
- Kamera wewnętrzna, 5Mpx, PoE, IK10


Kontrola dostępu

- Elektrozaczep
- Klawiatura kontroli dostępu



Uwagi

Dla czujników ruchu stosować typ wejścia 2EOL,
Przewody prowadzić w 10 cm odstępie od przewodów instalacji elektrycznej.

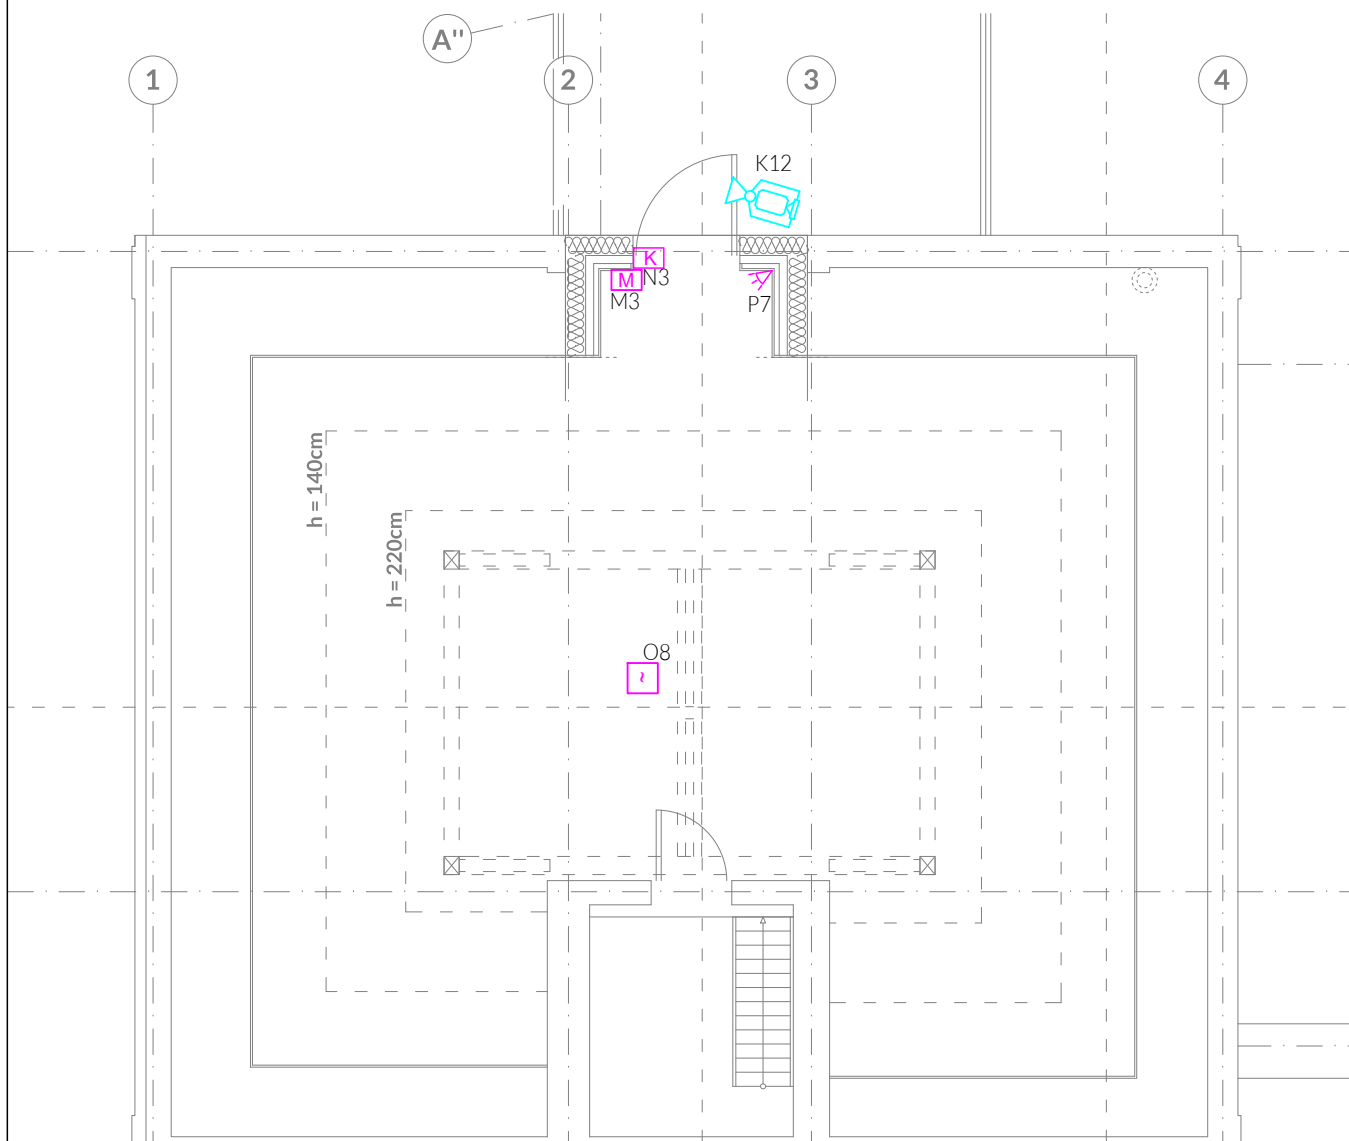

NIERUCHOMOŚCI: KUPNO | SPRZEDAŻ | SZACOWANIE

e-mail: m.danielczak@gmail.com
tel.: + [48] 600 258 696
30.03.2025
Skala: 1:75
Nr rysunku: E5.2

AMD PARTNER
sp. z o.o.
ul. Jana Pawła II 5b
64-400 Międzybóże

PROJEKT: DOKUMENTACJE | POZWOLENIA | KIEROWNICTWO

Obiekt: BUDYNEK OSP

Lokalizacja: gmina: Witnica, obręb: 0008 Nowiny Wielkie, dz. nr 277

Inwestor: Gmina Witnica

tytuł rysunku: Poddasze - Instalacje teletechniczne

PODDASZE - INSTALACJE TELETECHNICZNE

Branża: ELEKTRYCZNA

Faza: PROJEKT TECHNICZNY

Projektant: mgr inż. Rafał Krzyżaniak

mgr inż. Rafał Krzyżaniak

Sprawdzający: mgr inż. Marcin Gatniejewski

mgr inż. Marcin Gatniejewski

Projekt ten jest chroniony prawem autorskim. Kopiowanie i zmiany jedynie za zgodą autorów.