


BUDYNEK GŁÓWNY - PIĘTRO 2

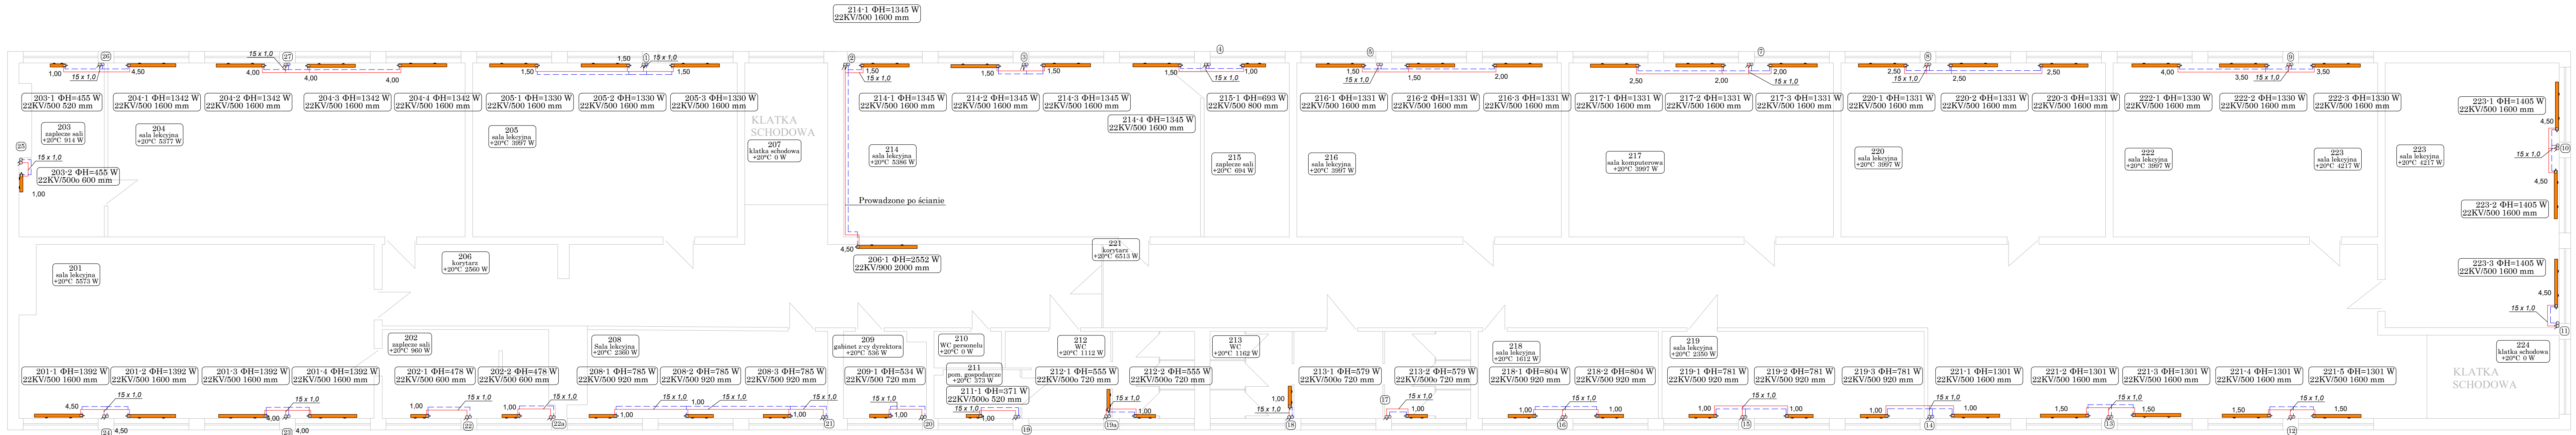

LEGENDA:  
- ZASILANIE INSTALACJI C.O. PROWADZONE W POSADCE  
- POWROT INSTALACJI C.O. PROWADZONE W POSADCE

nr pomieszczenia	
025	sala przedszkolna
nazwa pomieszczenia	
+20°C 3326 W	
temperatura w pomieszczeniu	Zapotrzebowanie na ciepło [W]
nr grzejnika	
025-1	ΦH=1662 W
moc grzejnika	
22KV/500 2000 mm	
wymiar grzejnika	

- NIEDOPUSZCZALNE JEST NARUSZANIE ELEMENTÓW KONSTRUKCYJNYCH BUDYNKU PODCZAS WYKONYWANIA INSTALACJI SANITARNYCH.
- Wszystkie przejścia elementów instalacyjnych (went. grawitacyjnej, inst. sanitarnych, inst. elektrycznych i innych) przez elementy oddzielenia PPOŻ (ściany i stropy) zabezpieczyć do klasy odporności ściany lub stropu.

Temat: Modernizacja energetyczna budynku Szkoły Podstawowej w Łopusznie.		Rys: IS-4	
Adres: ul. Strażacka 5, 26-070 Łopuszno		Skala: 1:100	
Inwestor: Gmina Łopuszno ul. Konecka 12, 26-070 Łopuszno			
Branża: Sanitarna		Stadium: Projekt techniczny	
Tytuł rysunku: Rzut piętra 2 - instalacja CO		Nr uprawnień	Podpis:
Projektował: Piotr Cieplewicz		SWK/IS/0078/13	Data: 30.06.2025