


Rzut mieszkania
ul. Wojska Polskiego 4/1, Police

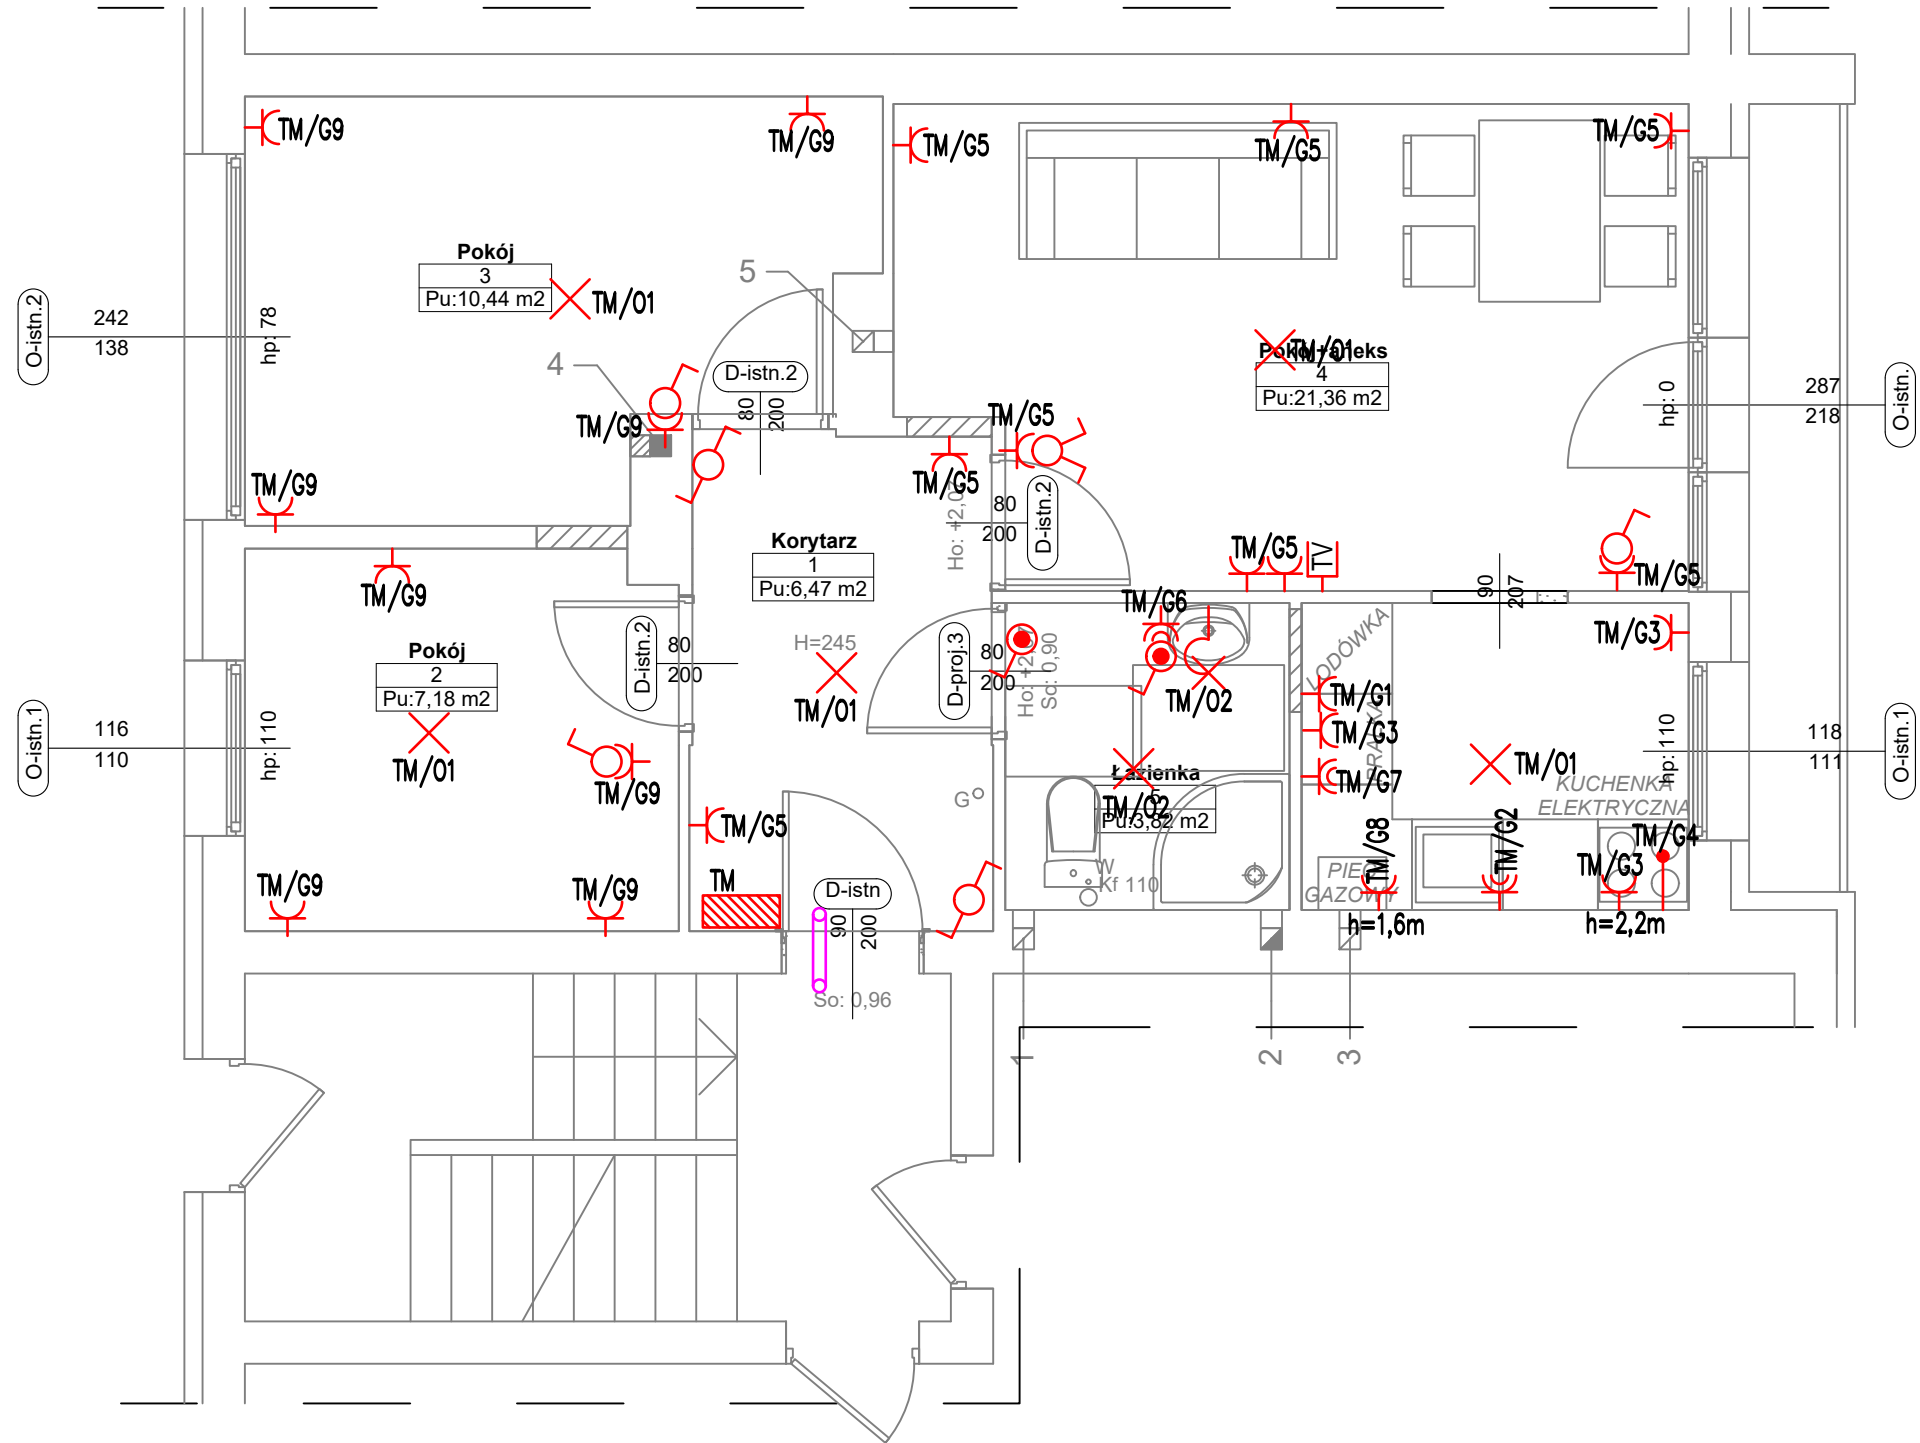

Legenda osprzęt elektr.:

- ✕ – wypust YDY3x1,5mm
- ✕ – wypust ścienny YDY3x1,5mm
- ♂ – łącznik jednobiegunowy
- ♂ – łącznik świecznikowy
- ♂ – łącznik schodowy
- ♂ – łącznik jednobiegunowy IP44
- ⌋ – gniazdo 230V/16A/IP20
- ⌋ – gniazdo 230V/16A/IP44
- – wypust kablowy
- ▨ – proj. rozdzielnica elektr. TM

Legenda osprzęt teletech.:

- ⌋ – gniazdo multimedialne RTV/SAT
- – przepust teletechniczny RL $\phi=20$ mm

| | | | |
|---|---|------------------|-----------------------|
| PT: | | | |
| RZUT LOKALU - IE | | | |
| INWESTYCJA: | Remont lokalu mieszkalnego w istniejącym budynku mieszkalnym wielorodzinnym | | |
| ADRES INWESTYCJI: | ul. Wojska Polskiego 4/1, Police | | |
| OPRACOWALI: | | nr upr. | podpisy |
| ELEKTRYKA gl. projektant: | mgr inż. Piotr Markowski | ZAP/0218/POOE/11 | |
| ELEKTRYKA sprawdził: | mgr inż. Mariusz Piątkowski | ZAP/0125/PWOE/11 | |
| PRACOWNIA PROJEKTOWA MIL07 www.milo7.pl , pracownia@milo7.pl ul. Sowińskiego 24 , 70-236 Szczecin tel/fax 914319926 , kom. 608031884 | DATA: | 02.2024 | rew. 00 z dn. |
| | SKALA: | 1:50 | |
| | NR RYS.: | IE3 | |