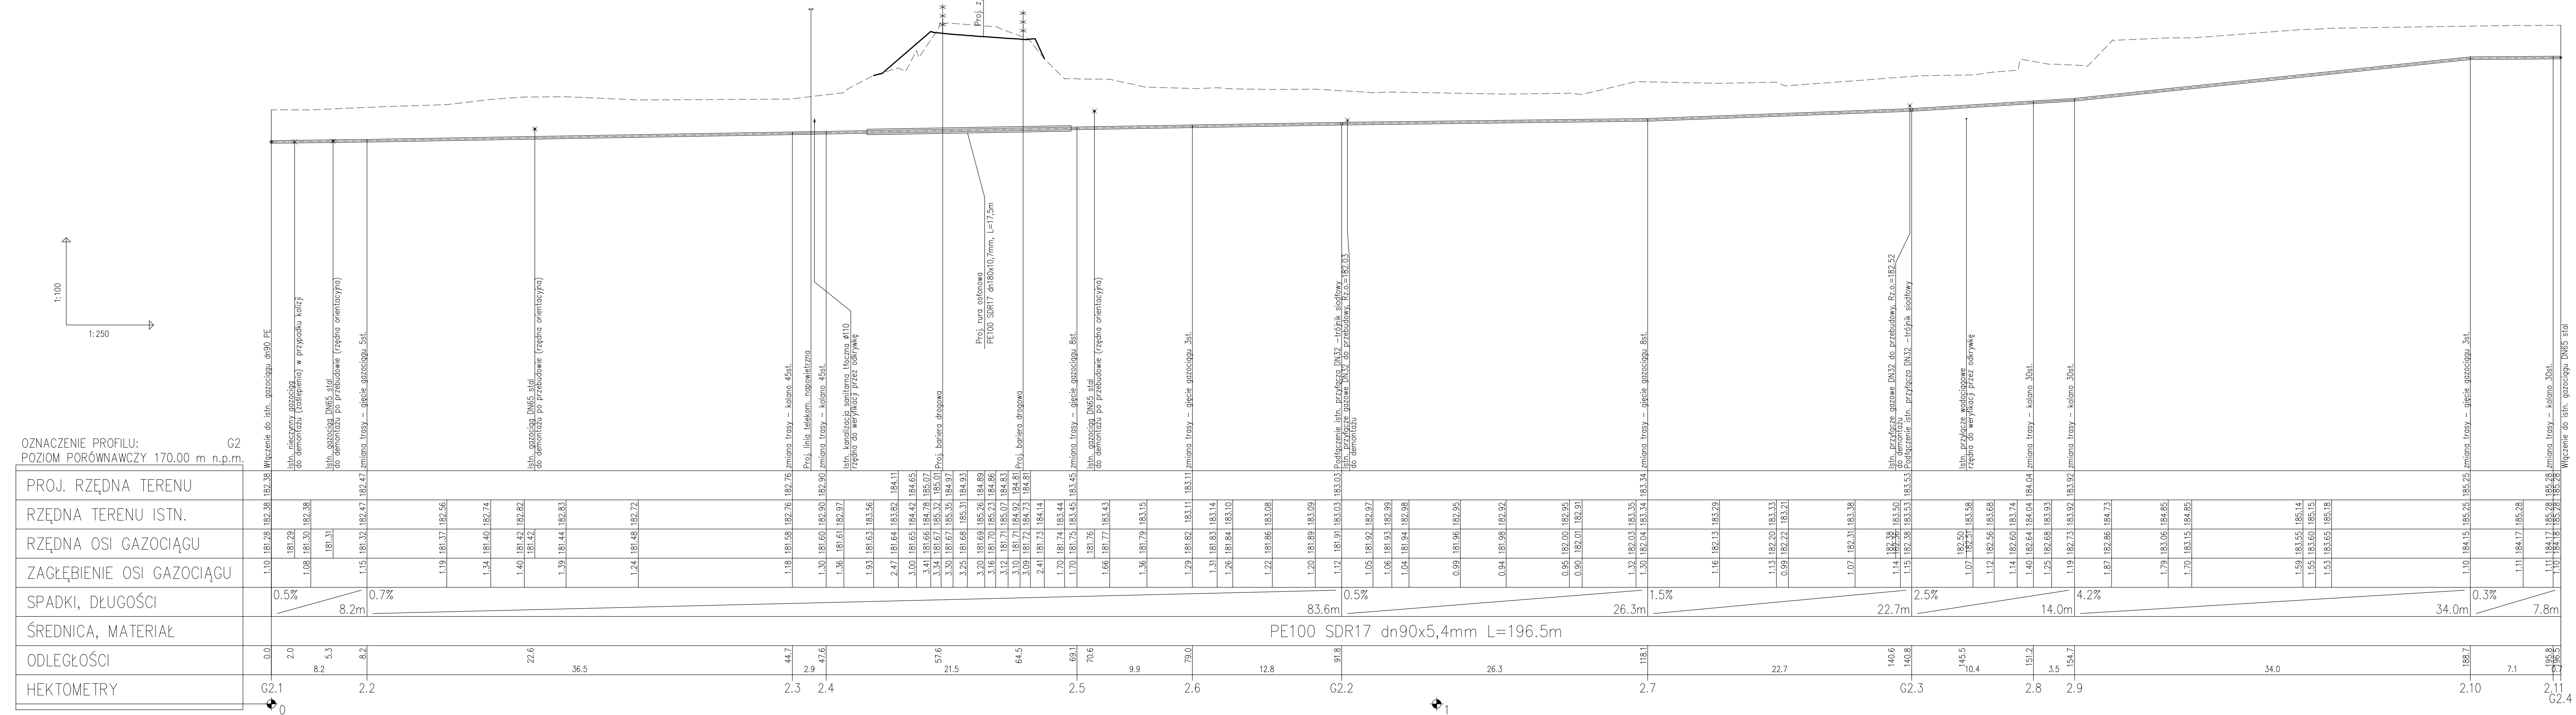


 

gazociąg G2

Teren istniejący

Teren projektowy

Przed rozpoczęciem prac związanych z budową sieci gazowej należy wykonać odkrywki określające dokładne rzędne posadowienia istniejącego uzbrojenia podziemnego



 ProtechniCon 30-443 Kraków, ul. Józefa Marcika 20D/1 biuro@protechnicon.pl • www.protechnicon.pl +48 600 830 183 NIP: 615-175-67-58 • REGON: 38734329 • KRS: 0000865630	INWESTOR Zarząd Województwa Podkarpackiego al. Łukasza Ciepińskiego 4, 35-010 Rzeszów reprezentowany przez: Podkarpacki Zarząd Dróg Wojewódzkich w Rzeszowie ul. T. Boya Żelaznika 19A, 35-105 Rzeszów		 STADIUM PROJEKT BUDOWLANY													
	ZAMIERZENIE BUDOWLANE Rozbudowa drogi wojewódzkiej nr 985 Nagajów - Baranów Sandomierski - Mielec- Dębica polegająca na budowie ścieżki pieszo-rowerowej w miejscowości Brzeźnica		CZĘŚĆ PROJEKT ARCHITEKTONICZNO BUDOWLANY													
	ADRES INWESTYCJI pow. dębicki, gm. Dębica, m. Brzeźnica, droga wojewódzka nr 985				DATA DATA AKTUALIZACJI	04.2025 10.2025										
	TITUL II.5 BRANŻA SANITARNIA - SIĘĆ GAZOWA															
	<table border="1"> <thead> <tr> <th>FUNKCJA</th> <th>ZESPÓŁ PROJEKTOWY</th> <th>SPECJALNOŚĆ</th> <th>PODPIS</th> </tr> </thead> <tbody> <tr> <td>Projektant</td> <td>mgr inż. Marcin Tylek MAP/0152/POOS/07</td> <td>SANITARNIA</td> <td></td> </tr> <tr> <td>Sprawdzający</td> <td>mgr inż. Krzysztof Tracz MAP/0271/POOS/04</td> <td>SANITARNIA</td> <td></td> </tr> </tbody> </table>					FUNKCJA	ZESPÓŁ PROJEKTOWY	SPECJALNOŚĆ	PODPIS	Projektant	mgr inż. Marcin Tylek MAP/0152/POOS/07	SANITARNIA		Sprawdzający	mgr inż. Krzysztof Tracz MAP/0271/POOS/04	SANITARNIA
FUNKCJA	ZESPÓŁ PROJEKTOWY	SPECJALNOŚĆ	PODPIS													
Projektant	mgr inż. Marcin Tylek MAP/0152/POOS/07	SANITARNIA														
Sprawdzający	mgr inż. Krzysztof Tracz MAP/0271/POOS/04	SANITARNIA														
OBIĘKT Droga wojewódzka nr 985 - Sieć gazowa				SKALA 1:100/250												
TYTUŁ RYSUNKU Profile podłужne sieci gazowej			REW. 1.0	NR RYS. 3.2												