

Rys. Nr 9

Rys. Nr 4

MAPA DO CELÓW PROJEKTOWYCH
sytuacyjno-wysokościowa

woj. świętokrzyskie
powiat: konecki 2605
gmina: Smyków 260507_2
obcegi: Przyłogi 260507_2.0006
Adamów 260507_2.0001

skala: 1:500
geodezyjny układ odniesienia: PL-ETRF2000
układ wysokościowy: PL-KRONE-11
układ współrzędnych płaskich prostokątnych: PL-2000/21
KRG: GN6642.2 158.2017

Mapa do celów projektowych została sporządzona na podstawie
- mapy zasadniczej obrębu Przyłogi, Adamów w skali 1:1000
sekcje nr: 7.147.16.012-A-1, A-2, A-3, A-4, A-5, B-1, B-2, B-3, B-4, B-5,
C-1, C-2, C-3, D-1, D-2, D-3, E-1, E-2, F-1, F-2, G-1, G-2, H-1, H-2,
7.147.16.021-A-1, A-2, B-1, B-2, B-3, C-1, C-2, C-3, C-4, C-5, D-1, D-2,
D-3, D-4, D-5, E-1, E-2, E-3, E-4, F-1, F-2, F-3, G-1, G-2, H-1, H-2,
7.147.16.022-A-1, A-2, B-1, B-2, C-1, C-2, D-1, D-2,
7.147.16.014-A-1, A-2, A-3, B-1, B-2, B-3, B-4, B-5, C-5, E-5, F-4, F-5,
G-3, G-4, G-5, H-2, H-3, H-4
7.147.16.023-A-1, A-2, A-3, B-1, B-2, C-1
7.147.16.062-A-4, A-5, B-1, B-2, B-3, B-4, B-5, C-1, C-2, C-3, C-4, C-5,
D-1, D-2, D-3, D-4, E-1, E-2, F-1
7.147.16.063-H-2, H-3
7.147.16.064-A-1, A-2, A-3, B-1


- pomiaru aktualizacyjnego wykonanego w miesiącu sierpniu 2018r.
przez "GEOKART" Kamila Kasperczyka.
Nie wyklucza się występowania urządzeń podziemnych wcześniej
niezainwentaryzowanych.
Granice nieruchomości przyjęto z ewidencji gruntów i budynków.
Nie badano pod względem obciążeń służebnościami gruntowymi.
Granice obszaru będącego przedmiotem aktualizacji oznaczono linią
ciągną koloru czerwonego.

Mapa niniejsza aktualna na dzień 22.08.2018r.

GEOKART inż. Kamil Kasperczyk
USŁUGI GEODEZYJNE I KARTOGRAFICZNE
Mielno 34B, 26-130 Stąporków
tel. 509 188 887
NIP 665-16-18-887 REGON 26018947
e-mail: kamil.gesart@gmail.com

GEODETA UPRAWNIIONY
mgr inż. Wacław Kasperczyk
26-130 Stąporków, Mielno 34
tel. 41 377 94 66 Nr upr. 17600

Mielno 26.10.2018r. Nr ks rob. 89/2017

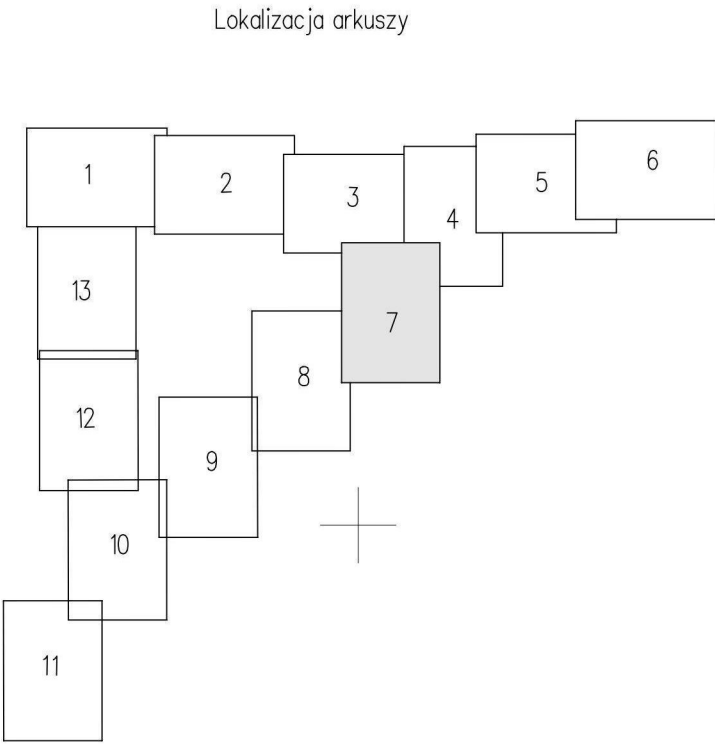

- OZNACZENIA**
- proj. trasa kanału sanitarnego Ø 200mm
 - proj. trasa kanałów bocznych Ø 160mm
 - Ø rura przewietrowa PE Ø 315mm
 - Nr18 numer otworu geotechnicznego

WOSAN - USŁUGI PROJEKTOWE, ul. Karbomska 5/10, 25-640 Kielce				Opracowanie
P. B.				
Imię i nazwisko	Numer uprawnień	Specjalność	Podpis	
mgr inż. Konrad Rachwał	SIPK/0207/PODS/13	sanitarna		
Sprawdził	mgr inż. Katarzyna Żoga	SIPK/0131/PODS/06	sanitarna	
INWESTYCJA				
Budowa sieci kanalizacji sanitarnej wraz z kanałami bocznymi dla msc. Przyłogi w gminie Smyków.				
Skala				1 : 500
Przedmiot rysunku				Numer rysunku
Projekt zagospodarowania terenu : mapa syt. - wys.				8

Nr węzła	Rzędna istniejącego terenu	Rzędna dna kanału	Współrzędna X	Współrzędna Y
1	2	3	4	5
S37	270,10	267,52	5659404.98	7461698.69
S38	271,50	268,60	5659429.72	7461724.28
S39	272,00	269,56	5659451.96	7461747.29
S40	272,80	270,22	5659482.69	7461779.07
S41	273,60	270,82	5659510.73	7461808.07
S42	274,40	271,72	5659545.44	7461844.61
S43	276,10	272,62	5659579.51	7461881.20
S44	276,60	273,51	5659612.45	7461917.13
S45	276,80	274,43	5659648.20	7461954.27
S51	276,20	273,68	5659599.97	7461927.77
S52	276,50	273,89	5659629.67	7461958.51
S44.1	278,50	276,35	5659646.55	7461909.21