


RZUT DACHU
1:100

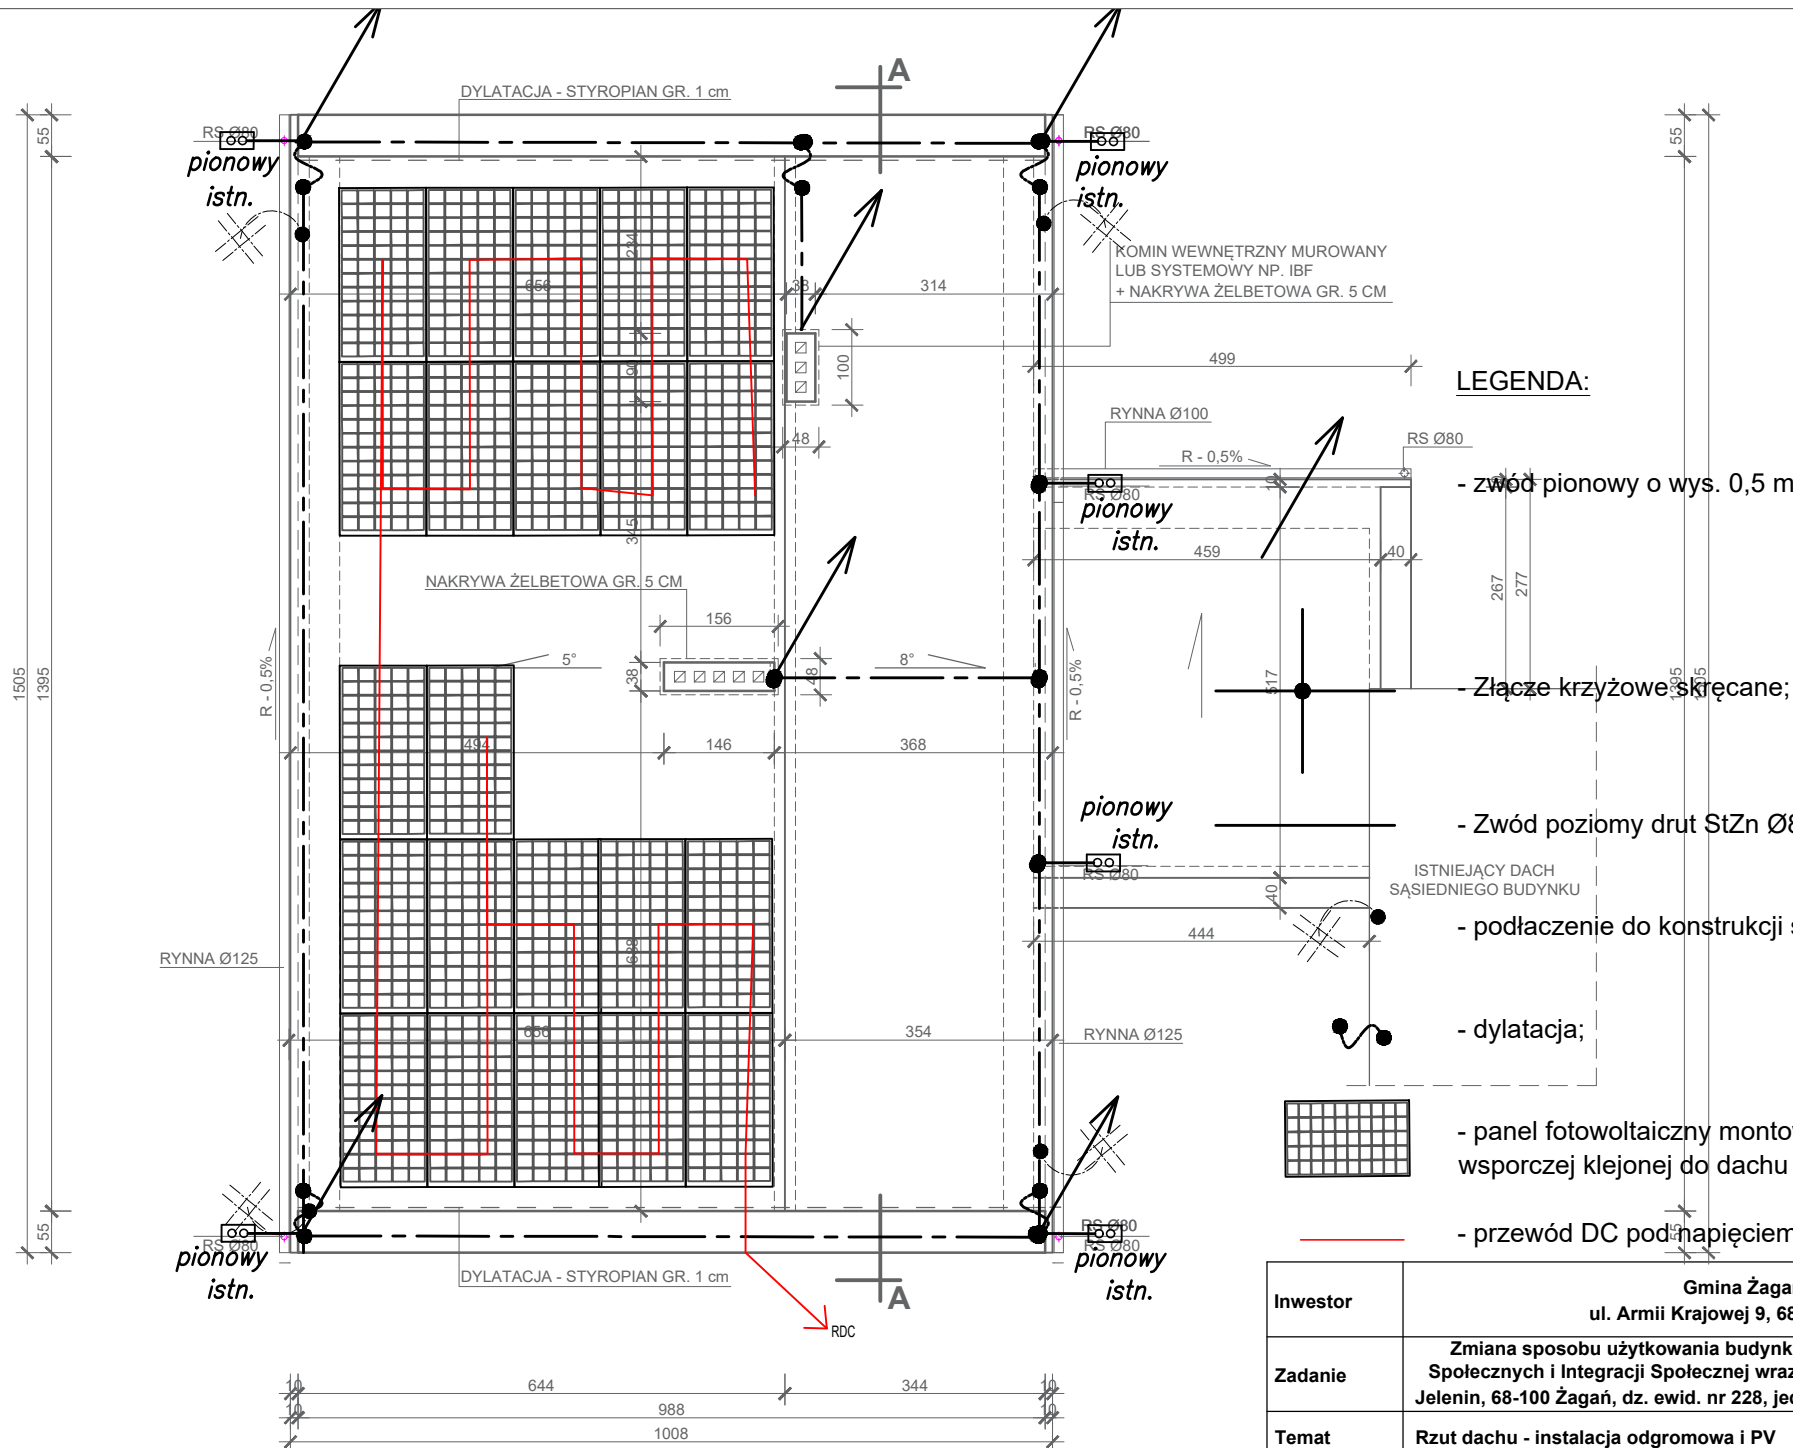

LEGENDA:

- zwód pionowy o wys. 0,5 m

- Złącze krzyżowe skręcane;

- Zwód poziomy drut StZn Ø8mm;

- podłączenie do konstrukcji stalowej (szczegół A)

- dylatacja;

- panel fotowoltaiczny montowany na konstrukcji
wsporczej klejonej do dachu bez zmiany kąta

- przewód DC pod napięciem

Inwestor	Gmina Żagań ul. Armii Krajowej 9, 68-100 Żagań		
Zadanie	Zmiana sposobu użytkowania budynku szkoły na Centrum Usług Społecznych i Integracji Społecznej wraz z budową wiaty rekreacyjnej Jelenin, 68-100 Żagań, dz. ewid. nr 228, jedn. ewid. 081009_2, obręb 0009		
Temat	Rzut dachu - instalacja odgromowa i PV	Data: październik 2025 r.	Skala 1 : 100
Projektant	mgr inż. Krzysztof Nowecki LBS/0011/POOE/14 w spec. elektrycznej		Rys Nr E3