

- LEGENDA:**
- linia zakresu opracowania mdp
 - osi linii napowietrznej t
 - osi linii napowietrznej ew
 - droga w budowie
 - strefa ochrony archeologicznej
 - zasięg strefy ograniczonej zabudowy wzdłuż istniejących linii napowietrznych elektroenergetycznych średniego napięcia 15kV i wysokiego napięcia 110 kV
 - granice obszaru Natura 2000 specjalny obszar ochrony siedlisk Ostoja Nidziańska
 - granice obszaru Natura 2000 specjalny obszar ochrony ptaków Dolna Nida
 - linie rozgraniczające tereny o różnym sposobie użytkowania i zagospodarowania
 - nieprzekraczalna linia zabudowy
 - MN tereny zabudowy mieszkalnej [jednorodzinnej]
 - KDD tereny drabne / aktywności gospodarczej
 - KU tereny usług handlowo-gastronomicznych, rzemiosła usługowego
 - KDW tereny dróg publicznych i urzędzeń komunikacji
 - ZP tereny dróg wewnętrznych
 - tereny zieleni urządzonej
 - linie rozgraniczające tereny o różnym sposobie użytkowania i zagospodarowania
 - nieprzekraczalna linia zabudowy
 - B MN tereny zabudowy mieszkalnej [jednorodzinnej]
 - B PA tereny drabne / aktywności gospodarczej
 - B UH tereny usług handlowo-gastronomicznych, rzemiosła usługowego
 - KDG tereny dróg publicznych i urzędzeń komunikacji
 - B RP tereny upraw rolnych
 - B ZD tereny ogródków działkowych

WYKONANO PRACY W ZAKRESIE: PRZECIWPÓZAROWYCH, inż. Zdzisław Dąb, Nr. 457/2008, dnia 18.12.2008, zgodność projektu z wymaganiami ochrony przeciwpożarowej, str. 1 z 1, ul. Karłowicza 43/15, tel. (+1) 32 22 01 11, kom. 60 10 10 10

Opis dla MPZP 24.09.2014 r.

Opis dla MPZP 25.11.2009 r.

- OZNACZENIA**
- rura ochronna PE Ø 315 x 12,2mm
 - rura ochronna PE Ø 250 x 9,7mm
 - rura dwudzielna do kabli
 - projektowany kanał sanitarny Ø 200mm
 - projektowany kanał boczny Ø 160mm
 - projektowany wodociąg Ø 110mm
 - Hp2 projektowany hydrant p. poz. DN 80mm
 - z1 projektowana zasuwa sieciowa DN 100mm

Nr węzła	Rzędna proj. terenu	Rzędna dna kanału
1	2	3
S18	200,75	197,90/197,00
K1	200,60	198,18
K2	200,90	198,39
K3	201,00	198,62
K4	201,40	198,88
K5	202,00	199,72
A1	200,75	197,20
A2	200,95	197,41
A3	201,30	197,63
A4	201,50	197,79
A5	201,80	197,93
A6	202,00	198,04
A7	202,10	198,16
A8	202,10	198,28
A9	202,20	198,45
A10	202,20	198,55

Nr węzła	Rzędna proj. terenu	Rzędna dna rurociągu
1	2	3
W1	200,80	219,20
W2	200,70	199,13
W3	200,80	199,06
W4	200,70	198,99
W5	200,90	199,19
W6	201,10	199,39
W7	201,70	199,82
W8	202,00	200,06
W9	202,20	200,30
W10	202,30	200,48
W11	202,20	200,52
W12	202,00	200,37
W13	202,00	200,22
W14	201,80	200,10
Hp1	200,80	219,20
Hp2	201,30	199,58
Hp3	202,30	200,67
Hp4	201,40	199,74

MAPA DO CELÓW PROJEKTOWYCH

Skala 1:500
 Sekcja: J1351615.42/1.4.3, J13517.111/1.3/1.4/3.1/3.2/3.3/3.4.

Gmina: Pińczów
 Woj.: świętokrzyskie, Powiat: pińczowski
 J. ewid.: 260804_4 Pińczów

Odbiór: 260804_4.0009/0008, Pińczów M.
 Działki: Pińczów, ul. Karłowicza, Ks. Augustyna Kordeckiego, Andrzej Górecki, Stefan Wyszyńskiego - działki ewid. w pasie drogowym.

Układ wsp. państwowy: PL-2000/7
 Układ wsp. wysokości: PL-KR086-NH
 Sytuacja zgodna z terenem na: 18.07.2023 r.
 Nr rob.: 599/2022
 Identyfikator: zg1:GNV116642110652022
 Wykonano dnia: 09.03.2023 r.


OŚWIADCZENIE KIEROWNIKA PRAC GEODEZYJNYCH
 Ja niżej podpisany posiadający uprawnienia zawodowe nr 16104 oświadczam, że prace geodezyjne zgłoszone Starostwie Pińczowskiemu w Powiatowym Ośrodku Dokumentacji Geodezyjnej i Kartograficznej w Pińczowie pod nr GN.6642.11065.2022 uzyskały pozytywny wynik weryfikacji: Protokół Weryfikacji nr GNV.6642.11065.2022_2 z dnia 28.04.2023 r.

"Jestem świadomy odpowiedzialności karnej za złożenie fałszywego oświadczenia."
 02.05.2023 r.

BIURO GEODEZYJNO-PROJEKTOWE "PROGRES"
 mgr inż. Andrzej Woźniak
 ul. Karłowicza 43/15
 26-100 Pińczów, tel. 14 649 38 56, 506 140 210
 NIP 649-138-56

mgr inż. Andrzej Woźniak
 ul. Karłowicza 43/15
 26-100 Pińczów, tel. 14 649 38 56, 506 140 210
 NIP 649-138-56

Arkusz nr: 3

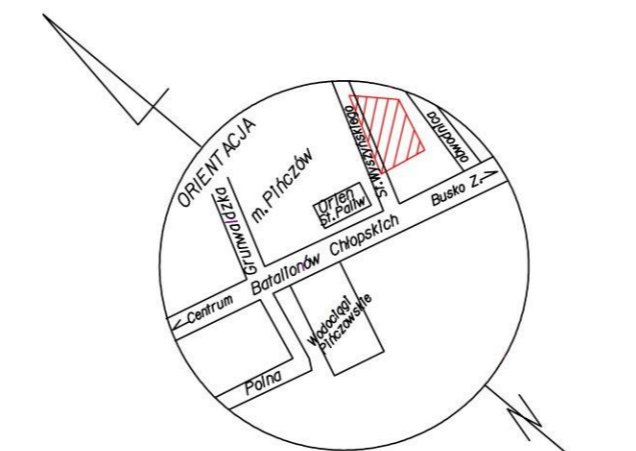

WOSAN - USŁUGI PROJEKTOWE, ul. Karbowska 5/10, 25-640 Kielce					Opracowanie
Projektant	mgr inż. Konrad Rachwał	Numer uprawnień	SWK.0207.P00513	Stanowisko	P. B.
Projektant	mgr inż. Konrad Rachwał	Numer uprawnień	SWK.0207.P00513	Stanowisko	Data
Projektant	mgr inż. Konrad Rachwał	Numer uprawnień	SWK.0131.P00506	Stanowisko	01.2024 r.
INWESTYCJA					Skala
Budowa sieci kanalizacji sanitarnej i sieci wodociągowej w ul. Kordeckiego w msc. Pińczów.					1 : 500
Przedmiot rysunku					Numer rysunku
Projekt zagospodarowania terenu : mapa syt. - wys.					2